

府中市建設部
都市デザイン課

作成日
2025.12

課長	係長	課員	課員	設計	課長	係長	課員	課員


訂正

特記

工事名 荒谷集会所解体工事
図面内容・縮尺 各階伏図、鉄骨軸組図 S=1/200・1/30

A1-100%

S-01
25
図分
構造図

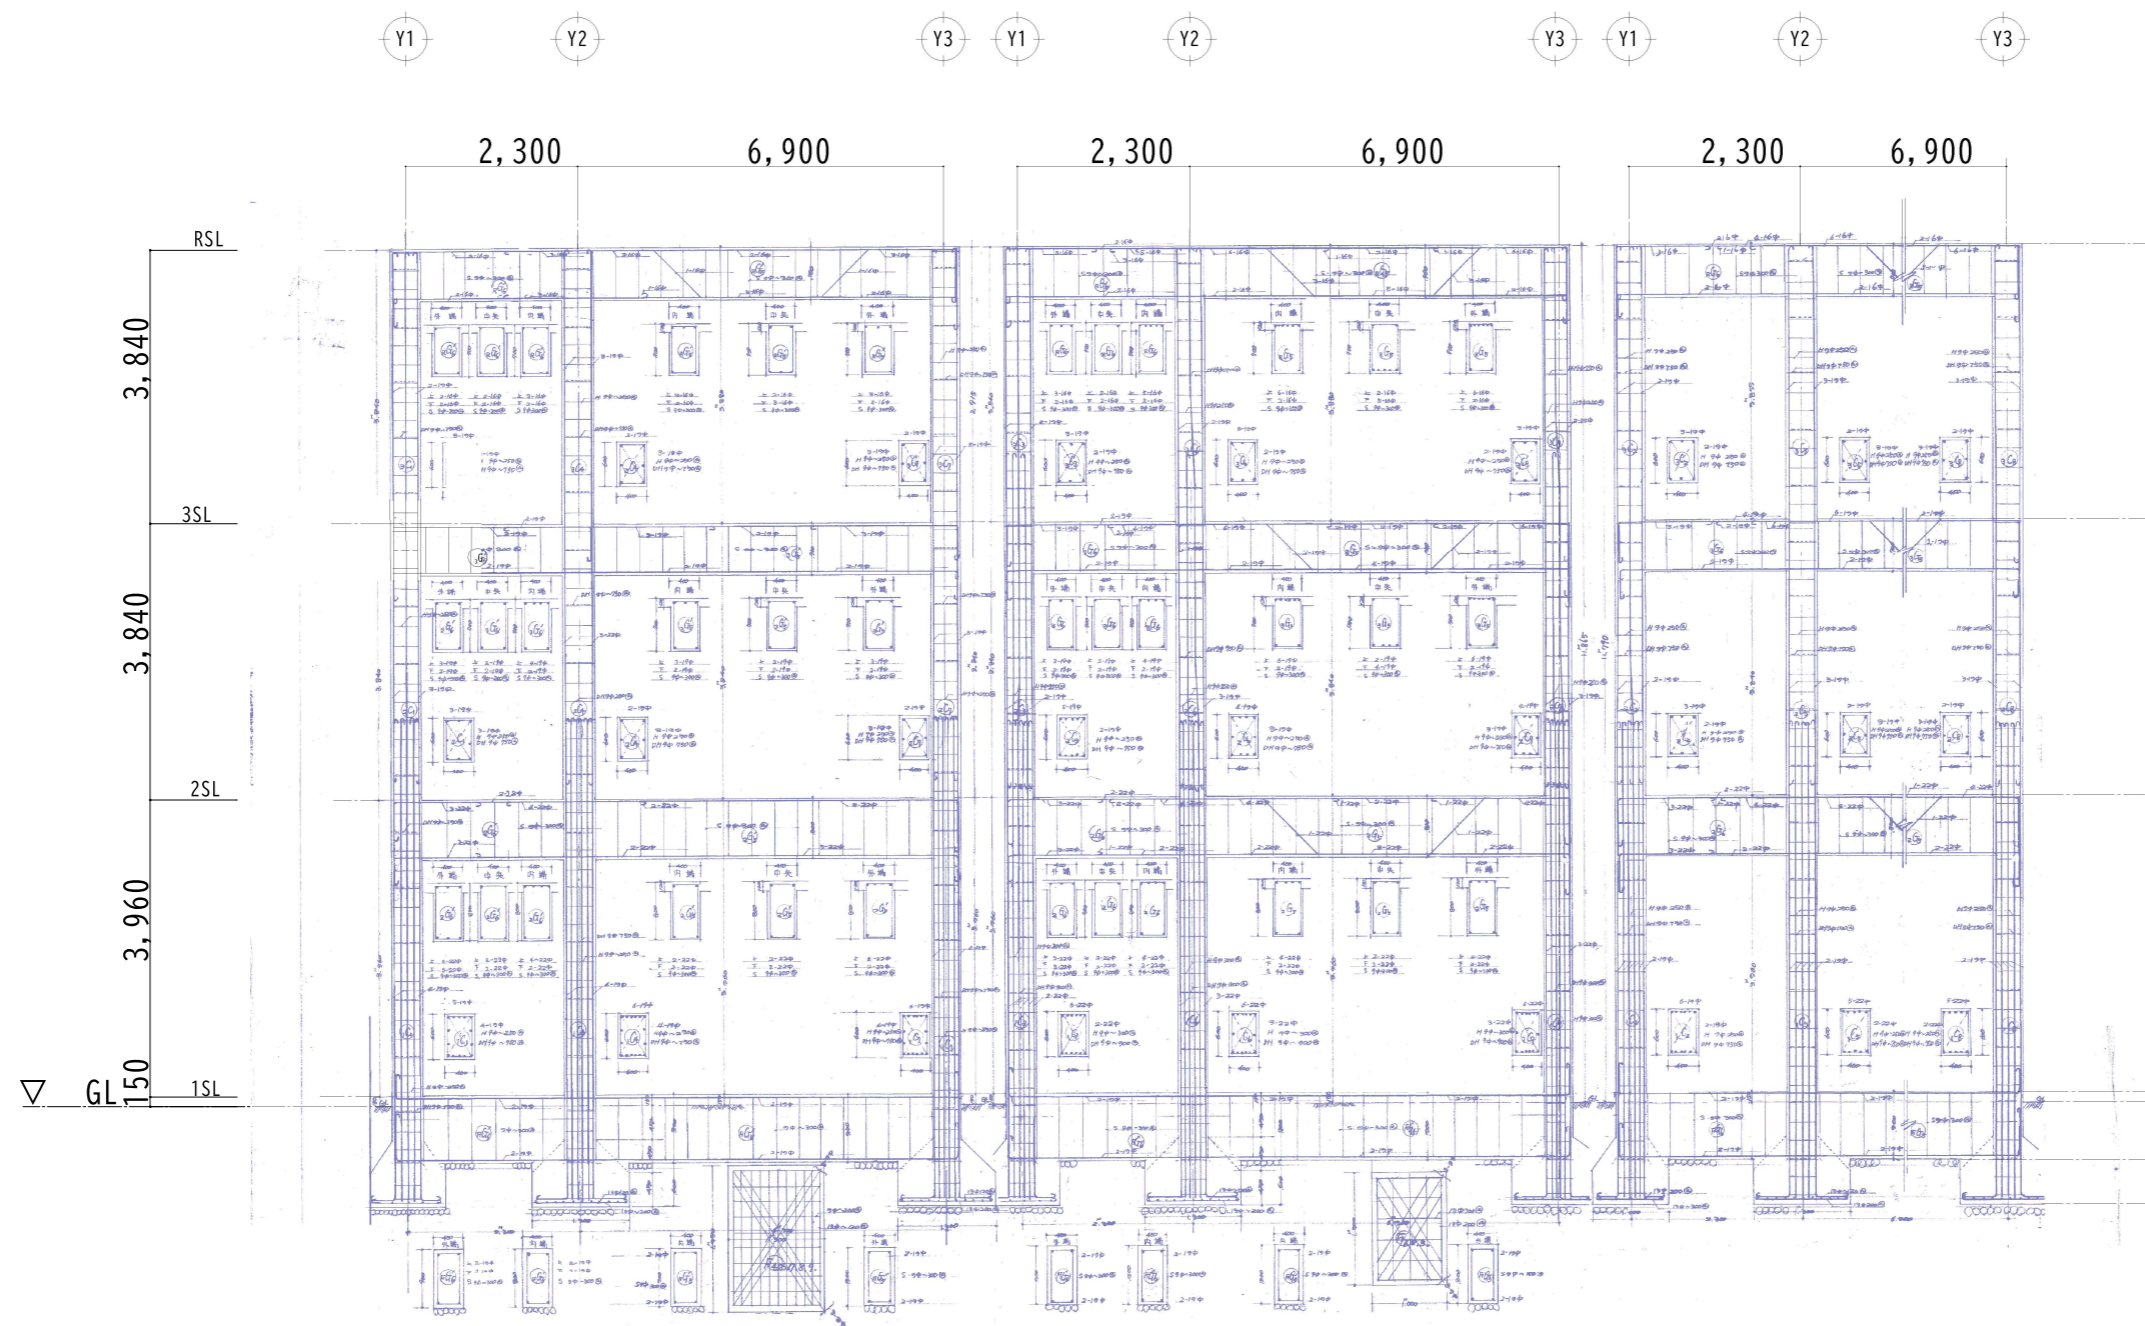

X1 通りラーメン配筋図

X2 通りラーメン配筋図

X3 通りラーメン配筋図

府中市建設部
都市デザイン課

作成日
2025.12

課長	係長	課員	課員	課長	係長	課員	課員
----	----	----	----	----	----	----	----


訂正

特記

工事名 荒谷集会所解体工事
図面内容・縮尺 RC部 X通り ラーメン配筋図 S=1/50

A1-70%

S-02
25
図分
構造図

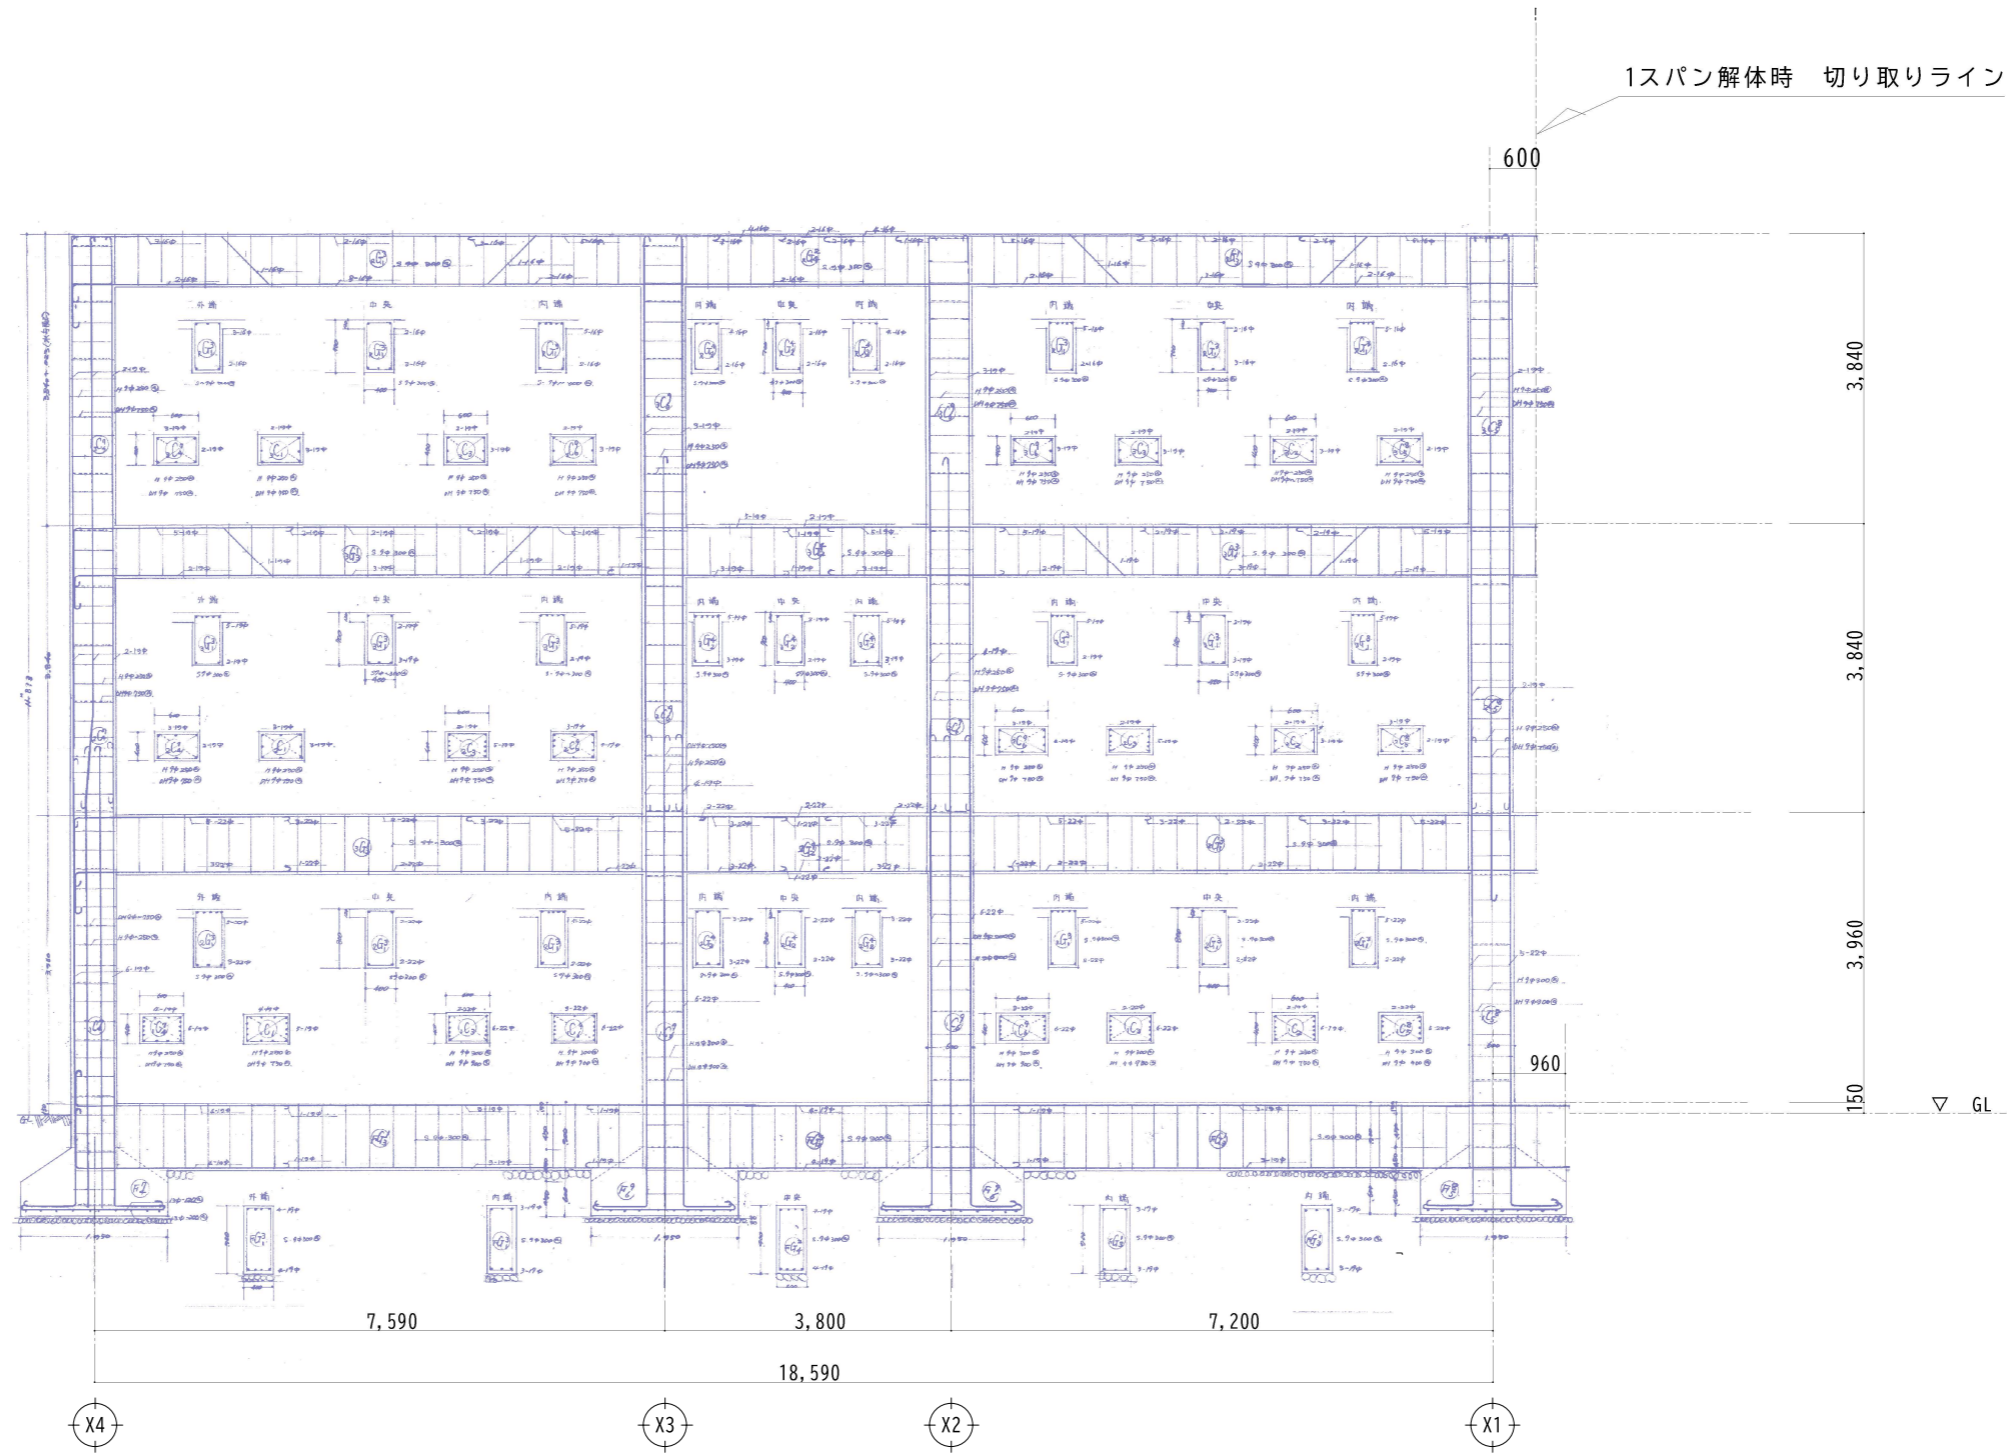

Y4 通り ラーメン配筋図 1/50

府中市建設部
都市デザイン課

2024.12

課長	係長	課員	課員	課長	係長	課員	課員


訂正

特記

工事名 荒谷集会所外解体工事
図面内容・縮尺 Y通り ラーメン配筋図 S=1/50

A1-100%

S-03
25
図分 構造図

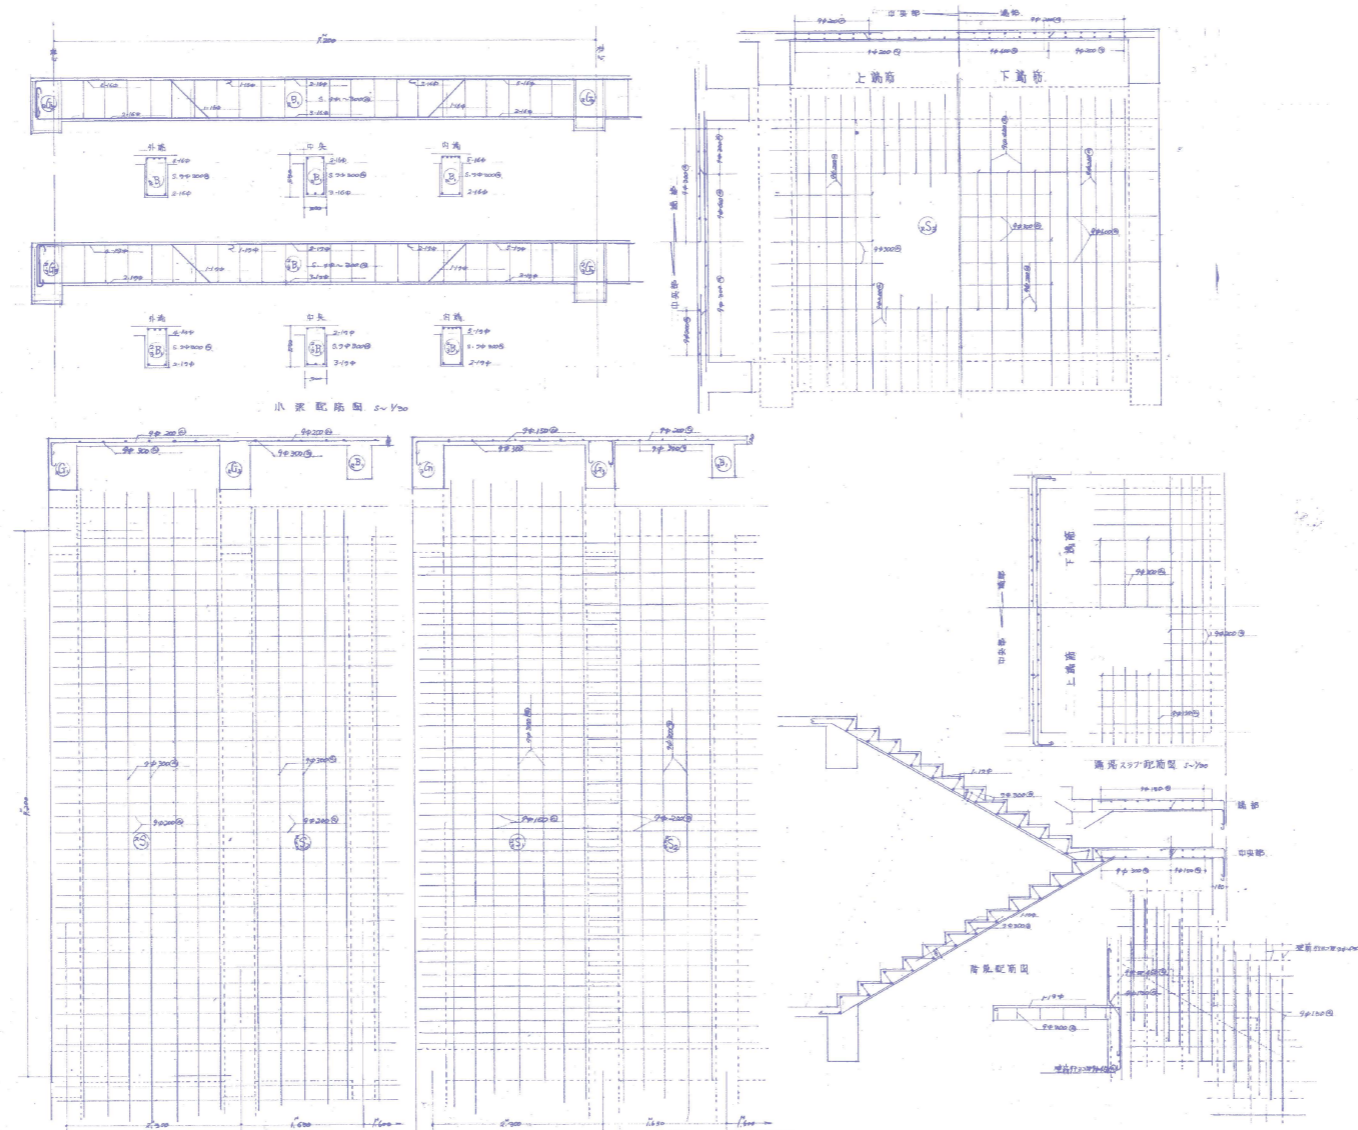

スラブ・階段配筋図 1/50

府中市建設部
都市デザイン課

作成年月日
2025.11

課長	係長	課員	課員	課長	係長	課員	課員

訂正			

特記	

工事名	荒谷集会所解体工事
図面内容・縮尺	スラブ・階段配筋図 1/50

図面番号
S-04
25
区分
構造図


A1-100%

□ 電気設備撤去リスト																			
(荒谷集会所)																			
場所	室名	器具種類	台数	備考	場所	室名	器具種類	台数	備考	場所	室名	器具種類	台数	備考	場所	室名	器具種類	台数	備考
集会所					旧会議室	消防分団詰所	直付LED (V型) LSS10-4	2											
1階	事務室	直付蛍光灯 (笠付) FL40W×2	6				チェーン吊蛍光灯 (カバー付) FL20W×2	1											
	階段室	直付白熱灯 (カバー付) IL60W×1	1				分電盤 (露出型) 銅板製 220W×390H×170D	1											
		非常警報装置 (露出型) 140W×250H×60D	1				{ MCCB2P 30AF/20AT×2 }												
	調理室	直付蛍光灯 (笠付) FL40W×2	6			外壁	CATV増幅器(家庭用)	1											
		配電盤 (露出型) 銅板製 410W×430H×155D	1				4分配器(家庭用)	1											
		{ ELCB3P 100AF/100AT×1 }																	
		{ ELCB2P 30AF/20AT×1 }																	
		{ MCCB2P 30AF/20AT×1 }																	
	ポーチ (グラウンド側)	直付白熱灯 (カバー付) IL60W×1	1		旧給食調理場	ゴミ置き場	直付蛍光灯 (V型) FL40W×2	2											
	ポーチ (渡り廊下側)	直付蛍光灯 (カバー付) FL10W×1	1																
	外壁	引込開閉器盤 (露出型) 銅板製 200W×420H×160D	1																
		{ ELCB3P 50AF/50AT×1 }																	
		積算電力計	1	(返却)	便所	便所	直付蛍光灯 (笠付) FL40W×2	1											
		照明操作盤 (露出型) 銅板製 550W×500H×170D	1				防犯灯 (センサー付) IL×2	1											
		{ MCCB2P 30AF/20AT×2 }				屋外	チェーン吊蛍光灯 FL20W×1	1											
		{ MC 2P×2 }																	
	第一倉庫	直付蛍光灯 (笠付) FL40W×1	2																
						渡り廊下	直付蛍光灯 (V型) FL20W×1	1											
2階	講堂(集会場)	直付蛍光灯 (笠付) FL40W×2	10				直付蛍光灯 (カバー無) FL20W×1	1											
	ステージ	直付蛍光灯 (笠付) FL40W×2	4				直付蛍光灯 (笠付) FL20W×1	1											
		スポットライト IL100W	2																
		分電盤 (露出型) 木製 300W×400H×100D	1																
		{ MCCB2P 50AF/30AT×1 }																	
		{ MCCB2P 30AF/20AT×1 }				プール	プール機械室	遮断ポンプ制御盤 (露出型) 500W×800H×200D	1										
		{ MCCB2P 30AF/15AT×3 }						{ 負荷2.2kW以下×3 }											
	音楽室	直付蛍光灯 (笠付) FL40W×2	5				配線用遮断器 MCCB3P 0.75kW×1	1											
	廊下	直付蛍光灯 (カバー付) FCL30W×1	1				低圧進相コンデンサ SC20μF	1											
		非常警報装置 (露出型) 140W×250H×60D	1																
	倉庫1	直付蛍光灯 (V型) FL40W×3	7																
	外壁	防犯灯 FL20W×1	1																
					グラウンド		アンテナポール	1											
							{ 鋼管柱 6m }												
							{ FMFアンテナ 5EL }												
3階	図書室	直付蛍光灯 (笠付) FL40W×1	6				照明柱	2											
	資料室	直付蛍光灯 (笠付) FL40W×1	3																
	廊下	直付白熱灯 (カバー付) IL60W	1				{ 投光器 HF200W×1 }												
		非常警報装置 (露出型) 140W×250H×60D	1				{ CP10m-19mm-350kg 投光器取付架台共 }												
	倉庫2	直付蛍光灯 (笠付) FL40W×1	3				架空線 DV2.6-2F	2径間											
	外壁	投光器 HF 安定器共	2																
		トランペットスピーカ	1																
		BSアンテナ 450φ	1																


PCB調査対象

PCB調査対象

注記
※ 荒谷集会所解体工事に伴う電気設備機器の撤去・処分を行う。

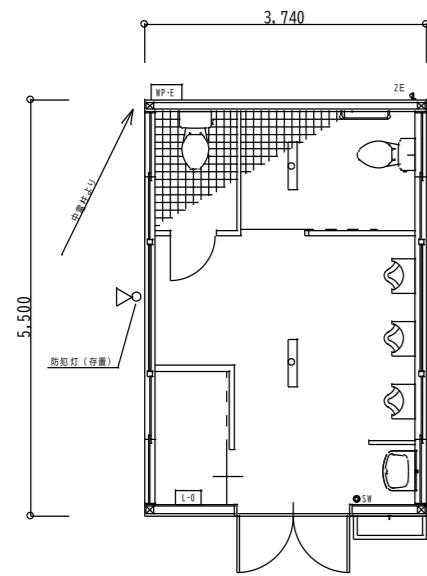

電気設備図 1/50

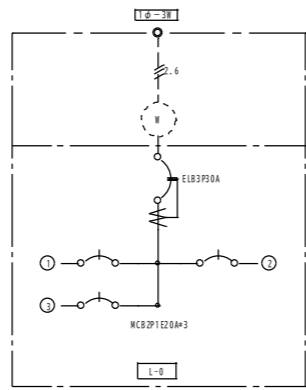


配電盤結線図

iDシリーズ直付型40形 反射笠付型 防湿型・防雨型
パナソニック 直付XLW432KENZLE9
同等品




防湿型・防雨型ライトバー：ポリカーボネート（乳白）+アクリルコーティング
電源装置はライトバー側に内蔵
本体：亜鉛鋼板（クロムフリー・高反射白色粉末塗装）
IP23防湿型、昼白色（5000K）、Ra83
消費電力20.6W、定格出力型、電圧100~242V
光源寿命40000時間（光束維持率85%）
一般タイプ、3200lmタイプ

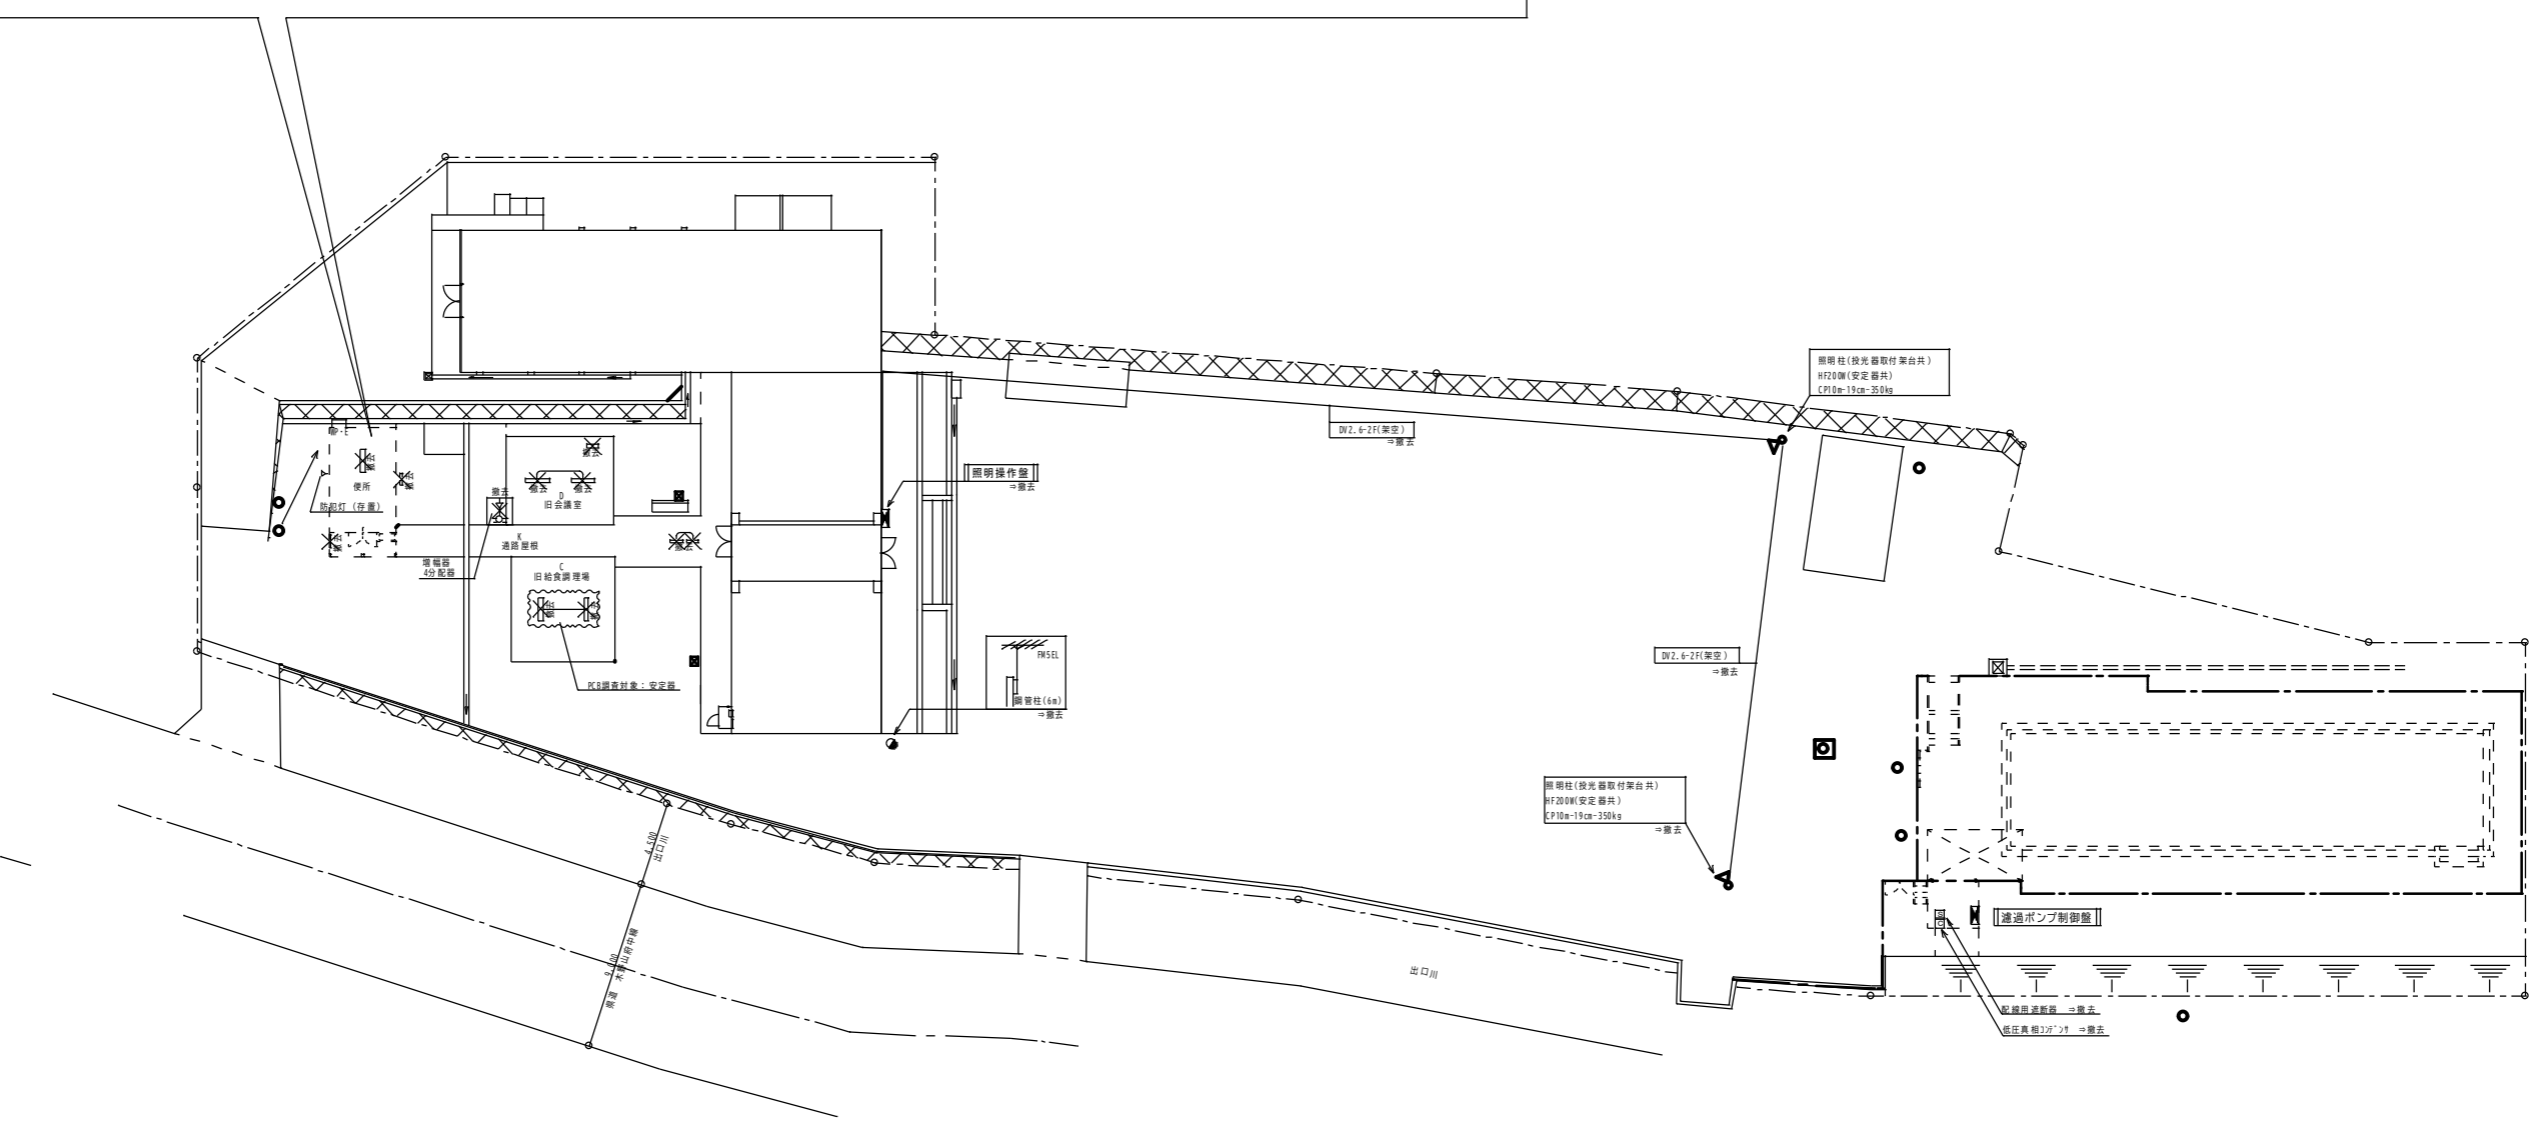

主任	係長	課長	課員	課員	主任	係長	課長	課員	課員

訂									

特									

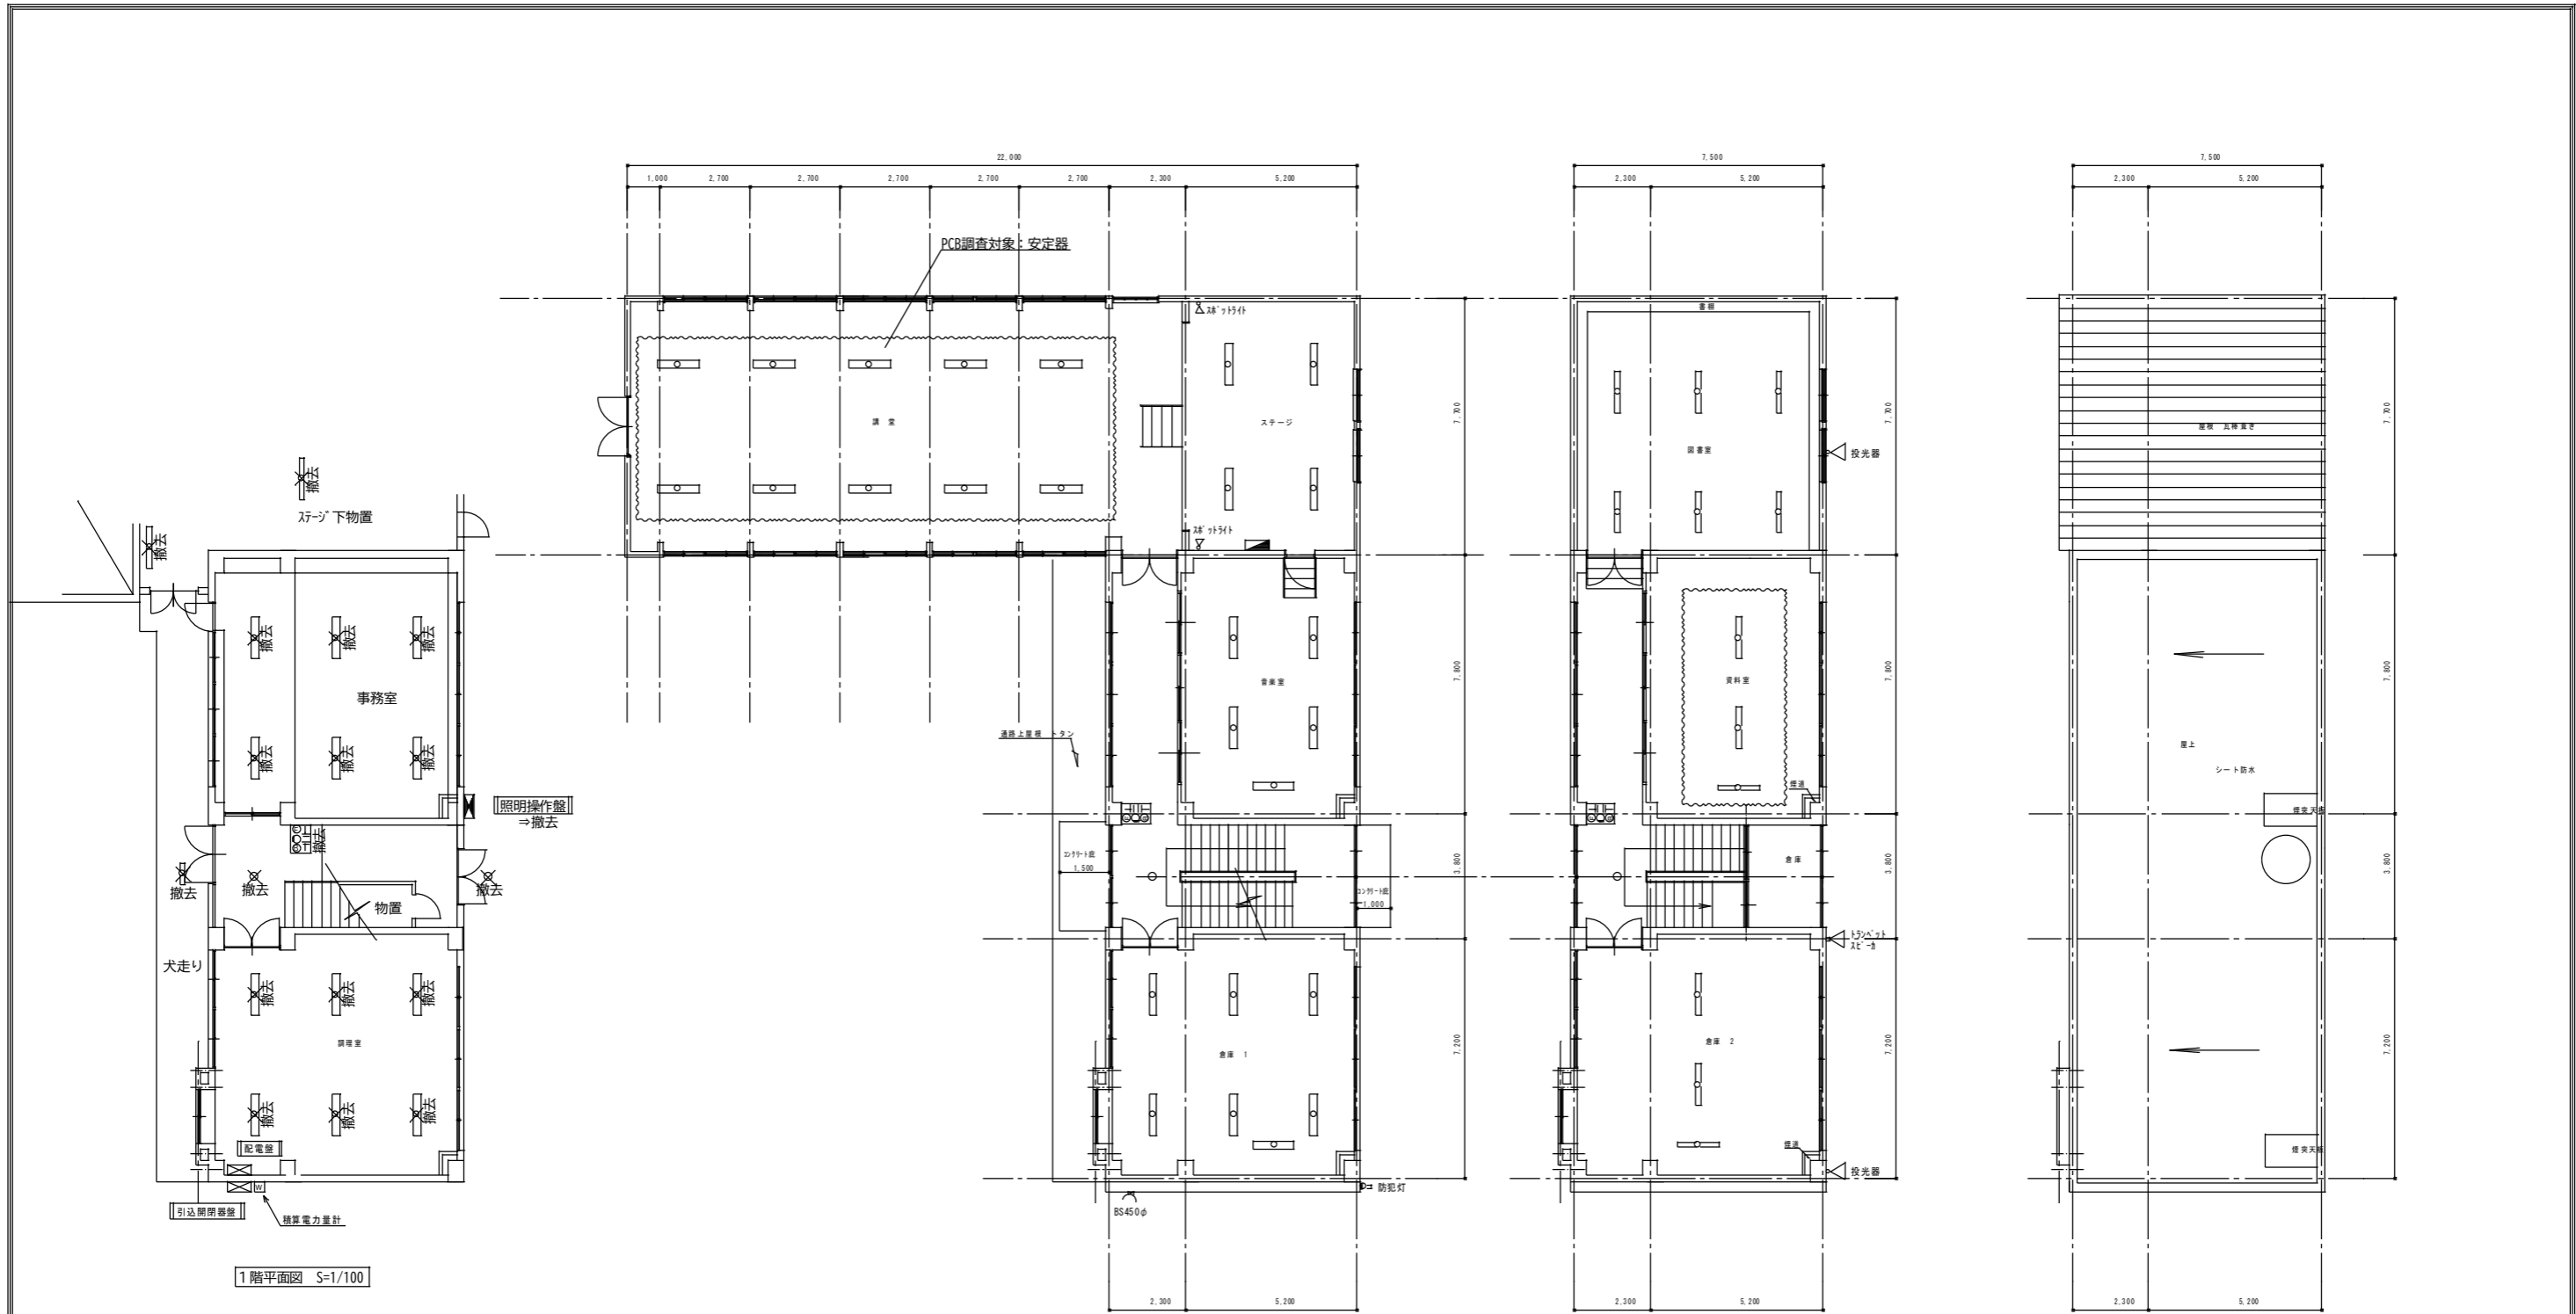

1階平面図 S=1/100

2階平面図 S=1/100

3階平面図 S=1/100

R階平面図 S=1/100

府中市建設部
都市デザイン課

2025.11

主任	係長	課長	課員	課員	主任	係長	課長	課員	課員

訂				

配				

工事名 荒谷集会所解体工事
電気設備各階平面図 S=1/100


E-03
25

A1-100% 電気設備




荒谷集会所
府中市荒谷町2360

【 付近見取り図 】

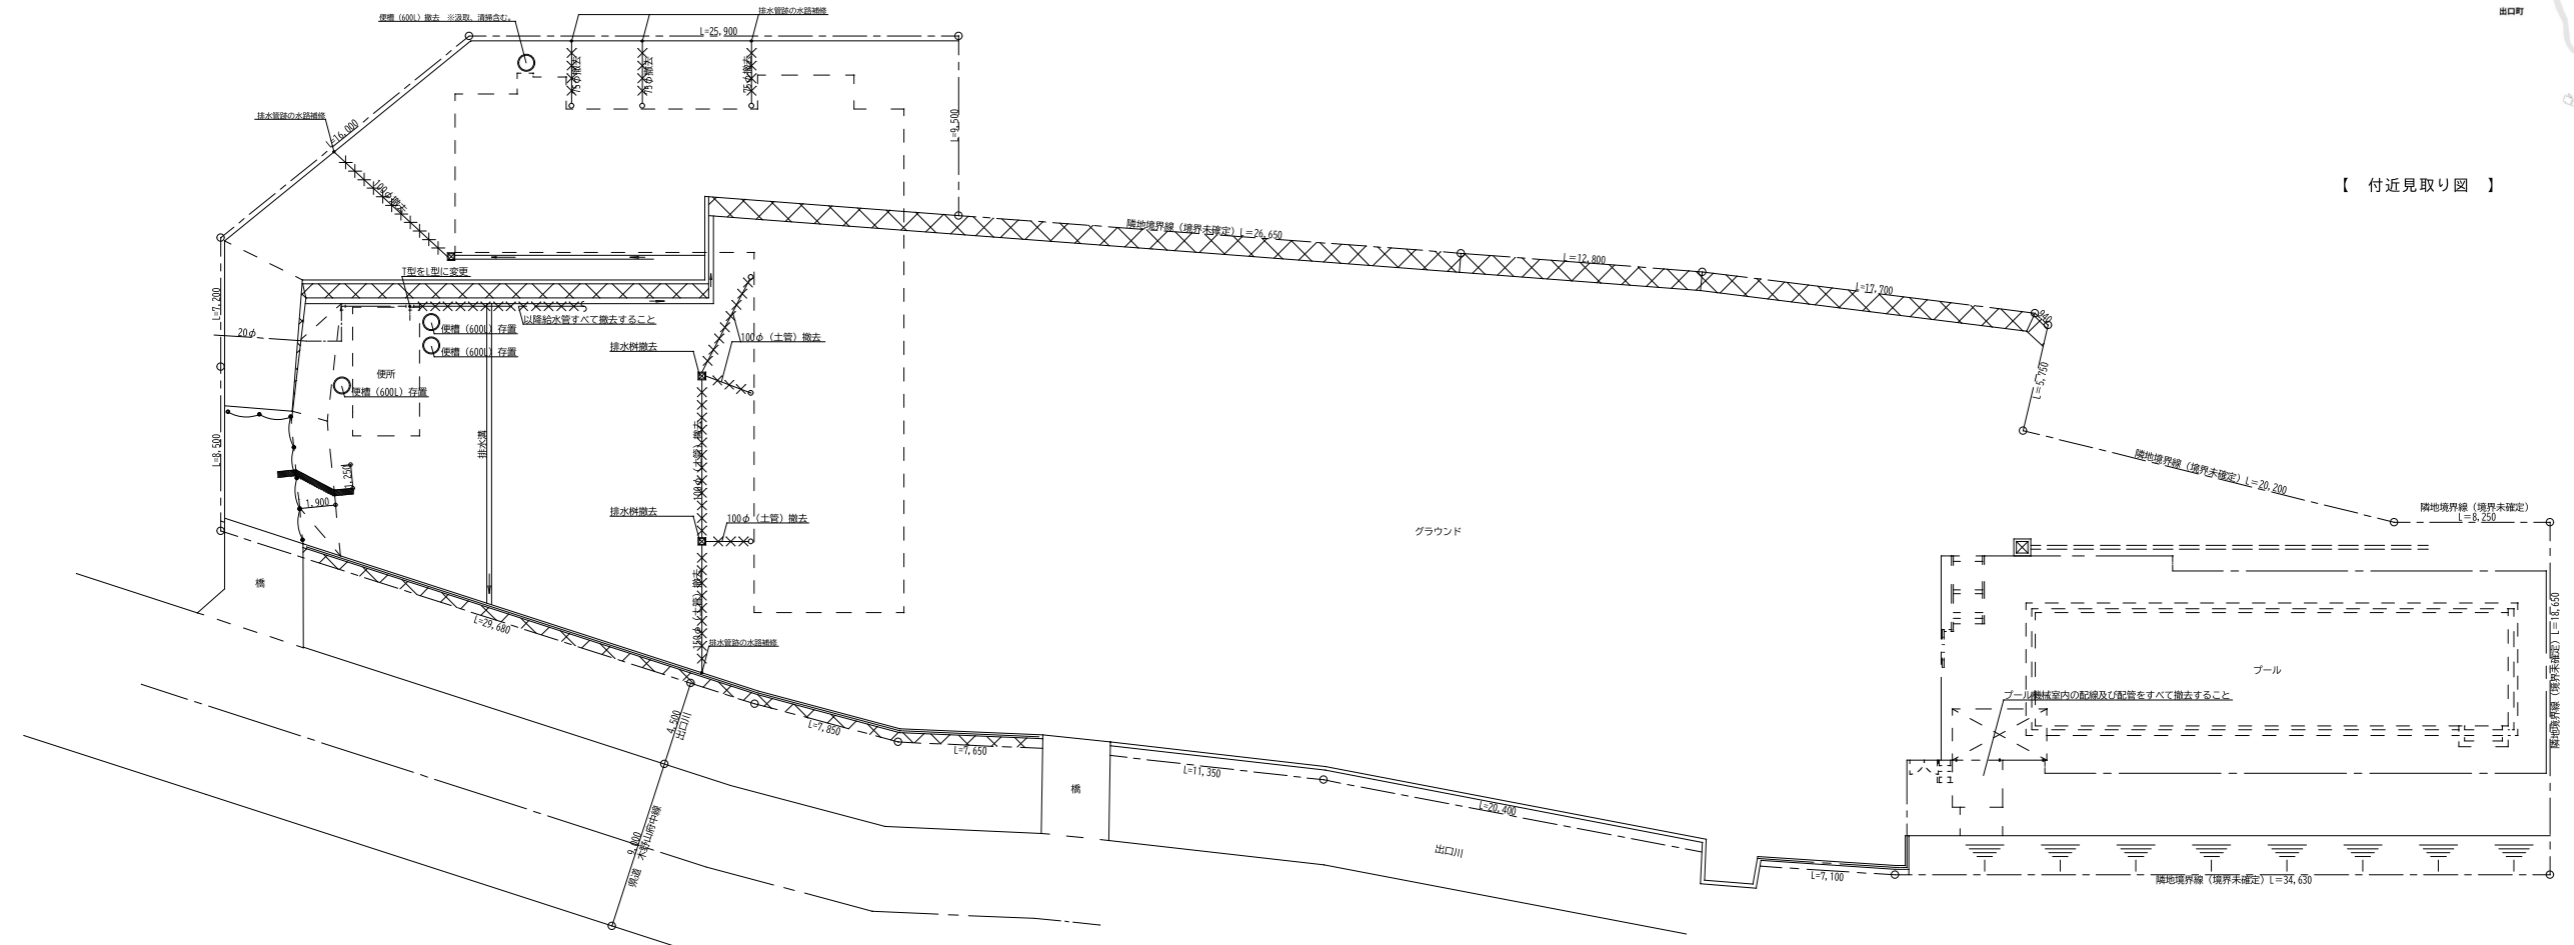

【凡 例】
 --- 給水管 (ポリエチレン管) を示す。
 --- 排水管 (汚水、雨水) を示す。

府中市建設部 都市デザイン課	作成 2025.12	課長	係長	課員	課員	課長	係長	課員	課員	訂正 _____ _____ _____	特記 _____ _____ _____	工事名 荒谷集会所解体工事	図面内容・縮尺 外部給水、排水配管図 S=1/200	図面番 M-01
		課員	課員	課員	課員	課員	課員	課員	課員			縮尺 A1-100%		区分 機械設備

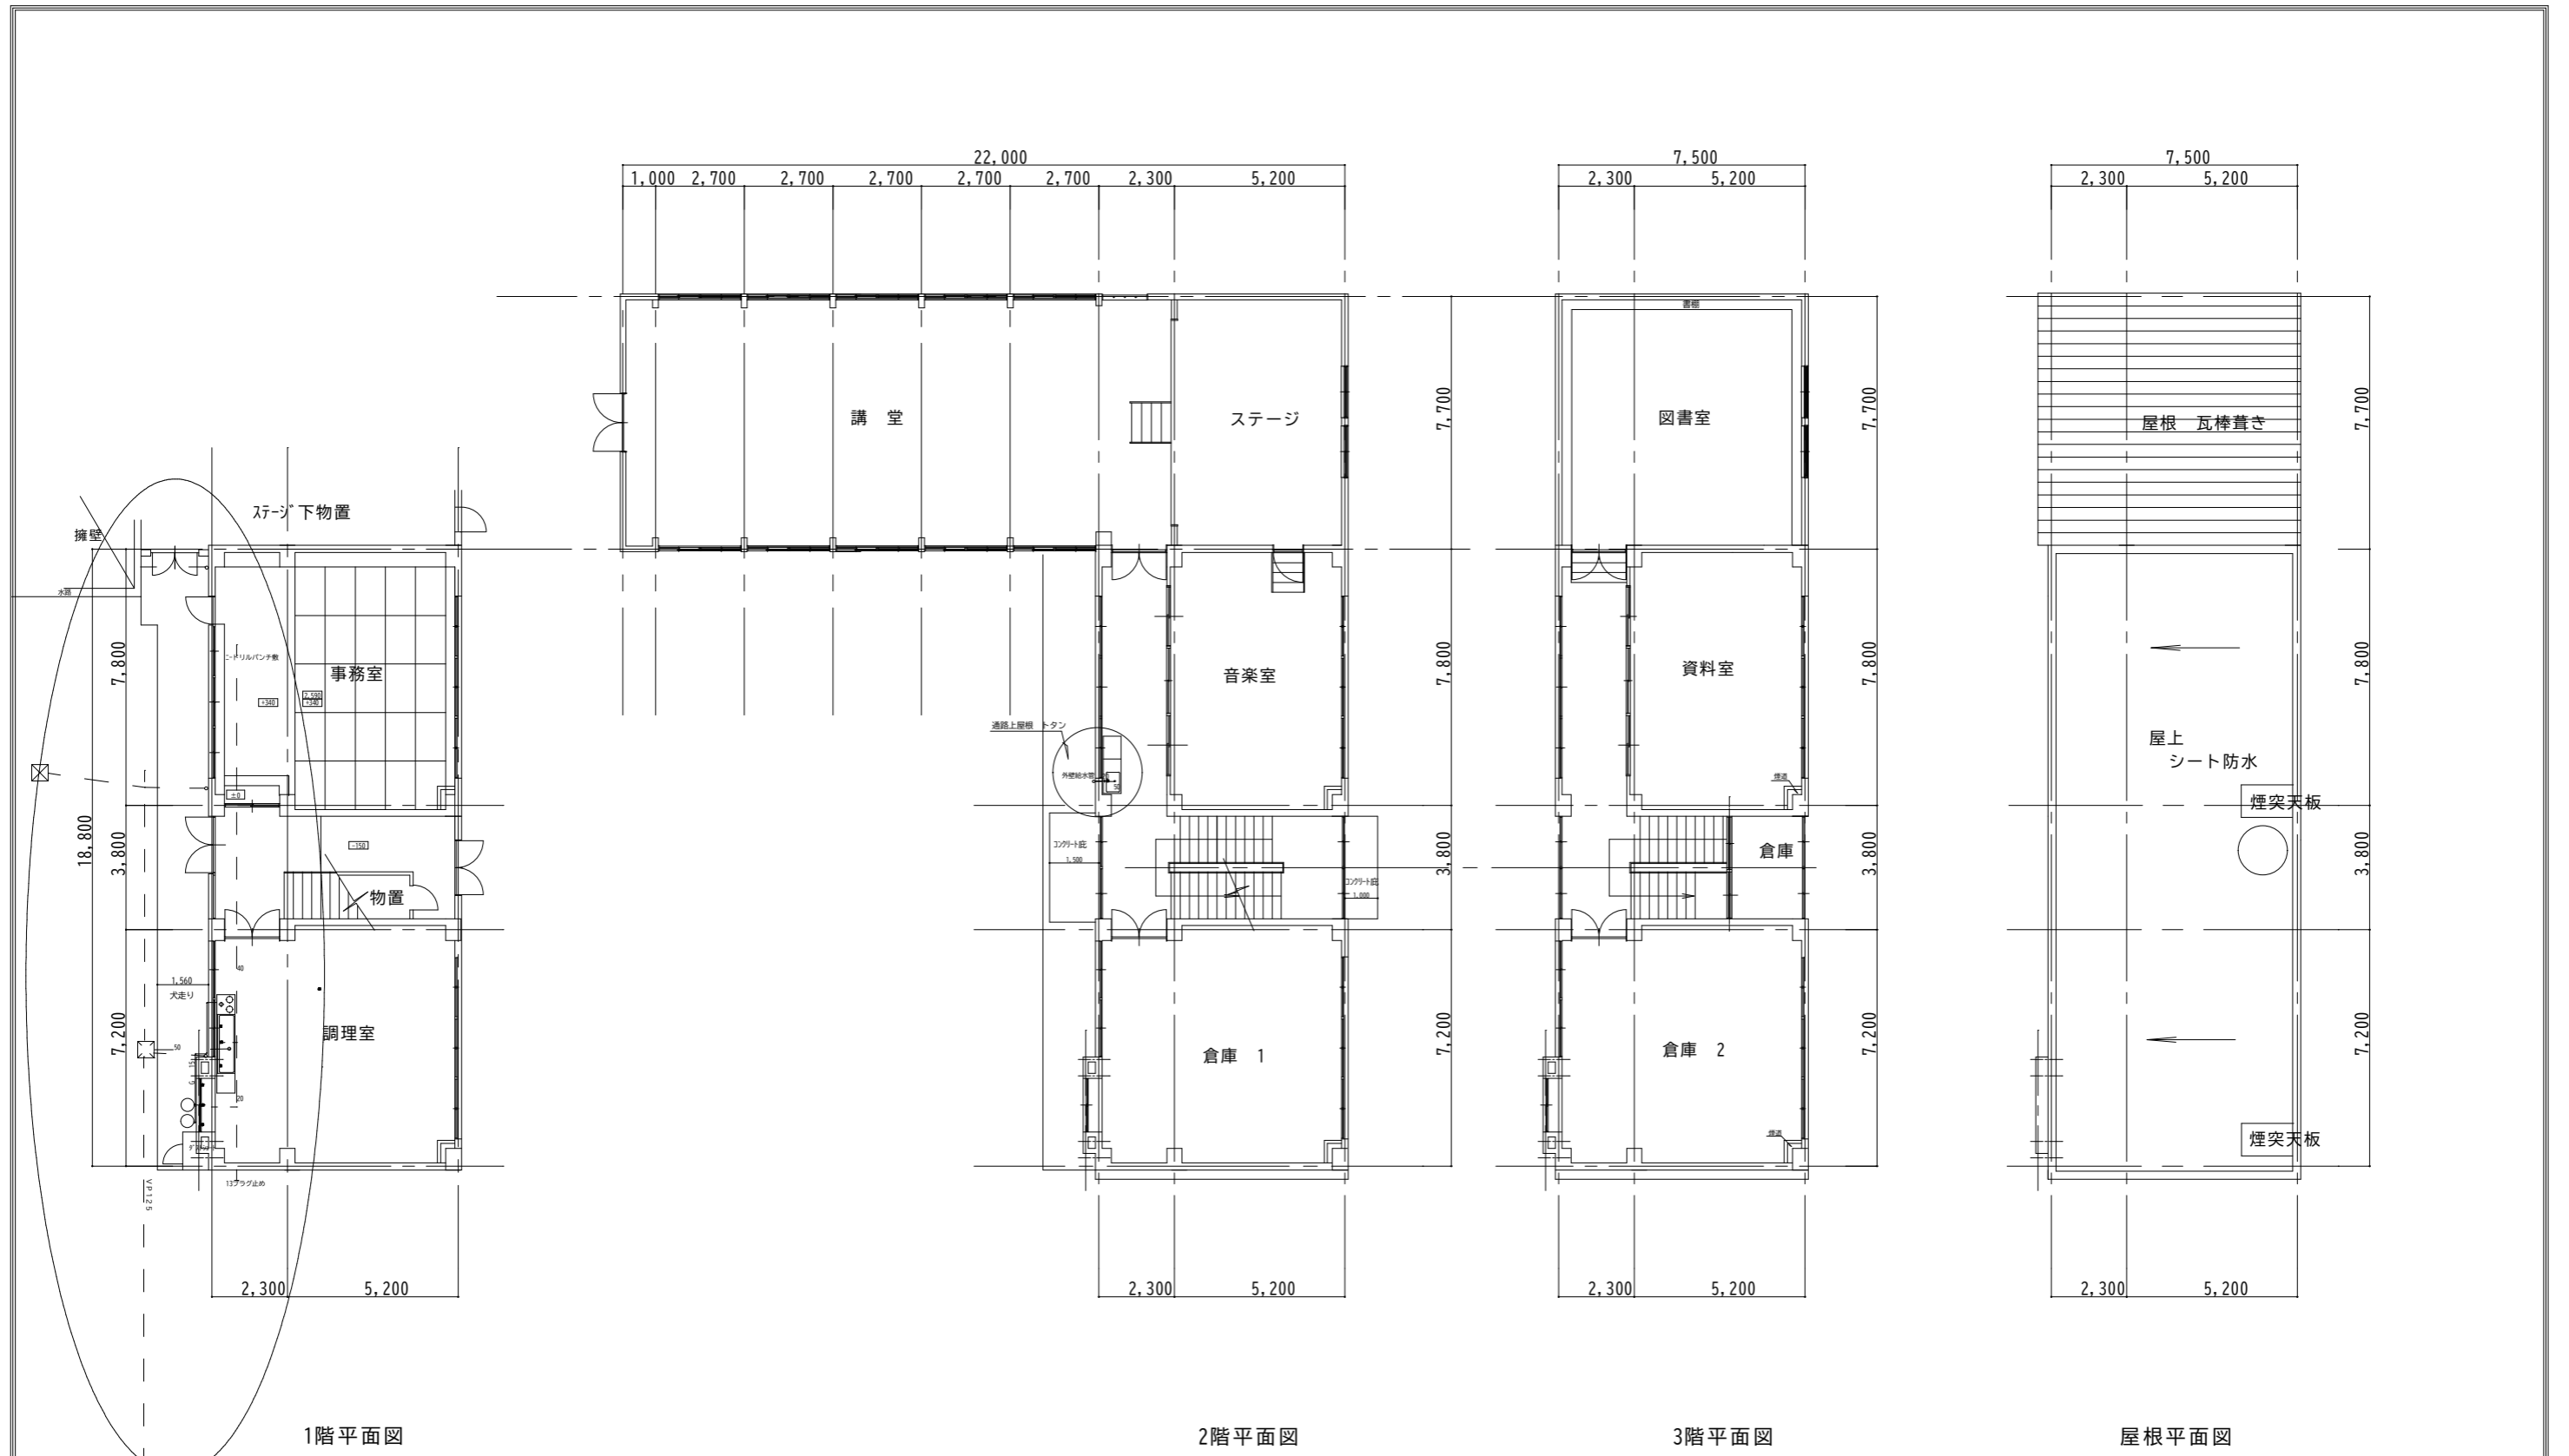

府中市建設部
都市デザイン課

作成年月日
2025.12

副市長	係長	課長	課員	課員	課長	係長	課長	課員	課員

訂正

特記

工事名
荒谷集会所解体工事

図面内容・縮尺
給排水設備図 S=1/100

M-02
25

A1-100% 区分 機械設備