



令和 7 年 度		図面 番号	1 / 13
府中市公共下水道事業			
区 分			
種 別	鵜飼工業団地接続管渠埋設(その2)工事		
図 面 名 称	平面図・縦断面図・横断面図 (229)	縮 尺 図 示	
工事場所	府中市 鵜飼町 地内		
広島県府中市			

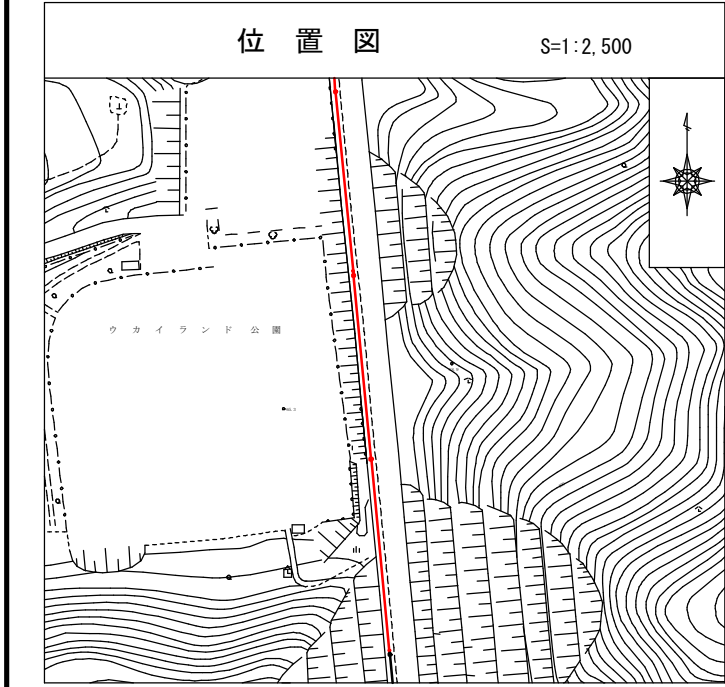


凡 例	
	汚水渠線
	汚水既設線
	雨水既設線
	雨水計画線
	雨水計画線
	雨水同一施工
	雨水同一施工
	雨水継取付〔新設〕
	雨水継取付〔既設〕
	汚水継取付
	宅地内雨水
	キャップ止
	水 道 管
	ガ ス 管
	MT 地下ケーブル
	中 電 ケーブル
	外 割 管 付
	内 割 管 付

凡 例	
	横断埋立マンホール
	0号埋立マンホール
	1号埋立マンホール
	2号埋立マンホール
	3号埋立マンホール
	塩ビパイプマンホール


平面図 S=1:250

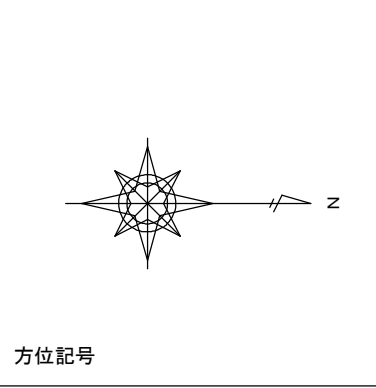

縦断面図 V=1:100 H=1:250

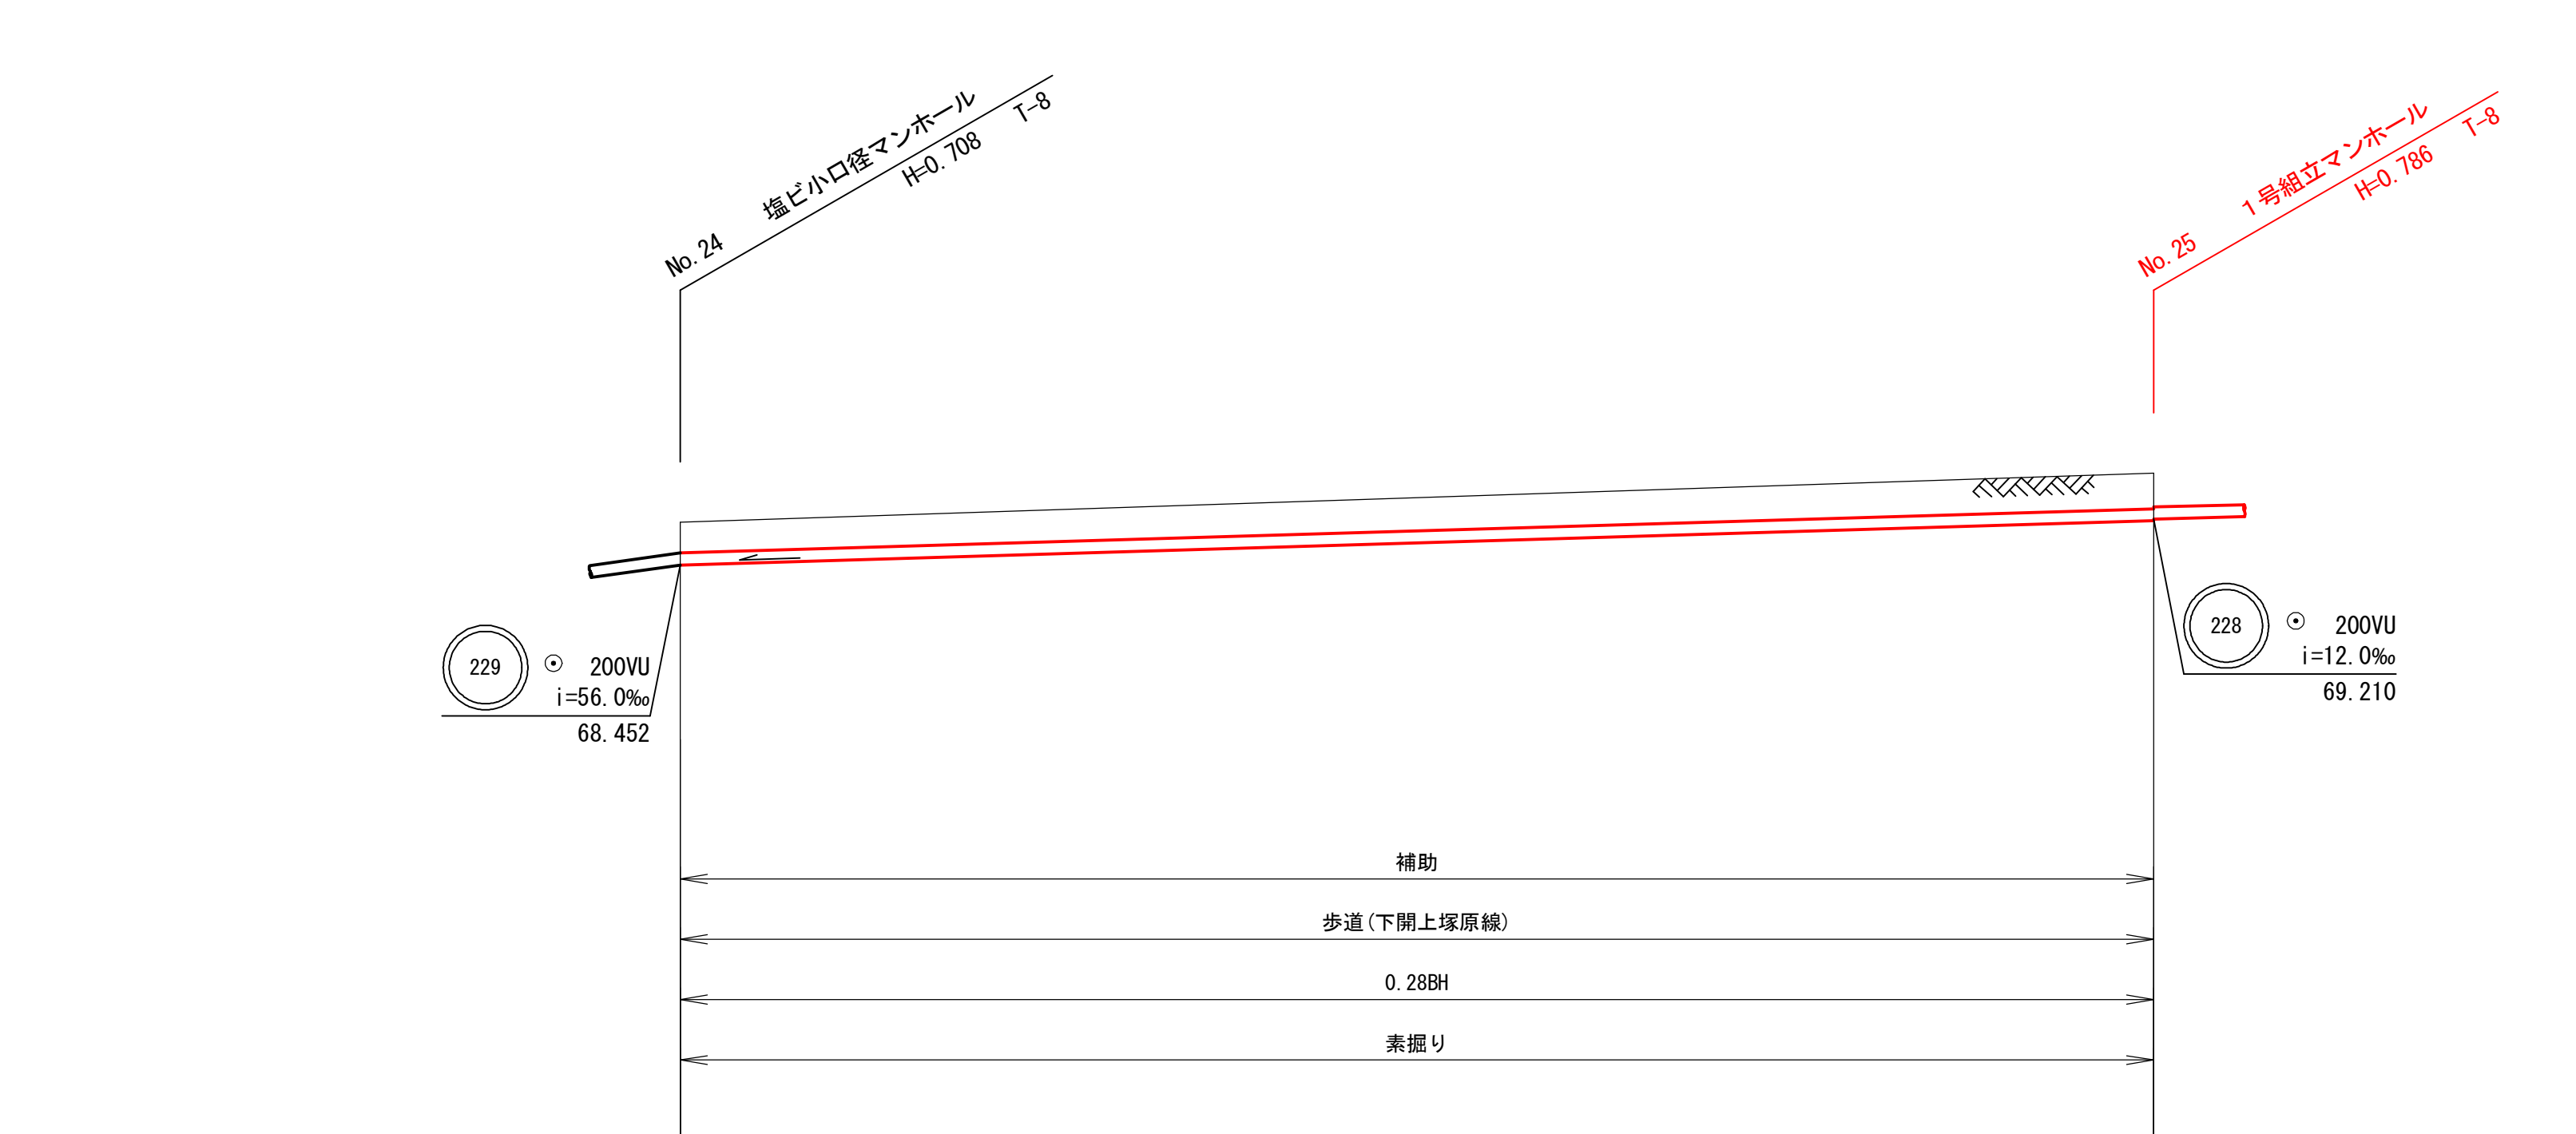


横断面図 S=1:100

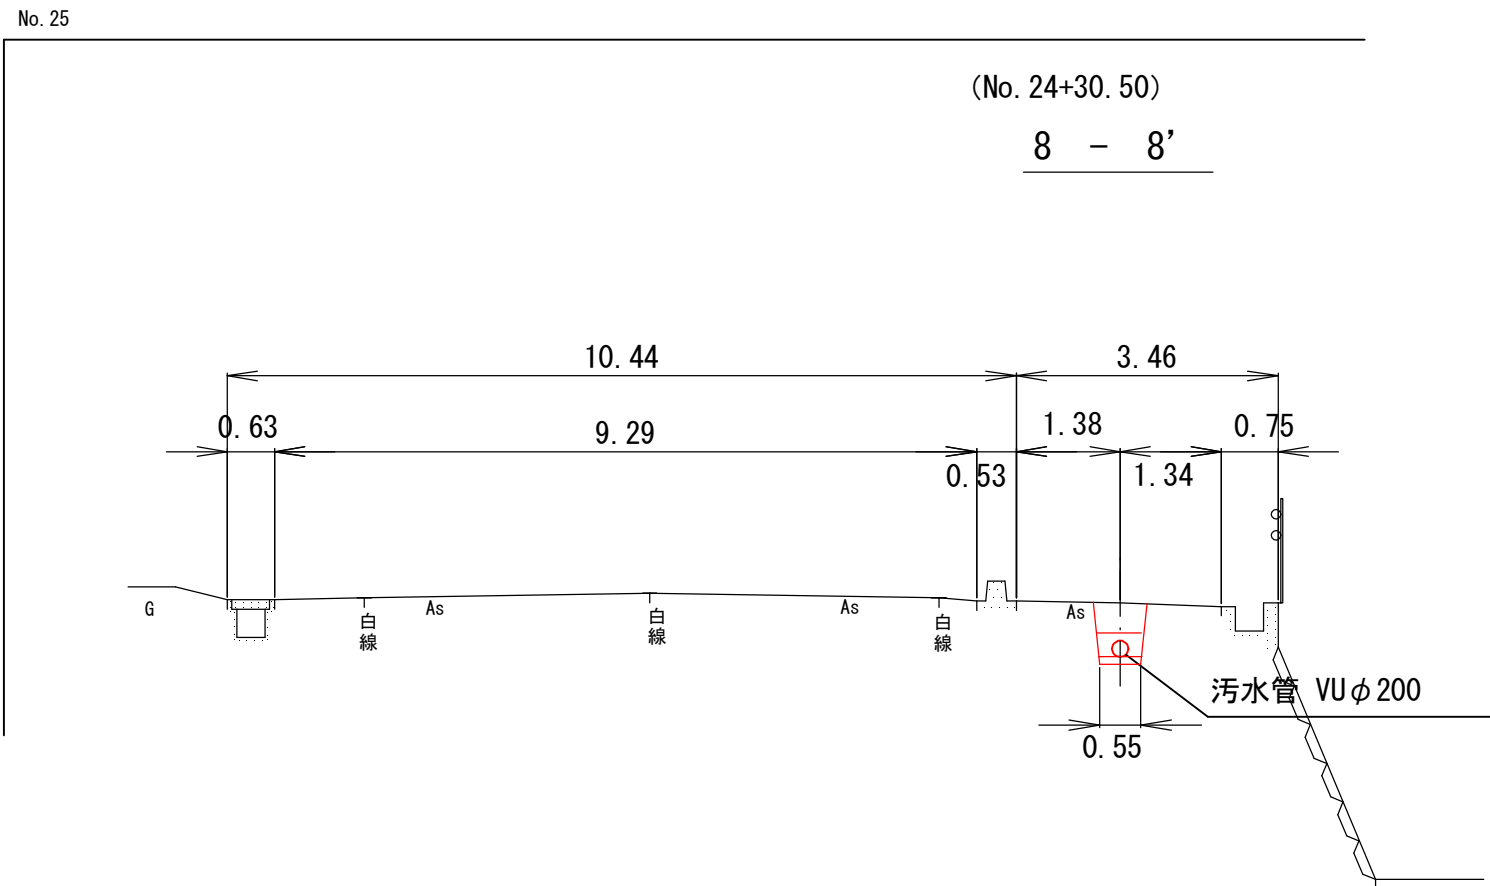


路線番号		229	
管種管径	mm	VU200	
勾配	‰	12.00‰	
区間距離	m	61.00	
地盤高	m	69.16	69.97
土被り	m	0.50	0.58
管底高	m	68.452	69.184
掘削深	m	0.816	0.894
追加距離	m	0.00	61.00

令和 7 年 度		図面 番号	2 / 13
府中市公共下水道事業			
区 分			
種 別	鵜飼工業団地接続管渠埋設(その2)工事		
図 面 名 称	平面図・縦断面 (228)	縮 尺	
		図 示	
工事場所	府中市 鵜飼町 地内		
広島県府中市			

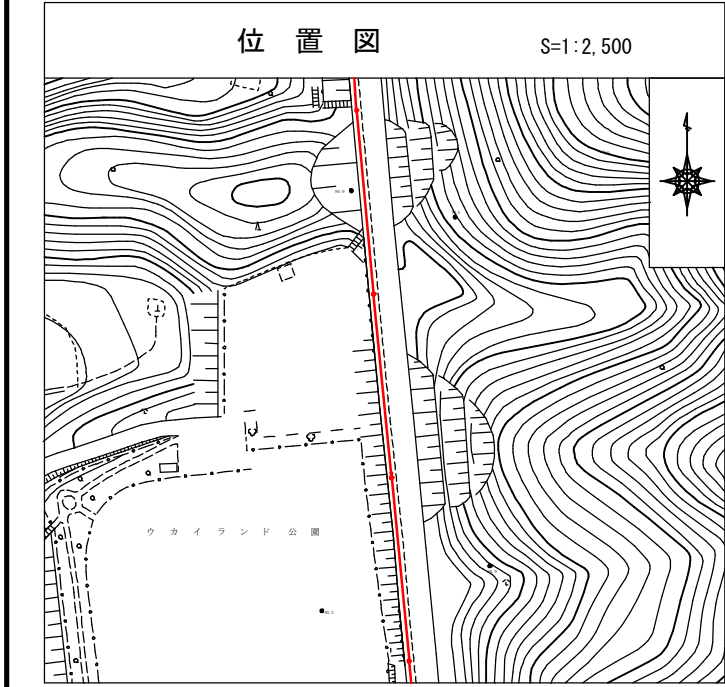


凡 例	
	汚 水 渠 路
	汚 水 既 設
	開 水 既 設
	汚 水 計 画
	開 水 計 画
	汚 水 同 一 施 工
	開 水 同 一 施 工
	雨水採取付〔新設〕
	雨水採取付〔既設〕
	汚 水 幹 管 付
	宅 地 内 雨 水
	キャップ止
	水 道 管
	ガ ス 管
	NTT 地下ケーブル
	中 電 ケーブル
	外 割 管 付
	内 割 管 付



凡 例	
	横断埋立マンホール
	0号埋立マンホール
	1号埋立マンホール
	2号埋立マンホール
	3号埋立マンホール
	塩ビ0.6埋マンホール

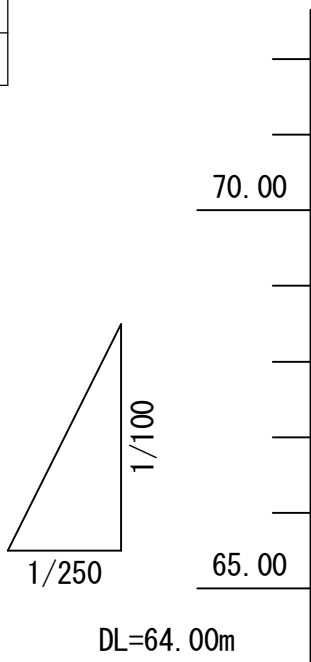

平 面 図 S=1:250

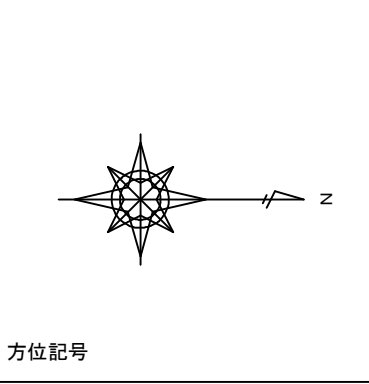

縦 断 図 V=1:100 H=1:250

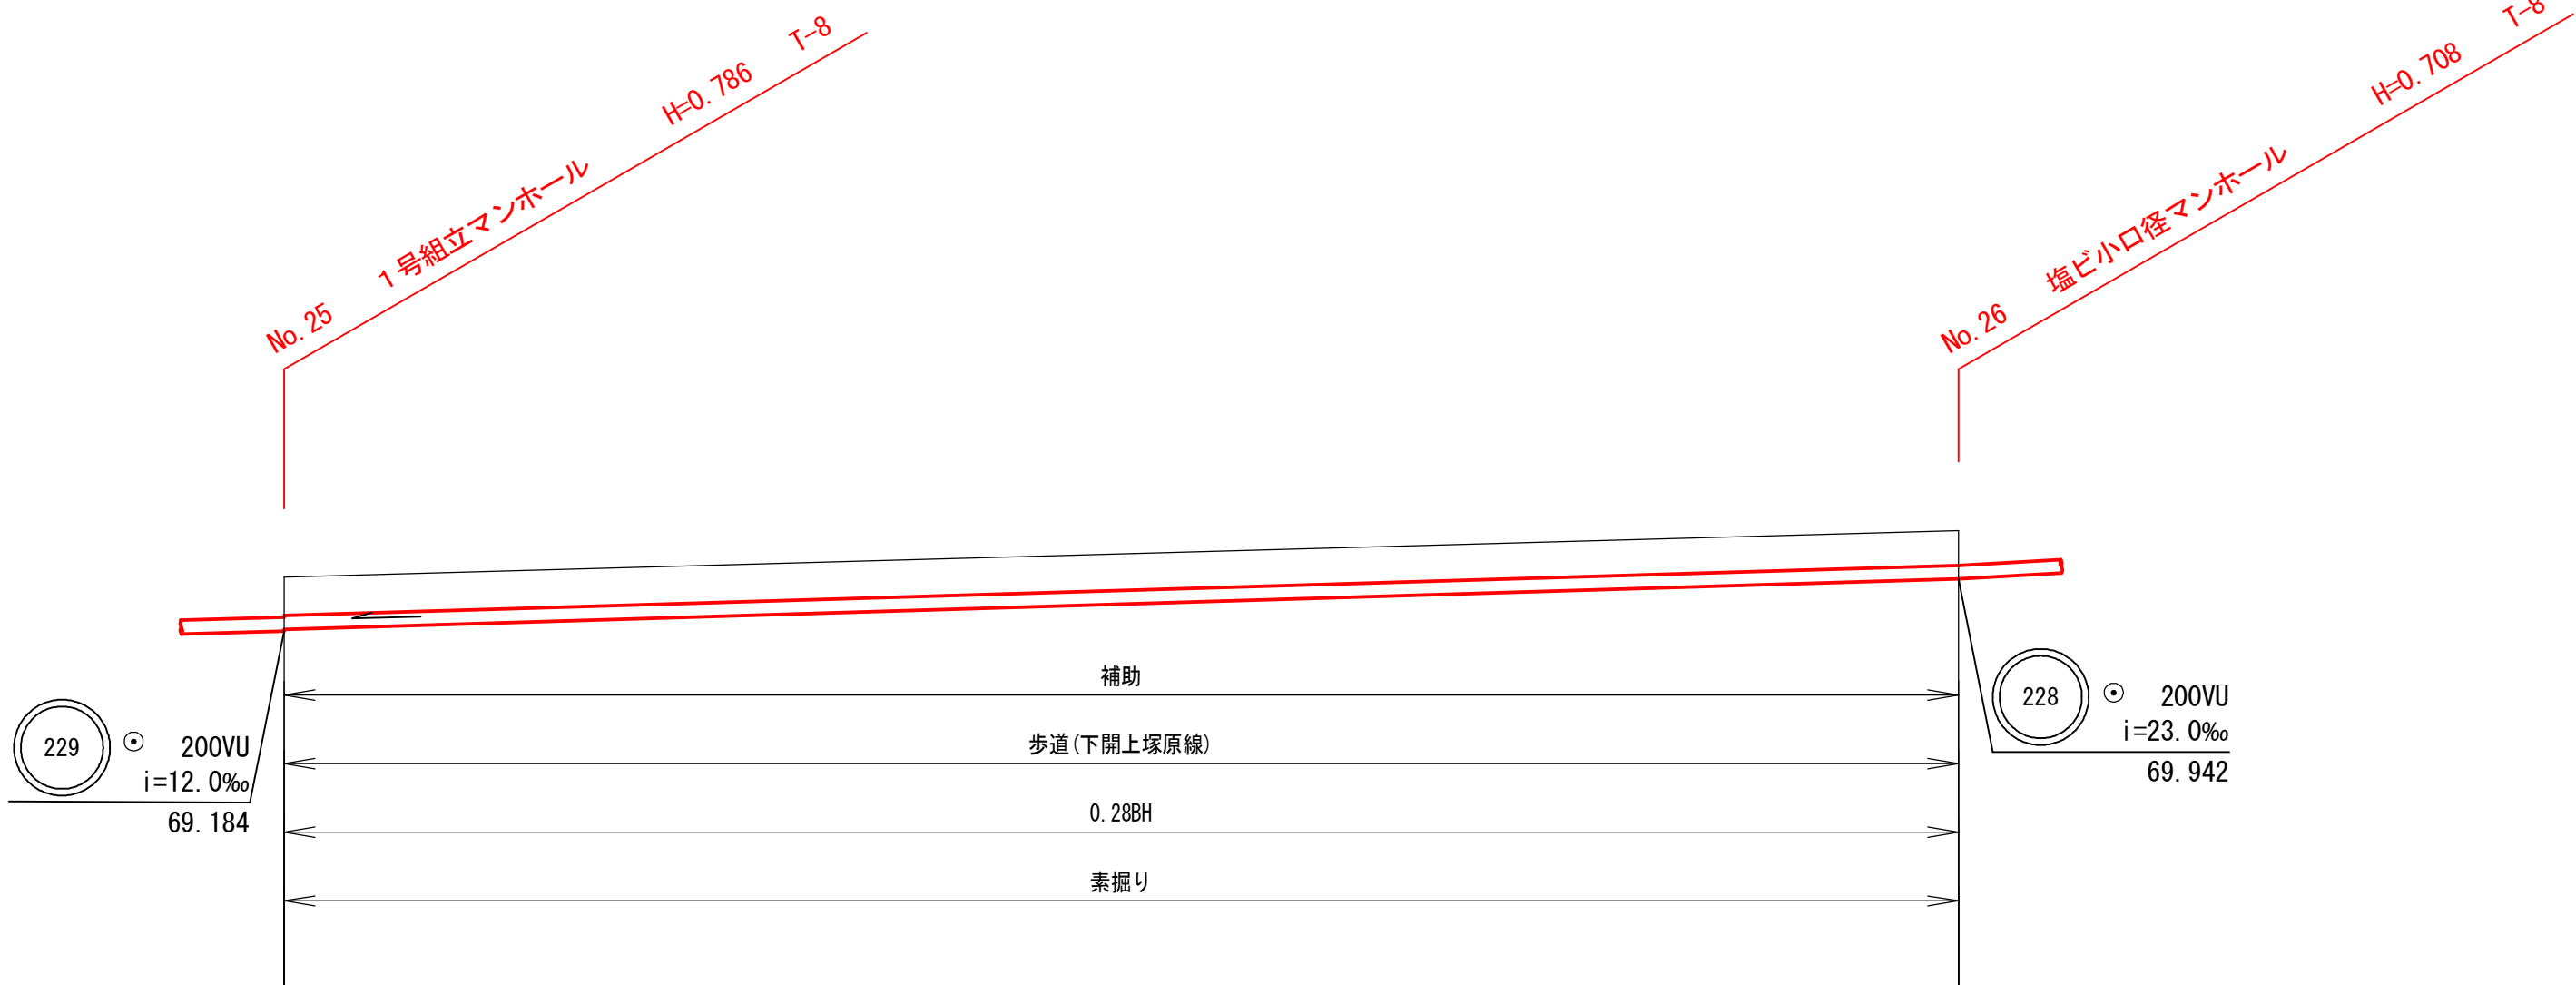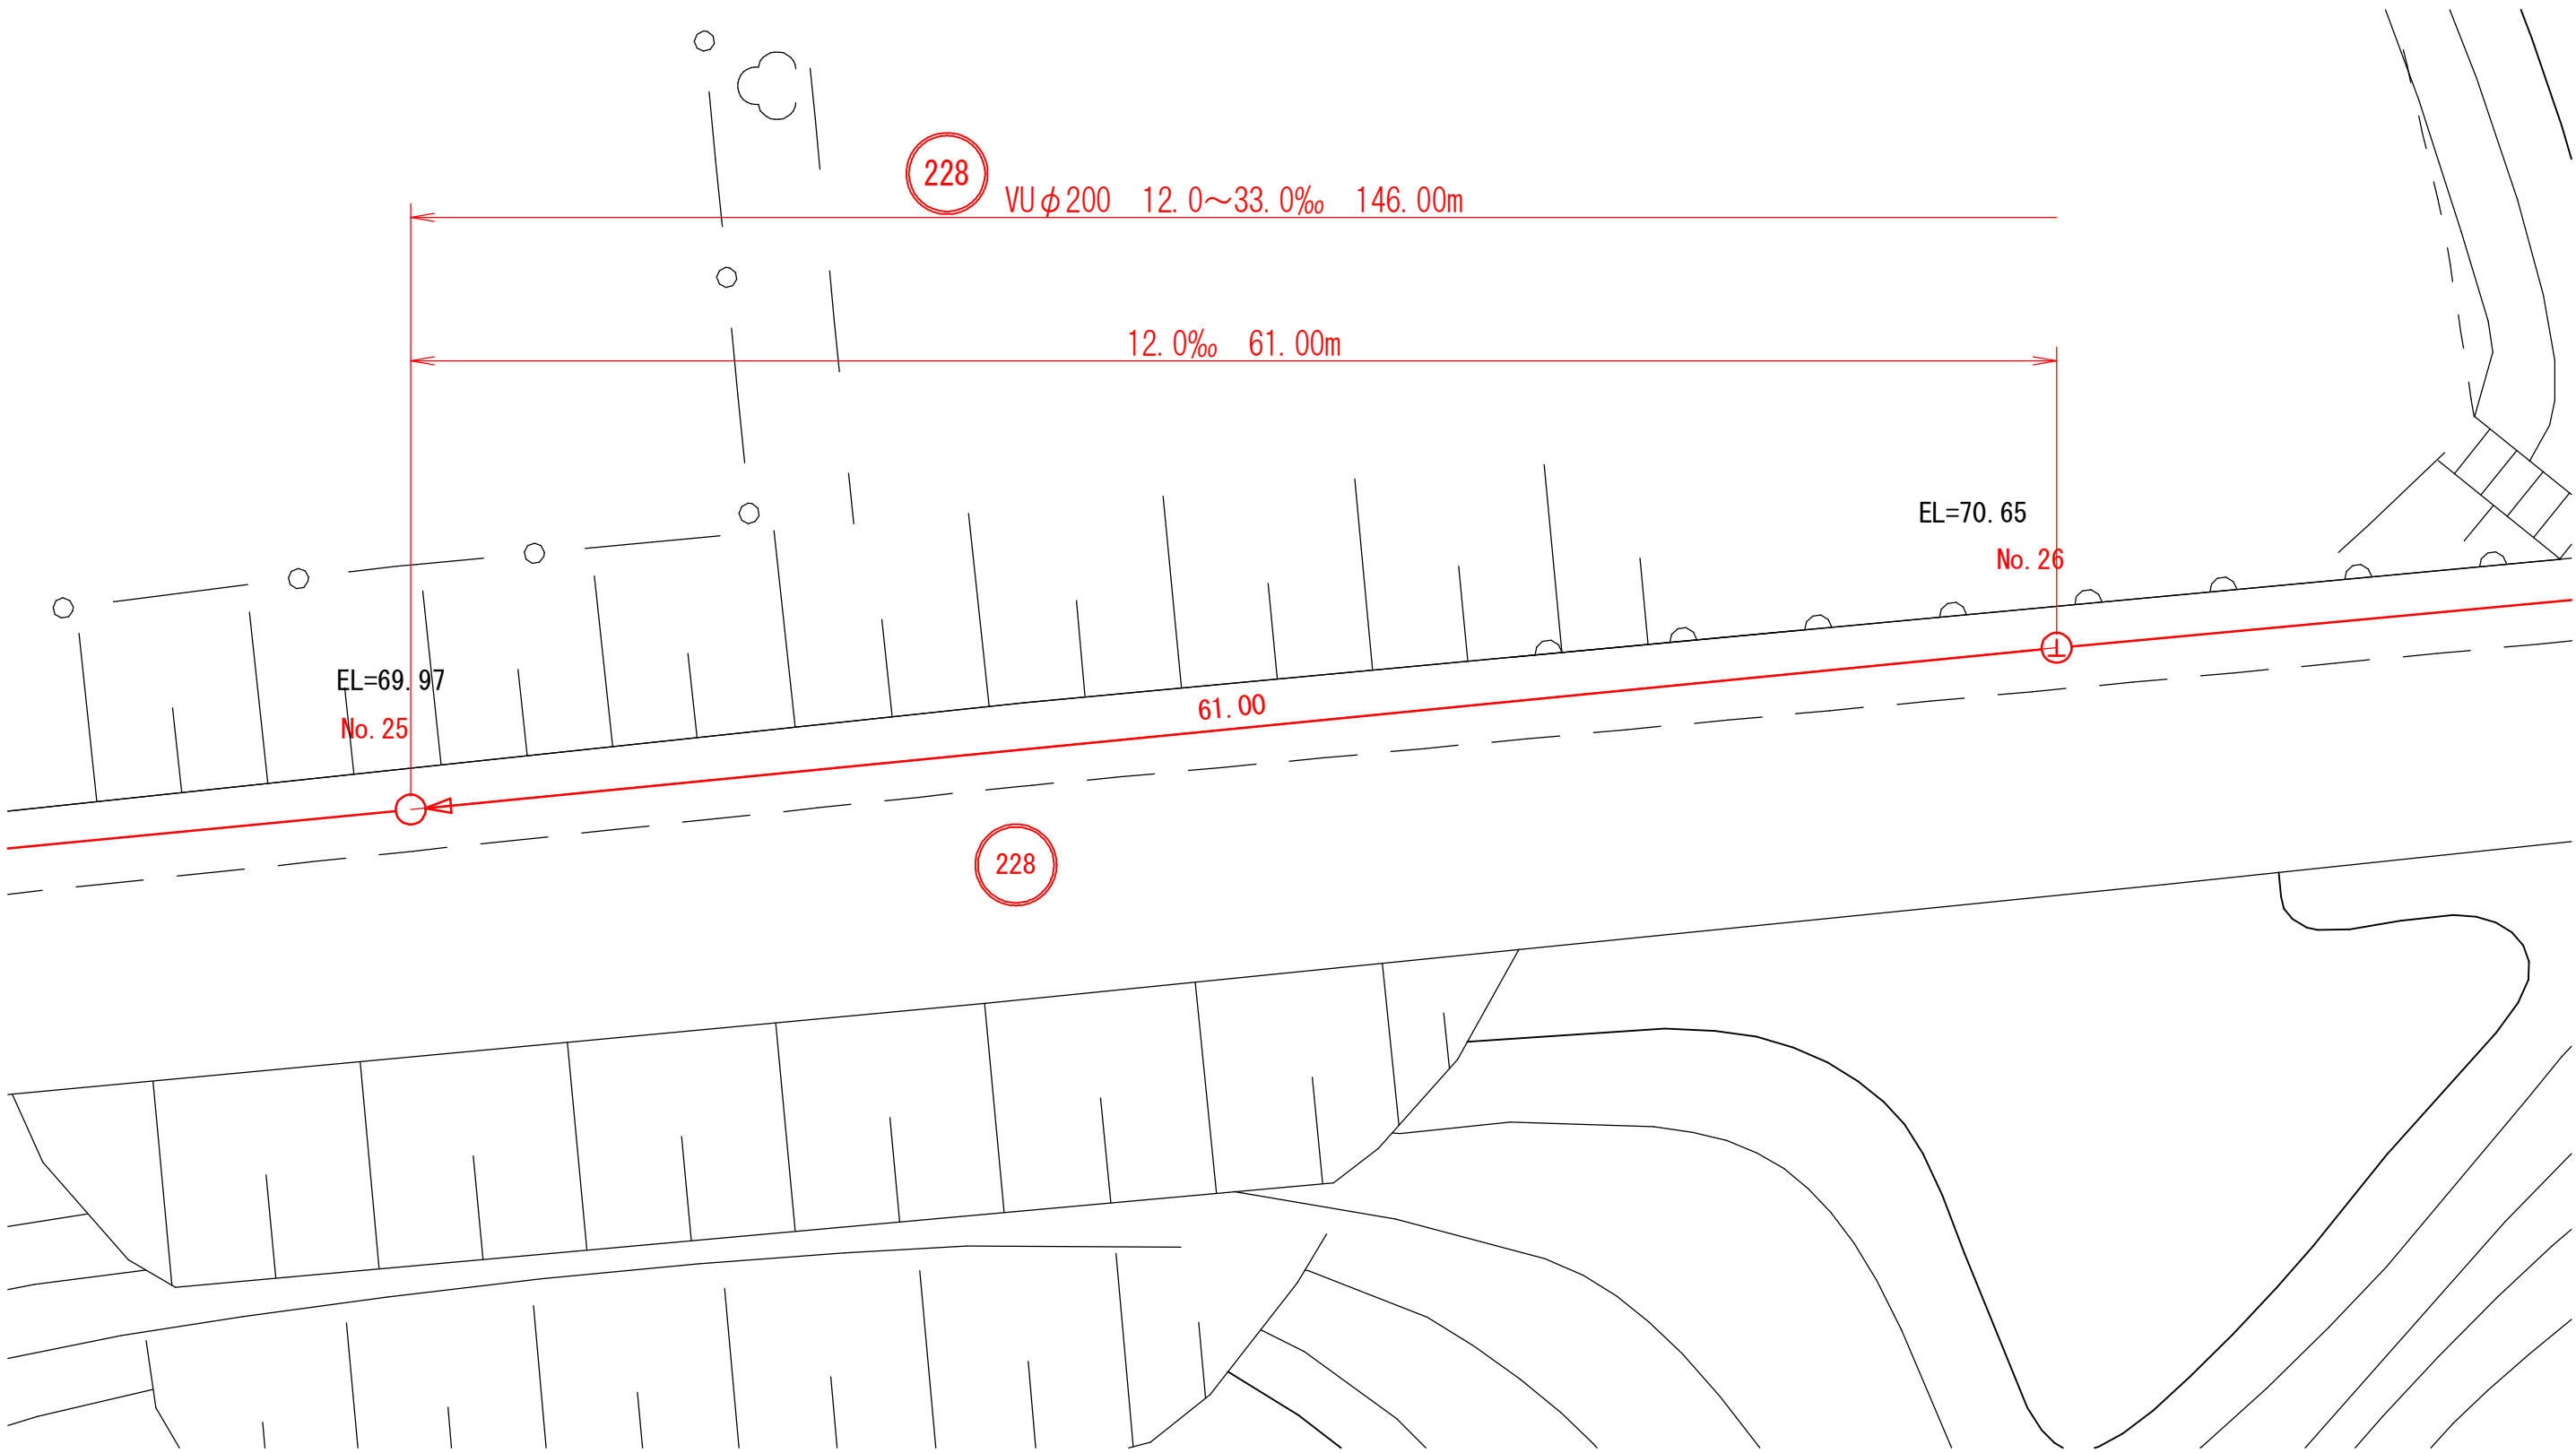

路線番号		228	
管種管径	mm	VU200	
勾配	‰	12.00‰	
区間距離	m	61.00	
地盤高	m	69.97	70.65
土被り	m	0.55	0.50
管底高	m	69.210	69.942
掘削深	m	0.868	0.816
追加距離	m	0.00	61.00

令和7年度
府中市公共下水道事業

図面
番号
3 / 13

区 分


種 別
鵜飼工業団地接続管渠埋設(その2)工事

図 面
名 称
平面図・縦断面図
(228)

縮 尺
図示

工事場所
府中市 鵜飼町 地内


広島県府中市

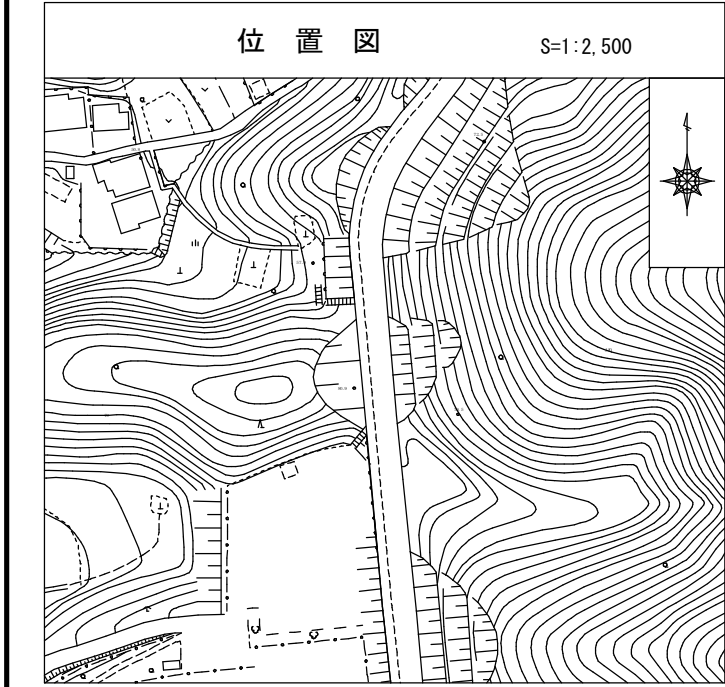



凡 例	
	汚 水 渠 路
	汚 水 既 設
	開 水 既 設
	汚 水 計 画
	開 水 計 画
	汚 水 開 一 施 工
	開 水 開 一 施 工
	雨水採取付〔新設〕
	雨水採取付〔既設〕
	汚 水 幹 配 付
	宅 地 内 雨 水
	キャップ止
	水 道 管
	ガ ス 管
	MTT 地下ケーブル
	中 電 ケーブル
	外 割 管 付
	内 割 管 付

凡 例	
	橋脚埋立マンホール
	0号埋立マンホール
	1号埋立マンホール
	2号埋立マンホール
	3号埋立マンホール
	塩ビ小口径マンホール

平 面 図 S=1:250

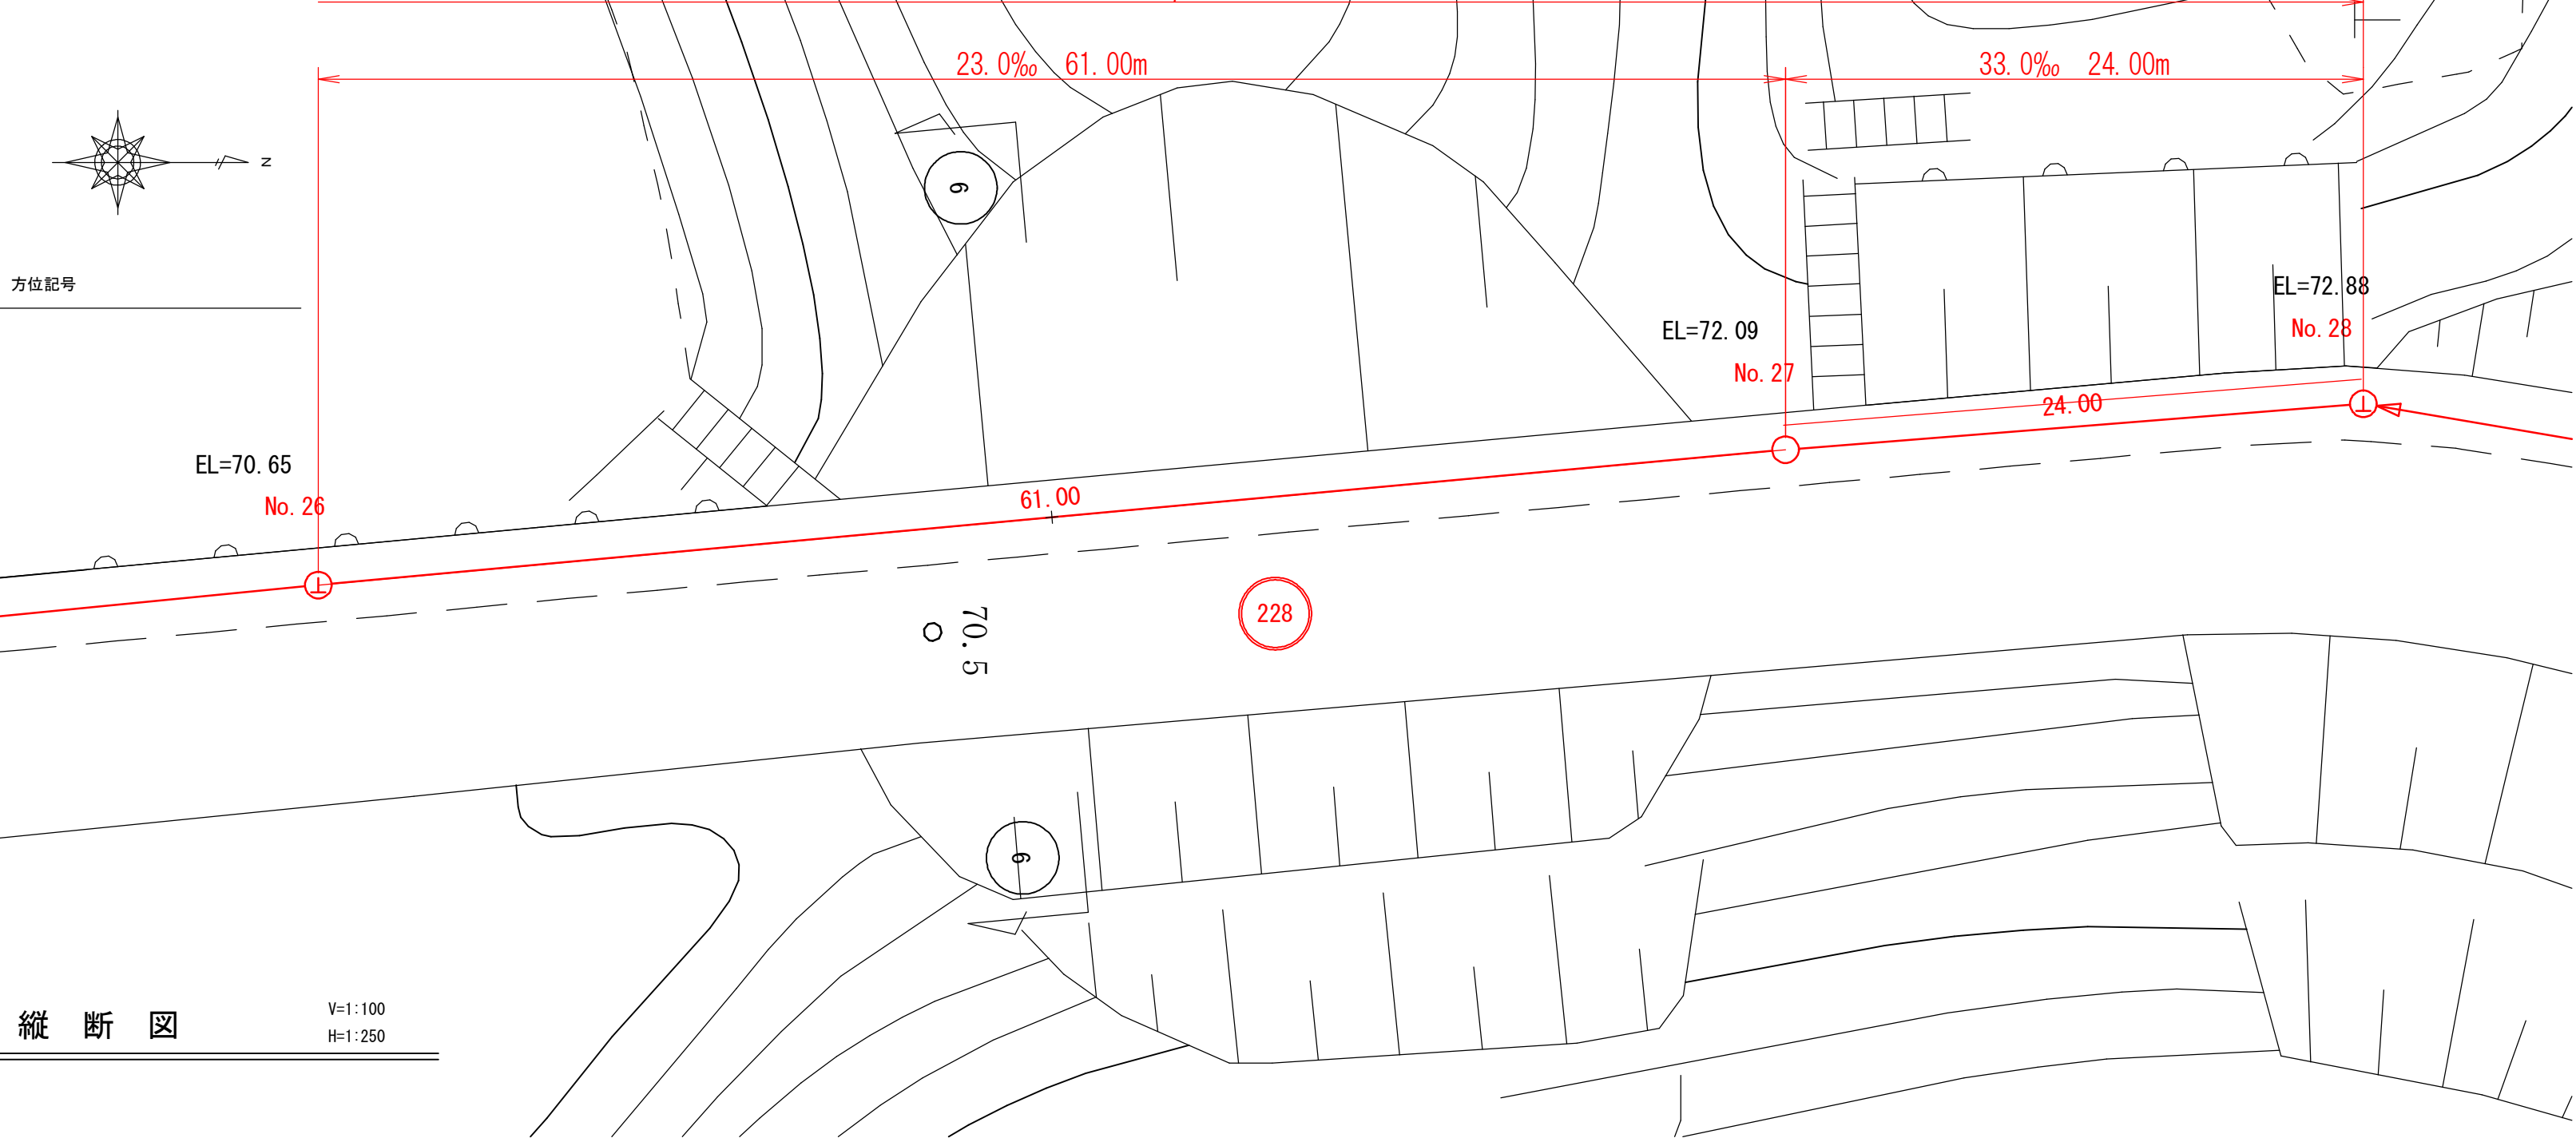


縦 断 図 V=1:100
H=1:250

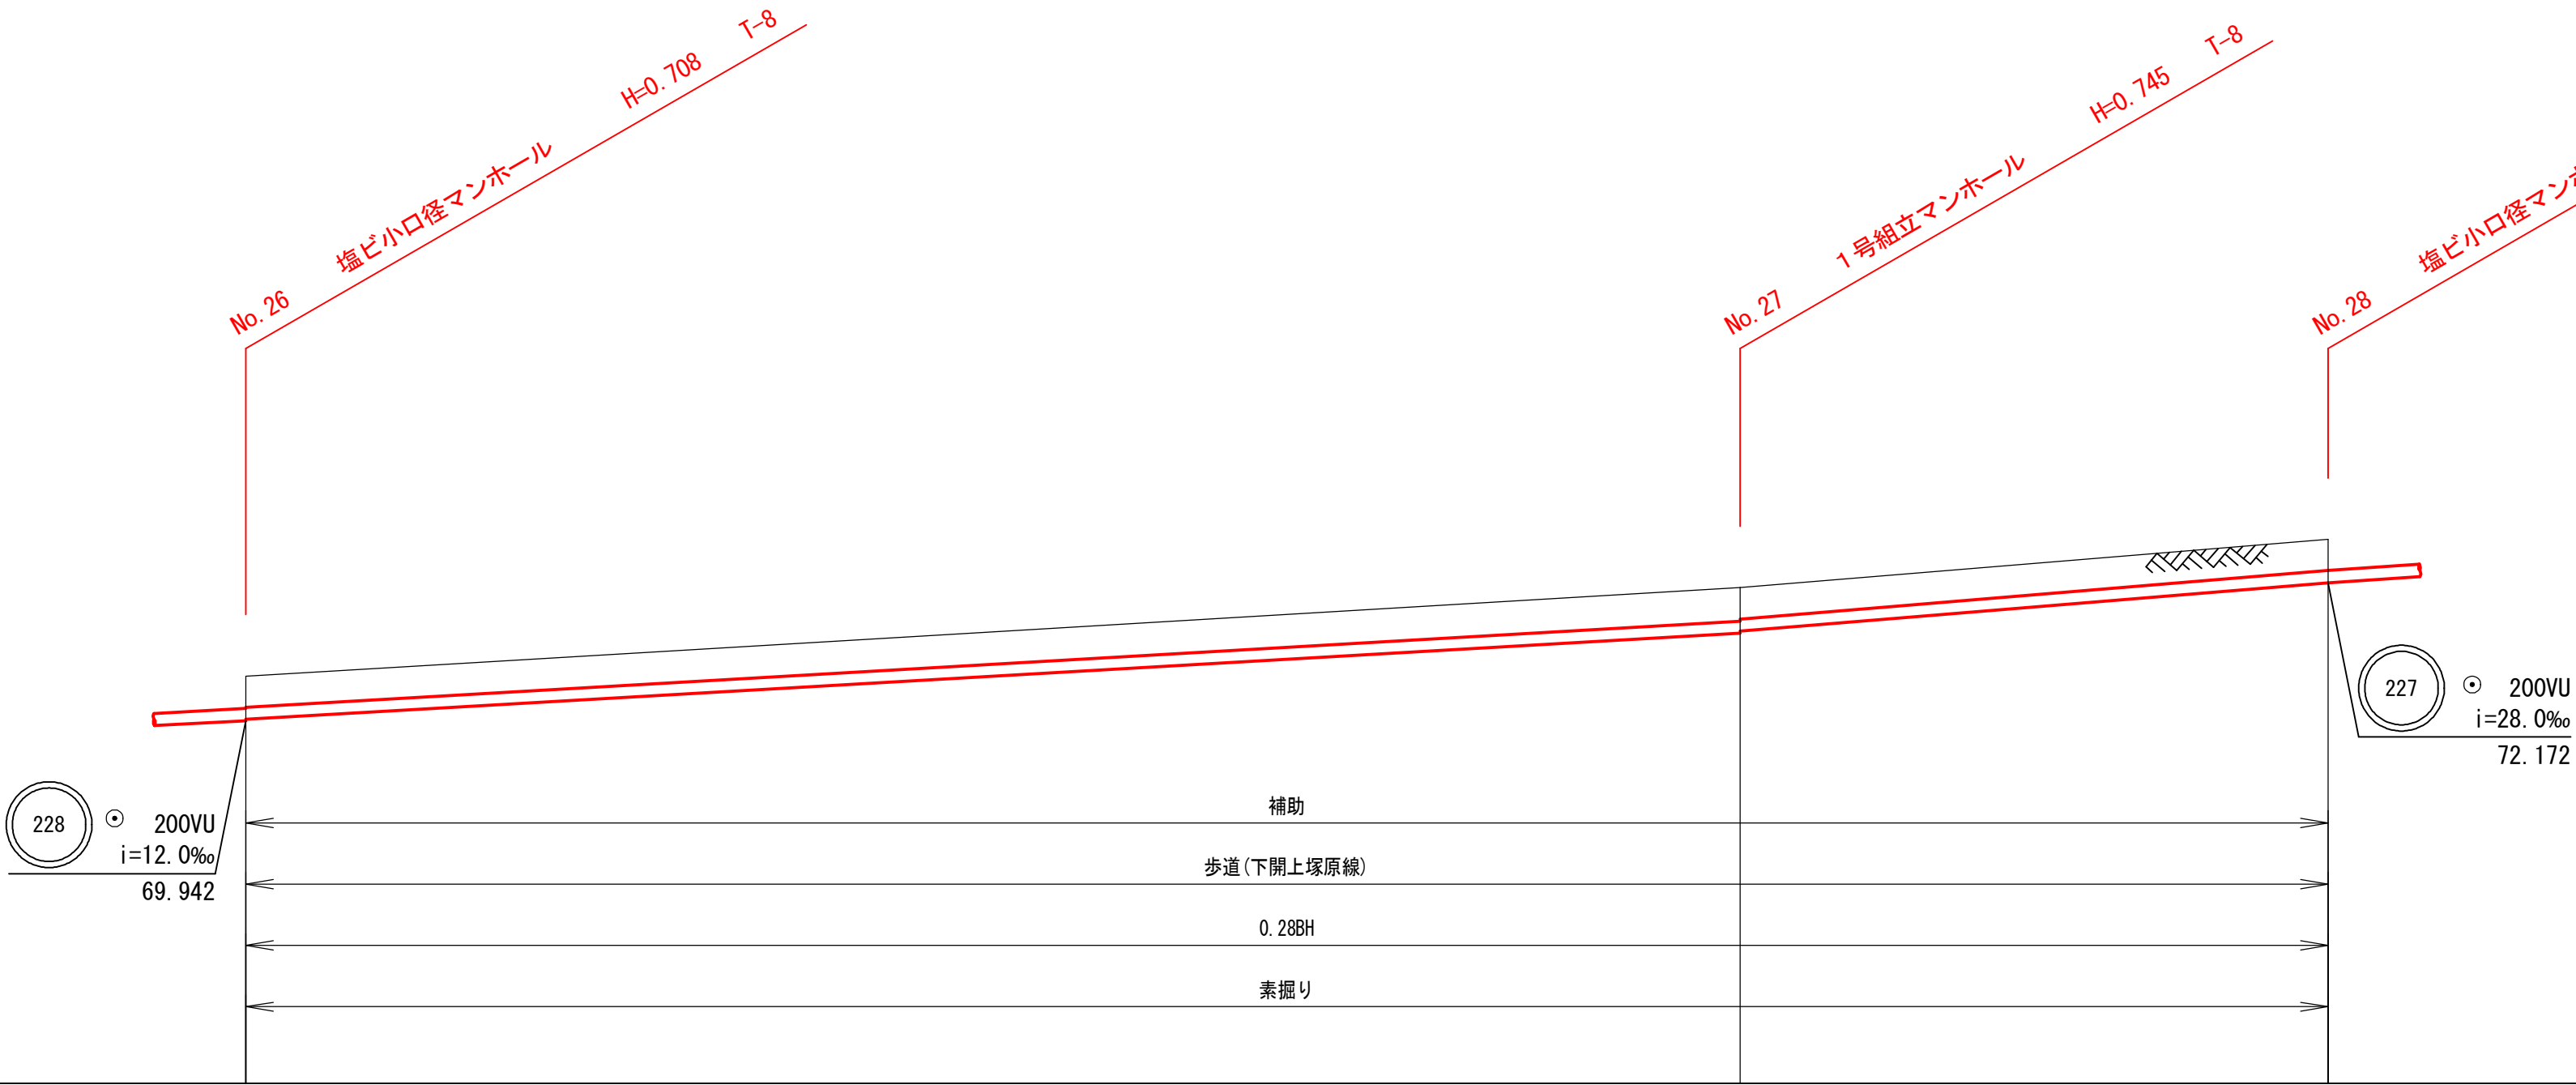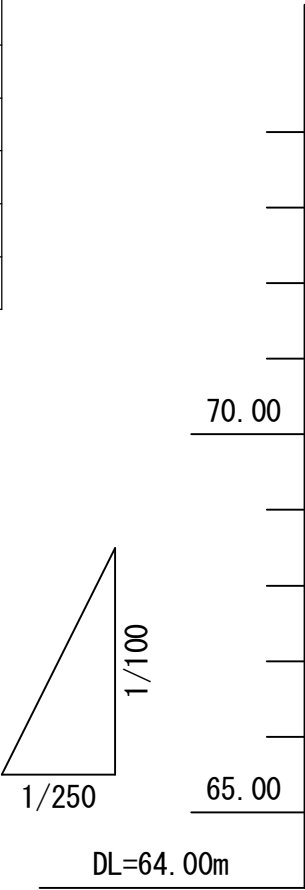

路 線 番 号	228
管 種 管 径	VU200
勾 配	23.00‰
区 間 距 離	61.00
地 盤 高	70.65
土 被 り	0.50
管 底 高	69.942
掘 削 深	0.816
追 加 距 離	0.00

横 断 図 S=1:100

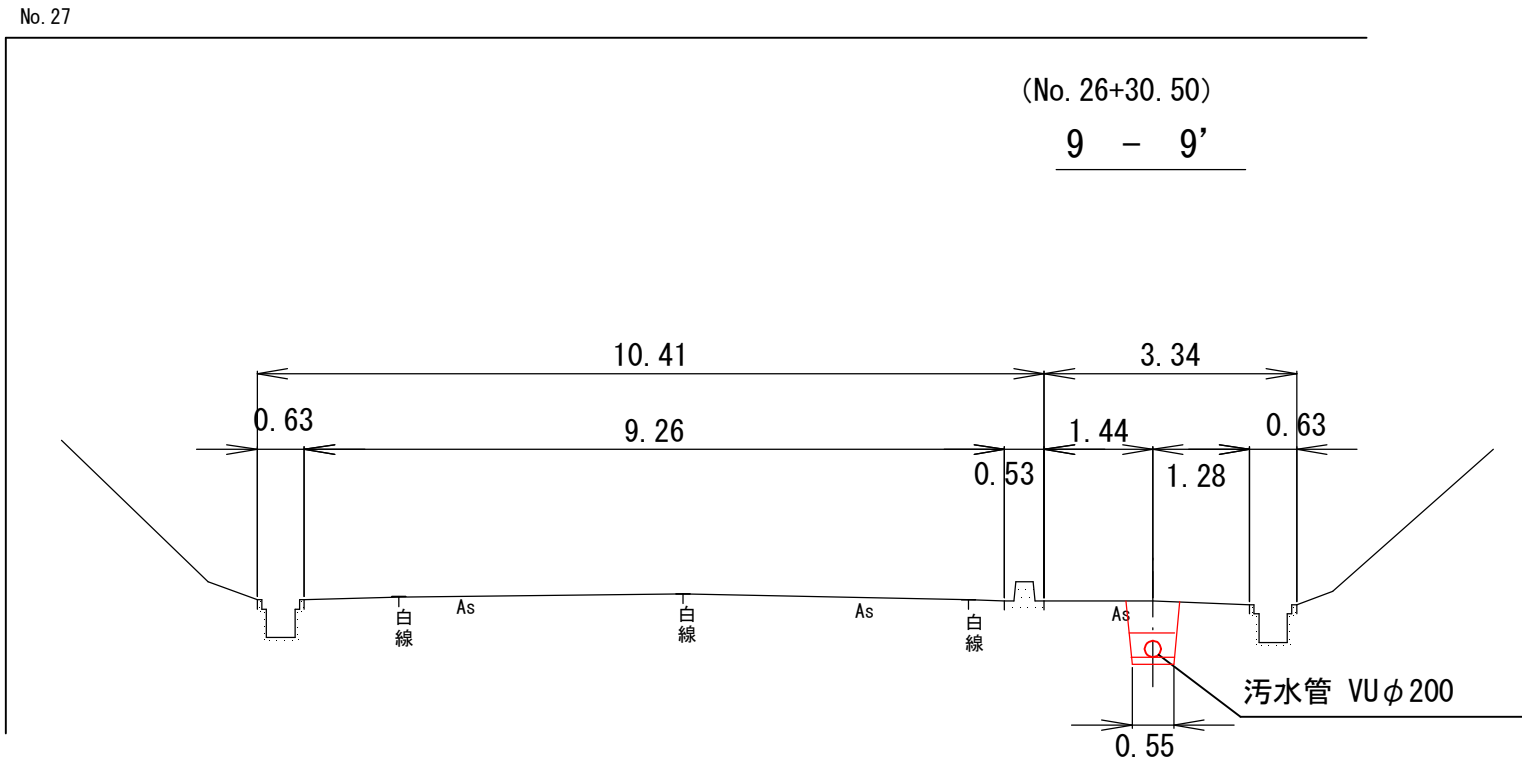

令和7年度
府中市公共下水道事業

図面
番号4 / 13

区分

種別鵜飼工業団地接続管渠埋設(その2)工事

図面
名称


平面図・縦断面図
(227)

縮尺
図示

工事場所





府中市 鵜飼町 地内

広島県府中市

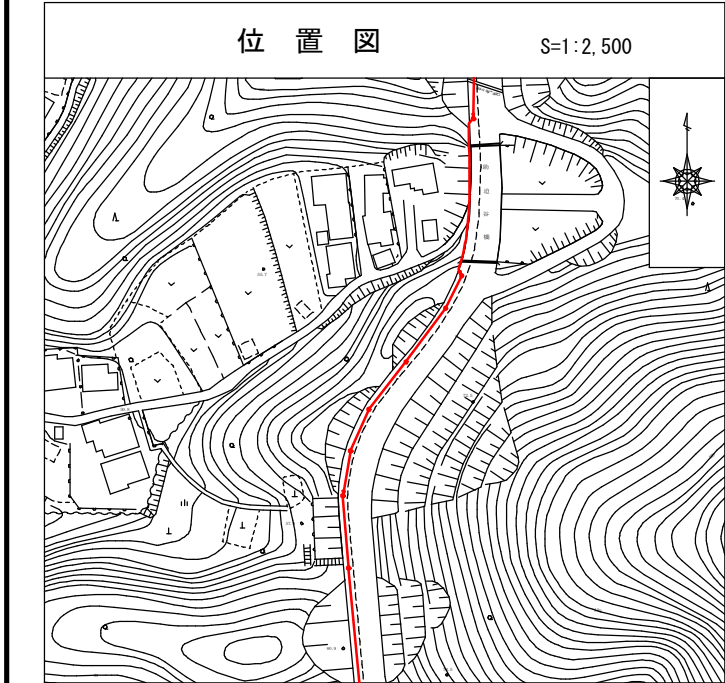


凡 例	
	汚水渠線
	汚水既設線
	雨水既設線
	雨水計画線
	雨水計画線
	汚水同一施工
	雨水同一施工
	雨水継ぎ目(新設)
	雨水継ぎ目(既設)
	汚水継ぎ目
	宅地内雨水
	キャップ止
	水 道 管
	ガ ス 管
	MTT地下ケーブル
	中 電 ケーブル
	外 割 管 付
	内 割 管 付

凡 例	
	横断マンホール
	0号横立マンホール
	1号横立マンホール
	2号横立マンホール
	3号横立マンホール
	塩ビ小口径マンホール

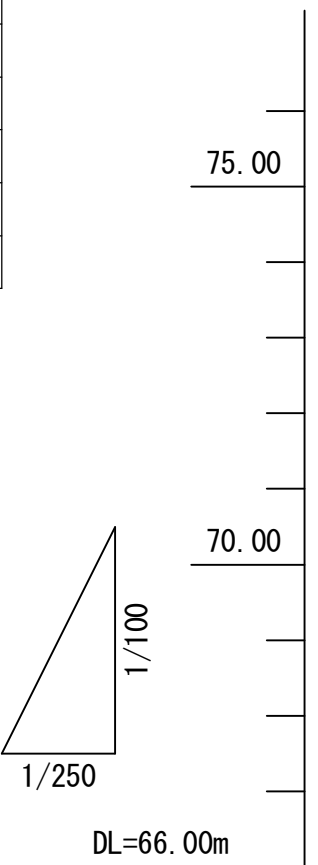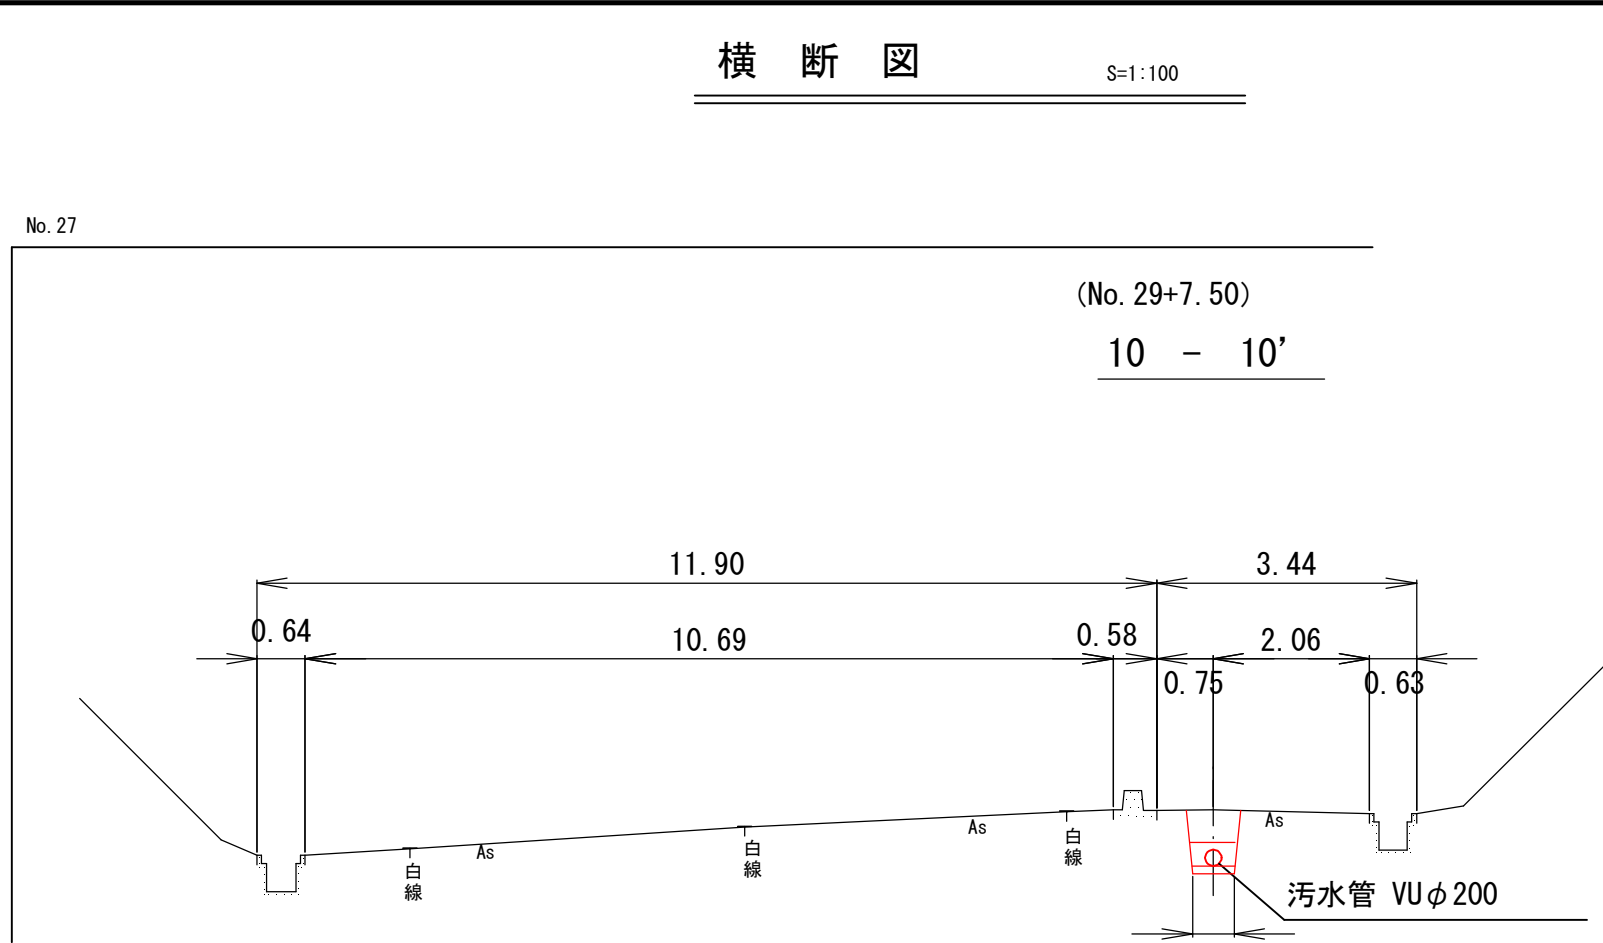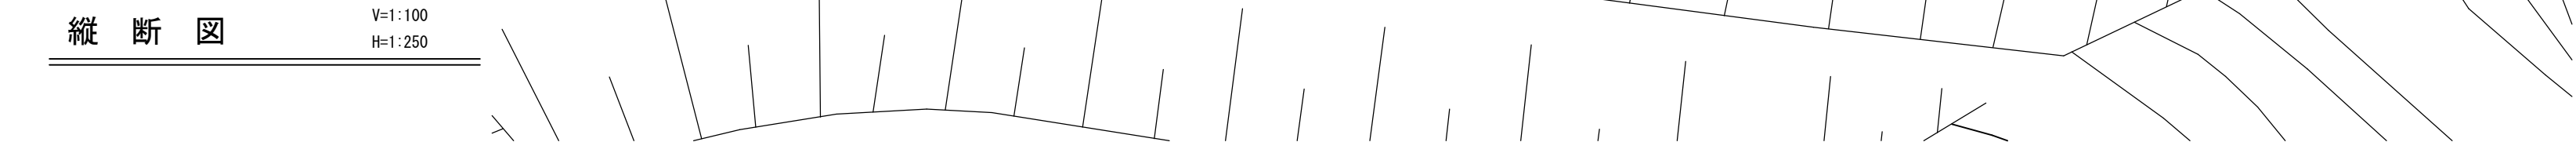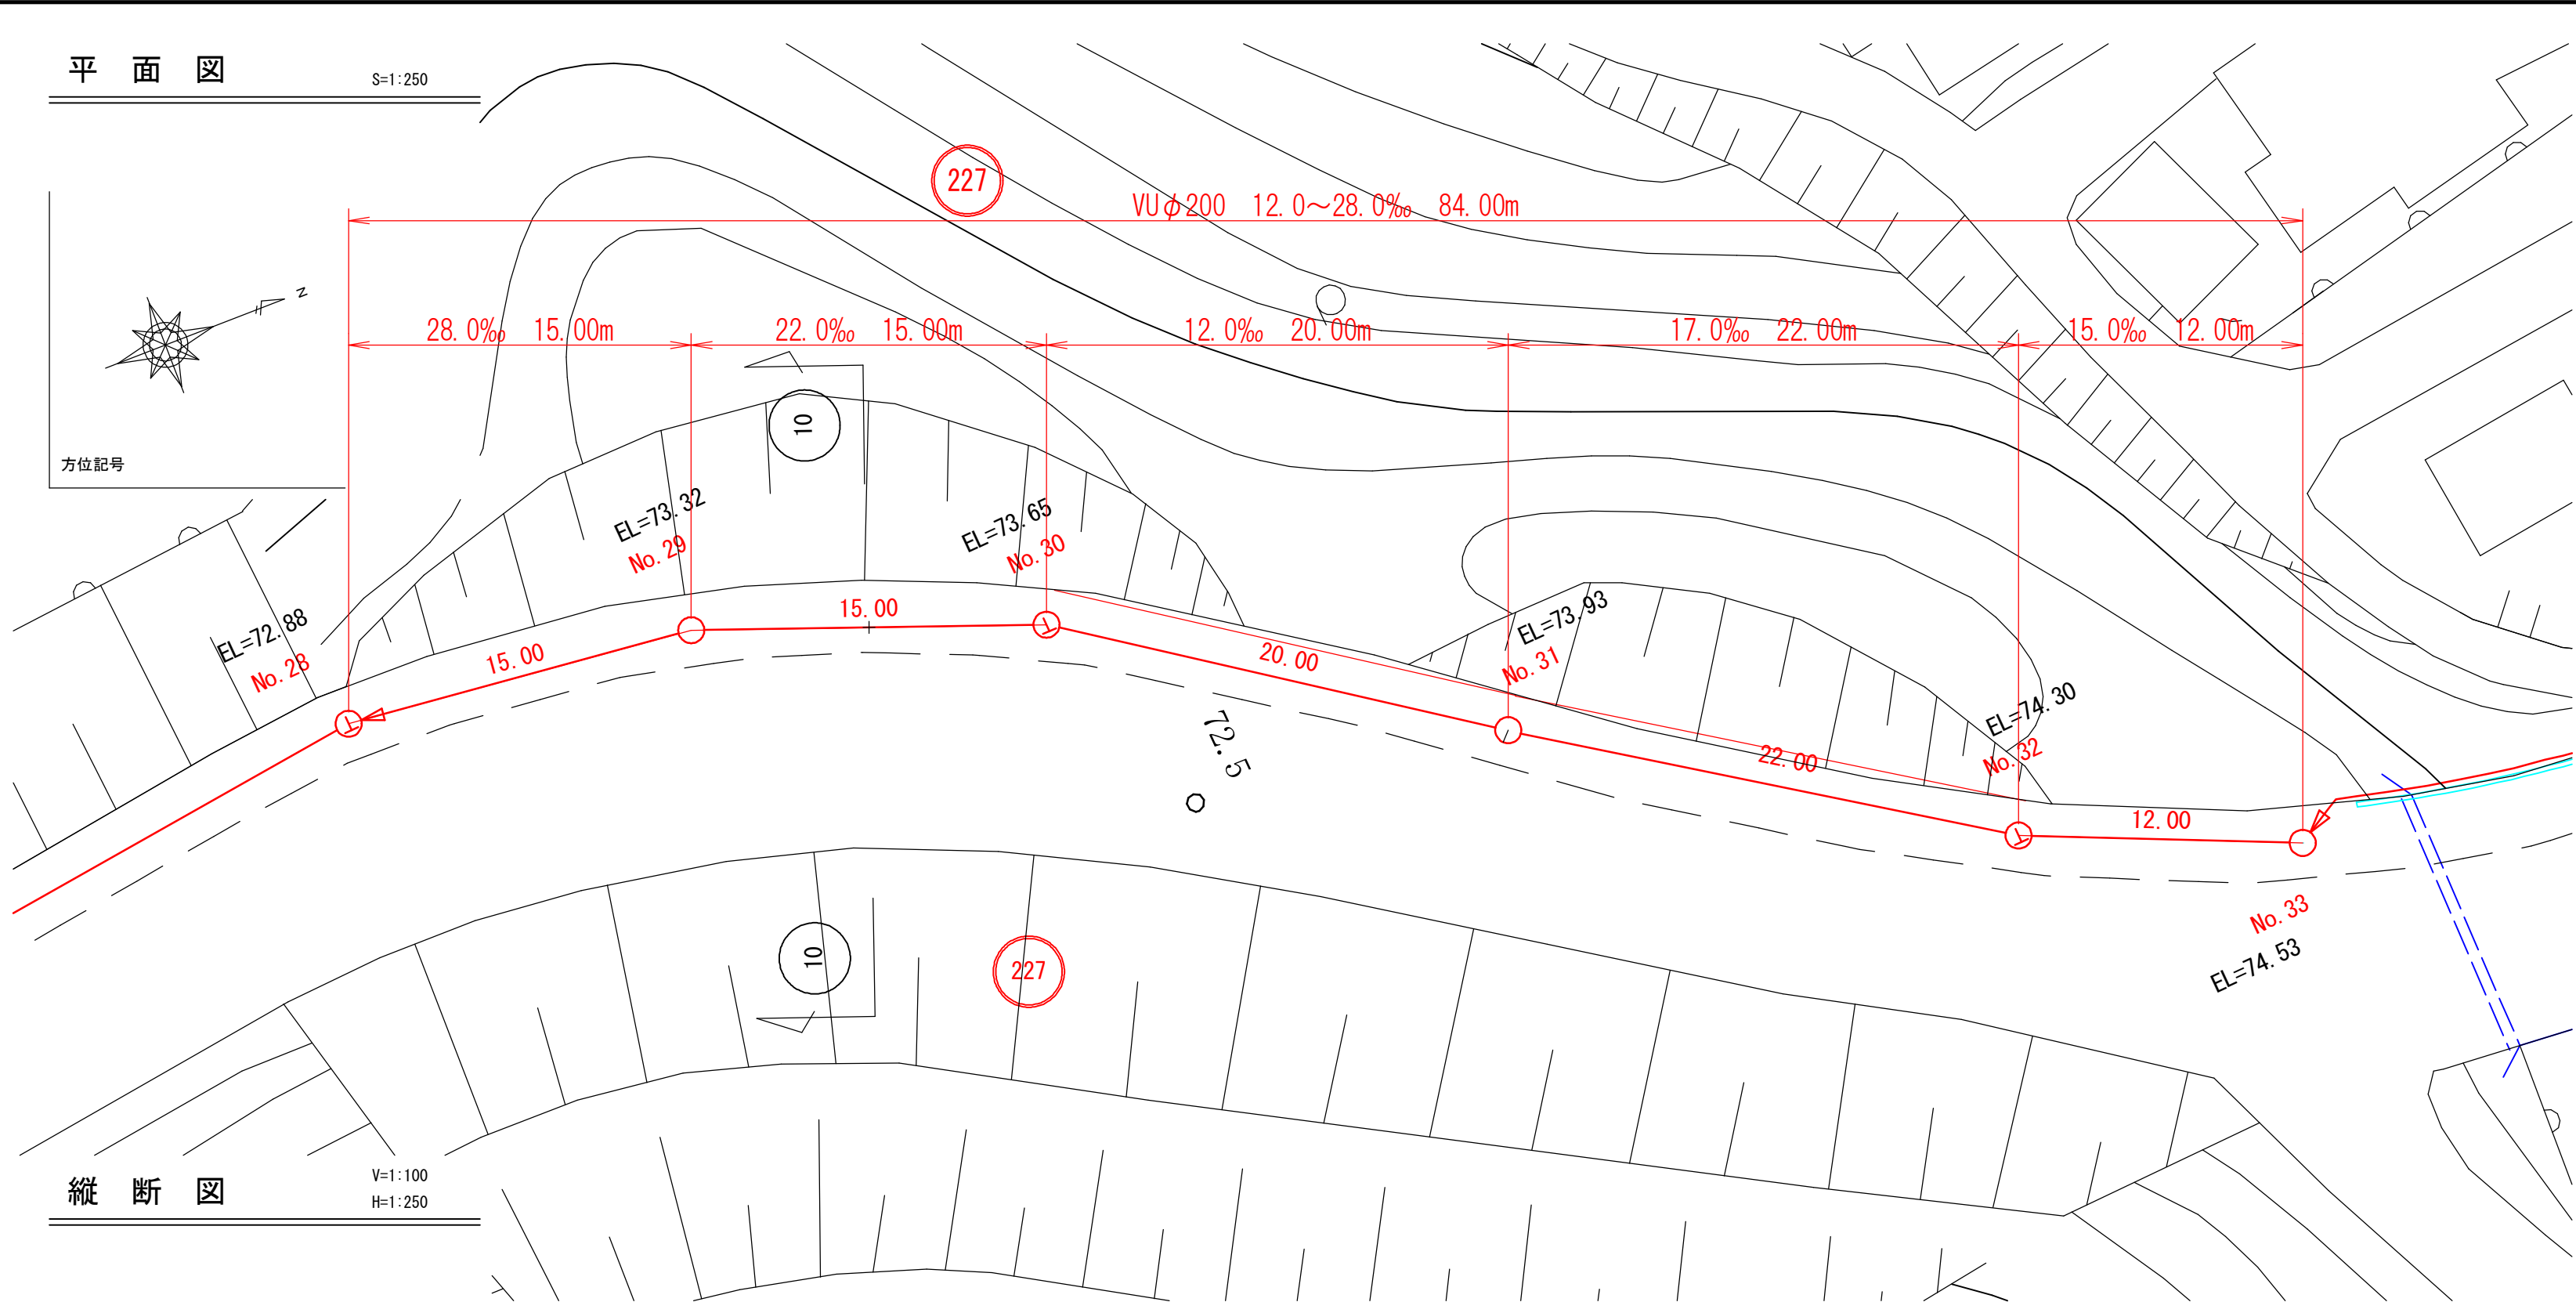





DL=66.00m	
路線番号	227
管種管径	VU200
勾配	28.00‰ 22.00‰ 12.00‰ 17.00‰ 15.00‰
区間距離	15.00 15.00 20.00 22.00 12.00
地盤高	72.88 73.32 73.65 73.93 74.30 74.53
土被り	0.50 0.52 0.50 0.54 0.50 0.55
管底高	72.172 72.592 72.612 72.942 73.182 73.216
掘削深	0.816 0.816 0.816 0.816 0.816 0.866
追加距離	0.00 15.00 30.00 50.00 72.00 84.00

令和 7 年 度		図面 番号	5 13
府中市公共下水道事業			
区 分			
種 別	鵜飼工業団地接続管渠埋設（その2）工事		
図 面 名 称	平面図・縦断面図・横断面図 (226)	縮 尺 図 示	
工事場所	府中市 鵜飼町 地内		
広島県府中市			

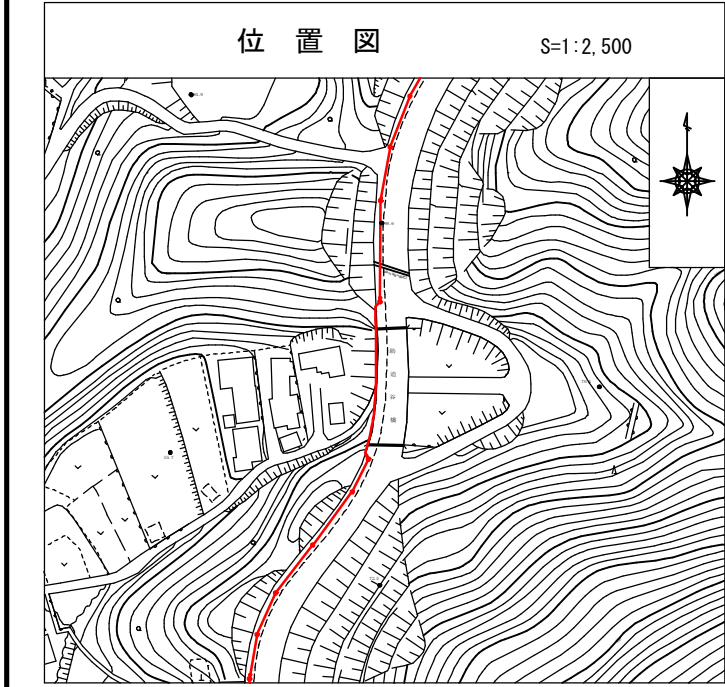

凡 例	
	汚水渠線
	汚水既設線
	雨水既設線
	汚水計画線
	雨水計画線
	汚水渠工事
	雨水渠工事
	雨水継ぎ目 (新設)
	雨水継ぎ目 (既設)
	汚水継ぎ目
	宅地内雨水
	キャップ止
	水 道 管
	ガ ス 管
	MT 地下ケーブル
	中 電 ケーブル
	外 割 管 付
	内 割 管 付

凡 例	
	橋脚埋立マンホール
	0号埋立マンホール
	1号埋立マンホール
	2号埋立マンホール
	3号埋立マンホール
	並行埋立マンホール

 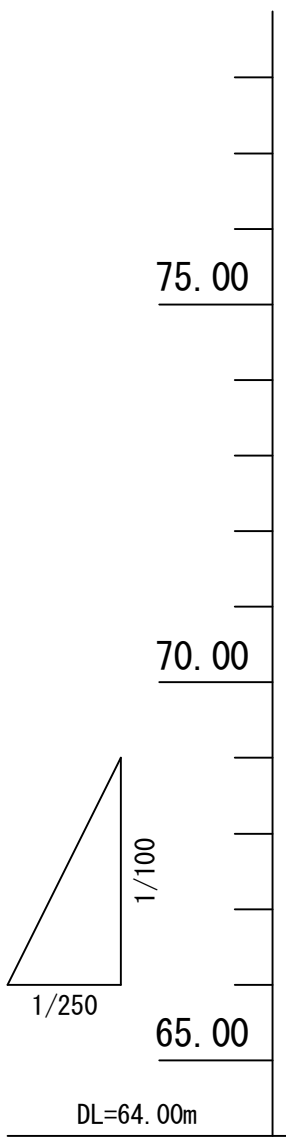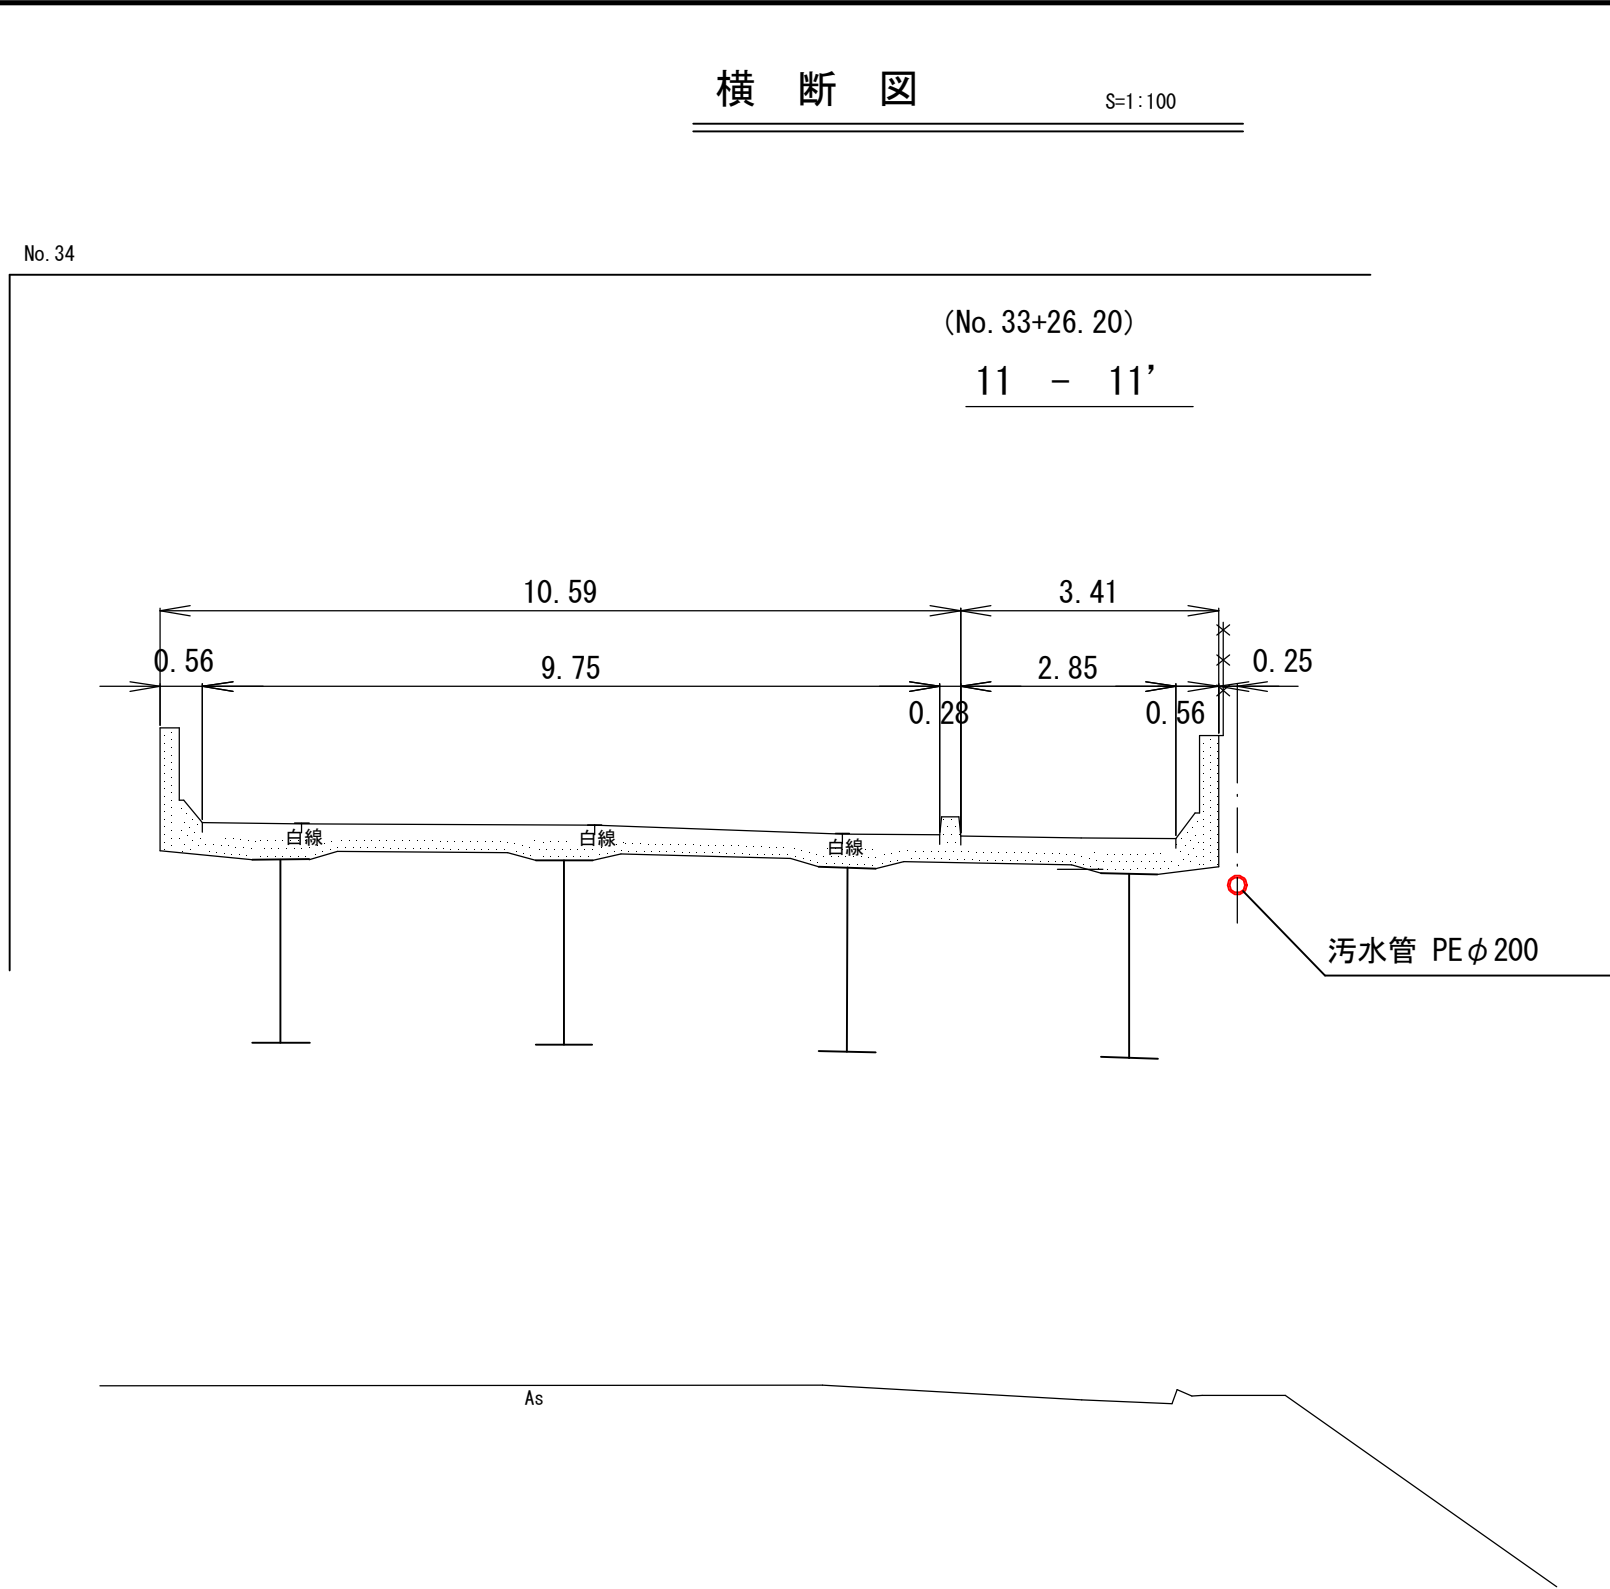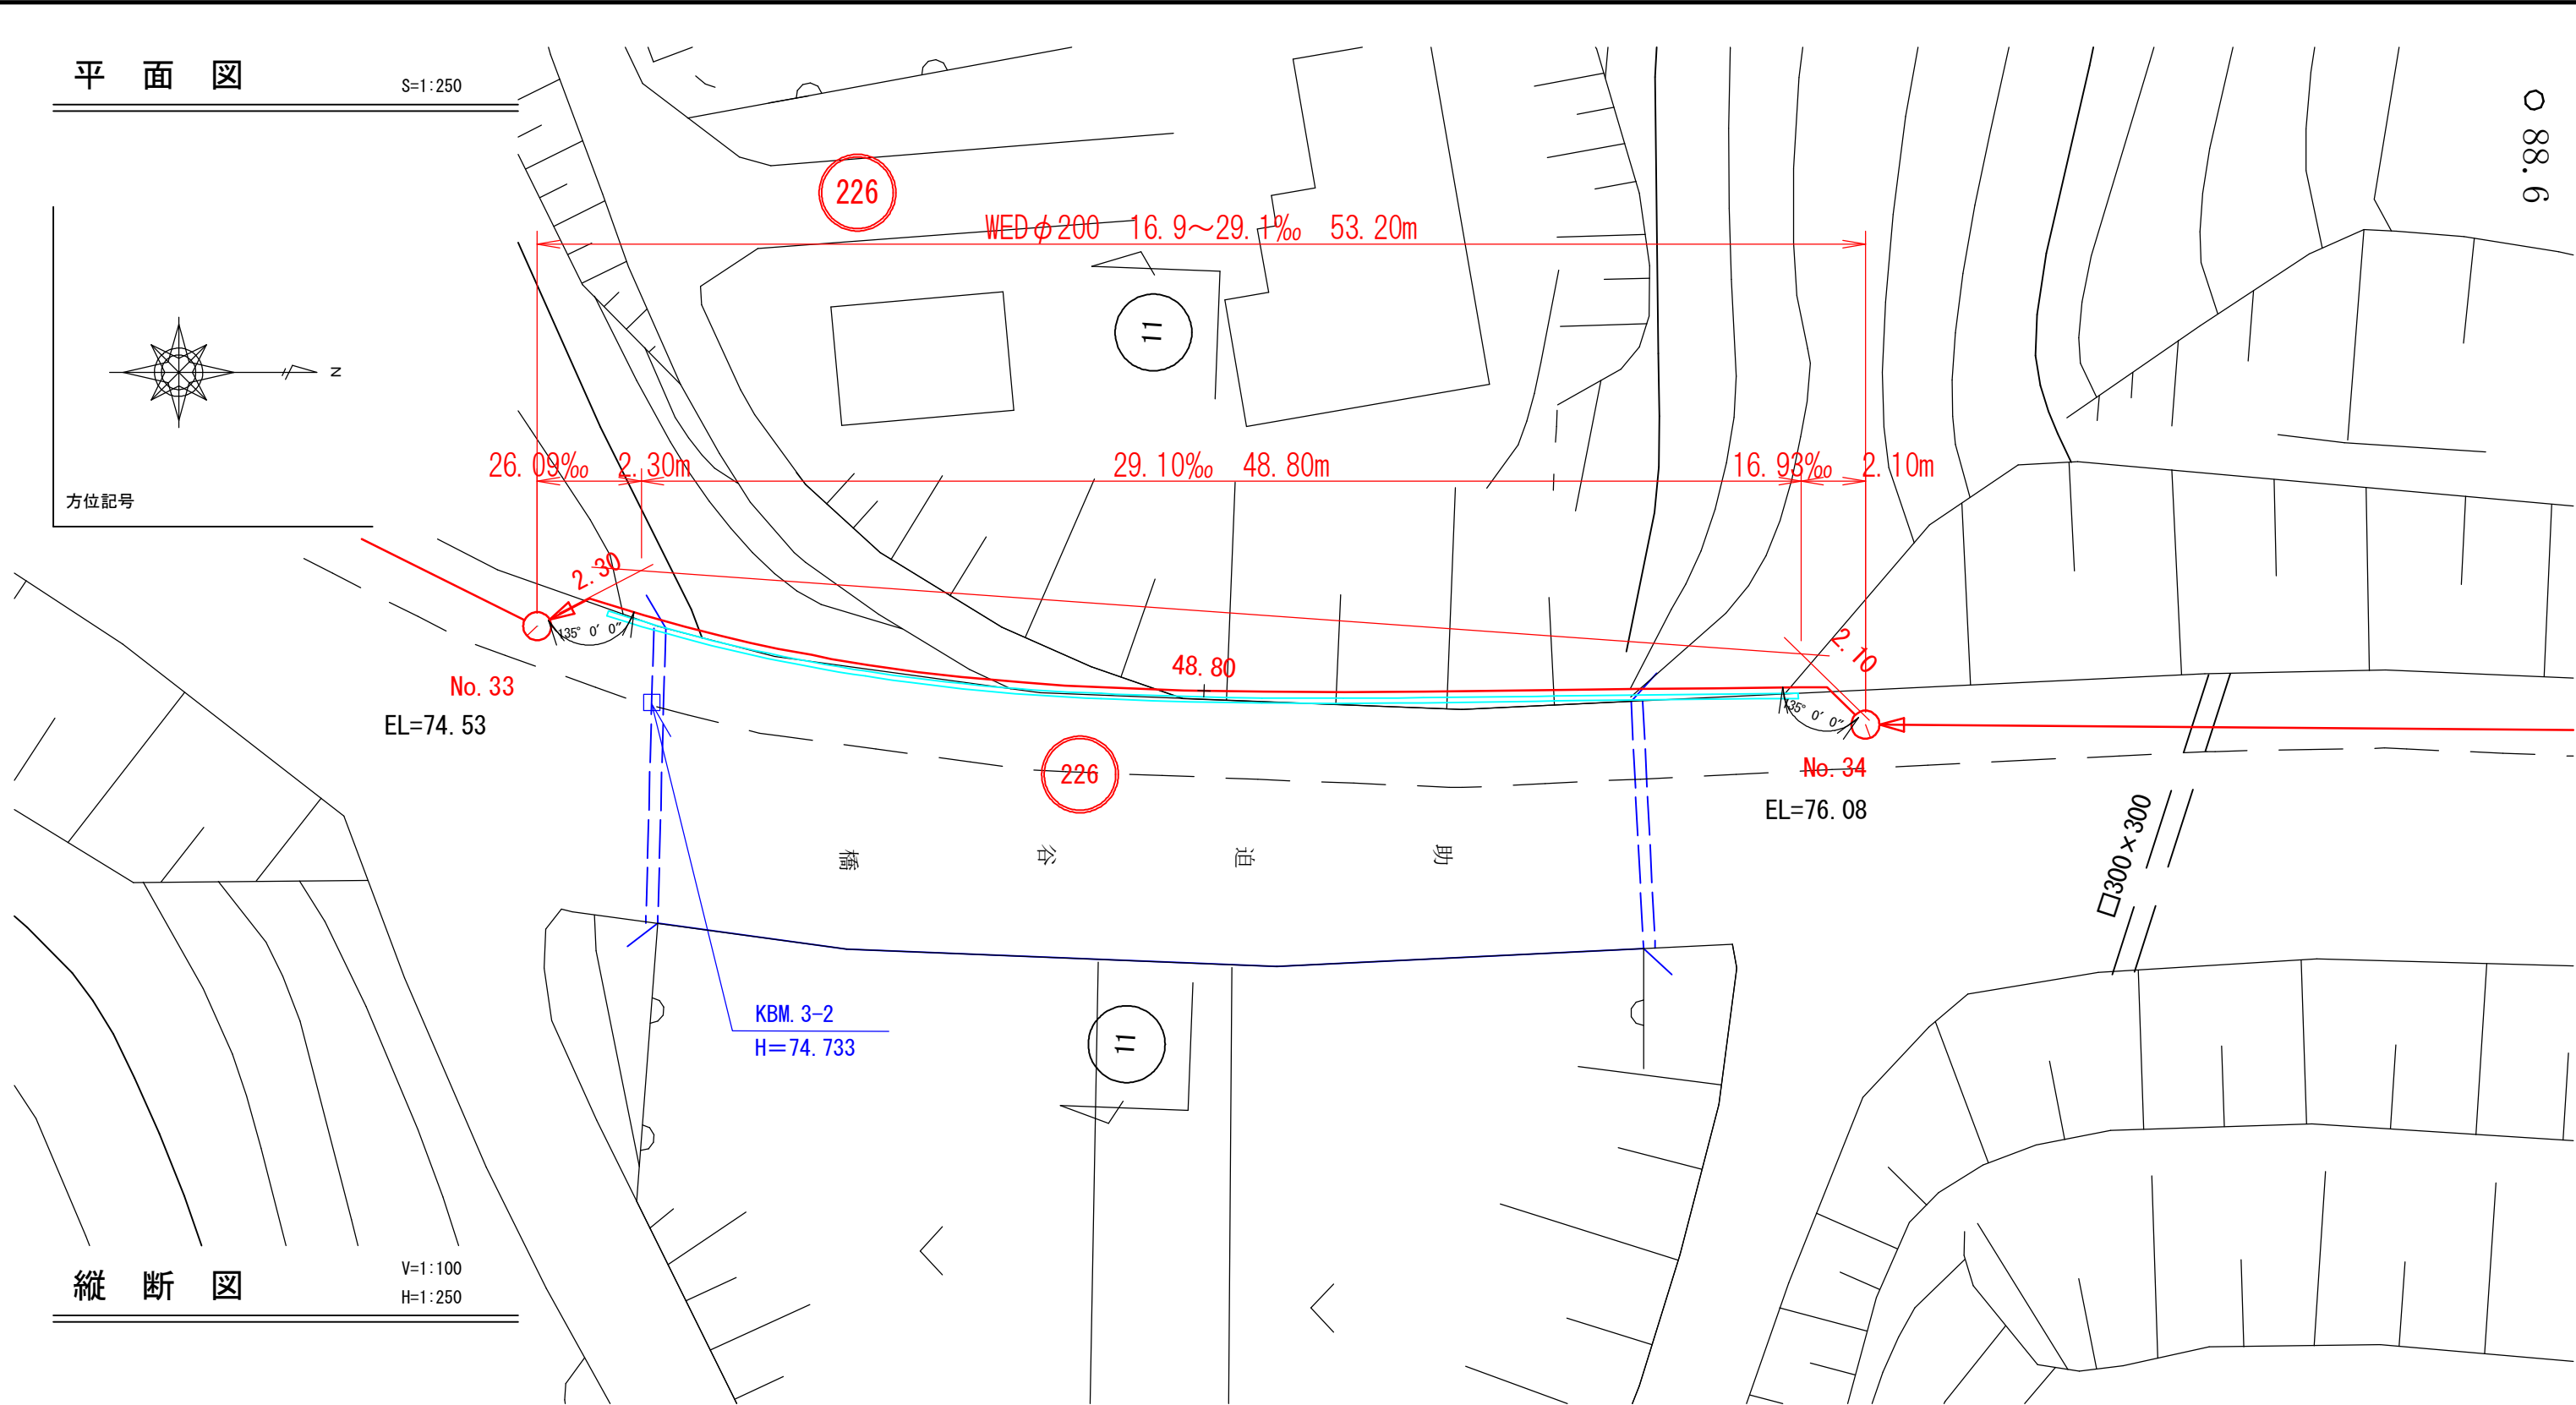

路線番号	226
管種管径	mm WED200
勾配	% 26.09‰ 29.10‰ 16.93‰
区間距離	m 2.30 48.80 2.10
地盤高	m 74.53 74.59 76.01 76.08
土被り	m 0.50 0.50 0.50 0.53
管底高	m 73.798 73.858 75.278 75.314
掘削深	m 0.751 0.751 0.751 0.785
追加距離	m 0.00 2.30 51.10 53.20

令和7年度
府中市公共下水道事業

図面
番号
6
13

区分

種別

図面
名称

工事場所

鵜飼工業団地接続管渠埋設(その2)工事

平面図・縦断面図
(225)

縮尺
図示





府中市 鵜飼町 地内

広島県府中市




凡 例	
	汚 水 渠 線
	汚 水 既 設
	雨 水 既 設
	汚 水 計 画
	雨 水 計 画
	汚 水 同 一 施 工
	雨 水 同 一 施 工
	雨水継取付 (新設)
	雨水継取付 (既設)
	汚 水 継 取 付
	宅 地 内 雨 水
	キ ャ ッ プ 止
	水 道 管
	ガ ス 管
	MTT 地下ケーブル
	中 電 ケーブル
	外 割 管 付
	内 割 管 付

凡 例	
	横断縦立マンホール
	0号縦立マンホール
	1号縦立マンホール
	2号縦立マンホール
	3号縦立マンホール
	塩ビ小口径マンホール

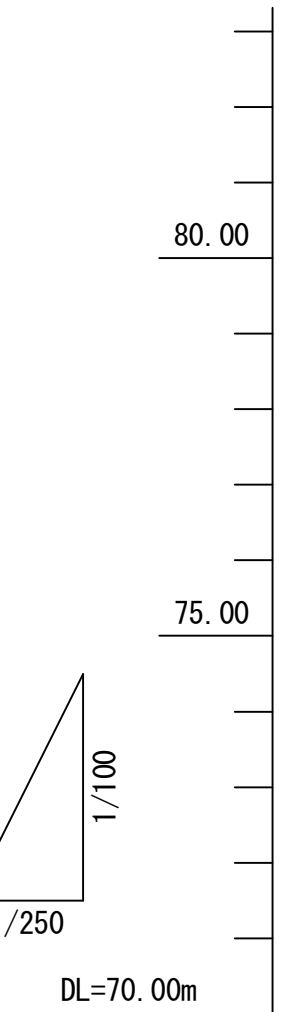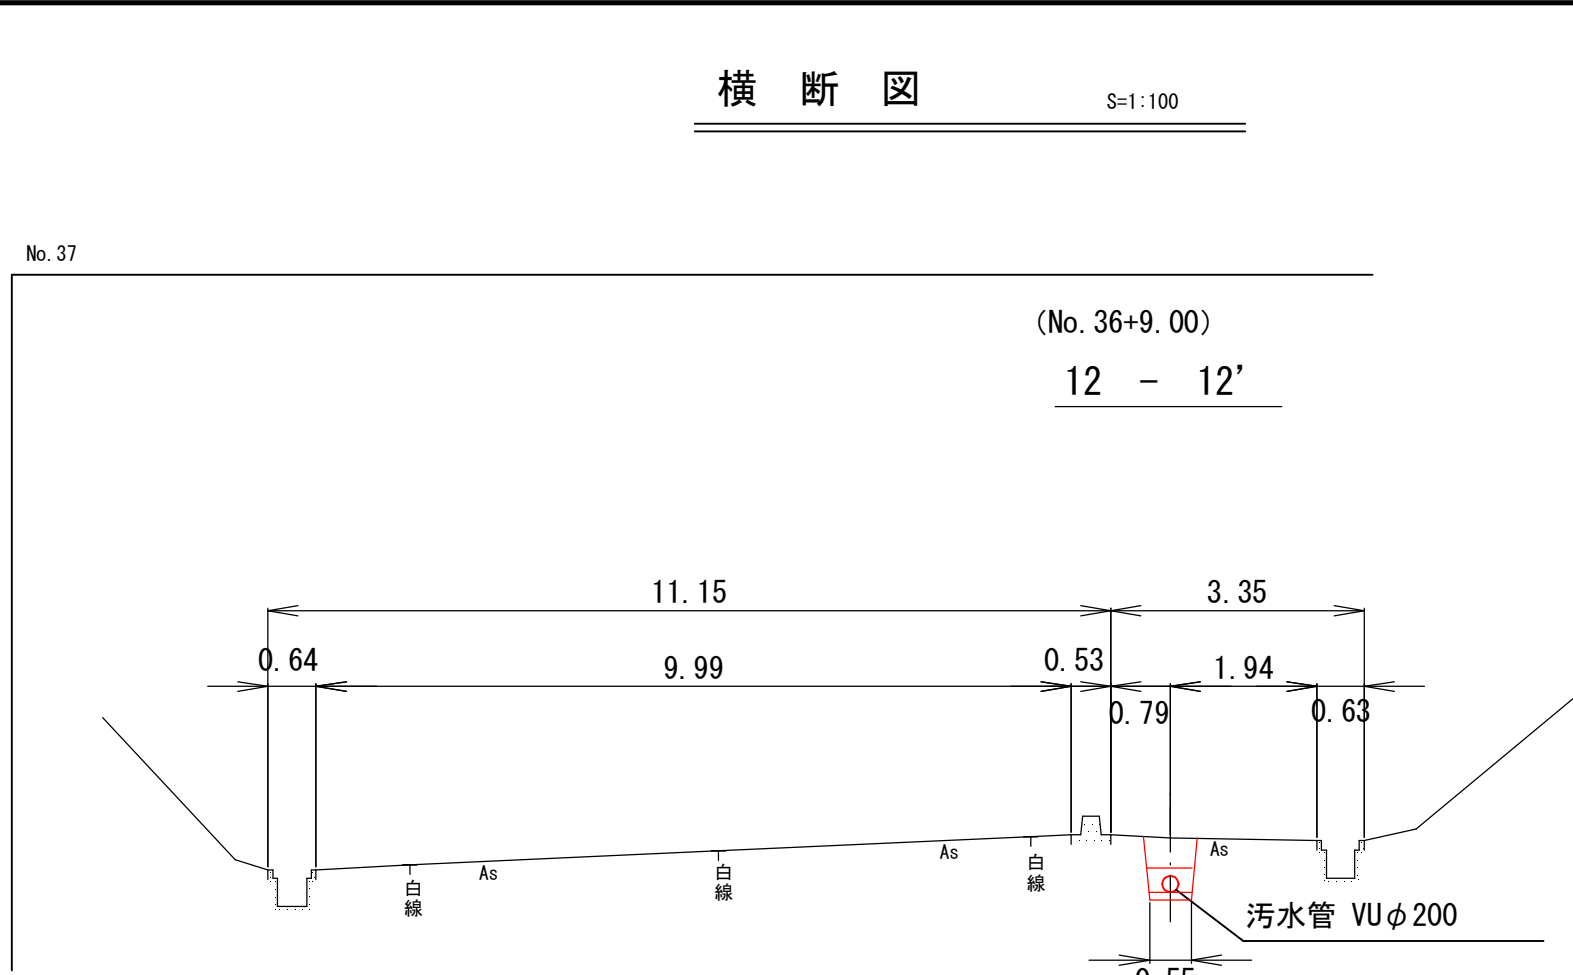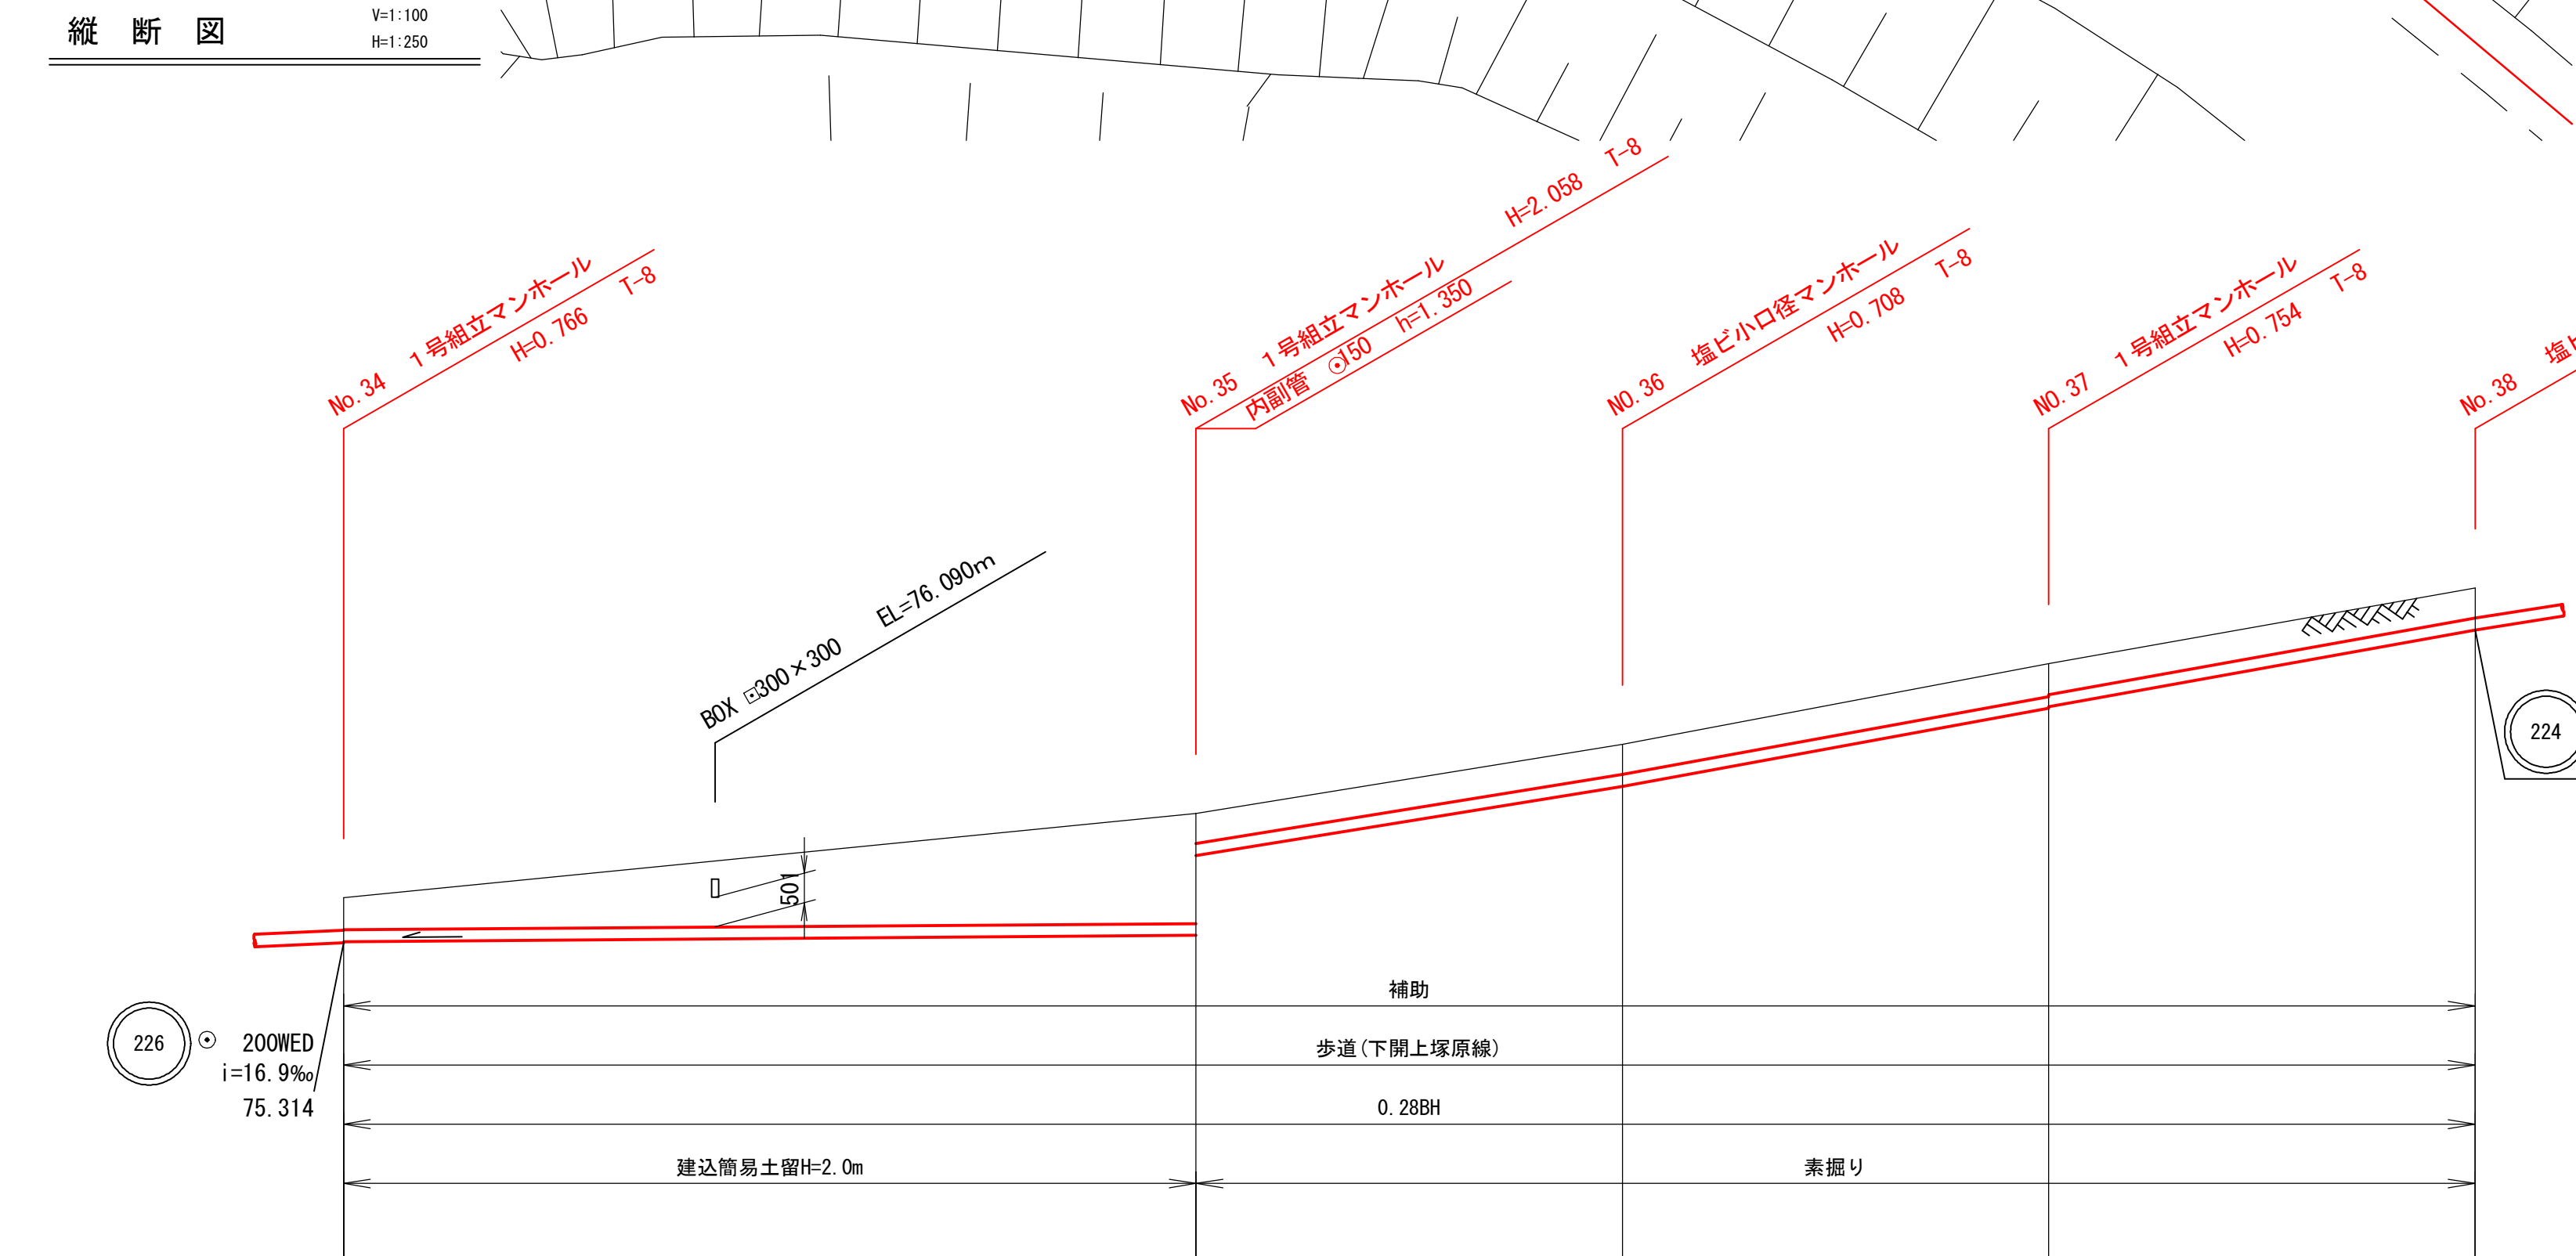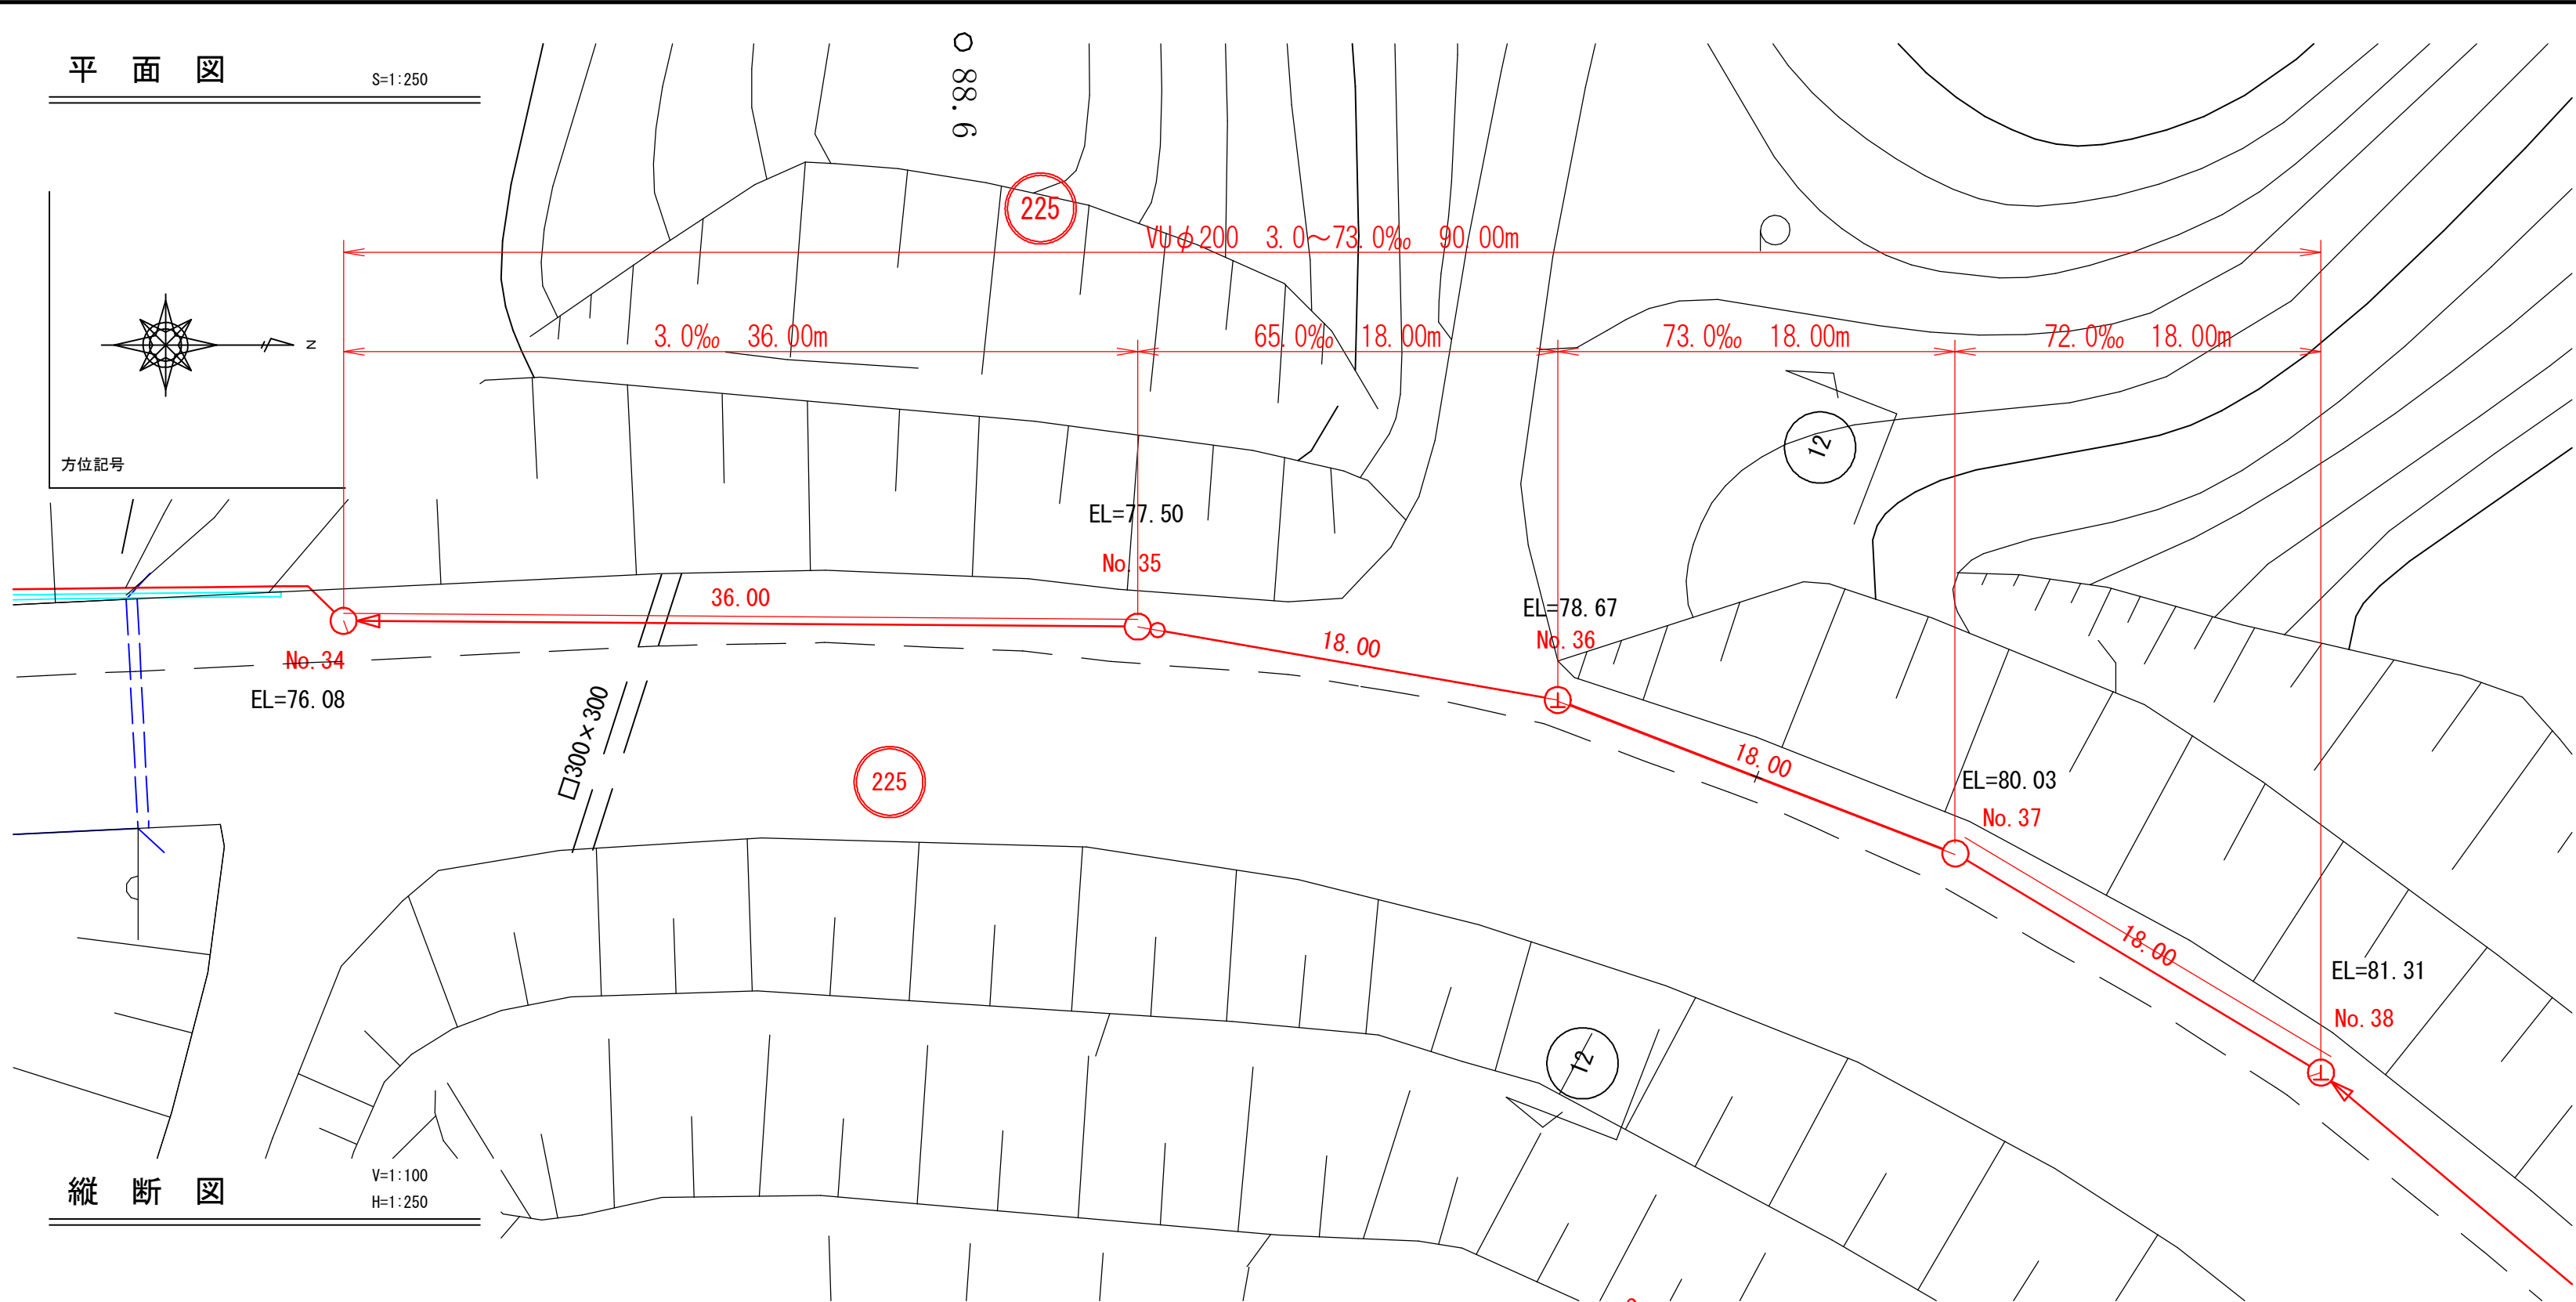





路線番号	管種管径	勾配	区間距離	地盤高	土被り	管底高	掘削深	追加距離
225	VU200	3.00‰	36.00	76.08	0.54	75.334	0.854	0.00
		65.00‰	18.00	77.50	1.85	75.442	2.166	36.00
		73.00‰	18.00	78.67	0.50	77.962	0.816	54.00
		72.00‰	18.00	80.03	0.55	79.276	0.862	72.00
				81.31	0.50	80.602	0.816	90.00

令和7年度		図面 番号	7 / 13
府中市公共下水道事業			
区分			
種別	鶴飼工業団地接続管渠埋設(その2)工事		
図面 名称	平面図・縦断面図・横断面図 (224)	縮尺	図示
工事場所	府中市 鶴飼町 地内		
広島県府中市			

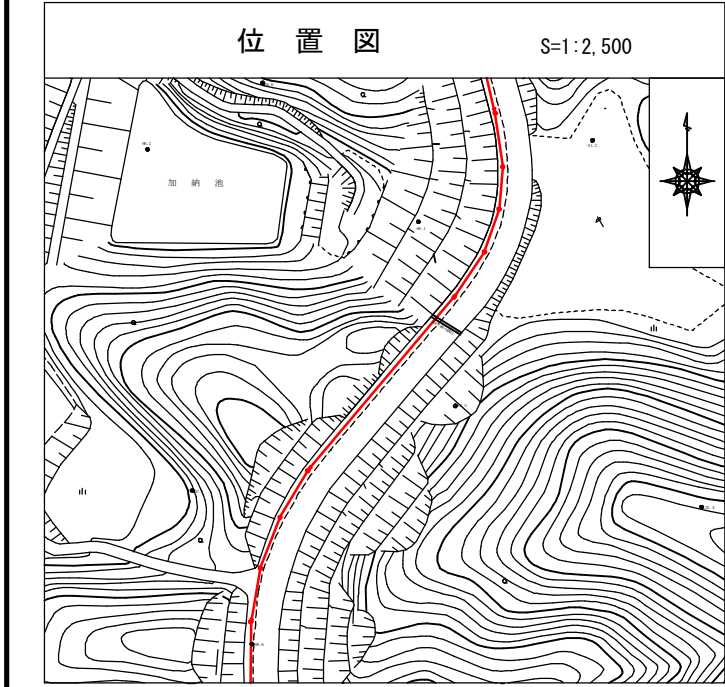


凡 例	
	汚 水 渠 線
	汚 水 既 設
	開 水 既 設
	汚 水 計 画
	開 水 計 画
	汚 水 同 一 施 工
	開 水 同 一 施 工
	雨水採取付〔新設〕
	雨水採取付〔既設〕
	汚 水 幹 線 付
	宅 地 内 雨 水
	キ ャ ッ プ 止
	水 道 管
	ガ ス 管
	MTT 地下ケーブル
	中 電 ケーブル
	外 割 管 付
	内 割 管 付

凡 例	
	横断線立マンホール
	0号線立マンホール
	1号線立マンホール
	2号線立マンホール
	3号線立マンホール
	塩ビパイプマンホール

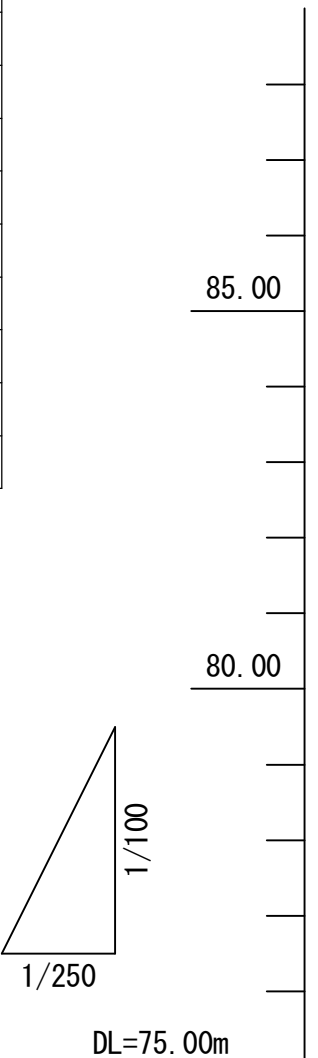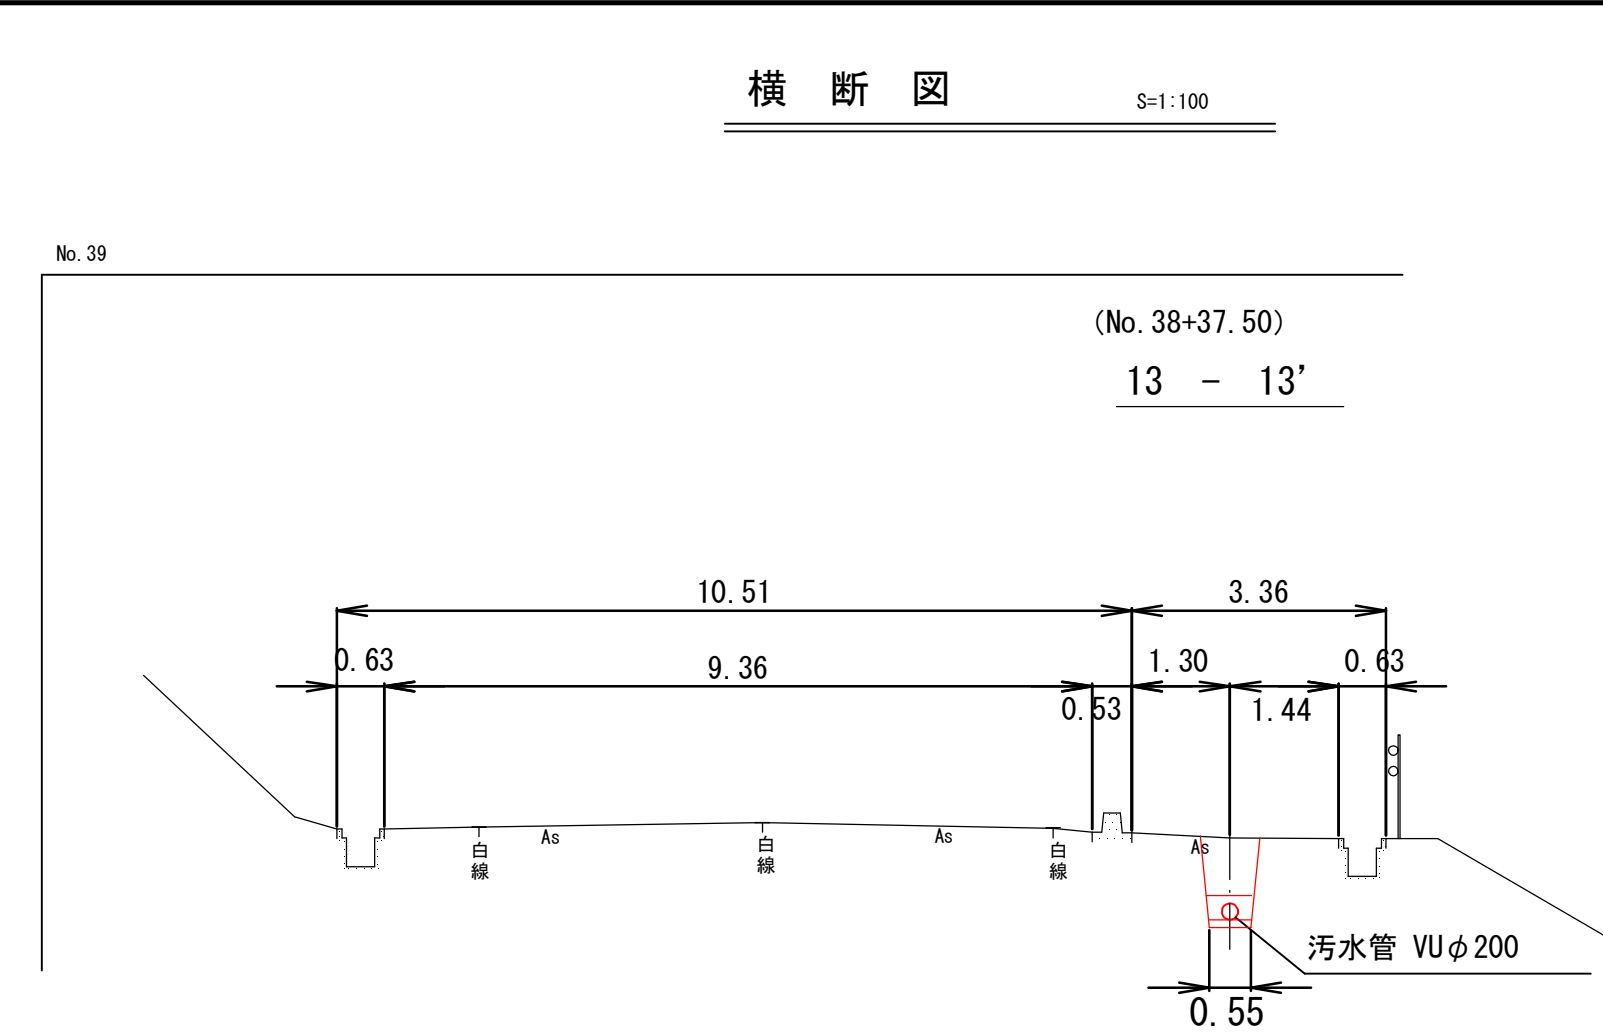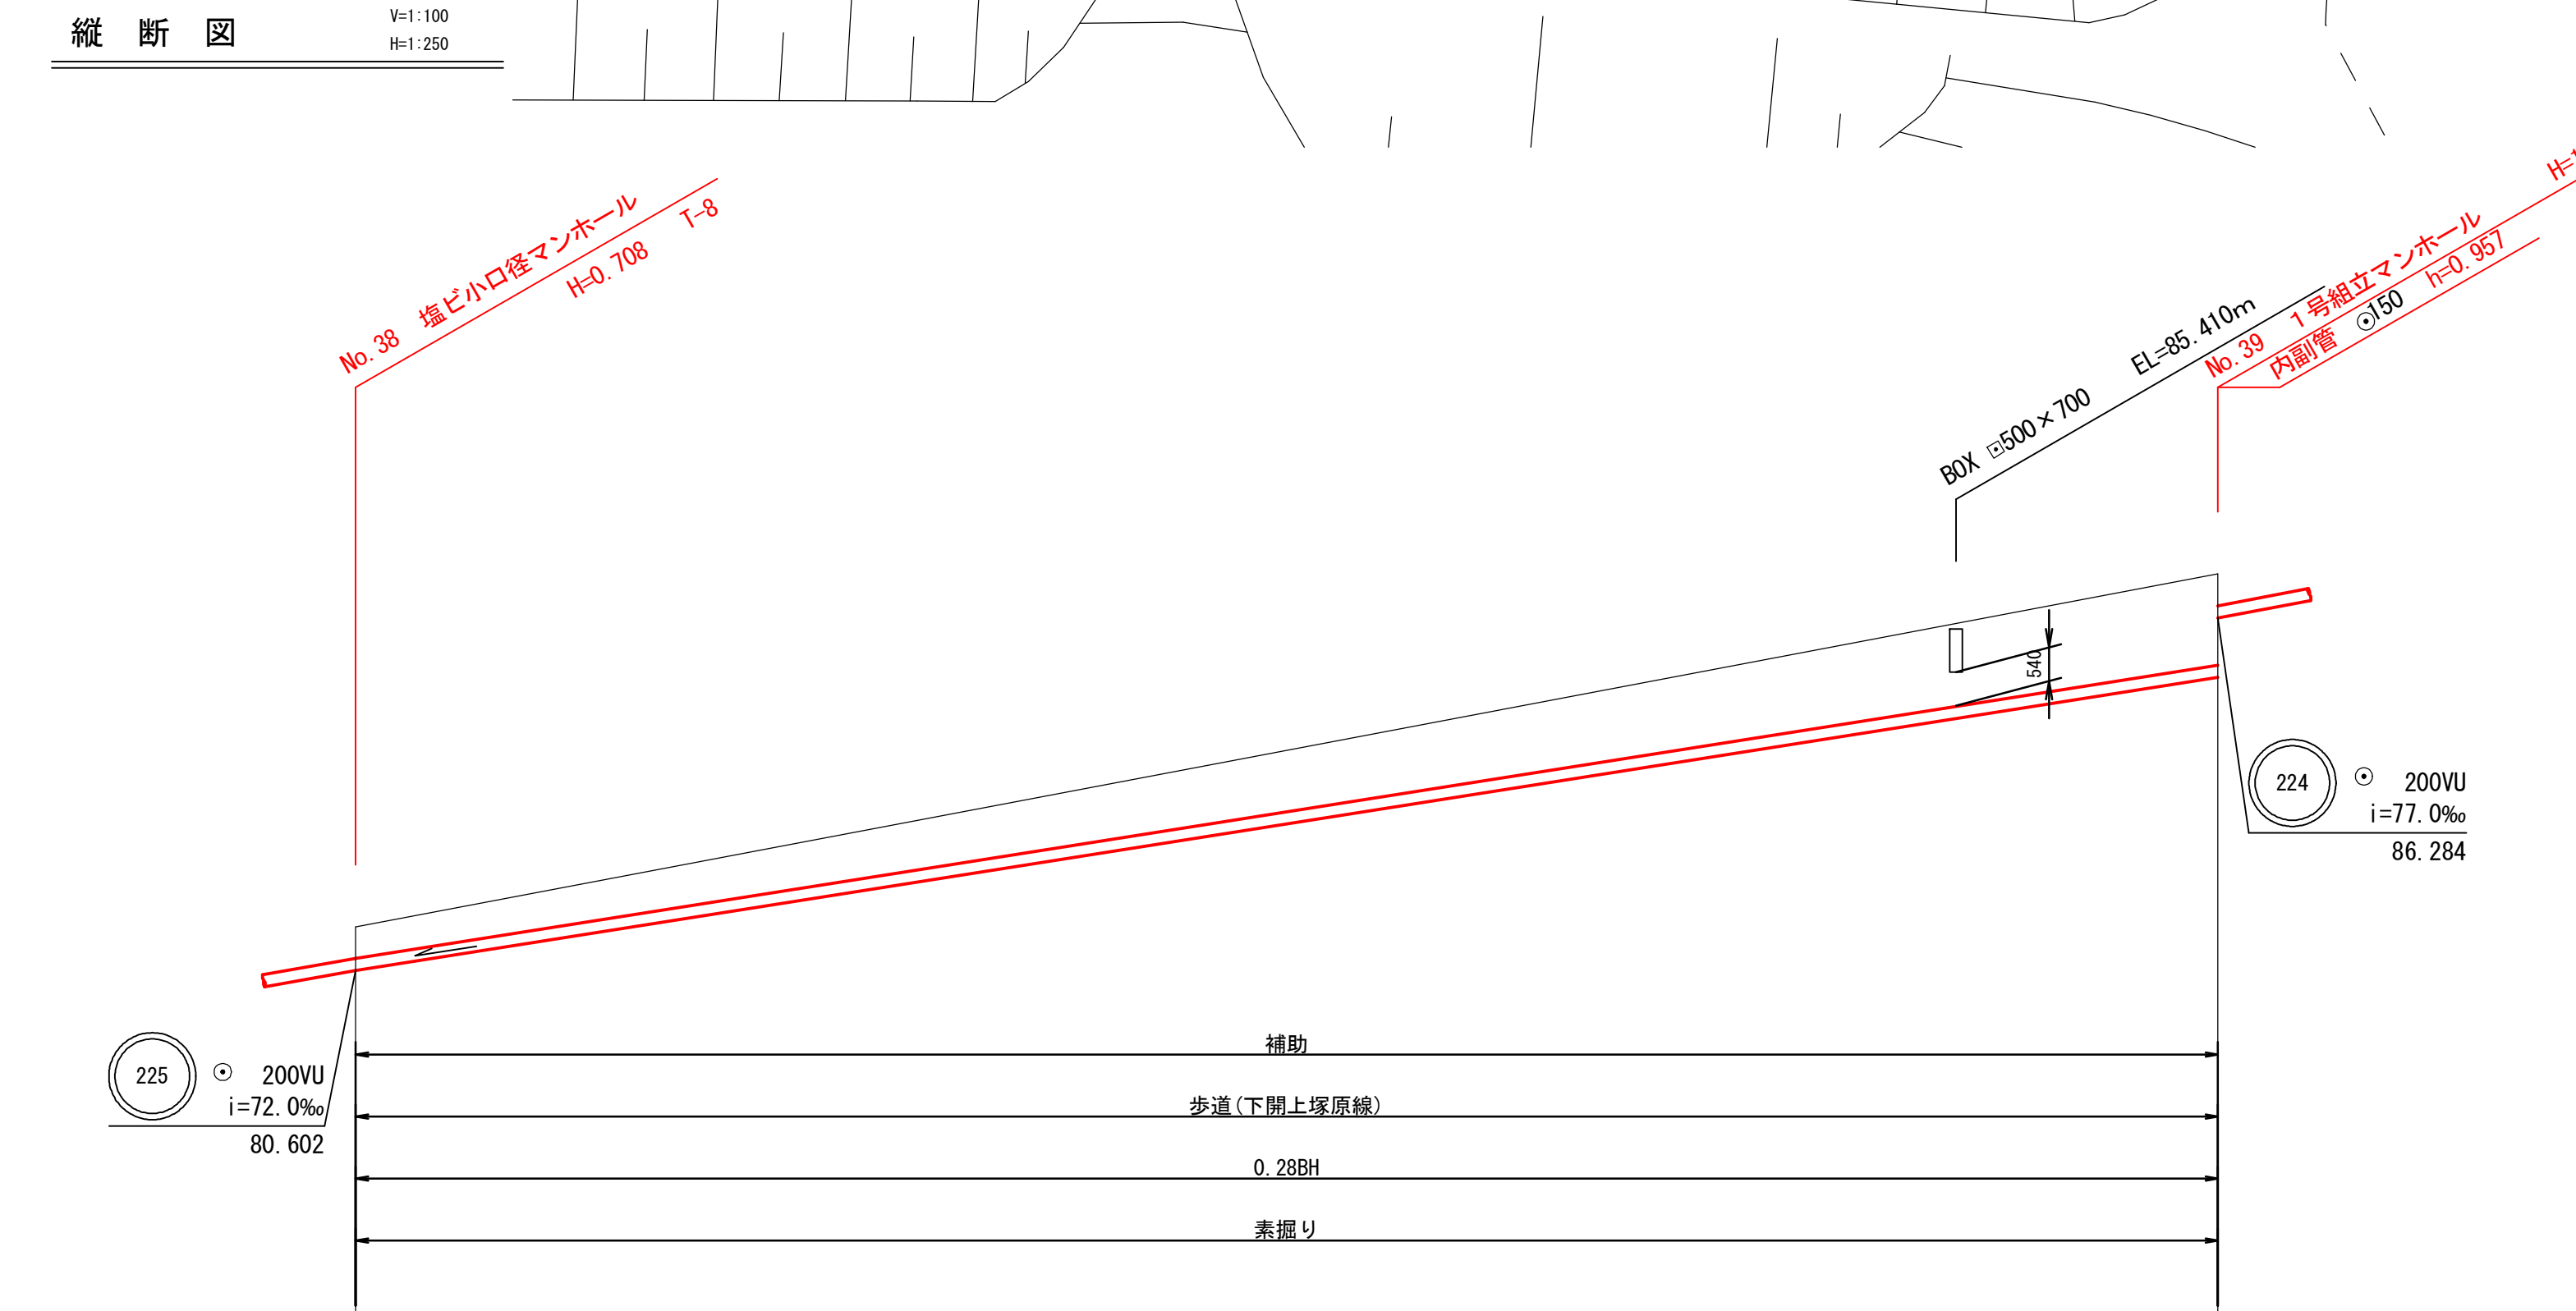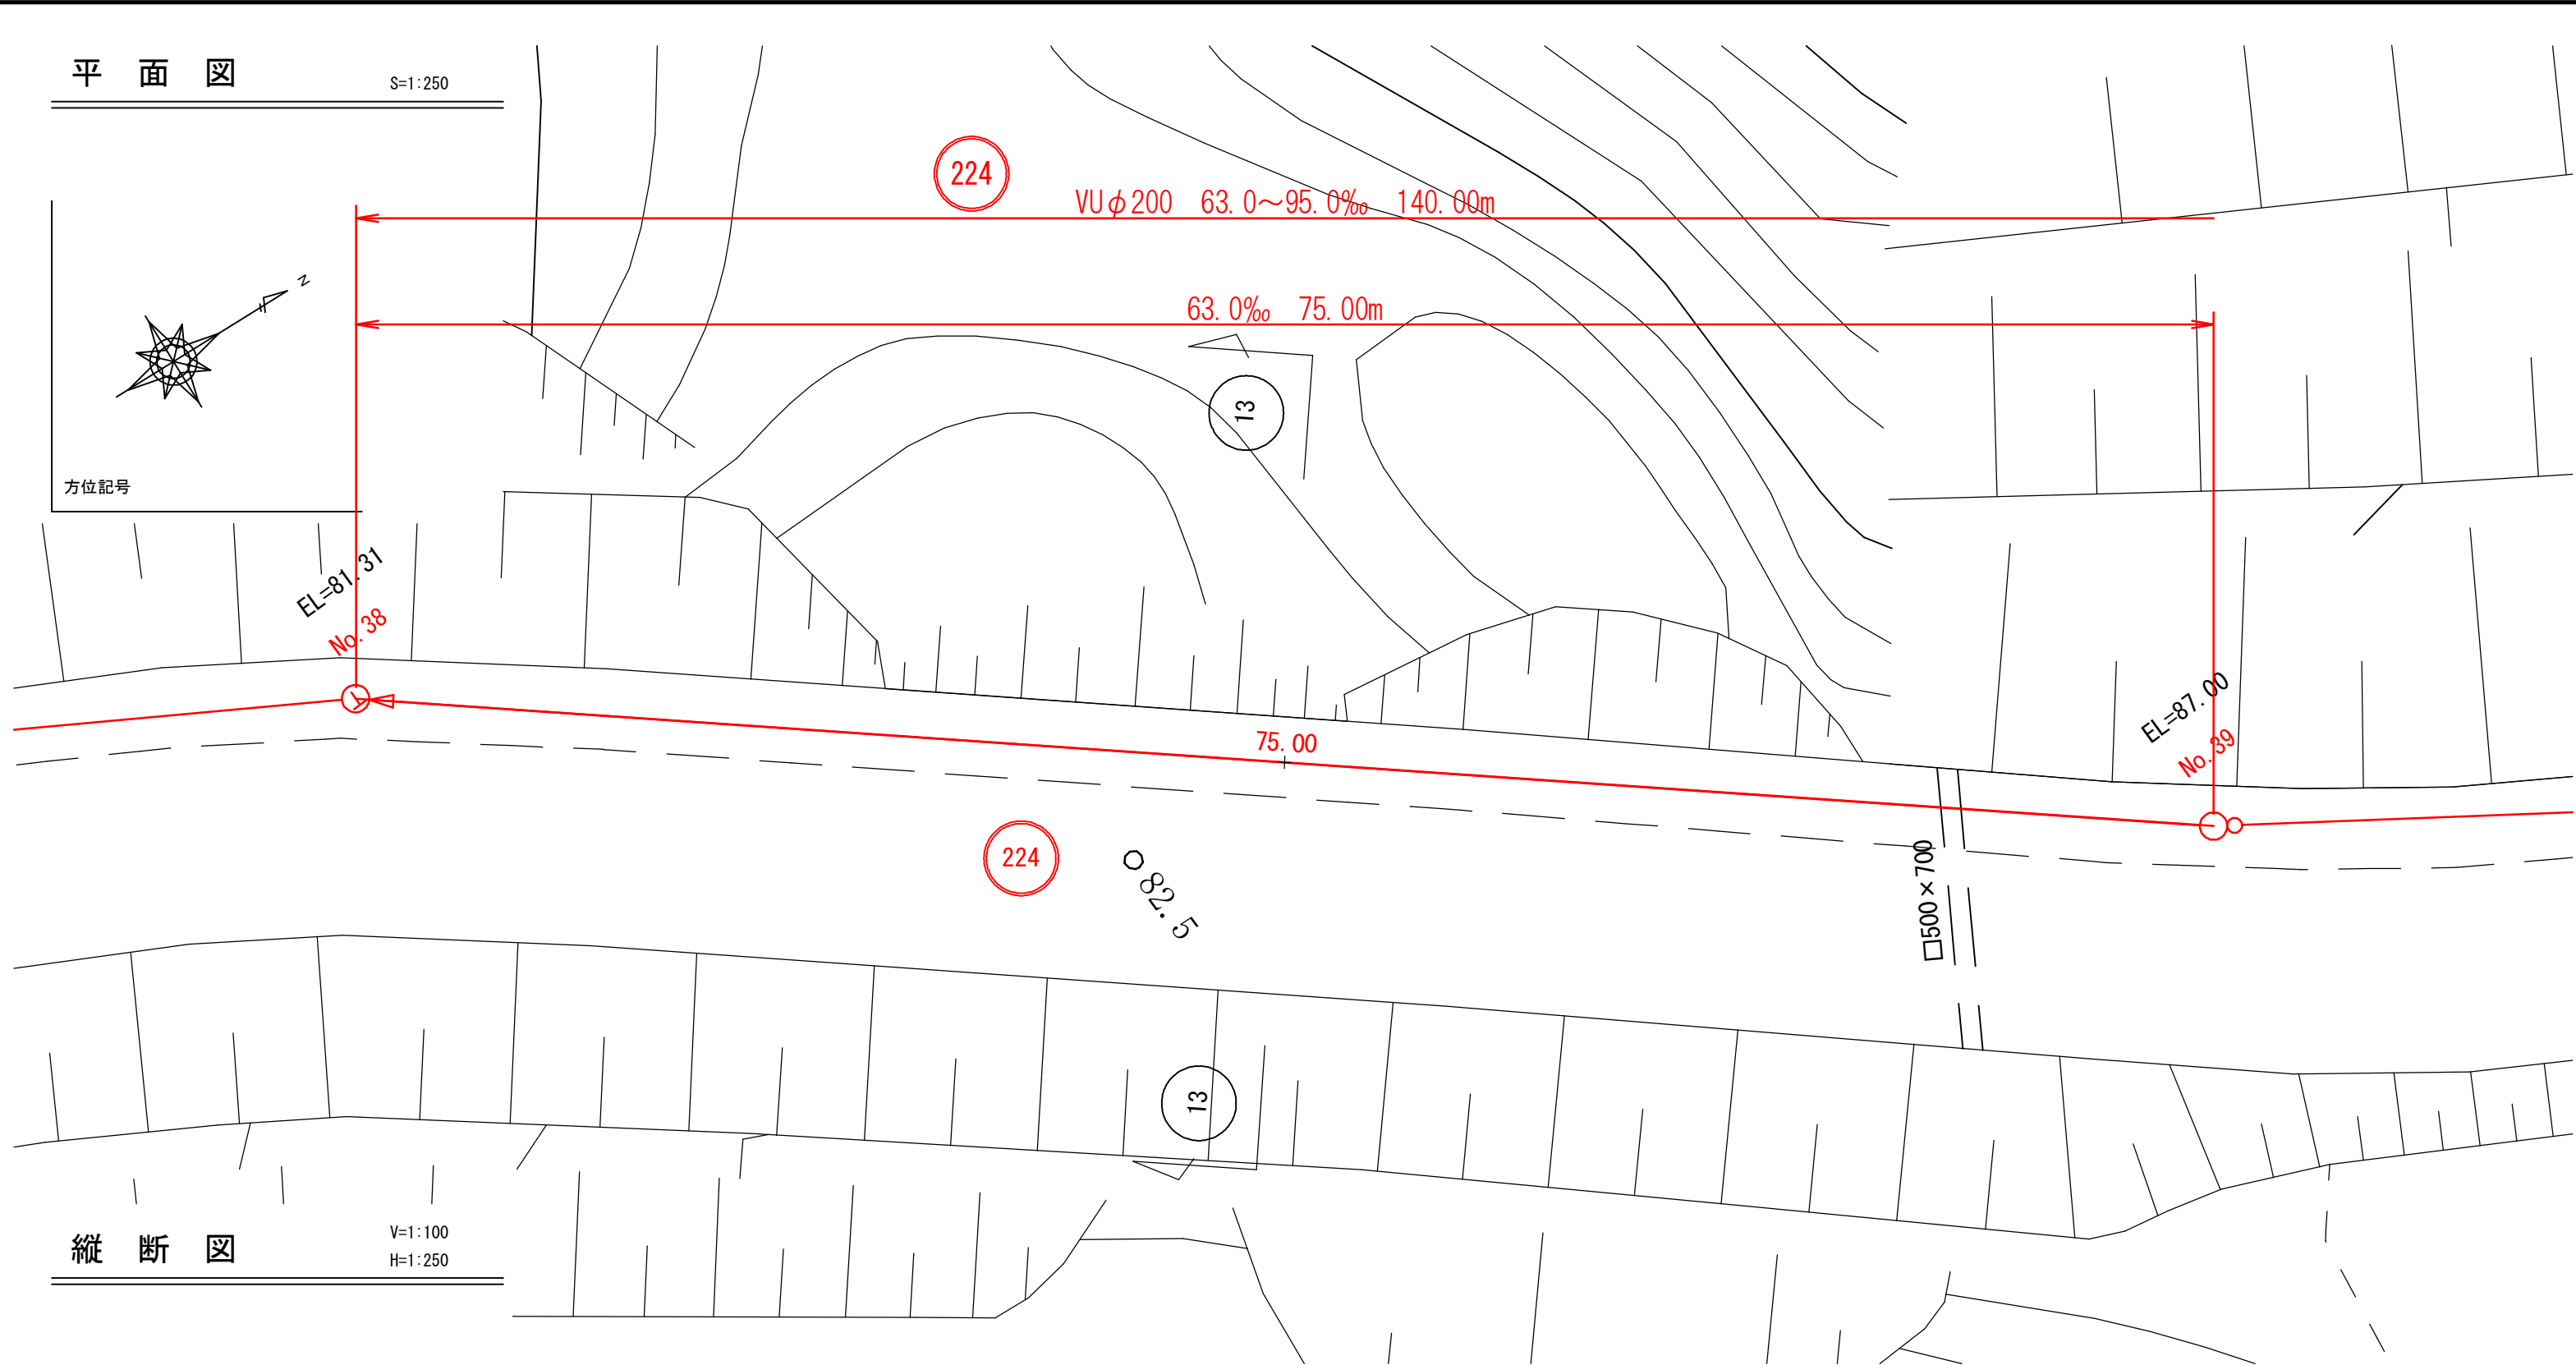

路線番号		224	
管種管径	mm	VU200	
勾配	‰	63.00‰	
区間距離	m	75.00	
地盤高	m	81.31	87.00
土被り	m	0.50	1.47
管底高	m	80.602	85.327
掘削深	m	0.816	1.781
追加距離	m	0.00	75.00



令和7年度		図面 番号	8 / 13
府中市公共下水道事業			
区 分			
種 別	鵜飼工業団地接続管渠埋設(その2)工事		
図 面 名 称	平面図・縦断面 (224)	縮 尺 図 示	
工事場所	府中市 鵜飼町 地内		
広島県府中市			

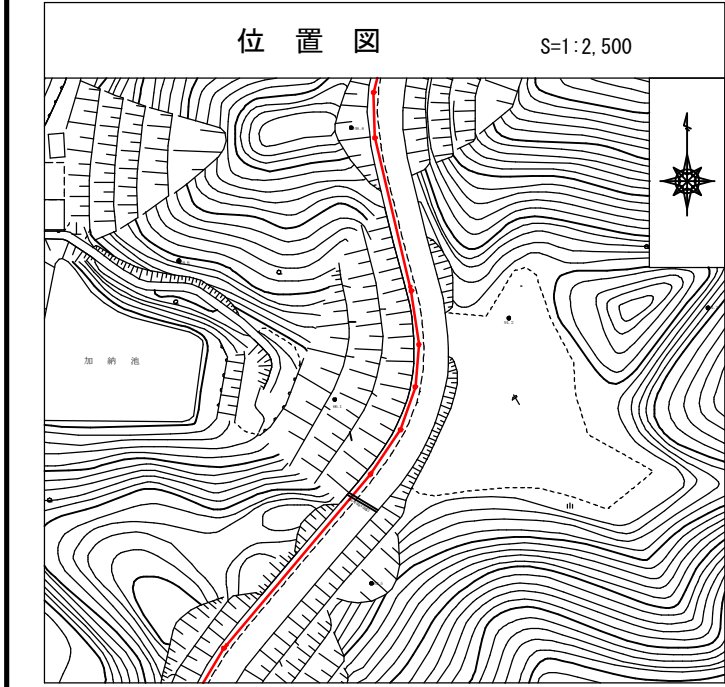



凡 例	
	汚水渠線
	汚水既設線
	雨水既設線
	汚水計画線
	雨水計画線
	汚水同一施工
	雨水同一施工
	雨水継ぎ目付(新設)
	雨水継ぎ目付(既設)
	汚水継ぎ目付
	宅地内雨水
	キャップ止
	水道管
	ガス管
	MTT地下ケーブル
	中電ケーブル
	外割管付
	内割管付

凡 例	
	横断埋立マンホール
	0号埋立マンホール
	1号埋立マンホール
	2号埋立マンホール
	3号埋立マンホール
	塩ビ小口径マンホール

平面図 S=1:250

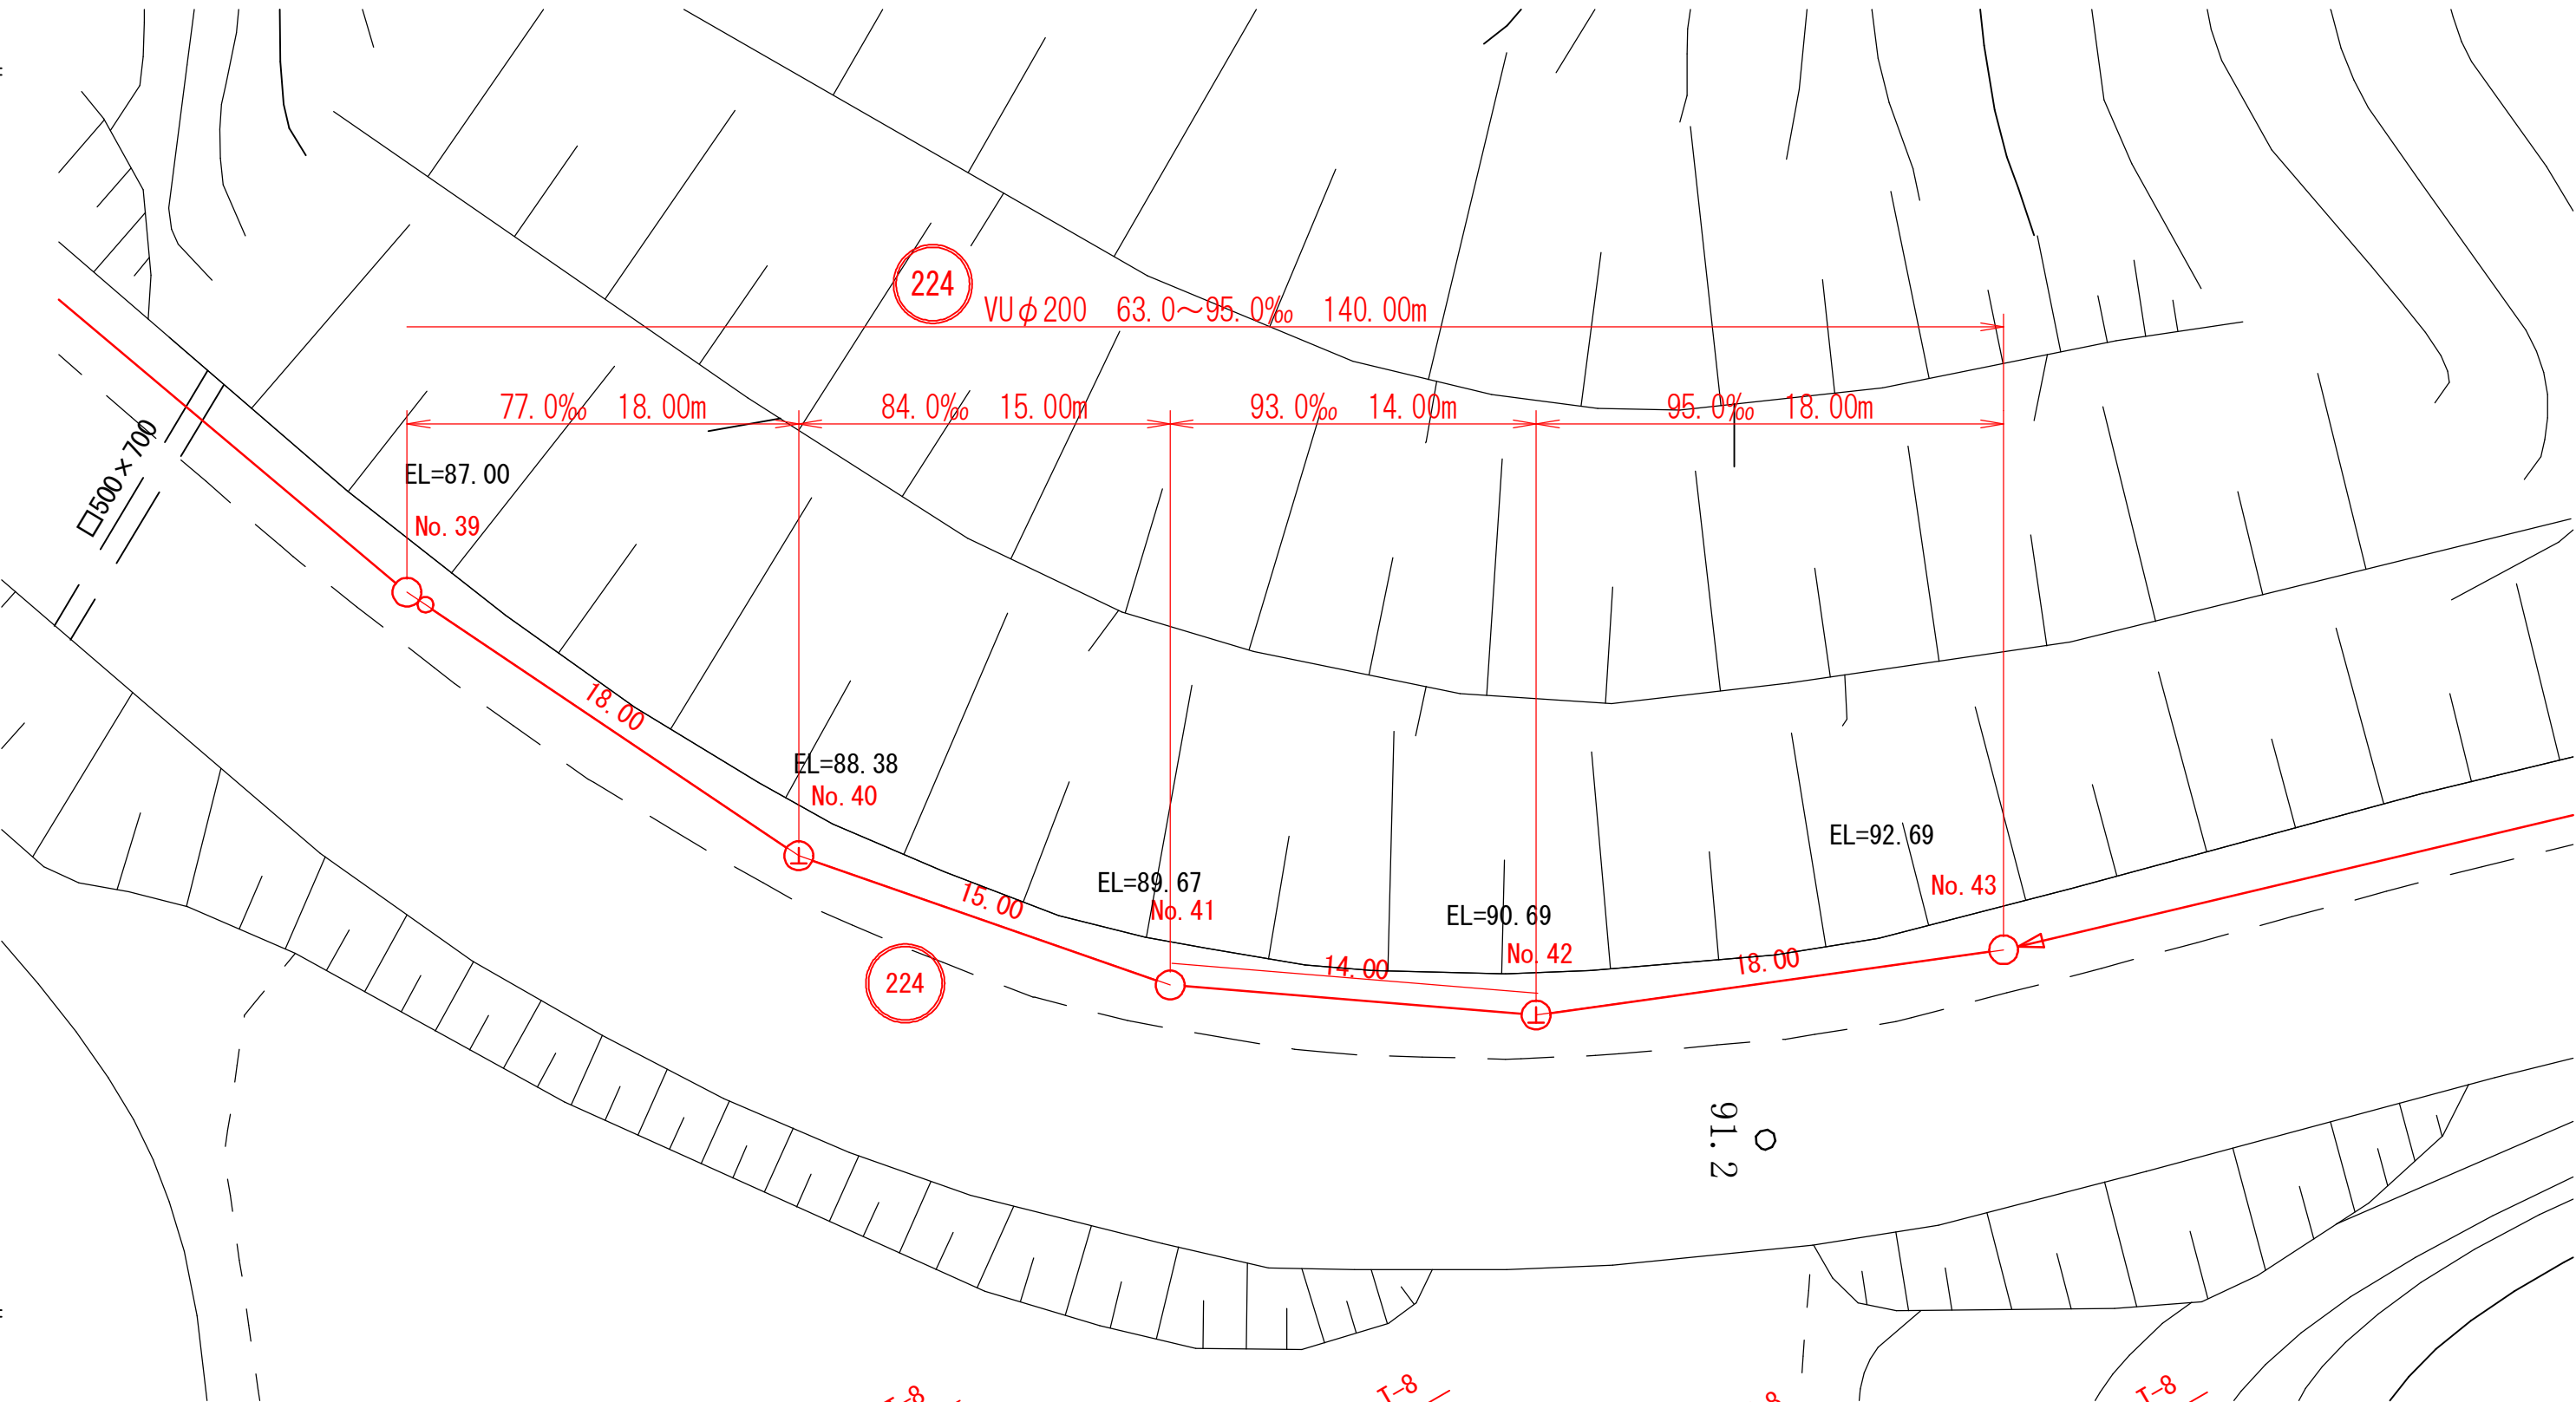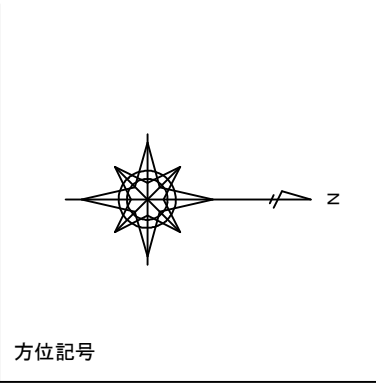

縦断面図 V=1:100 H=1:250

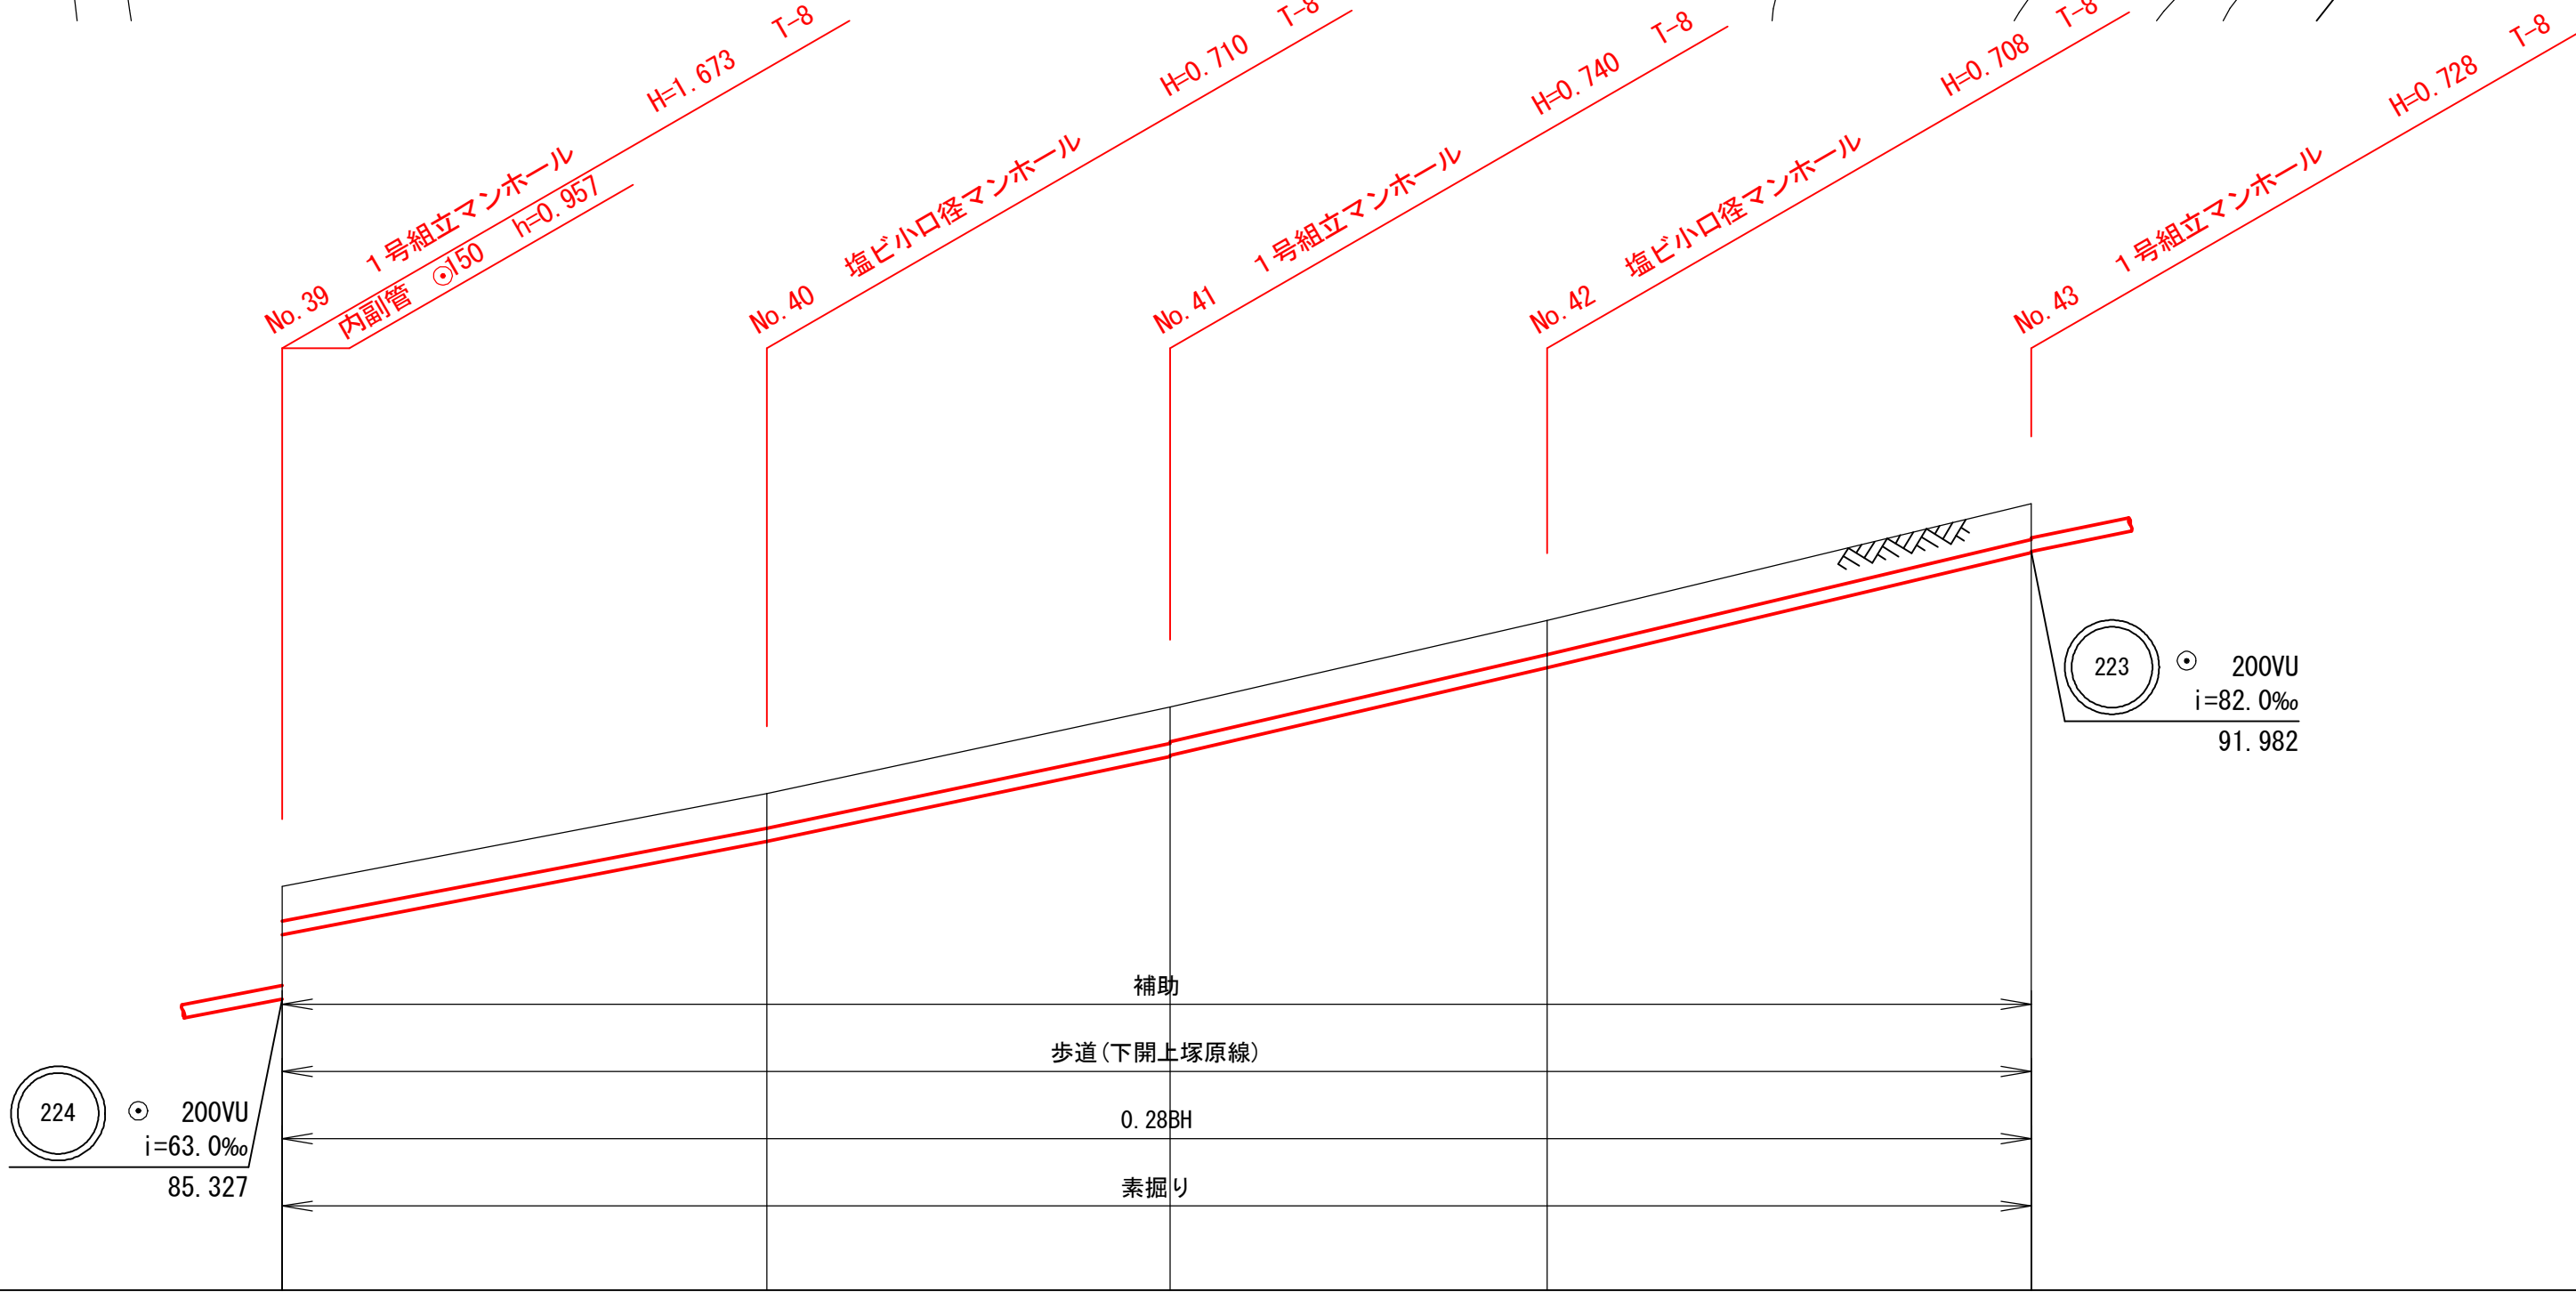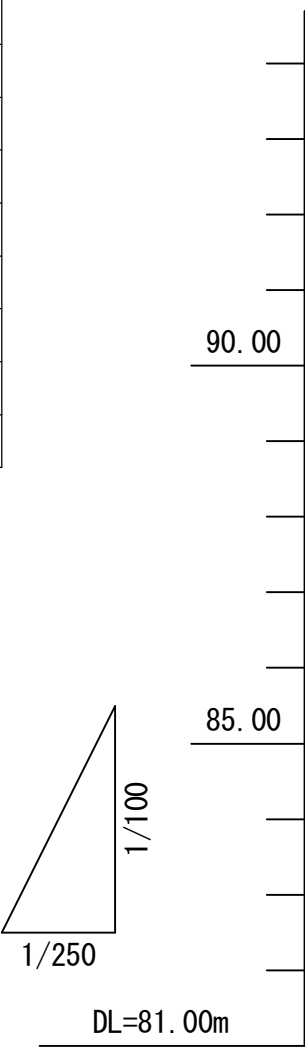

路線番号						
管種管径	mm					
勾配	‰					
区間距離	m					
地盤高	m					
土被り	m					
管底高	m					
掘削深	m					
追加距離	m					

令和7年度
府中市公共下水道事業

図面
番号
9 / 13

区分




種別
鴫飼工業団地接続管渠埋設(その2)工事

図面
名称
平面図・縦断面図
(223)

縮尺
図示



工事場所
府中市 鴫飼町 地内

広島県府中市

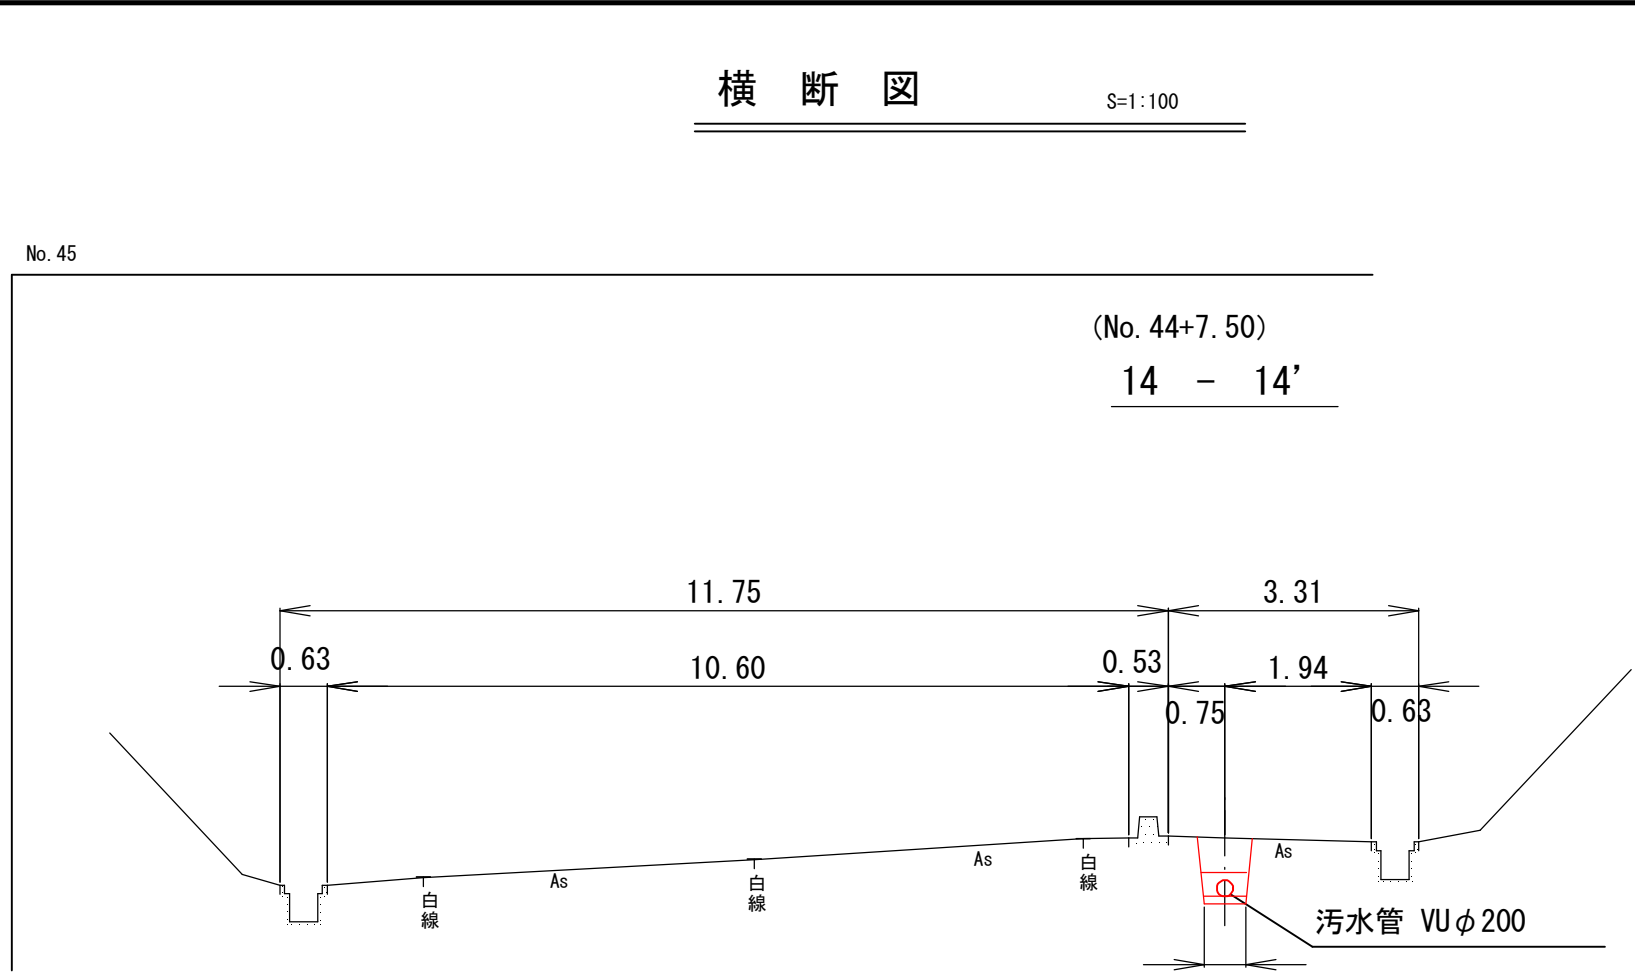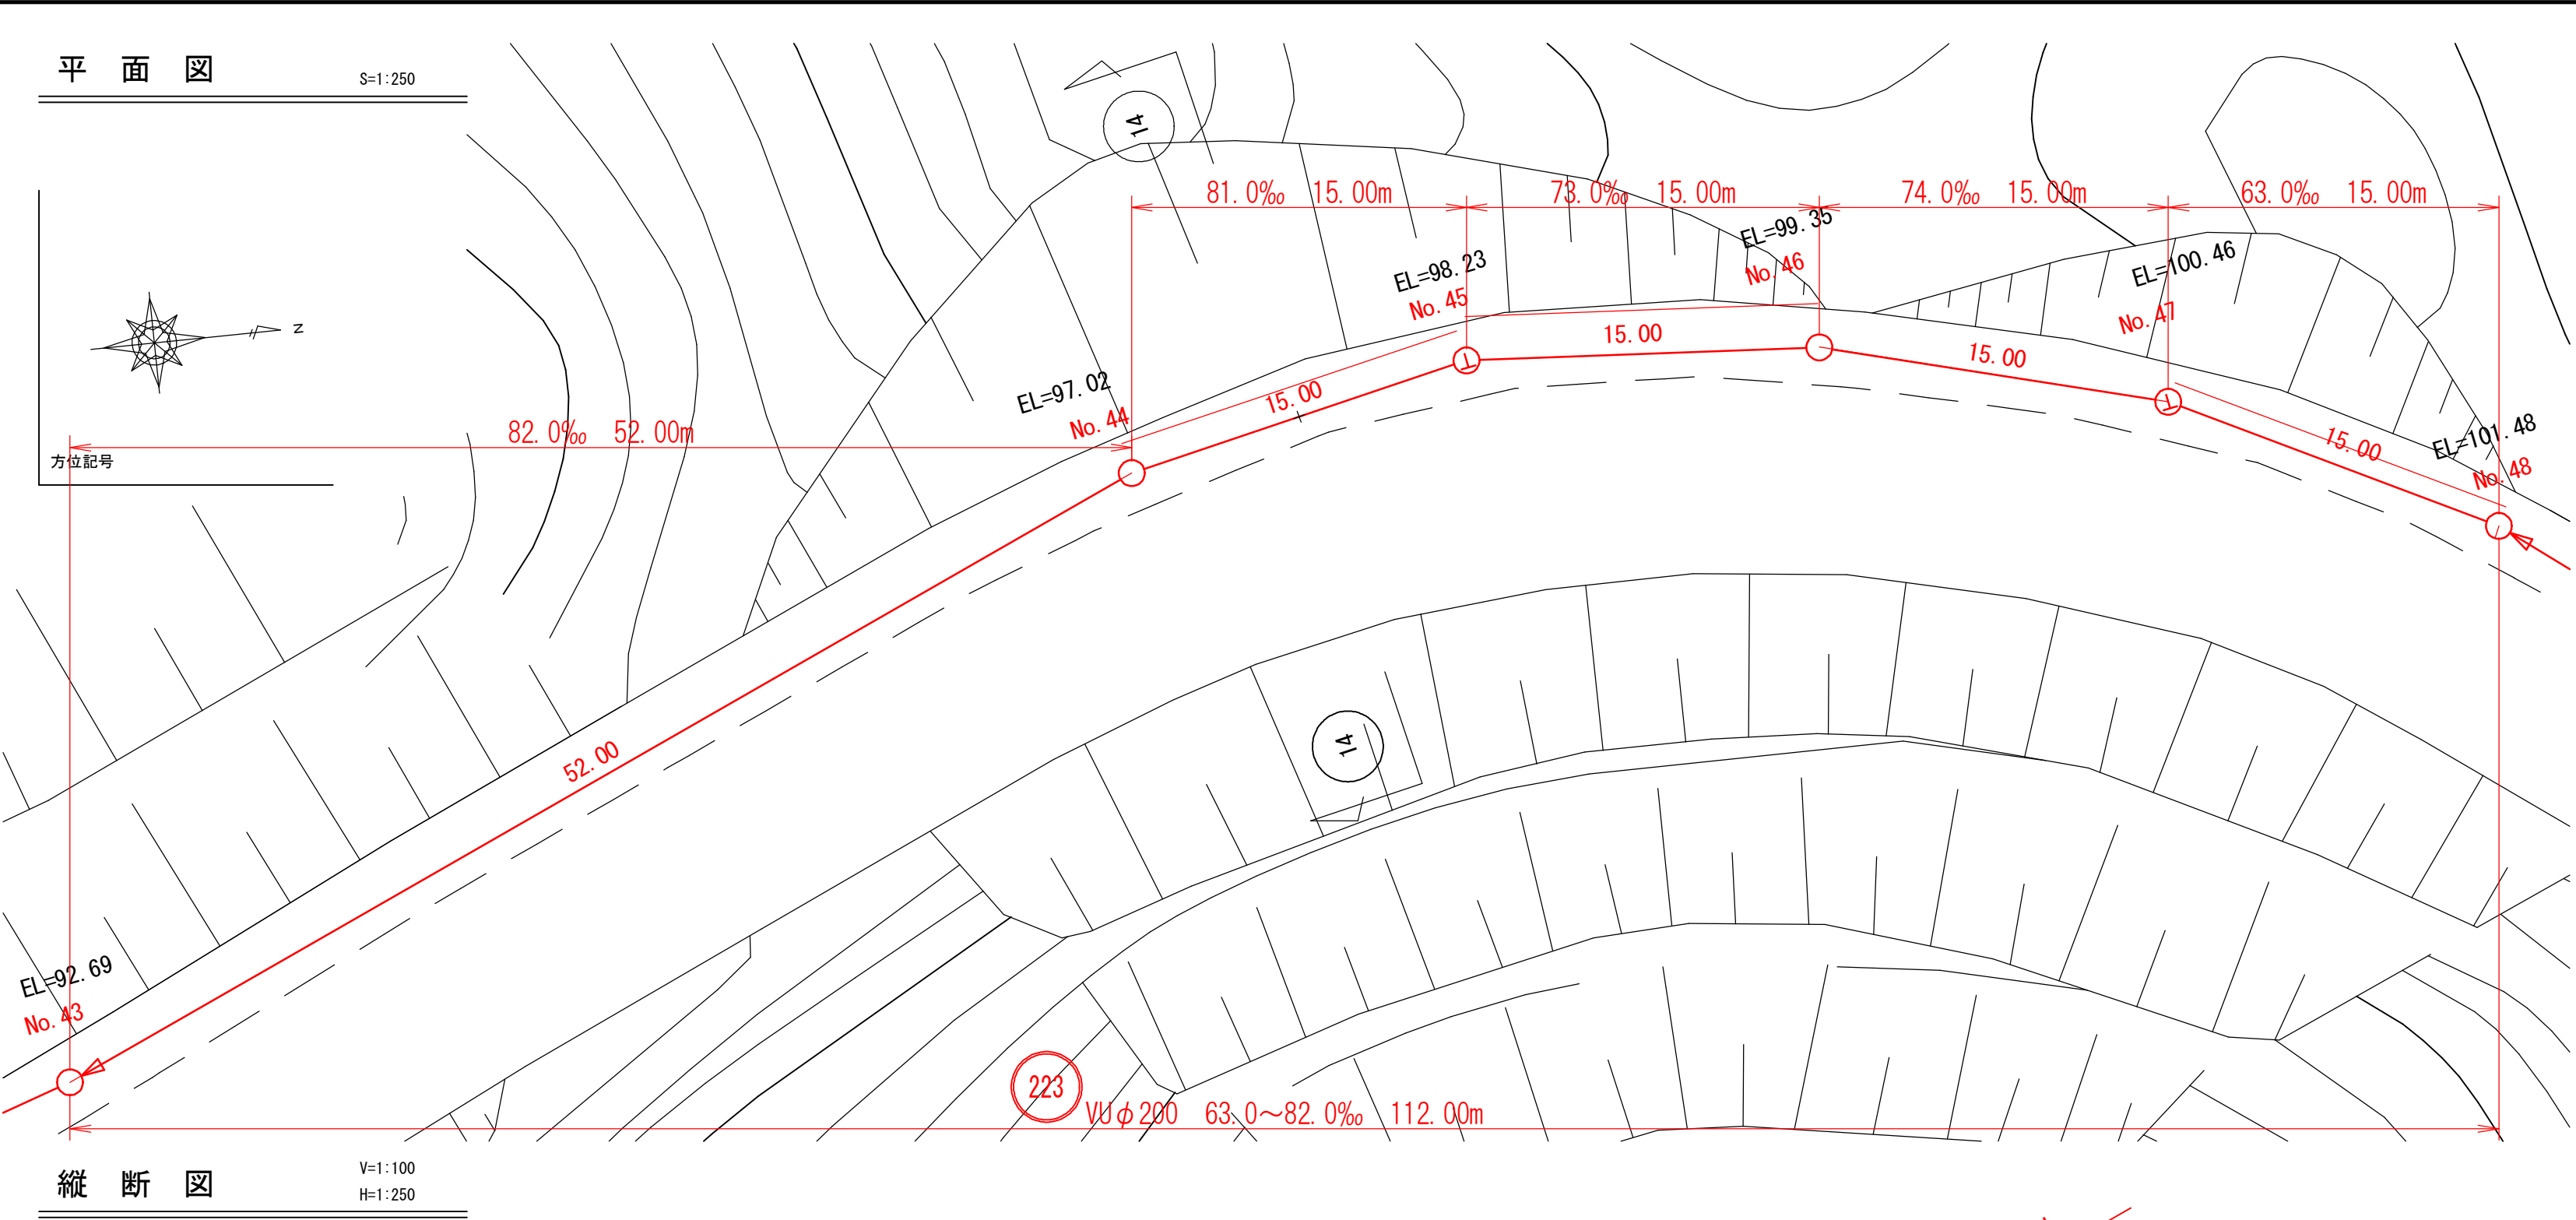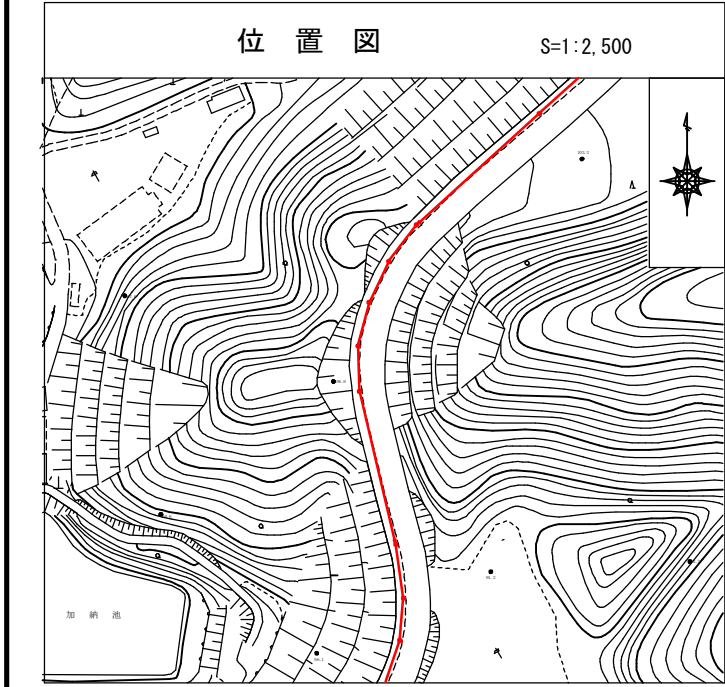

凡 例	
	汚水渠線
	汚水既設線
	雨水既設線
	雨水計画線
	雨水計画線
	汚水渠一時施工
	雨水渠一時施工
	雨水継ぎ目付(新設)
	雨水継ぎ目付(既設)
	汚水継ぎ目付
	宅地内雨水
	キャップ止
	水通管
	ガス管
	MTT地下ケーブル
	中電ケーブル
	外割管付
	内割管付

凡 例	
	横断縦立マンホール
	0号縦立マンホール
	1号縦立マンホール
	2号縦立マンホール
	3号縦立マンホール
	塩ビ小口径マンホール

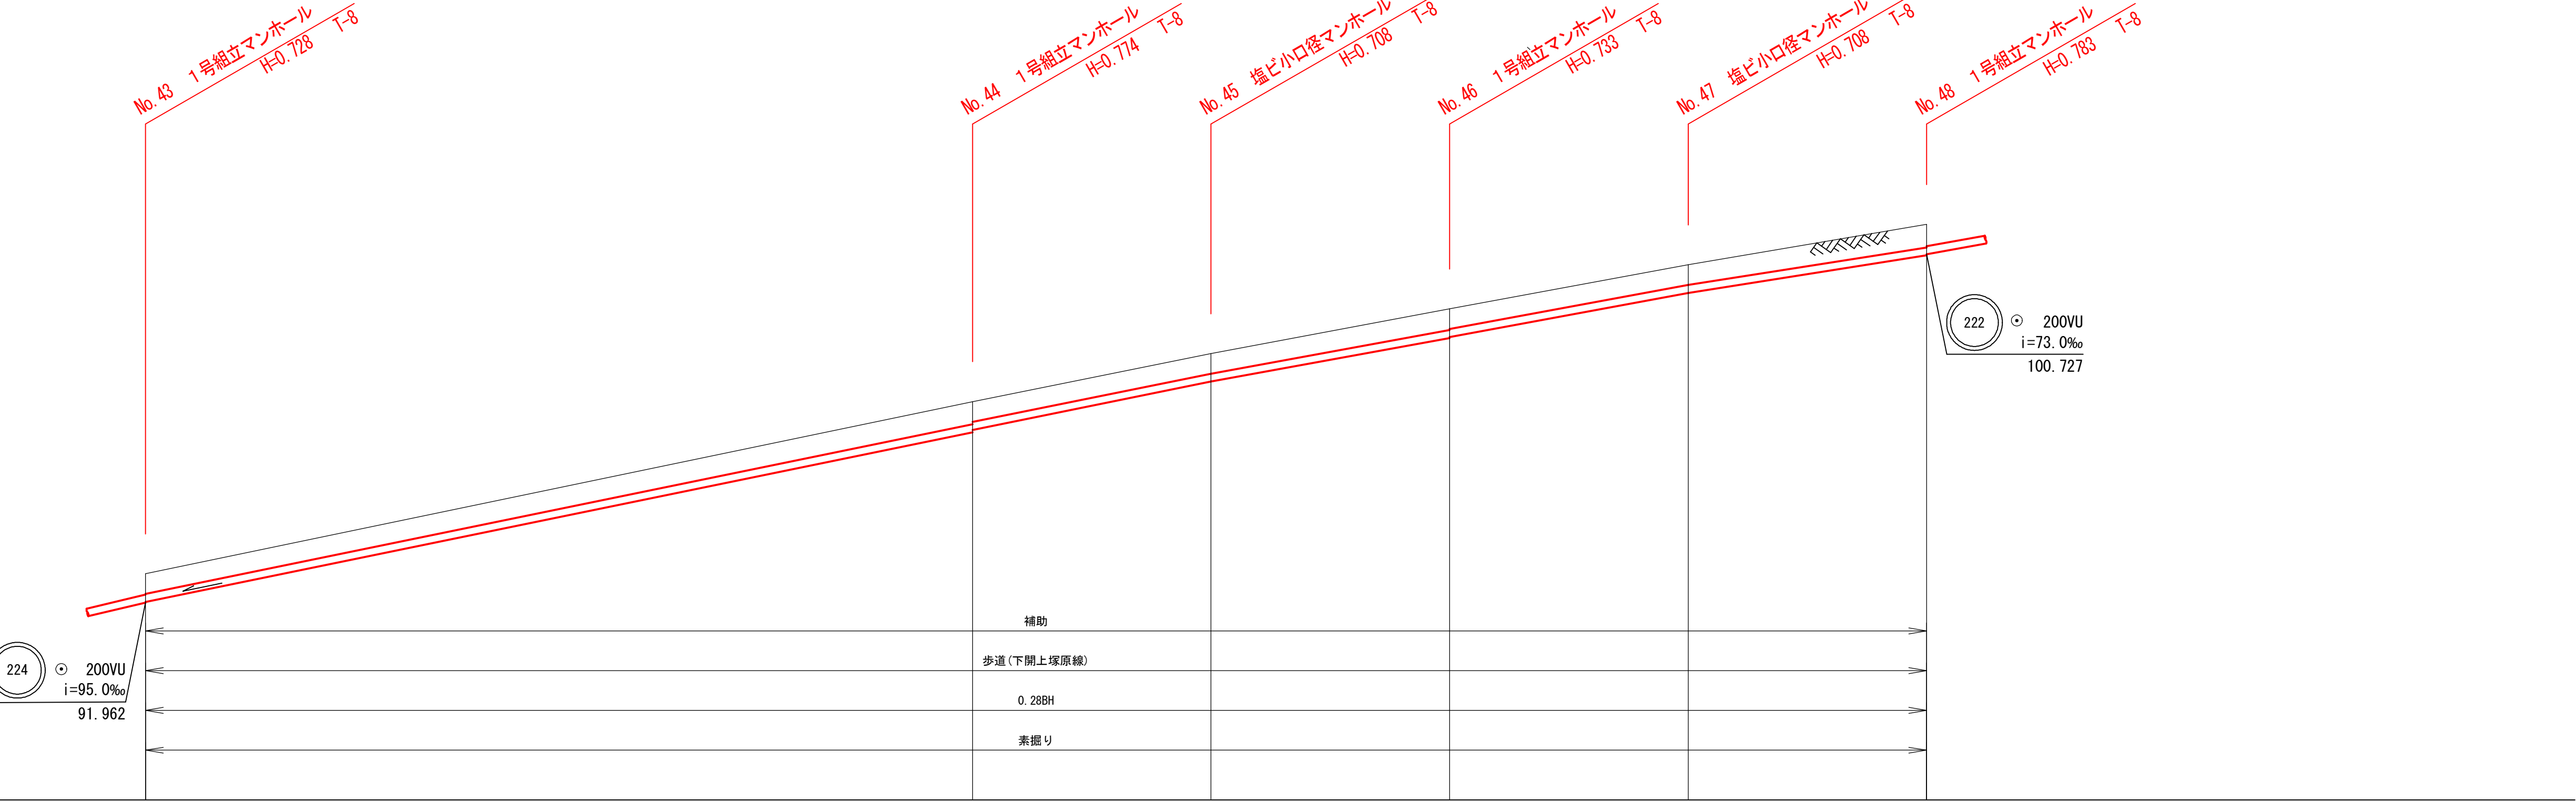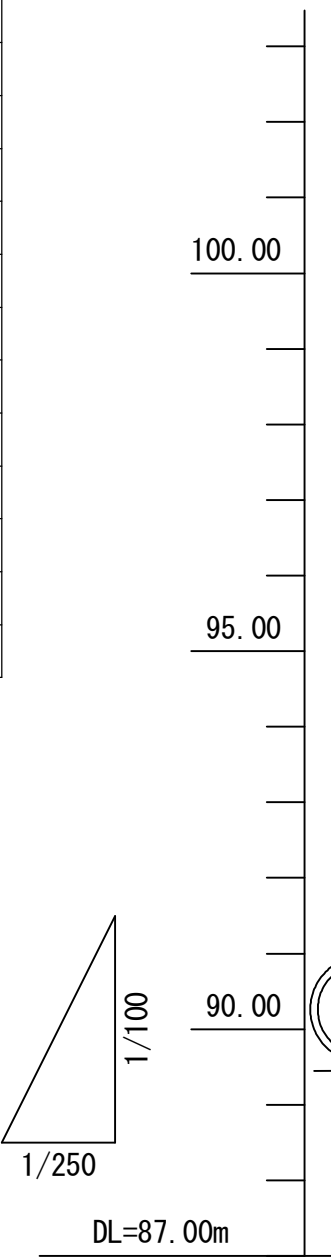

路 線 番 号		223						
管 種 管 径	mm	VU200						
勾 配	‰	82.00‰		81.00‰	73.00‰	74.00‰	63.00‰	
区 間 距 離	m	52.00		15.00	15.00	15.00	15.00	
地 盤 高	m	92.69	97.02	98.23	99.35	100.46	101.48	
土 被 り	m	0.50	0.57 0.51	0.50	0.53 0.50	0.50	0.58	
管 底 高	m	91.982	96.246 96.307	97.522	98.617 98.642	99.752	100.697	
掘 削 深	m	0.816	0.882 0.821	0.816	0.841 0.816	0.816	0.891	
追 加 距 離	m	0.00	52.00	67.00	82.00	97.00	112.00	

令和7年度
府中市公共下水道事業

図面
番号
10 / 13


区分

種別
鵜飼工業団地接続管渠埋設(その2)工事

図面
名称
平面図・縦断面
(222)
縮尺
図示


工事場所
府中市 鵜飼町 地内

広島県府中市

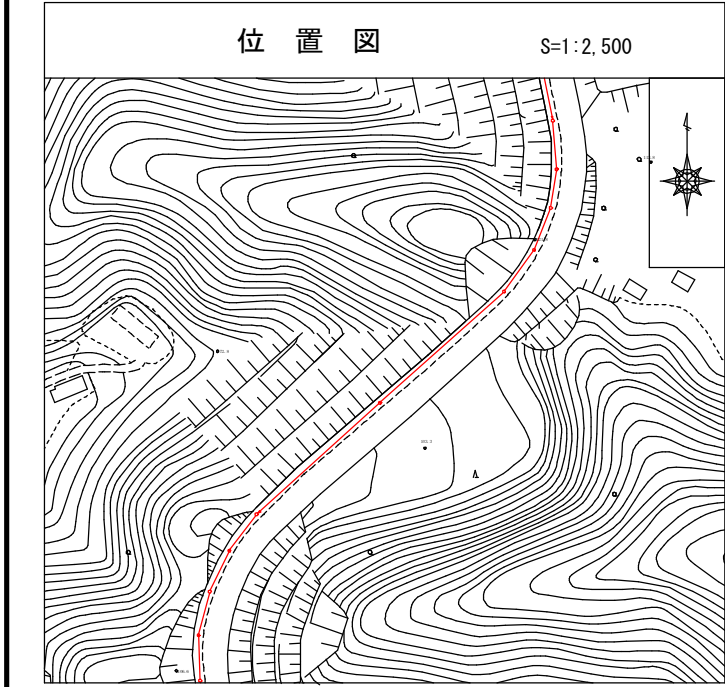


凡 例	
	汚 水 渠 路
	汚 水 既 設
	開 水 既 設
	汚 水 計 画
	開 水 計 画
	汚 水 開 一 施 工
	開 水 開 一 施 工
	雨水採取付〔新設〕
	雨水採取付〔既設〕
	汚 水 幹 線 付
	宅 地 内 汚 水
	キ ャ ッ プ 止
	水 道 管
	ガ ス 管
	MTT 地下ケーブル
	中 電 ケーブル
	外 割 管 付
	内 割 管 付


凡 例	
	横断縦立マンホール
	0号縦立マンホール
	1号縦立マンホール
	2号縦立マンホール
	3号縦立マンホール
	塩ビのり管マンホール

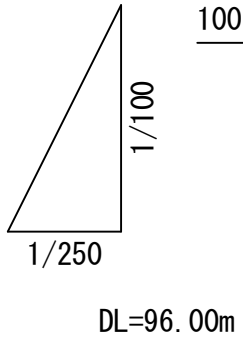

平 面 図 S=1:250

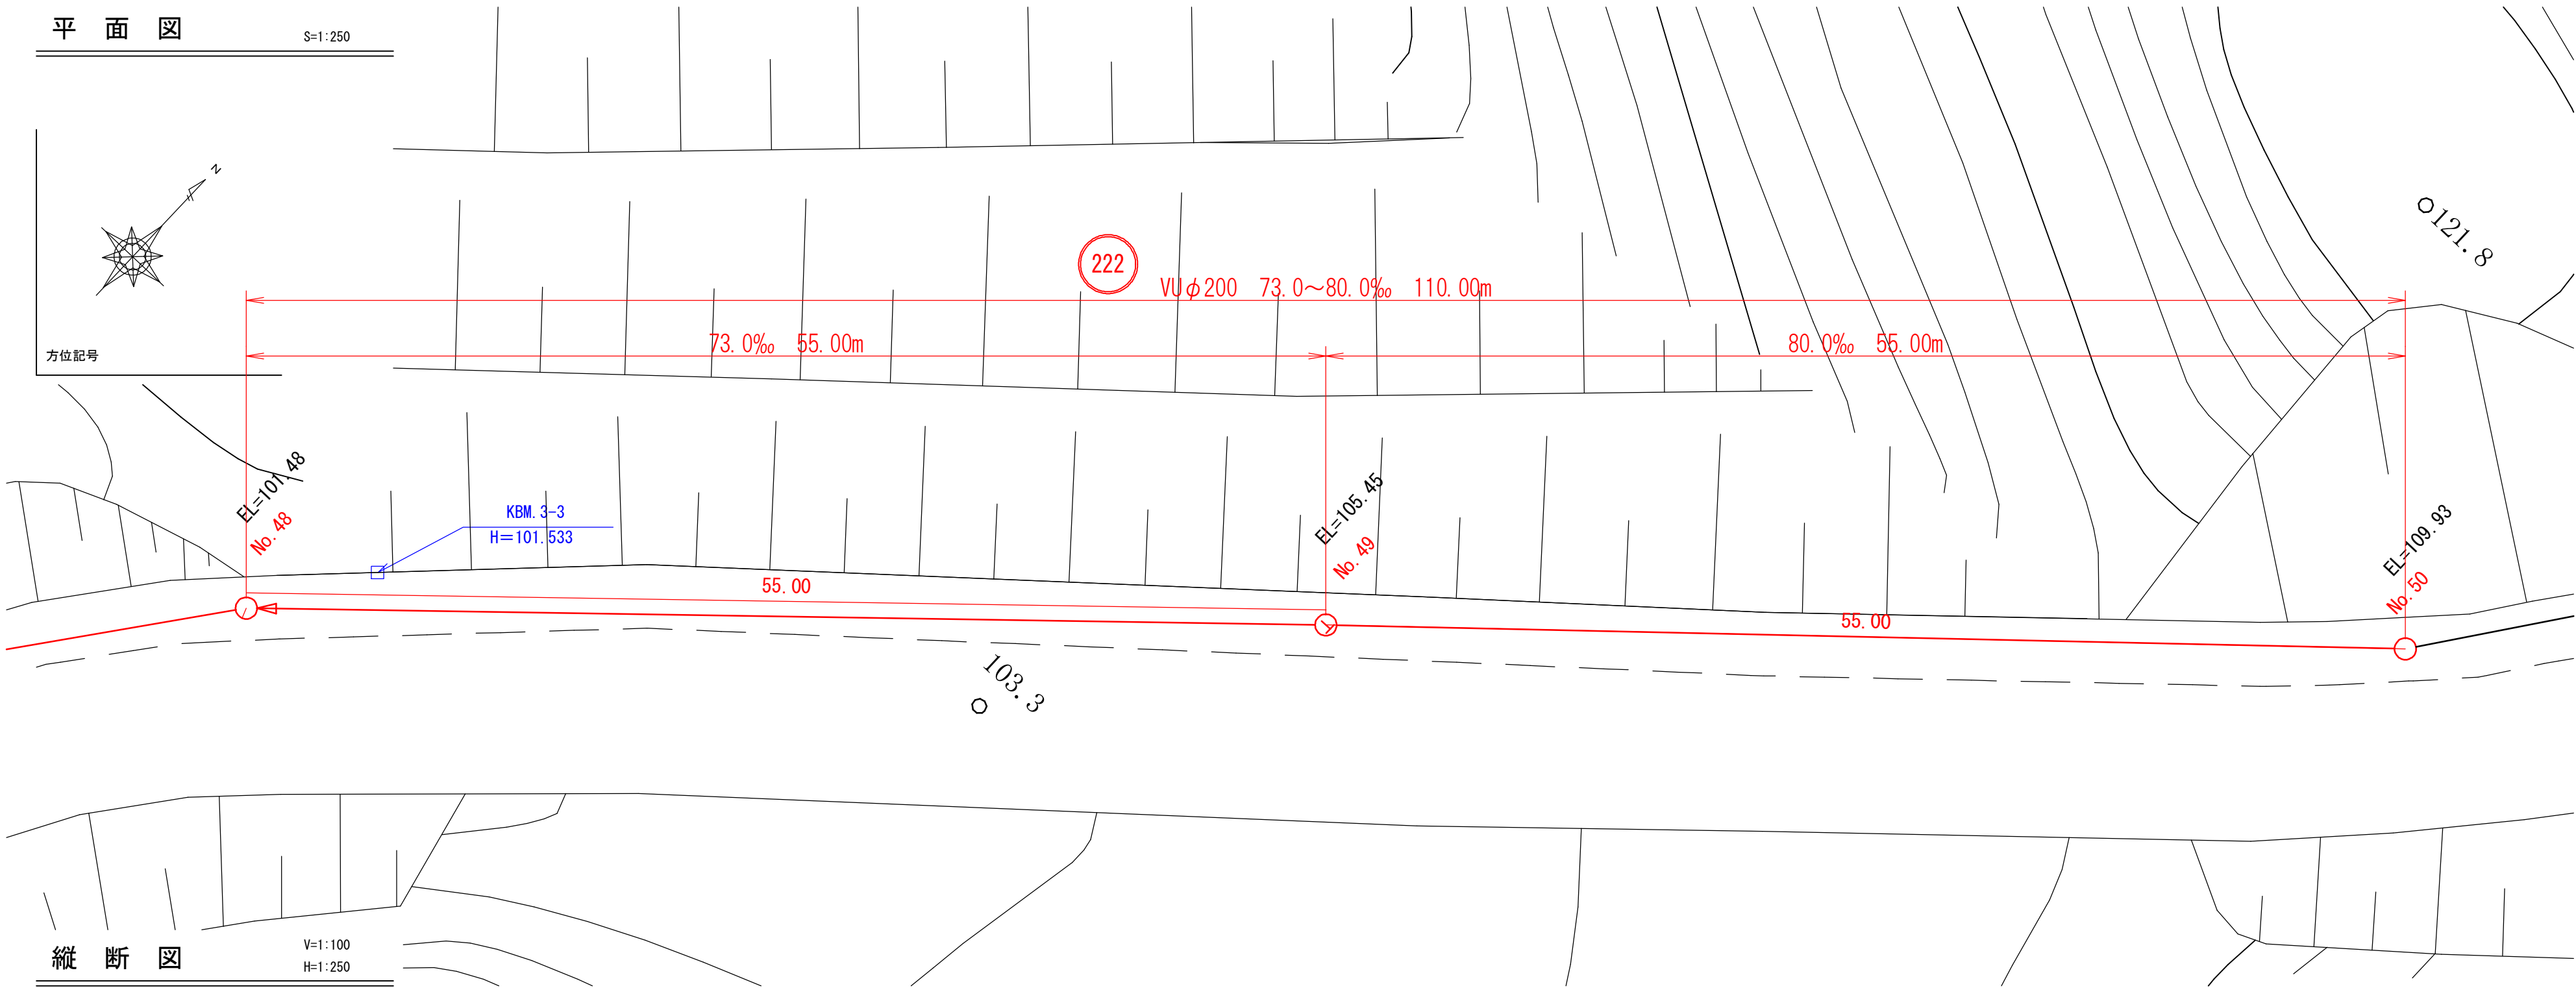


縦 断 図 V=1:100
H=1:250

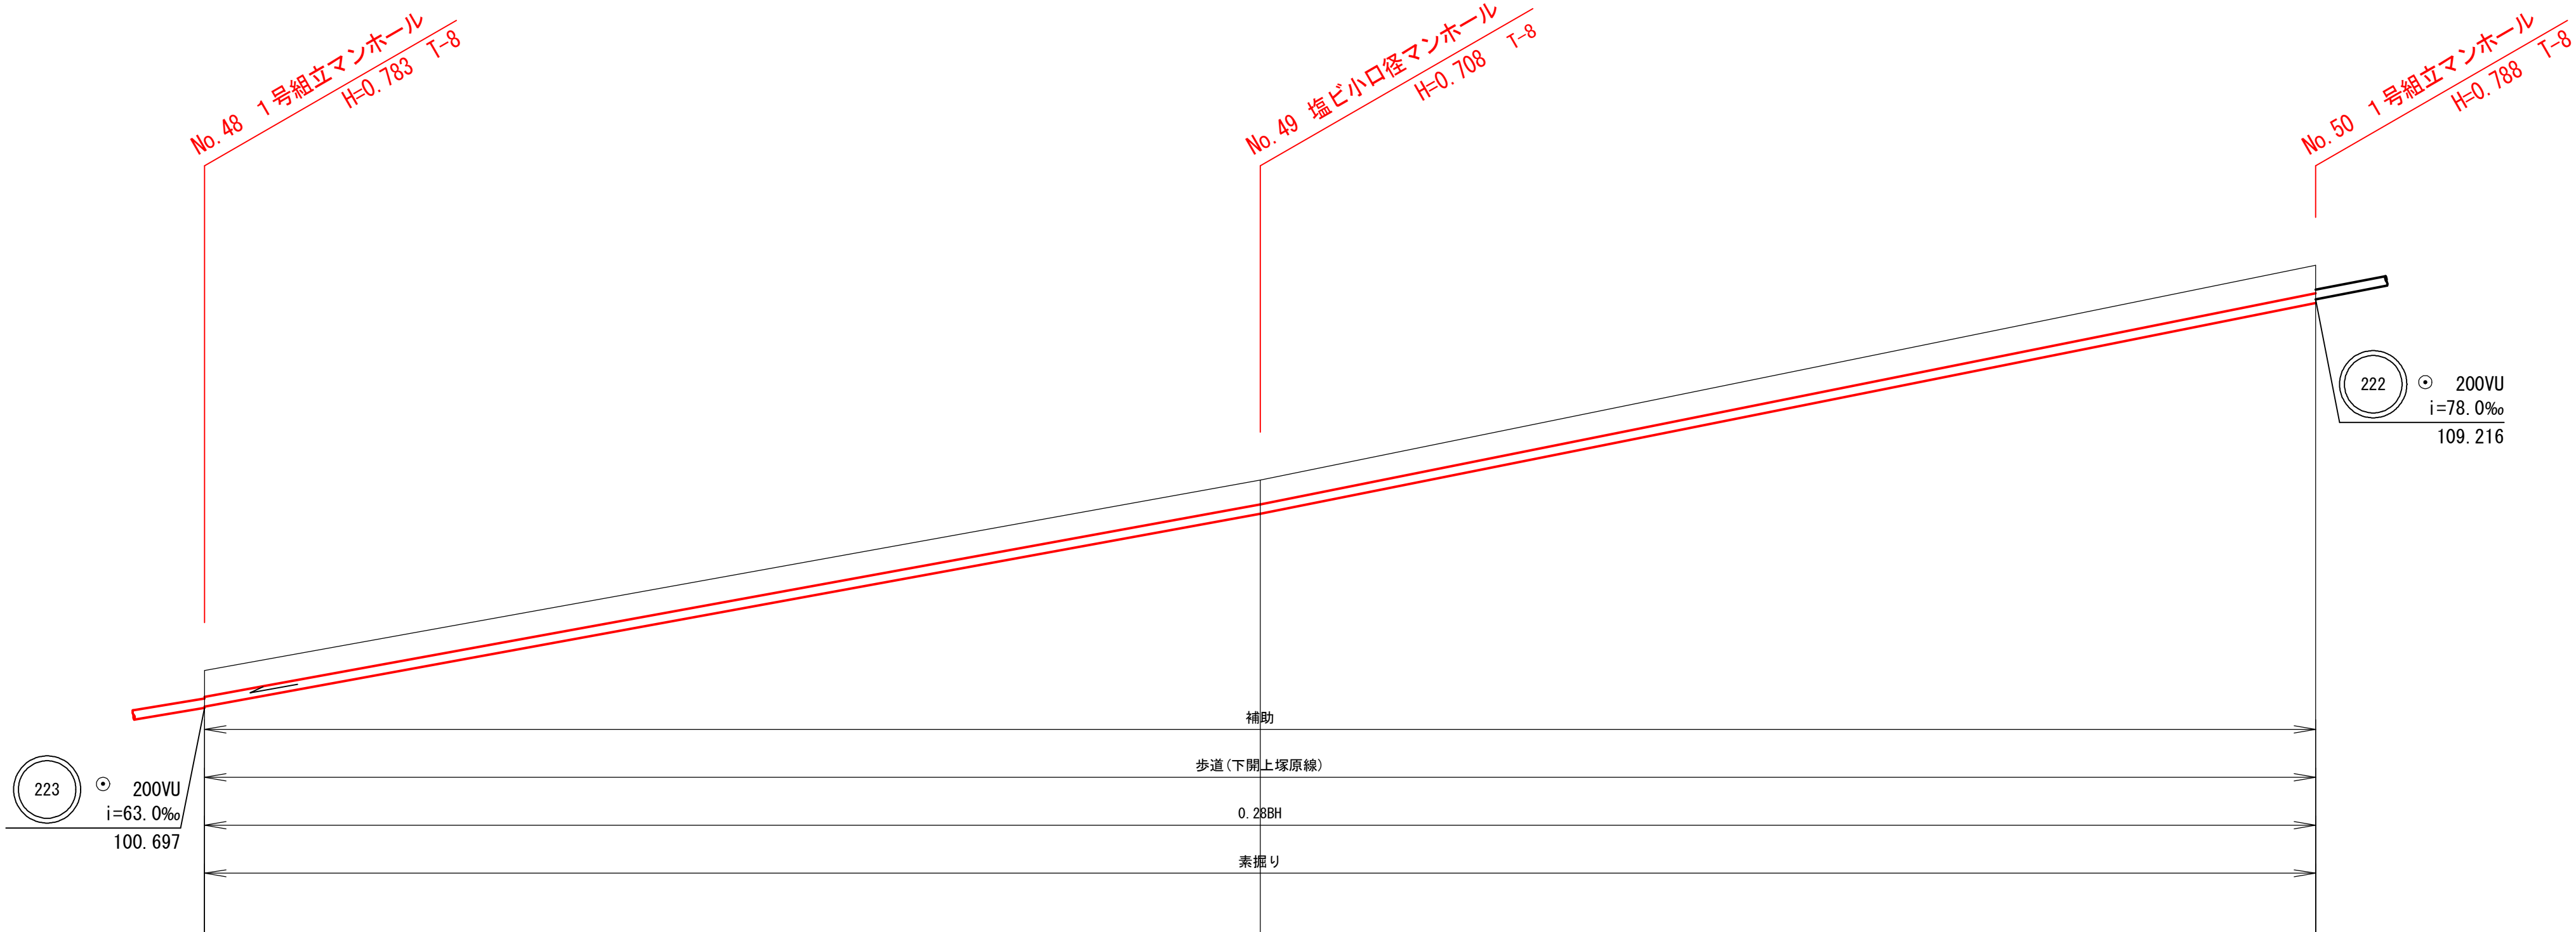


路線番号	222
管種管径	mm VU200
勾配	% 73.00‰ 80.00‰
区間距離	m 55.00 55.00
地盤高	m 101.48 105.45 109.93
土被り	m 0.55 0.50 0.58
管底高	m 100.727 104.742 109.142
掘削深	m 0.861 0.916 0.856
追加距離	m 0.00 55.00 110.00


令和7年度		図面番号	11 13
府中市公共下水道事業			
区分			
種別	鶴飼工業団地接続管渠埋設(その2)工事		
図面名称	橋梁添架工図	縮尺	
		図示	
工事場所	府中市 鶴飼町 地内		
広島県府中市			

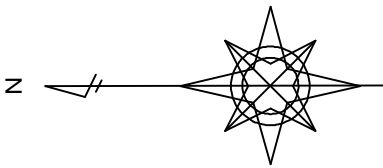

平面図 S=1/100

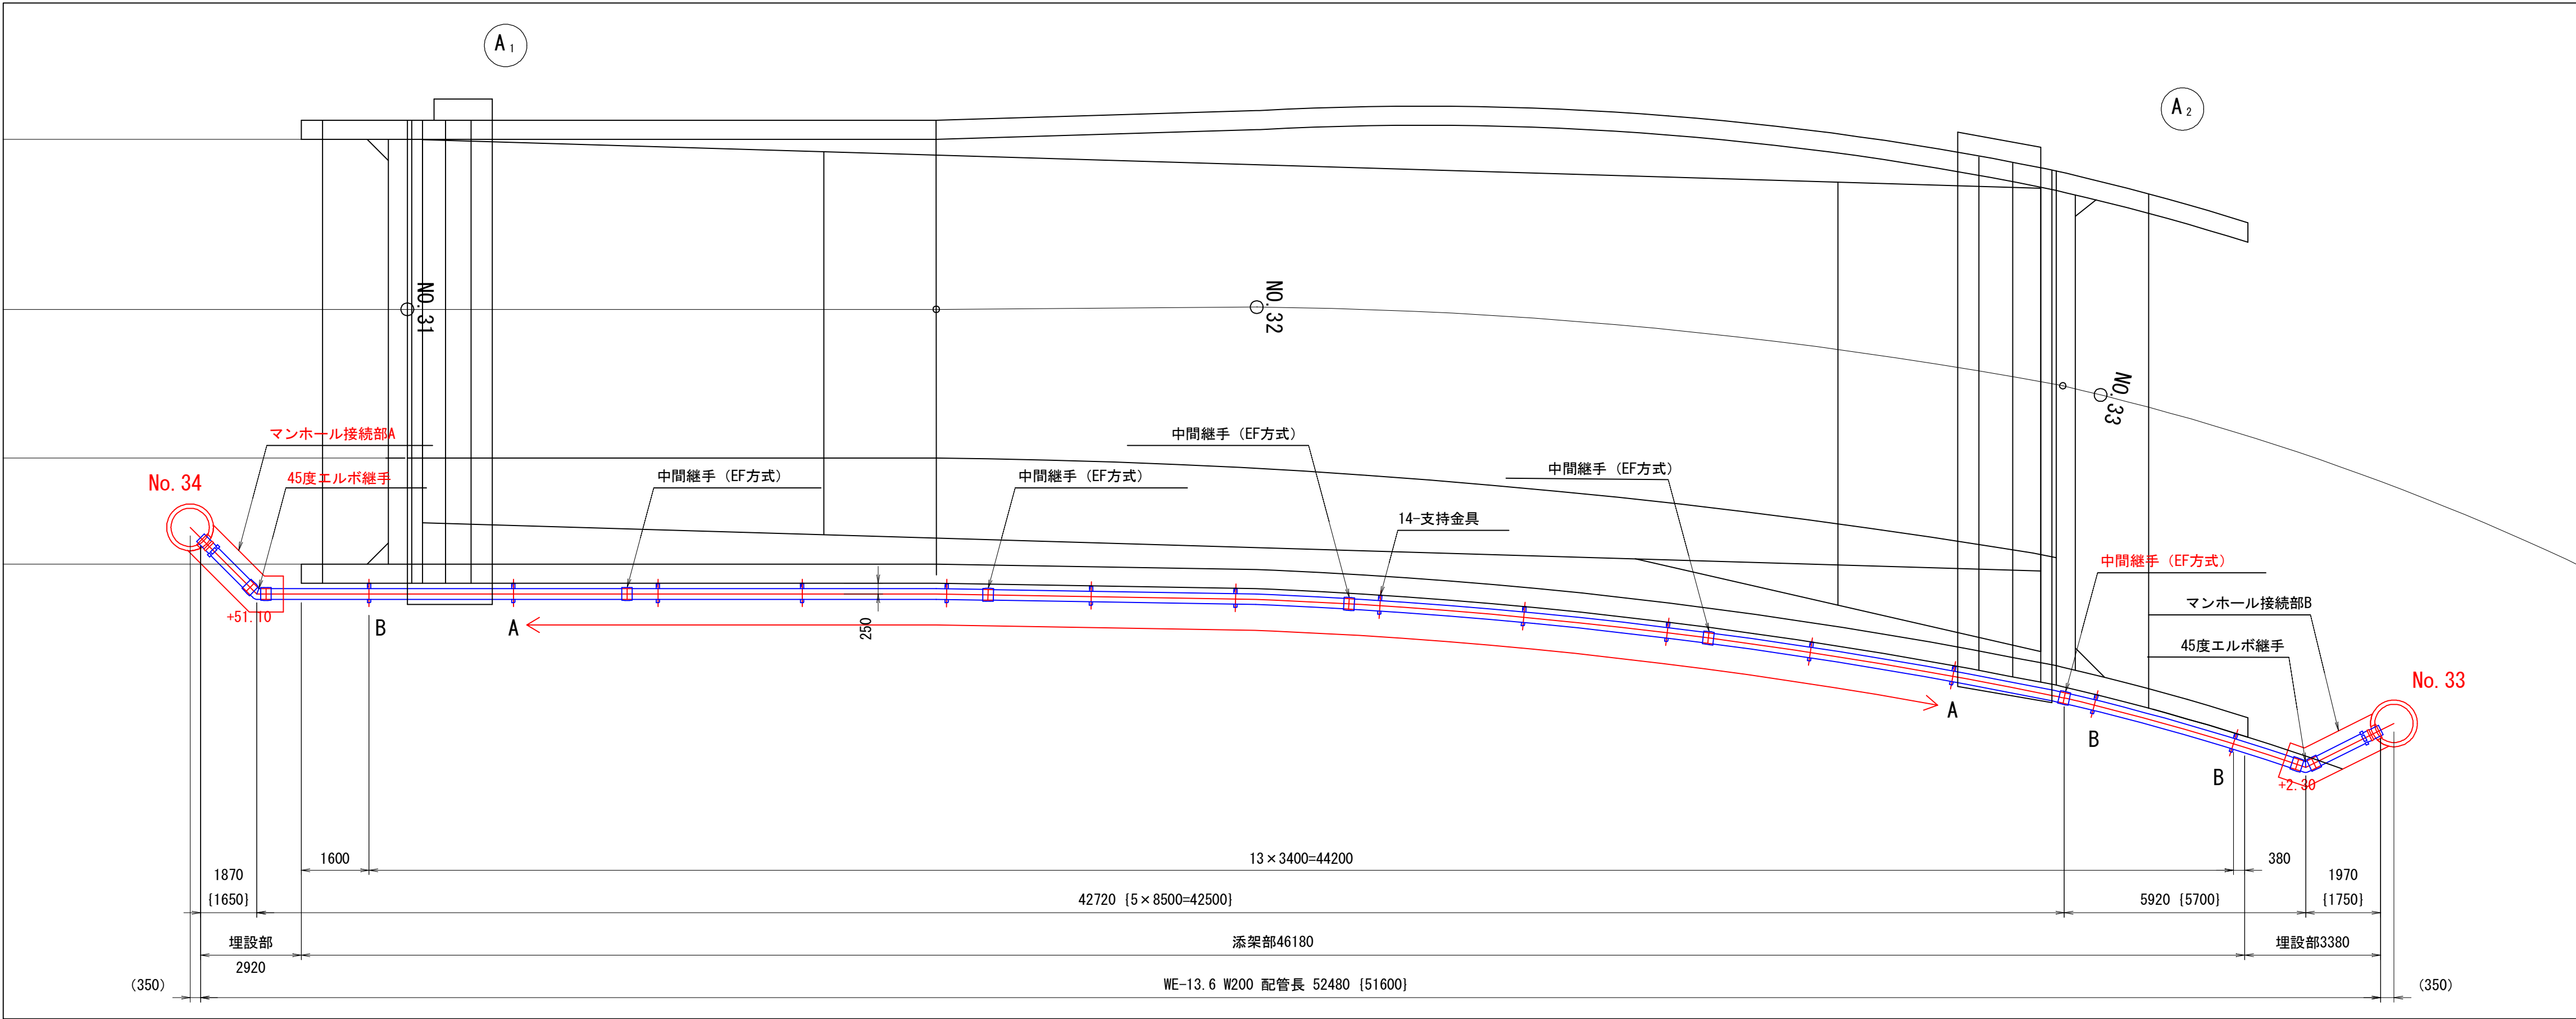

断面図 S=1/50

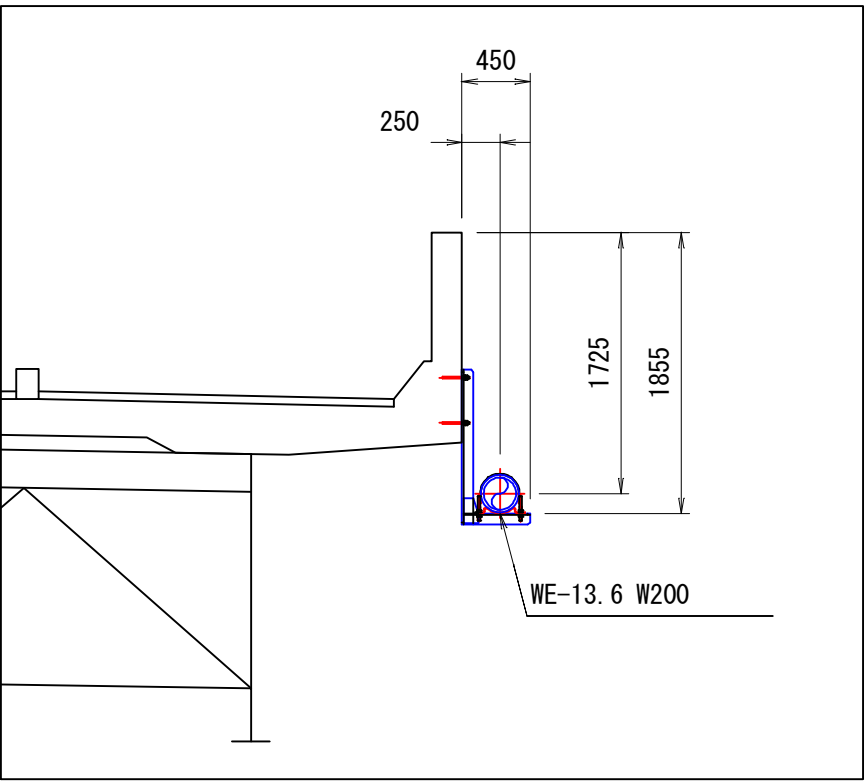

縦断図 S=1/100

