

令和7年度
府中市公共下水道事業

図面
番号2 / 8

区分

汚水管理設 (7-22-1) 工事

種別

汚水管理設 (7-22-1) 工事

図面
名称


平面図・縦断面図・横断面図
(21:22-a4-36, 22-a4-34)

縮尺
図示

工事場所

府中市 高木町 地内

広島県府中市

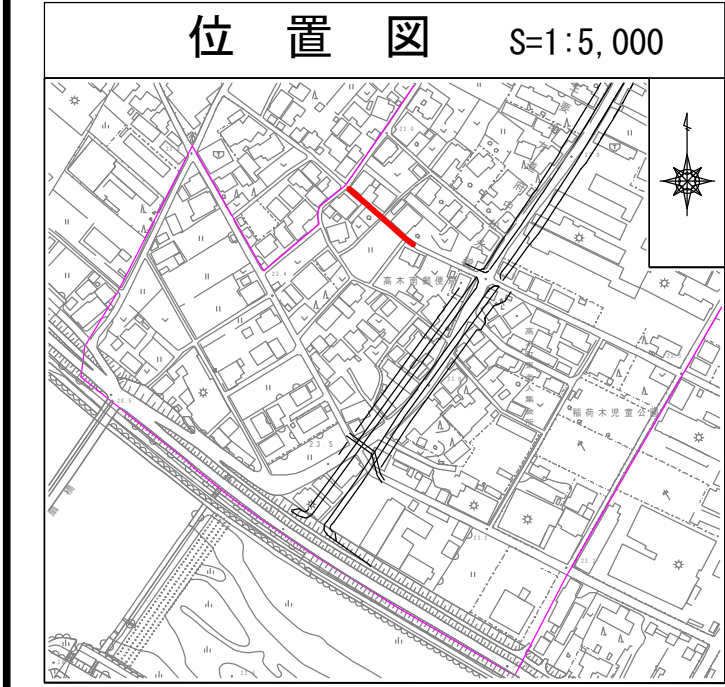

凡例

汚水実施

汚水既設

雨水既設

汚水計画

雨水計画

汚水同一施工

雨水同一施工

雨水樹取付〔新設〕

雨水樹取付〔既設〕

汚水樹取付

宅地内雨水

キャップ止

(W) 水道管

(I) ガス管

(N) NTT地下ケーブル

(E) 中電ケーブル

外副管付

内副管付

凡例

橋内組立マンホール



0号組立マンホール

1号組立マンホール


2号組立マンホール

3号組立マンホール

塩ビ小口径マンホール

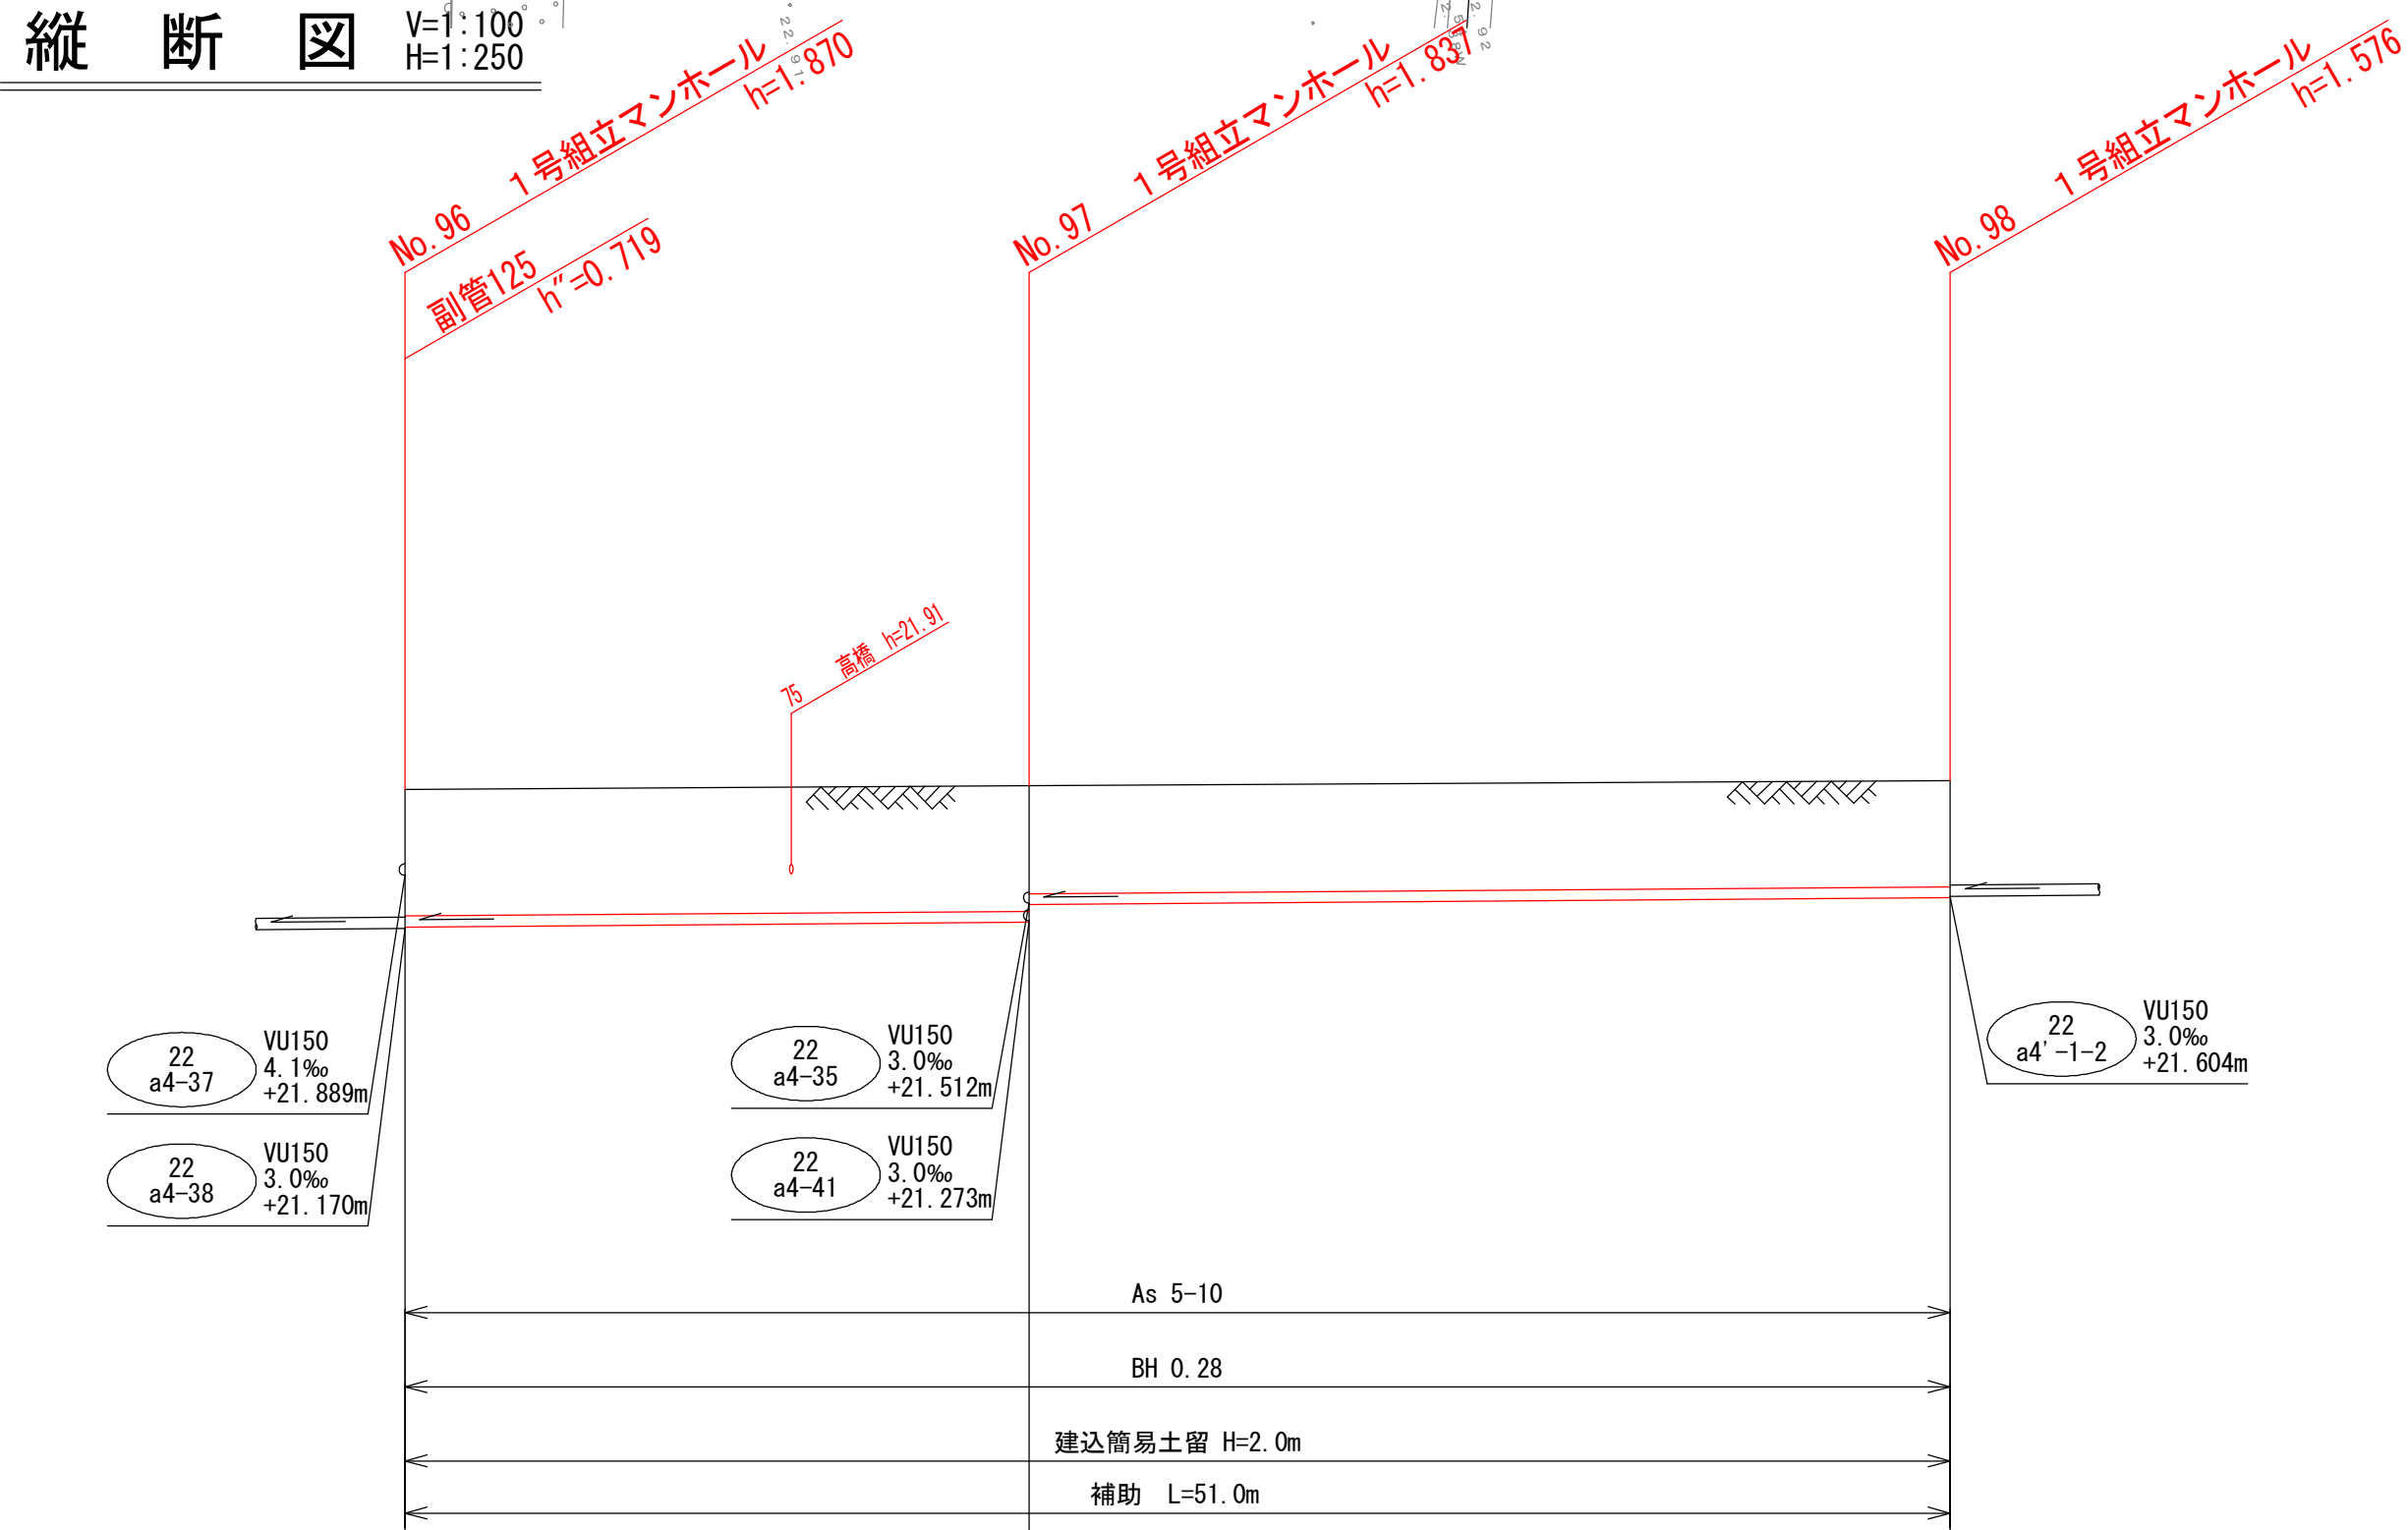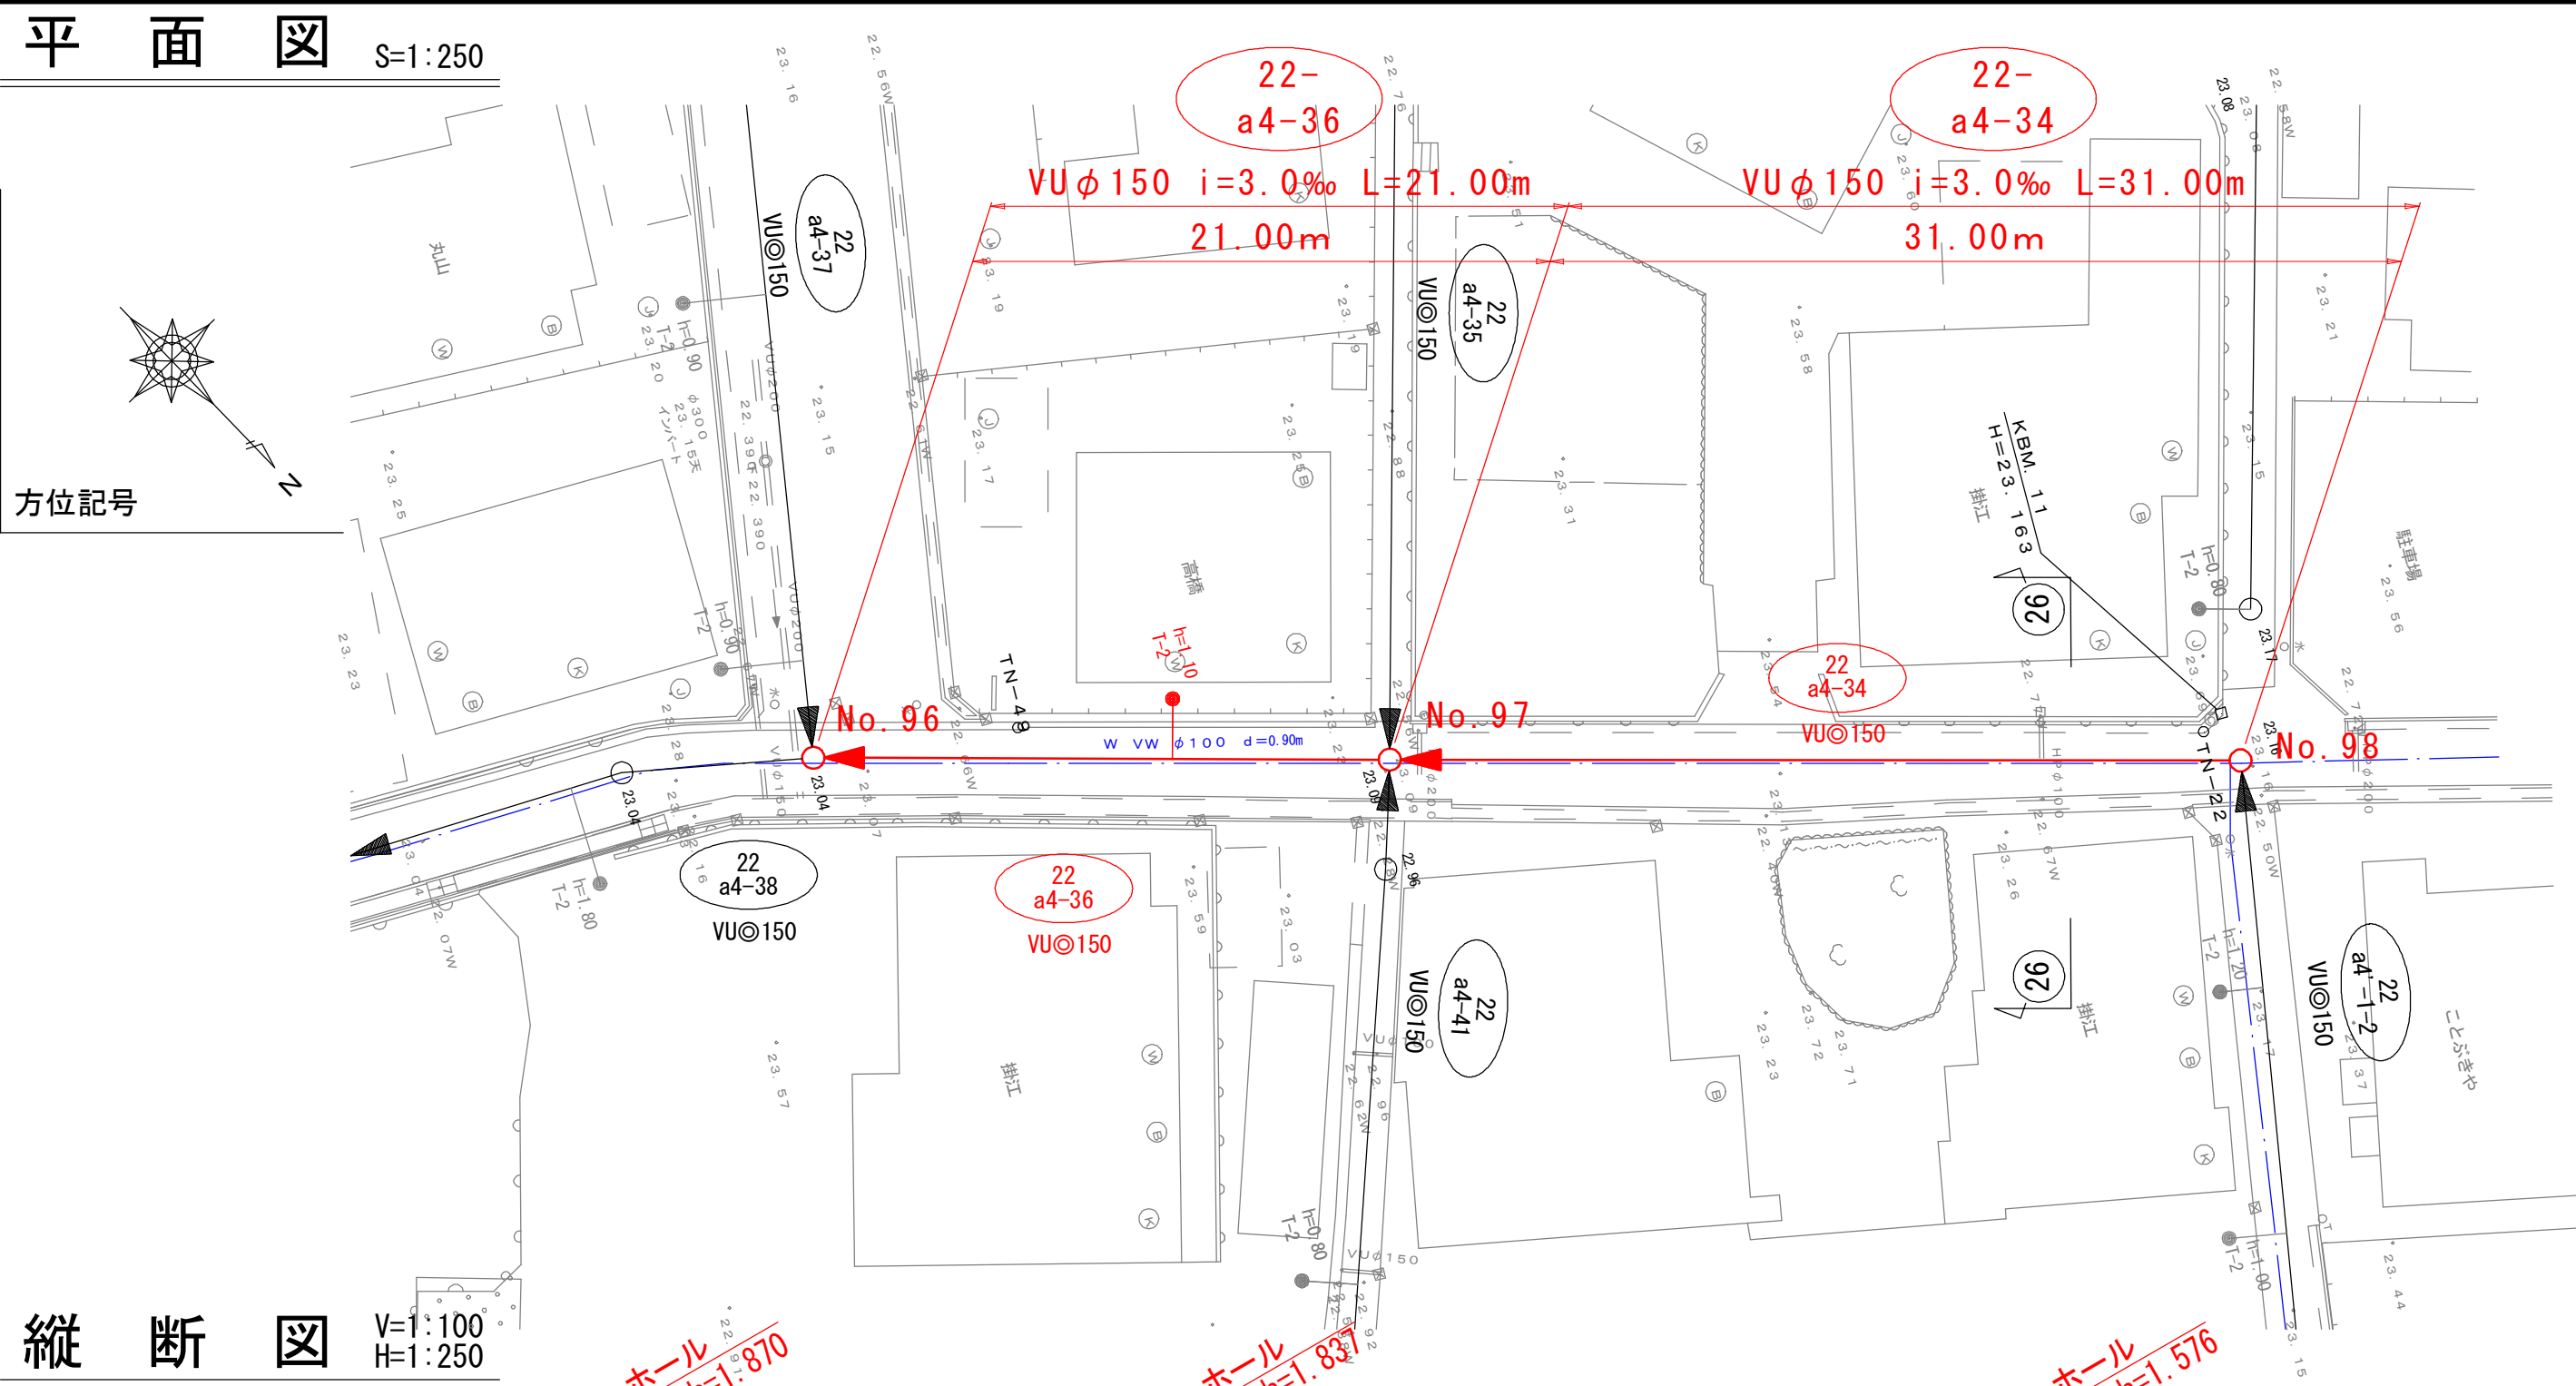

路線番号			22 a4-36	22 a4-34	
管 径	mm		VU150		
勾 配	‰		3.00‰		
区間距離	m		21.00	31.00	
地 盤 高	m	23.04	23.09		23.16
計画地盤高	m				
土 被 り	m	1.70	1.69 1.45		1.43
管 底 高	m	21.190	21.253 21.491		21.584
掘 削 深	m	1.95	1.94 1.70		1.68
追加距離	m	0.00	21.00		52.00

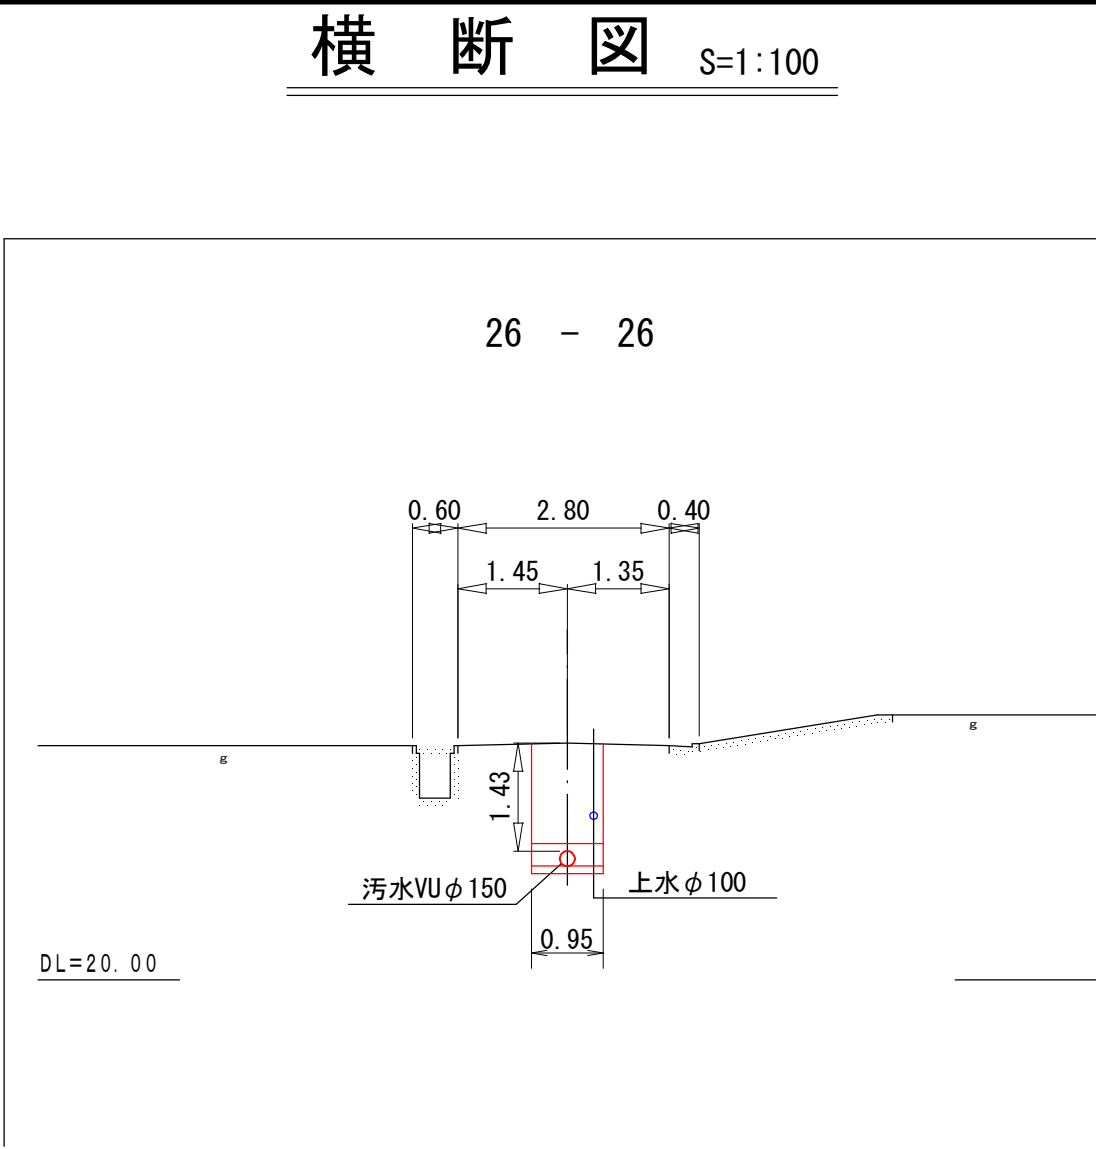

令和7年度
府中市公共下水道事業

図面
番号

3
/ 8

区分

種別

図面
名称

工事場所


汚水管理設（7-22-1）工事

平面図・縦断面図・横断面図
（22:22-a4'-1-2）

縮尺
図示

府中市 高木町 地内


広島県府中市

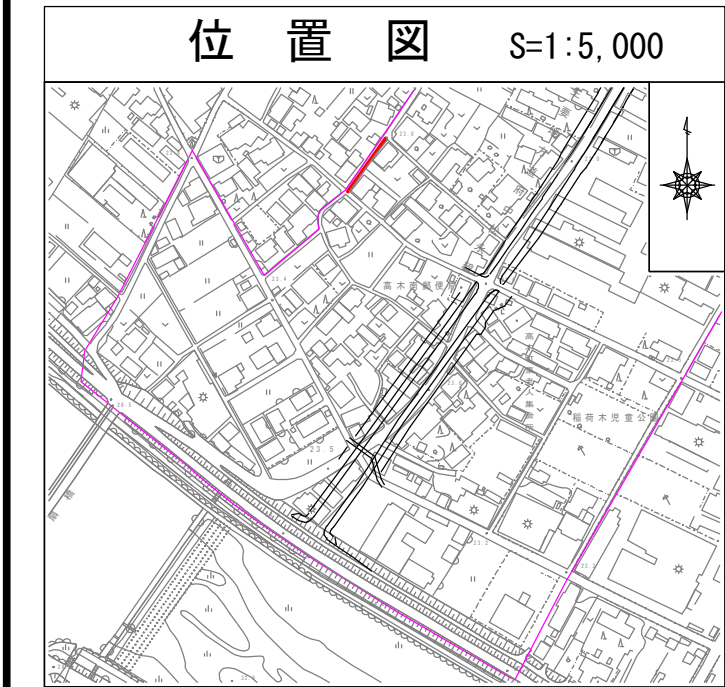


凡 例	
	汚 水 実 施
	汚 水 既 設
	雨 水 既 設
	汚 水 計 画
	雨 水 計 画
	汚 水 同 一 施 工
	雨 水 同 一 施 工
	雨水樹取付〔新設〕
	雨水樹取付〔既設〕
	汚 水 樹 取 付
	宅 地 内 雨 水
	キャップ止
	（ W ） 水 道 管
	（ I ） ガ ス 管
	（ N ） NTT 地下ケーブル
	（ E ） 中 電 ケーブル
	外 副 管 付
	内 副 管 付

凡 例	
	橋内組立マンホール
	0号組立マンホール
	1号組立マンホール
	2号組立マンホール
	3号組立マンホール
	塩ビ小口径マンホール


平 面 図 S=1:250

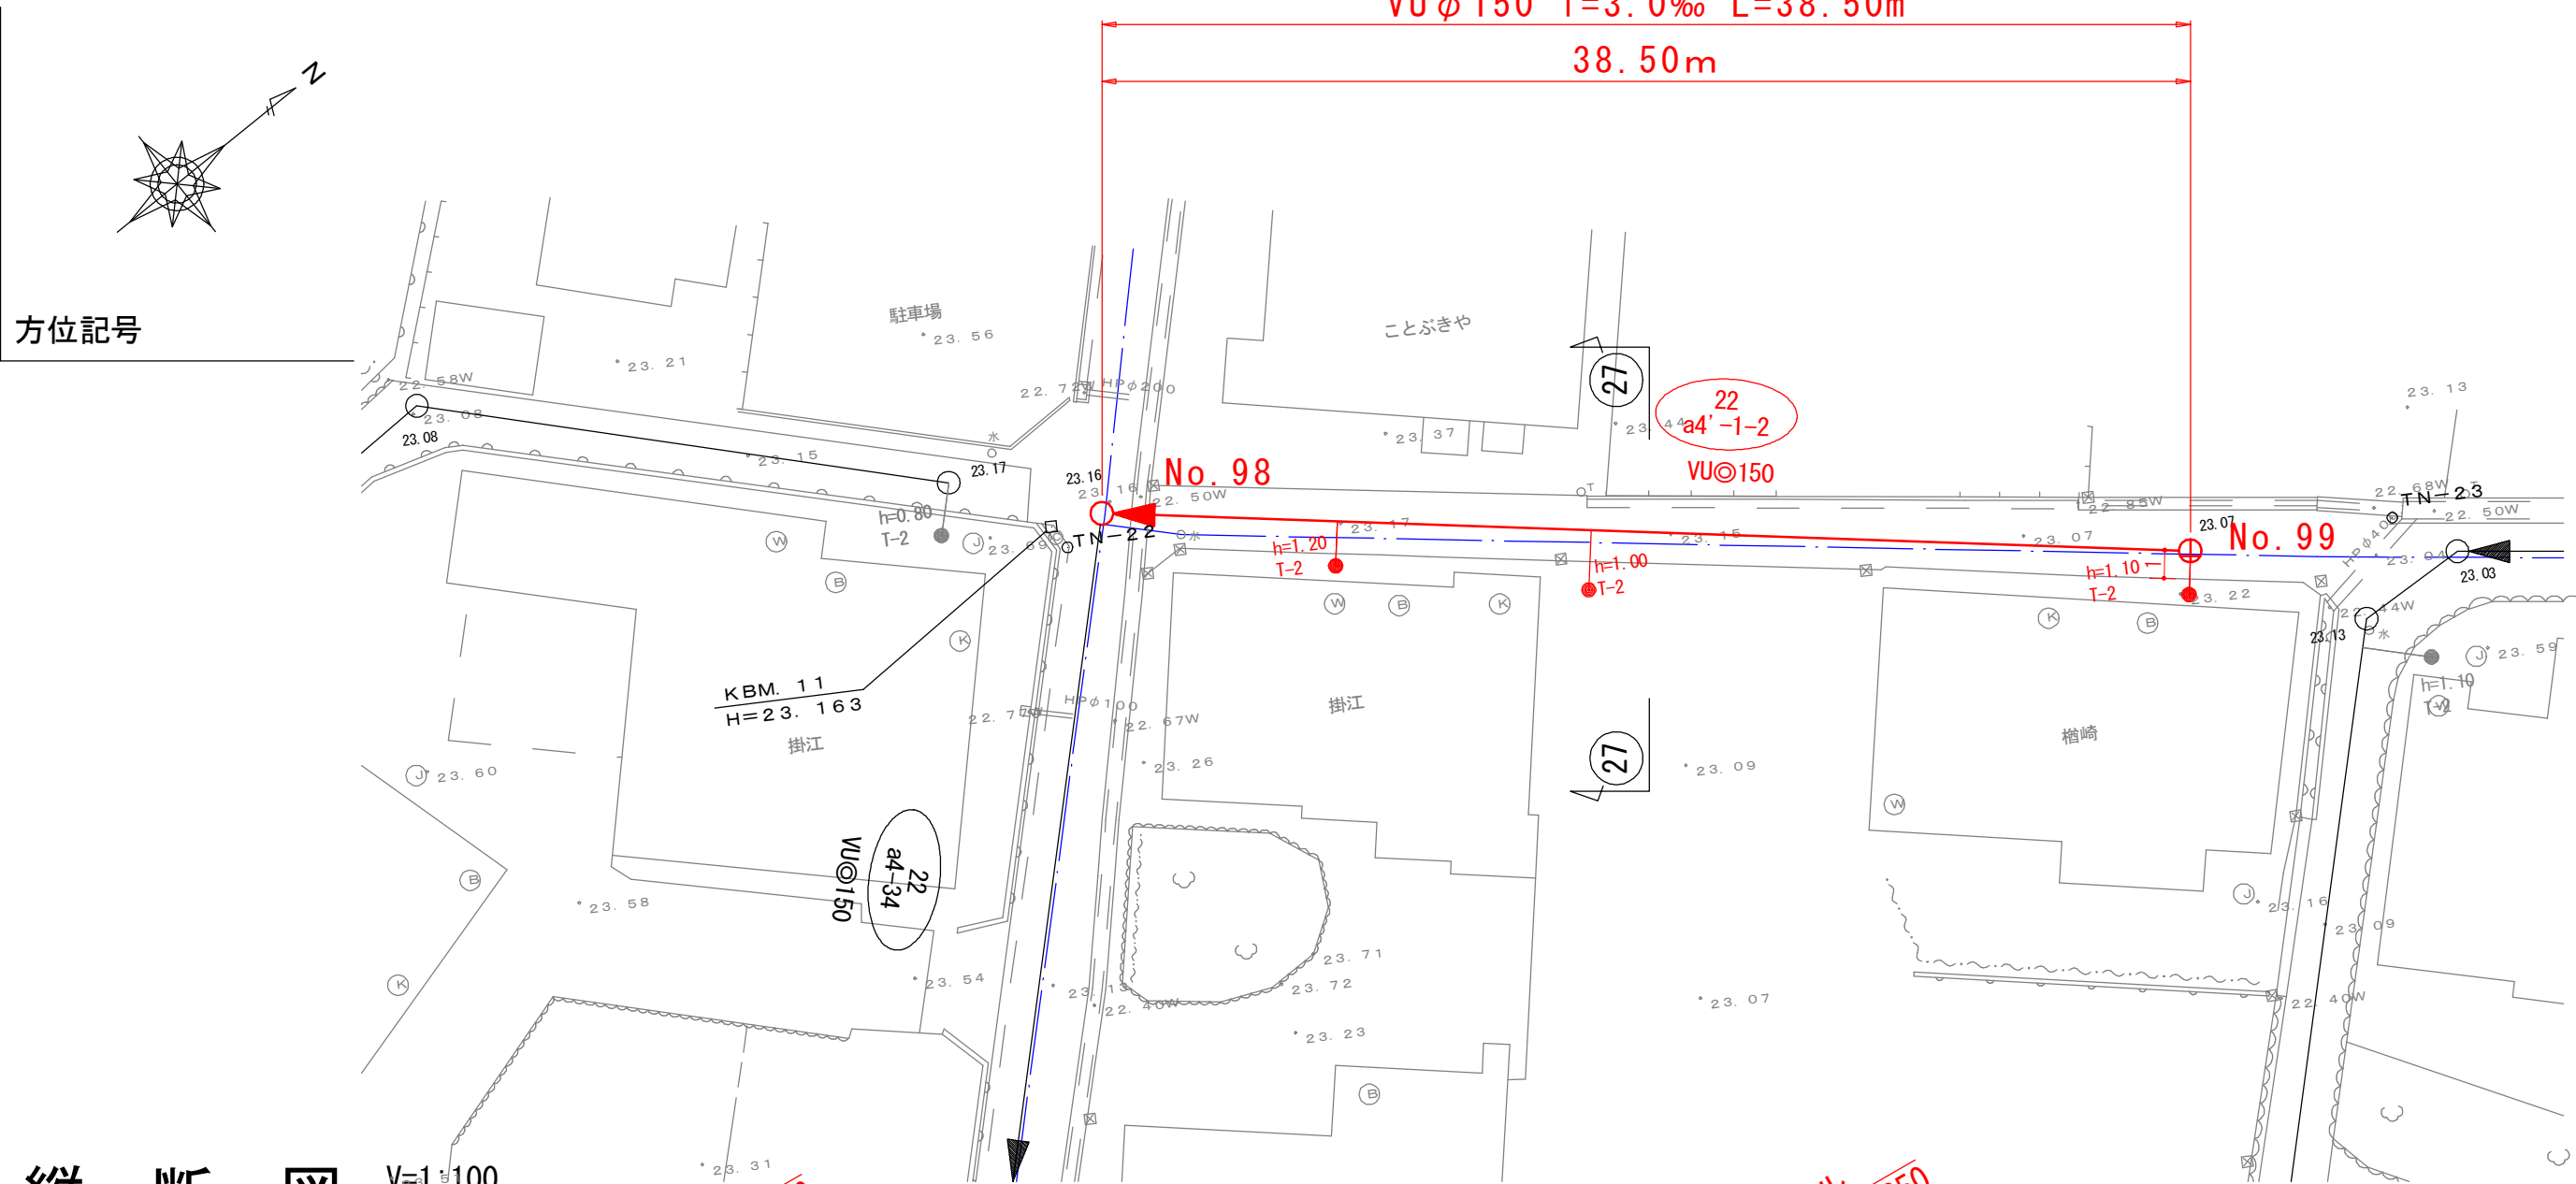

縦 断 図 V=1:100
H=1:250

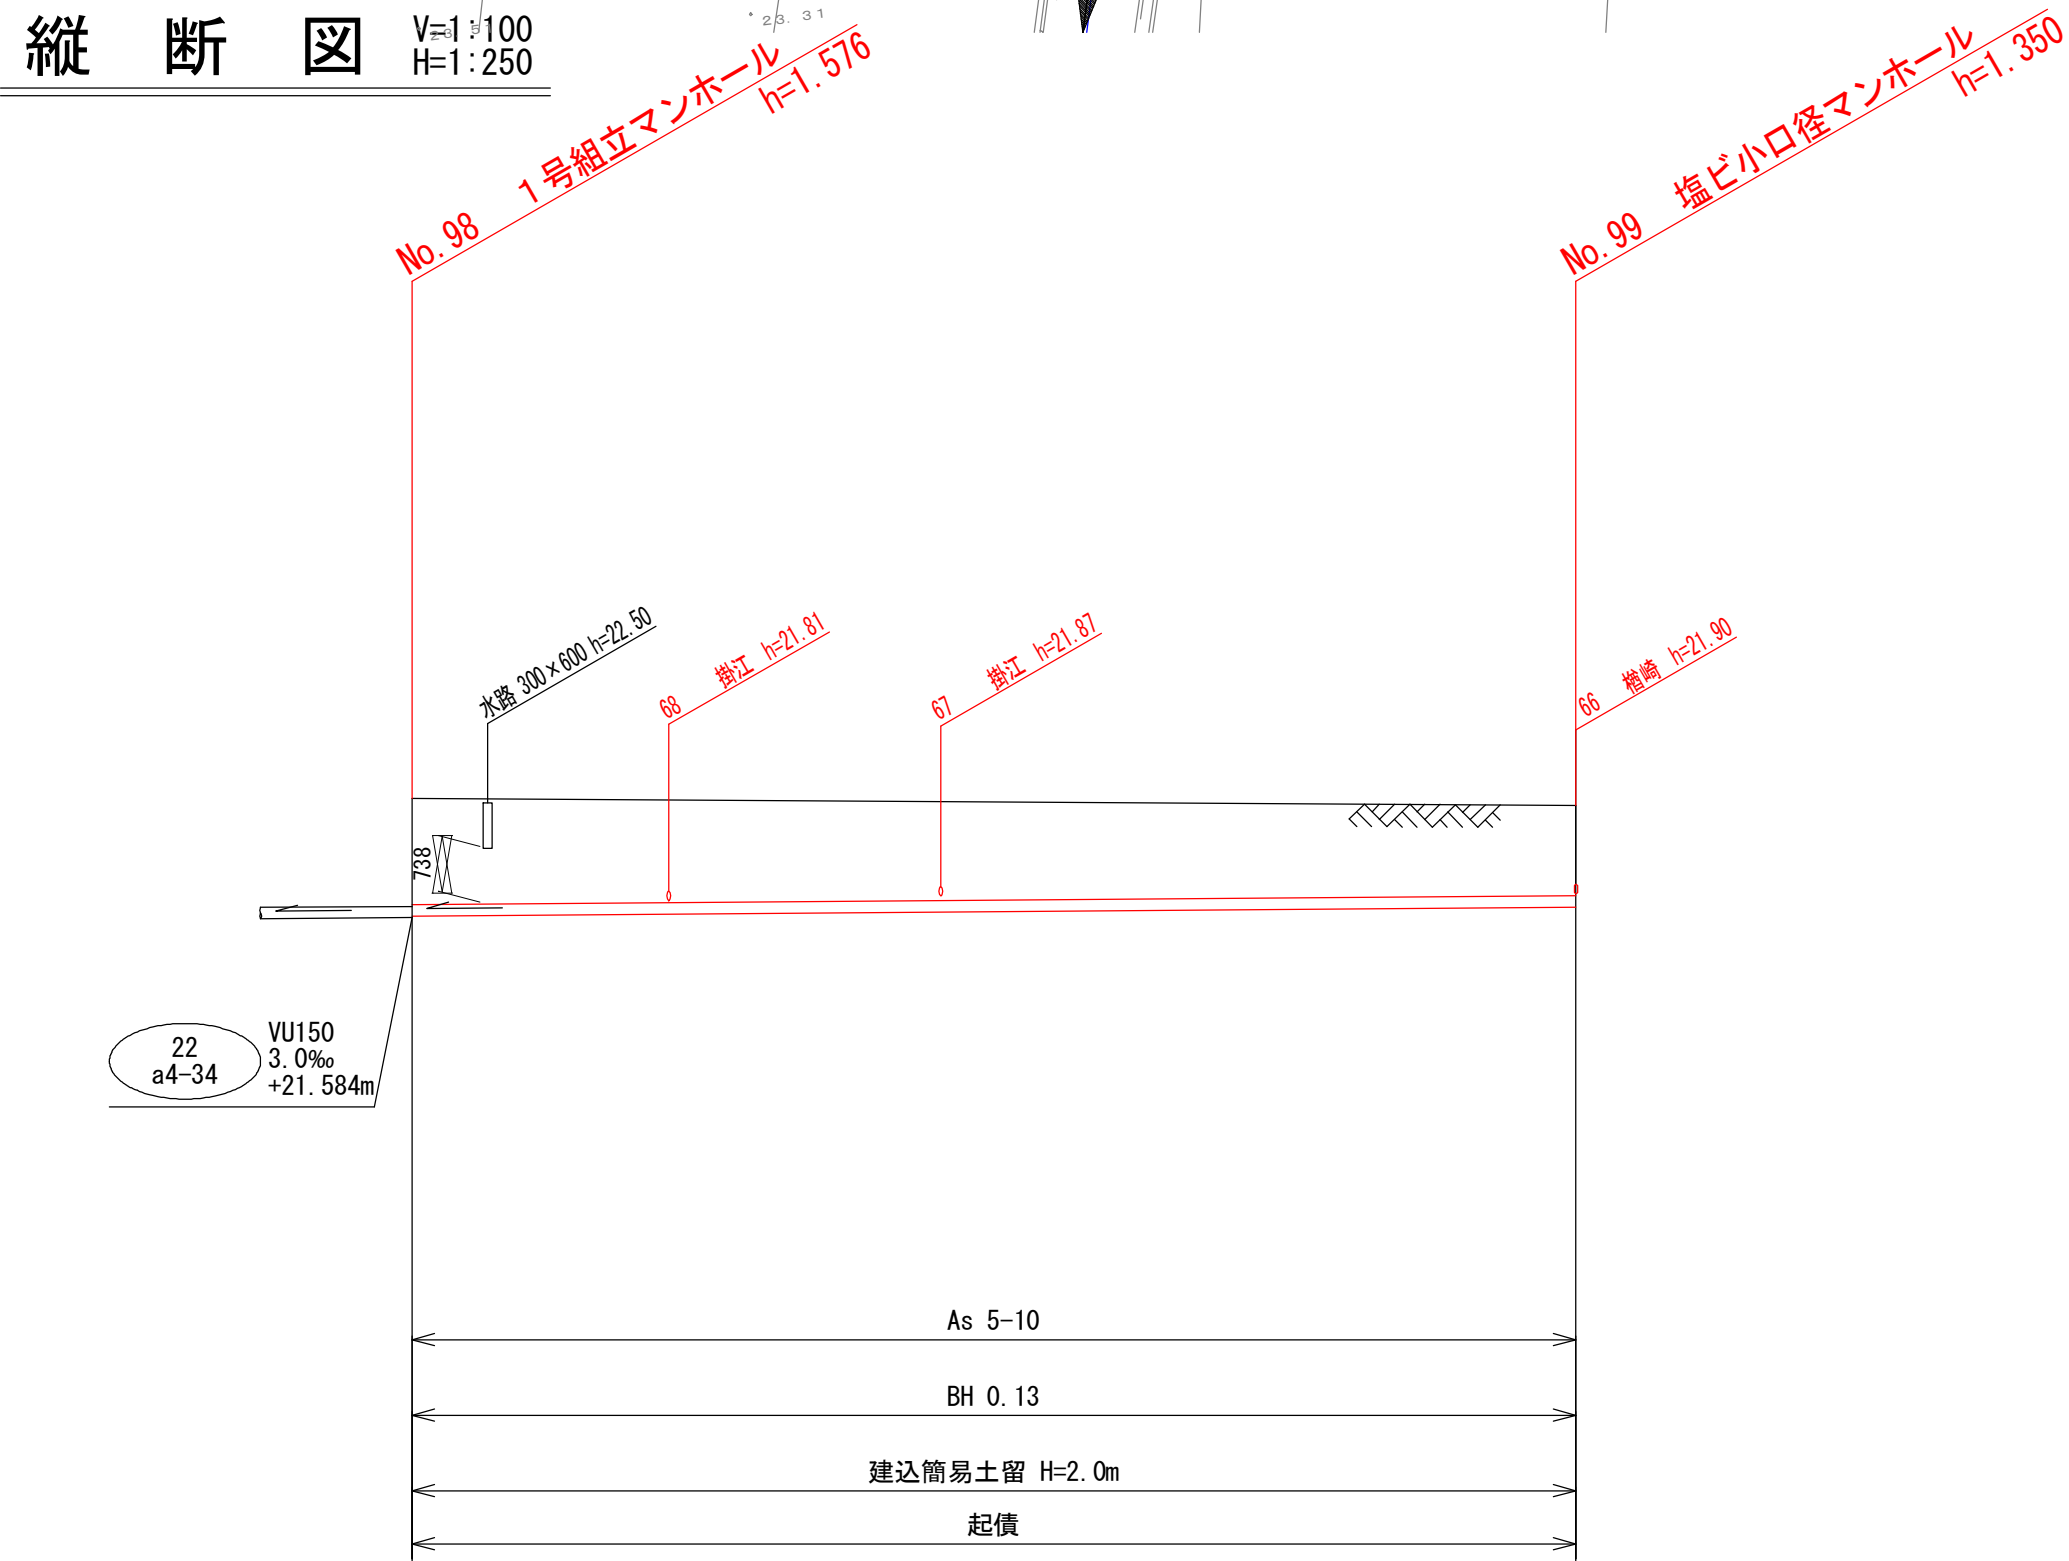

横 断 図 S=1:100

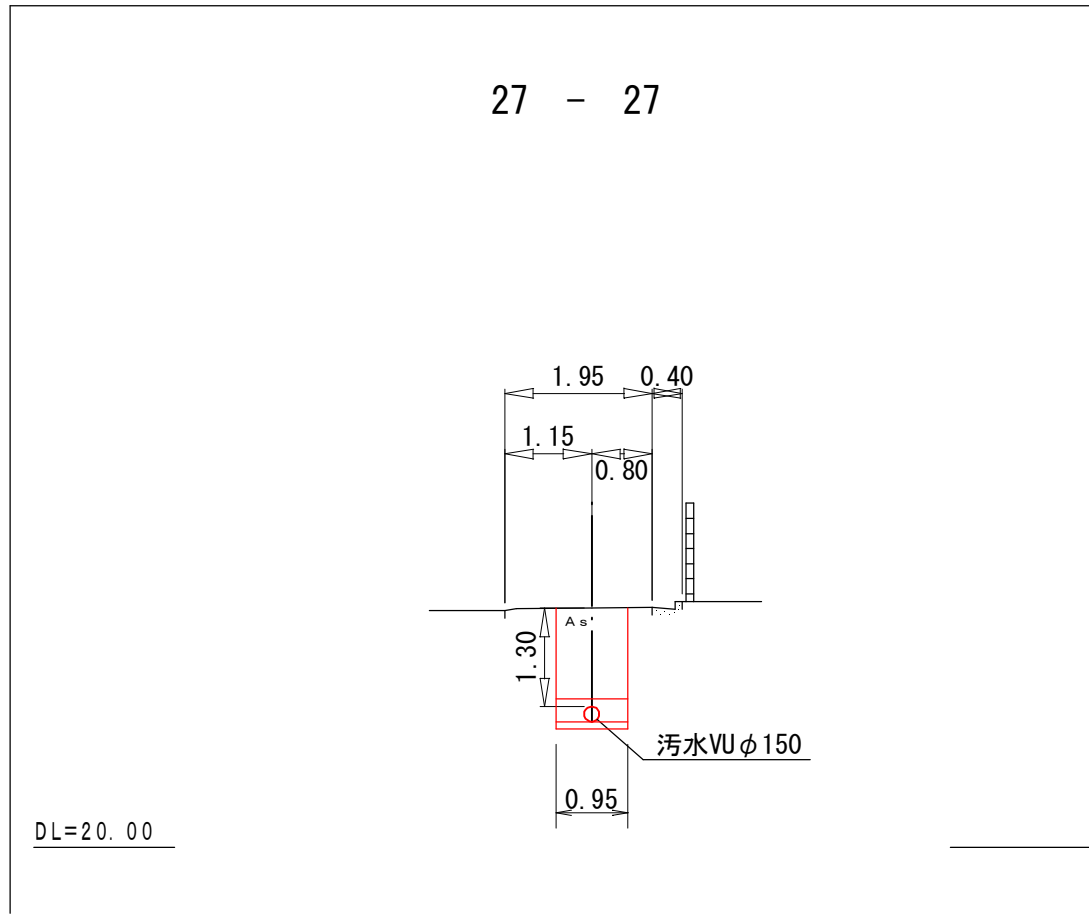

路線番号	22 a4'-1-2
管 径	mm VU150
勾 配	% 3.00%
区間距離	m 38.50
地 盤 高	m 23.16
計画地盤高	m 23.07
土 被 り	m 1.41
管 底 高	m 21.604
掘 削 深	m 1.66
追加距離	m 0.00

令和7年度
府中市公共下水道事業

図面
番号

4
／
8

区分

種別

図面
名称

工事場所


汚水管理設（7-22-1）工事

平面図・縦断面図・横断面図
（23:22-a4-35）

縮尺
図示

府中市 高木町 地内

広島県府中市

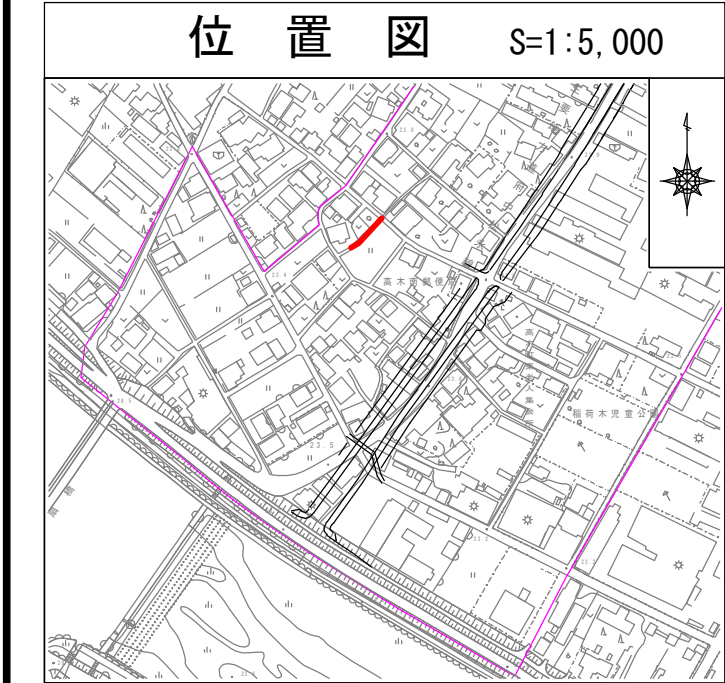

凡例

汚水実施

汚水既設

雨水既設

汚水計画

雨水計画

汚水同一施工

雨水同一施工

雨水樹取付〔新設〕

雨水樹取付〔既設〕

汚水樹取付

宅地内雨水

キャップ止

（W）水道管

（I）ガス管

（N）NTT地下ケーブル

（E）中電ケーブル

外副管付

内副管付

凡例

橋内組立マンホール



0号組立マンホール

1号組立マンホール


2号組立マンホール

3号組立マンホール


塩ビ小口径マンホール

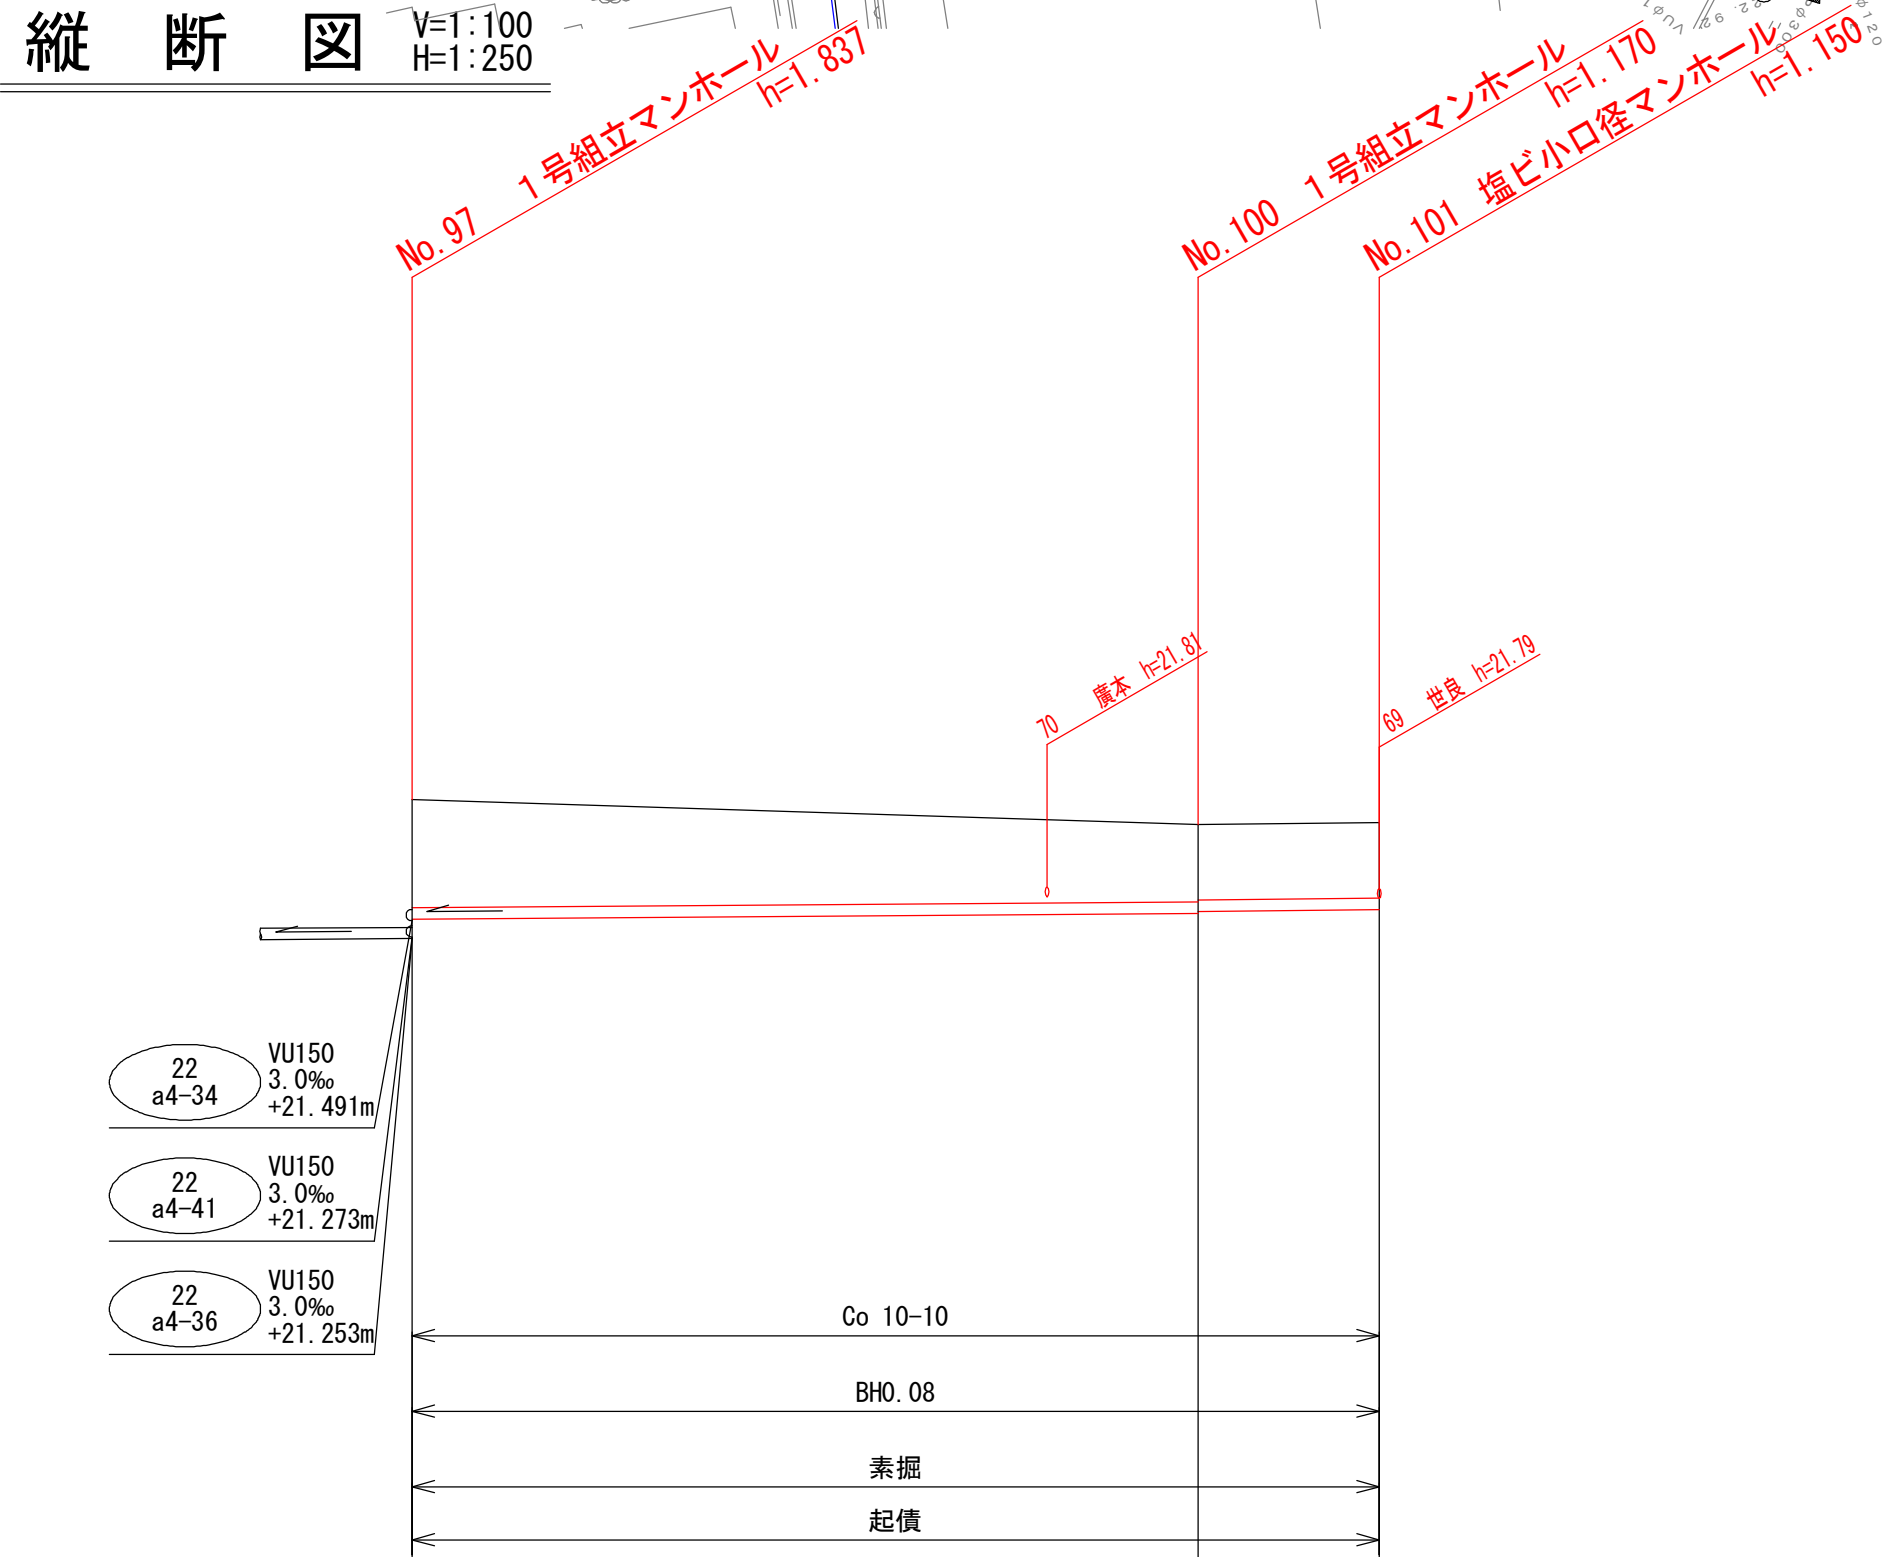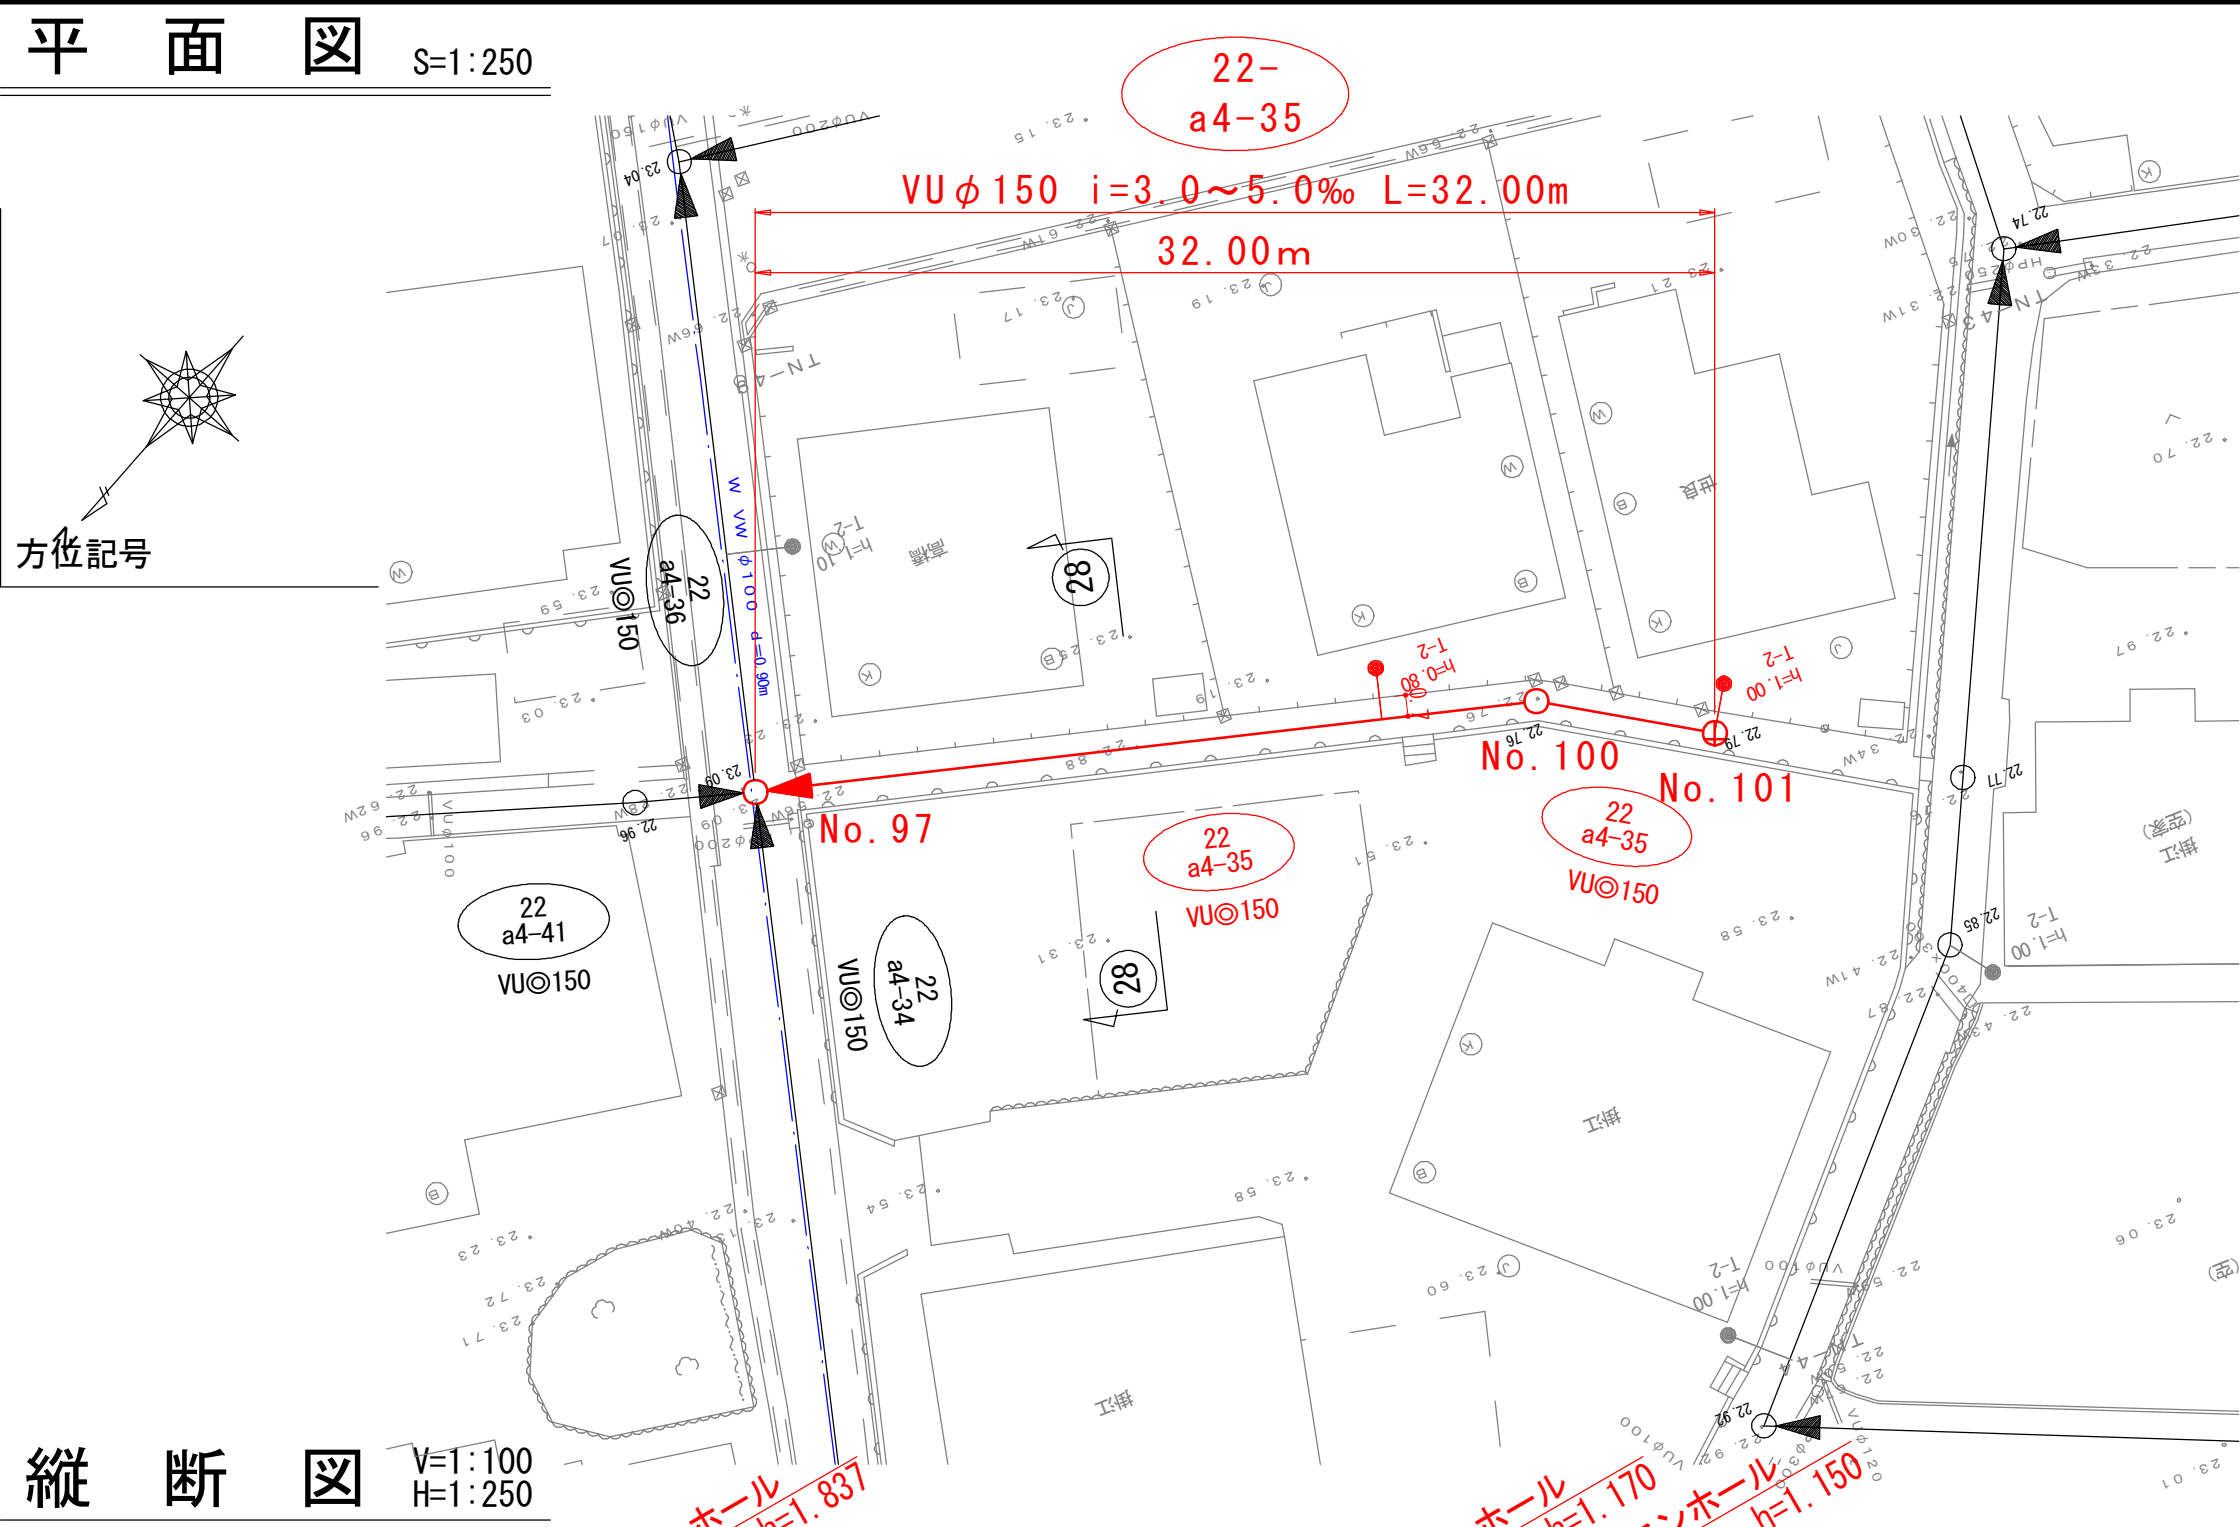

路線番号			22 a4-35	
管 径	mm		VU150	
勾 配	‰		3.00‰	5.00‰
区間距離	m		26.00	6.00
地 盤 高	m	23.09	22.76	22.79
計画地盤高	m			
土 被 り	m	1.43	1.02 1.00	1.00
管 底 高	m	21.512	21.590 21.610	21.640
掘 削 深	m	1.68	1.27 1.25	1.25
追加距離	m	0.00	26.00	32.00

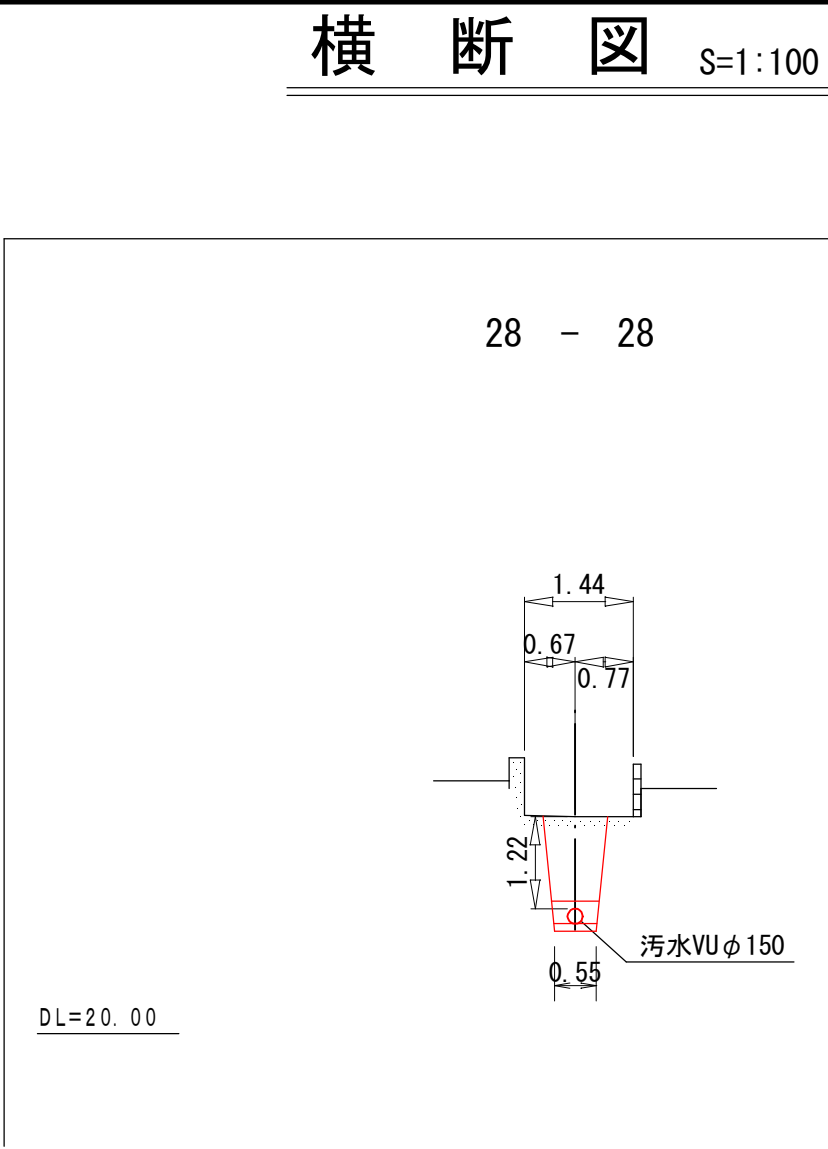


令和7年度		図面番号	5 / 8
府中市公共下水道事業			
区分			
種別	汚水管理設（7-22-1）工事		
図面名称	平面図・縦断面図・横断面図 （24:22-a4-37）		縮尺 図示
工事場所	府中市 高木町 地内		
広島県府中市			

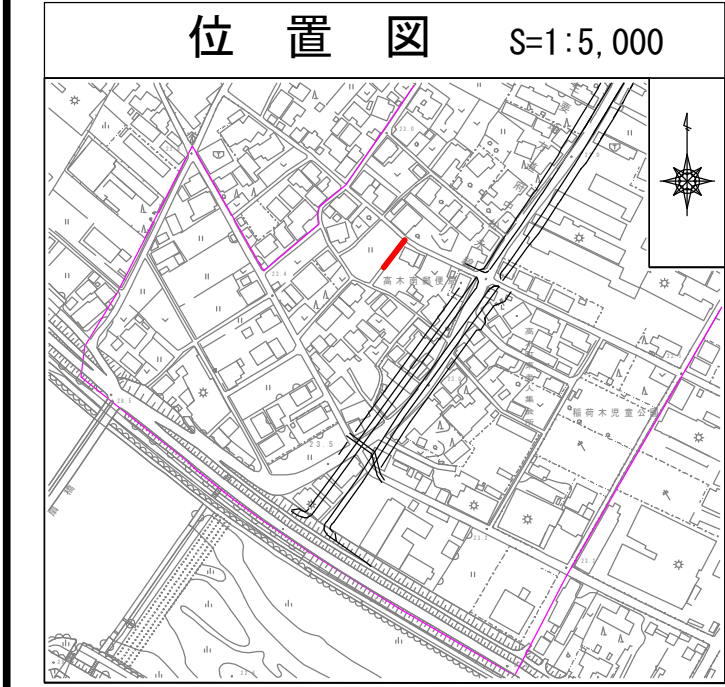


凡 例	
——	汚 水 実 施
----	汚 水 既 設
----	雨 水 既 設
----	汚 水 計 画
----	雨 水 計 画
——++——	汚 水 同 一 施 工
——++——	雨 水 同 一 施 工
□	雨水樹取付〔新設〕
⊠	雨水樹取付〔既設〕
●	汚 水 樹 取 付
○	宅 地 内 雨 水
——	キャップ止
——(W)——	水 道 管
——(I)——	ガ ス 管
——(N)——	NTT 地下ケーブル
——(E)——	中 電 ケーブル
○◀	外 副 管 付
○◀	内 副 管 付


凡 例	
○	橋内組立マンホール
▲	0号組立マンホール
○	1号組立マンホール
◎	2号組立マンホール
◎	3号組立マンホール
⊙	塩ビ小口径マンホール

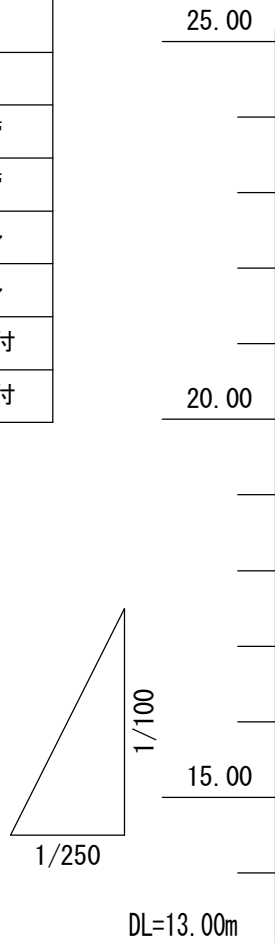

平面図 S=1:250

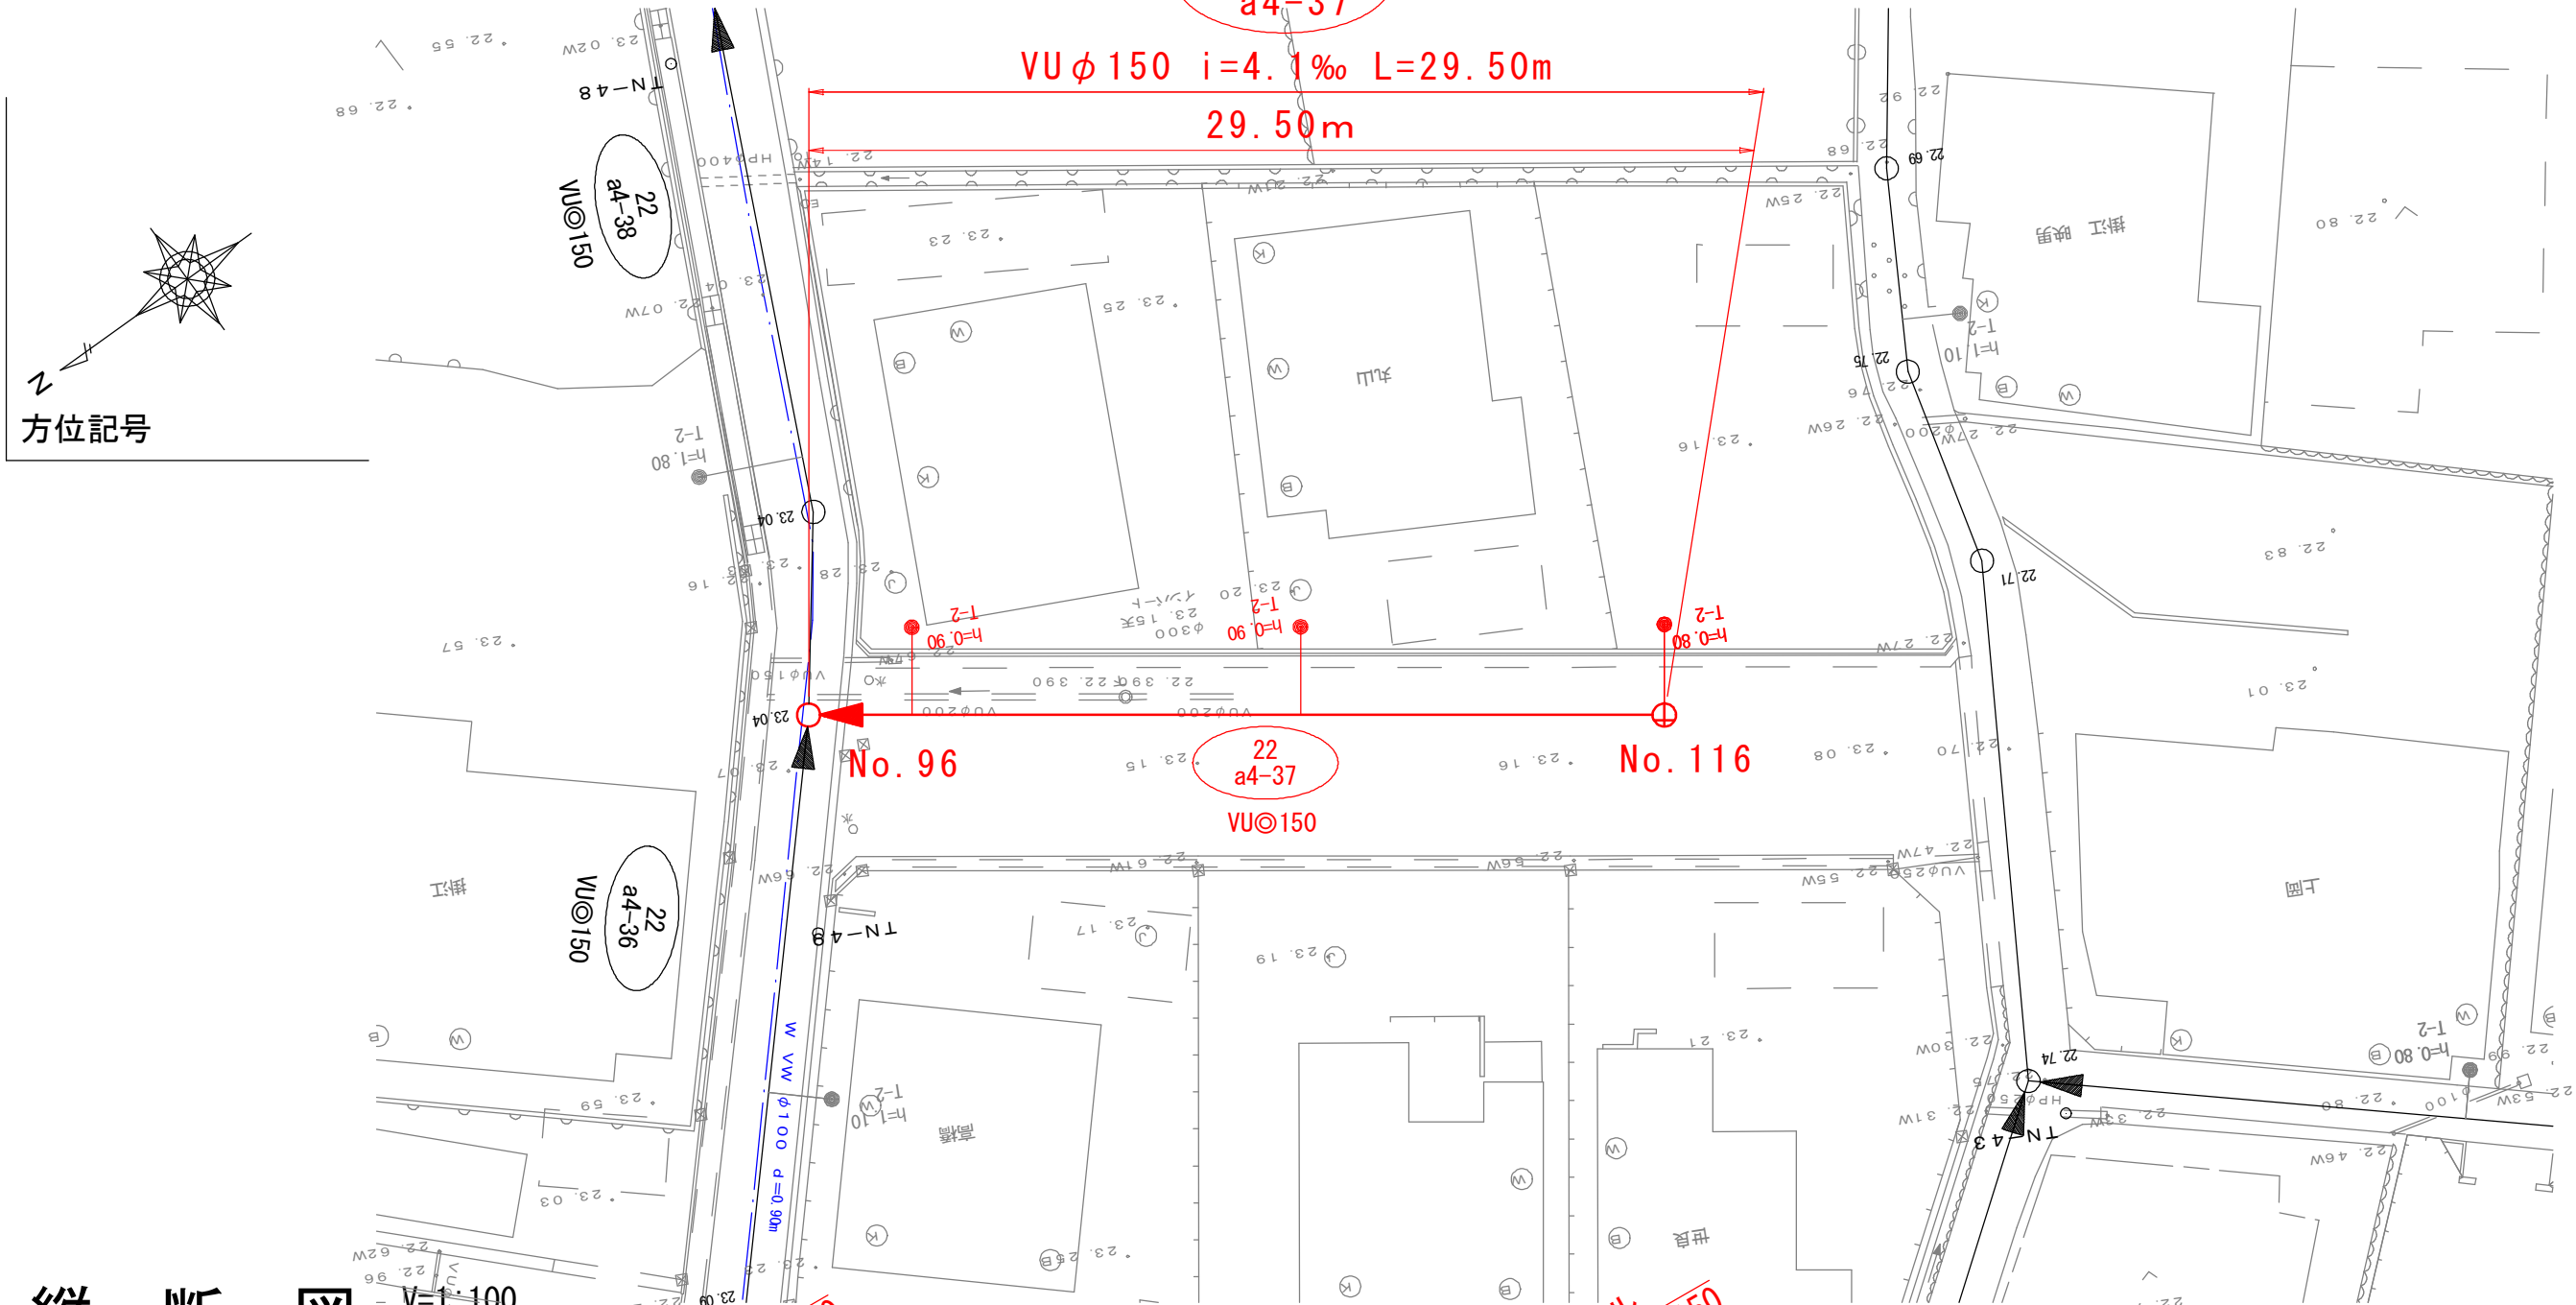

縦断面図 V=1:100 H=1:250

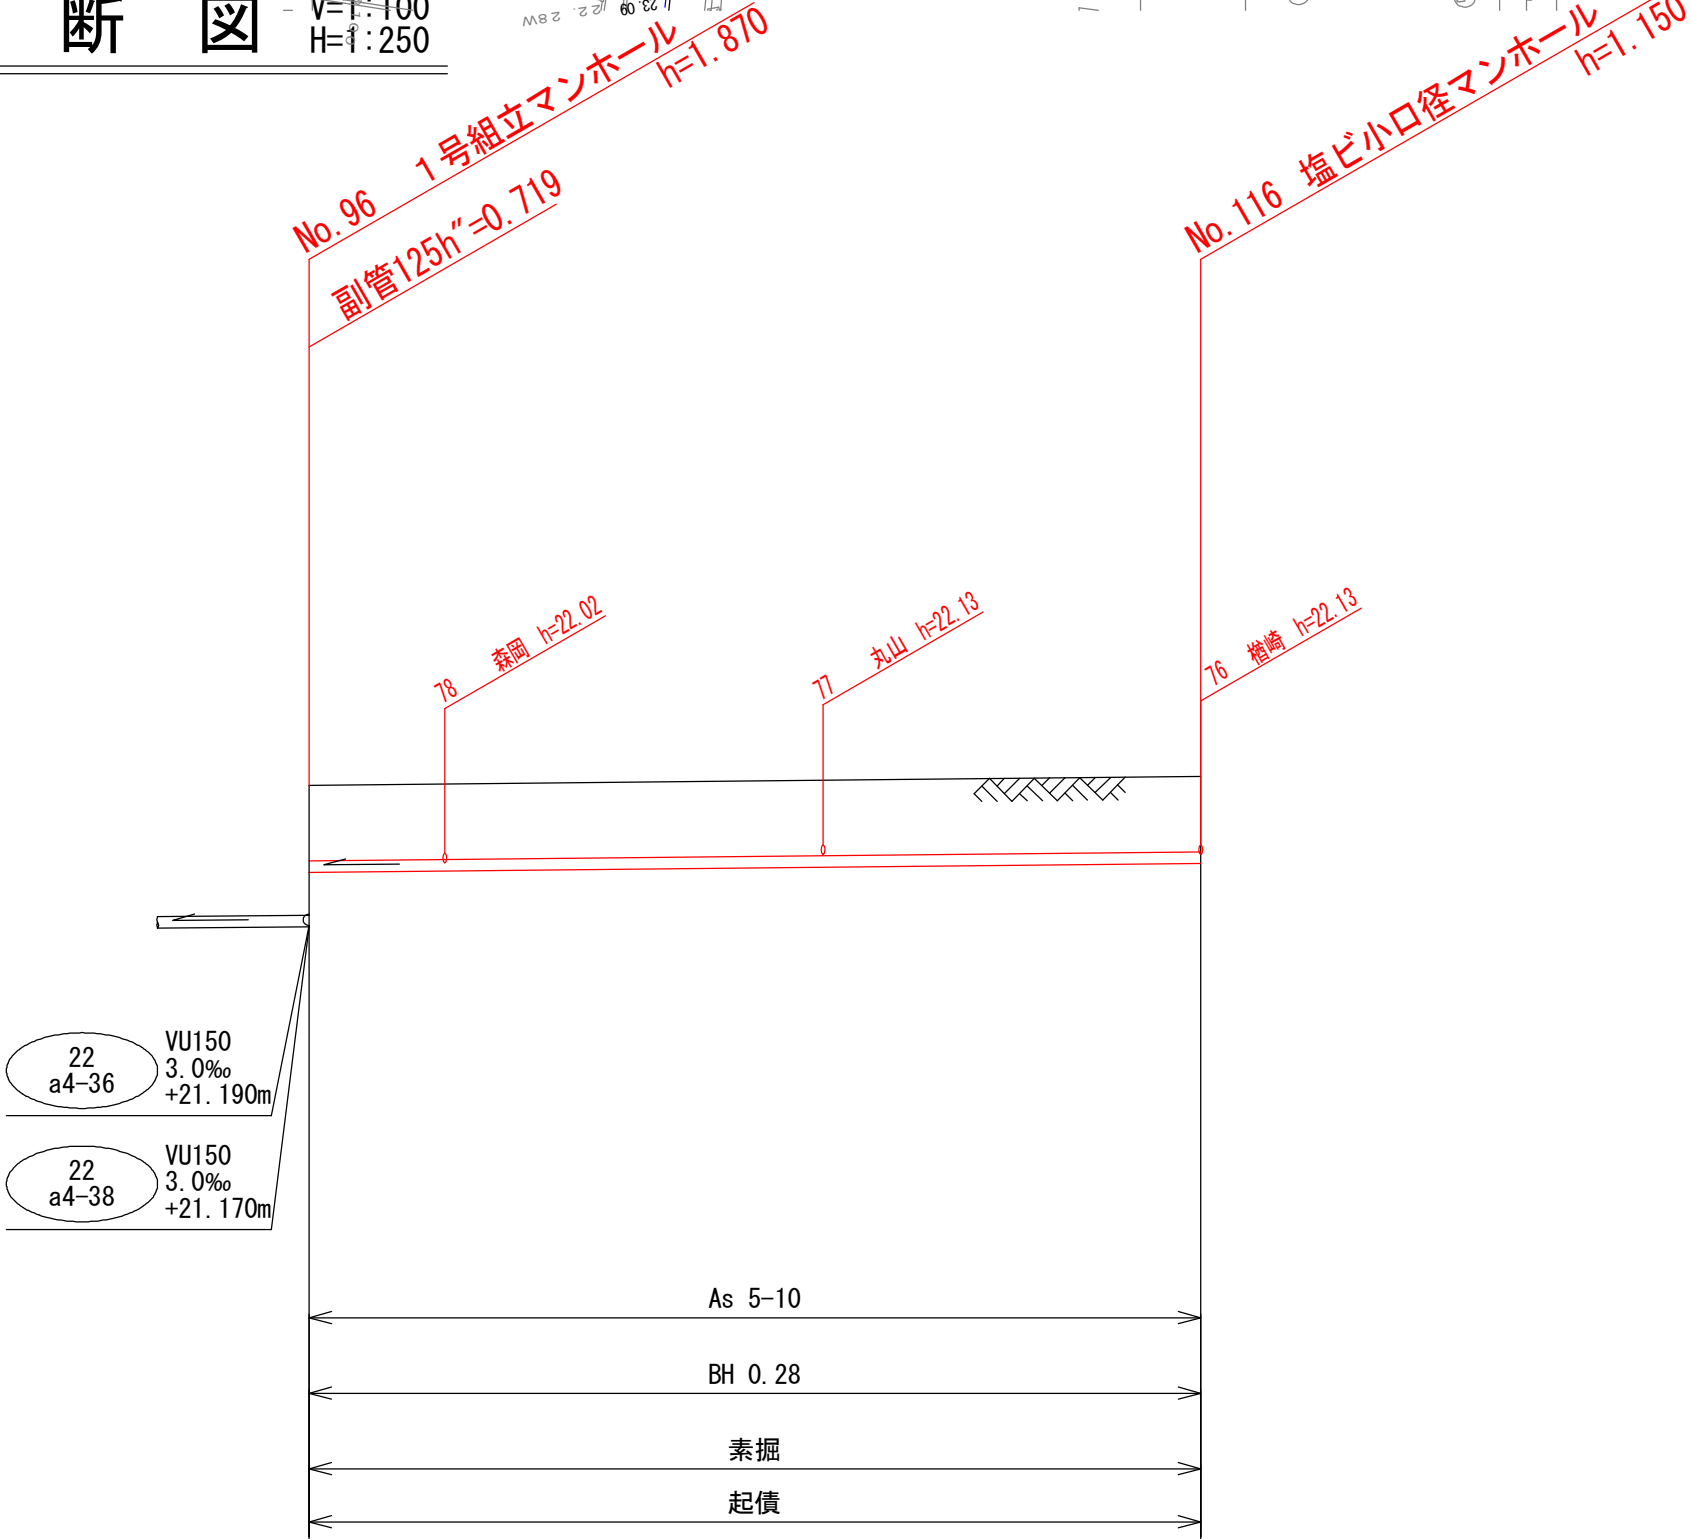

路線番号		22 a4-37
管 径	mm	VU150
勾 配	‰	4.10‰
区間距離	m	29.50
地 盤 高	m	23.04 23.16
計画地盤高	m	
土 被 り	m	1.00 1.00
管 底 高	m	21.889 22.010
掘 削 深	m	1.25 1.25
追加距離	m	0.00 29.50

令和7年度
府中市公共下水道事業

図面
番号
6
8

区分

種別

図面
名称

工事場所

汚水管理設 (7-22-1) 工事

平面図・縦断面図・横断面図
(19:22-a4-29)

縮尺
図示

府中市 高木町 地内

広島県府中市



凡例

汚水実施

汚水既設

雨水既設

汚水計画

雨水計画

汚水同一施工

雨水同一施工

雨水樹取付〔新設〕

雨水樹取付〔既設〕

汚水樹取付

宅地内雨水

キャップ止

水道管

ガス管

NTT地下ケーブル

中電ケーブル

外副管付

内副管付

凡例

橋内組立マンホール



0号組立マンホール

1号組立マンホール


2号組立マンホール

3号組立マンホール

塩ビ小口径マンホール

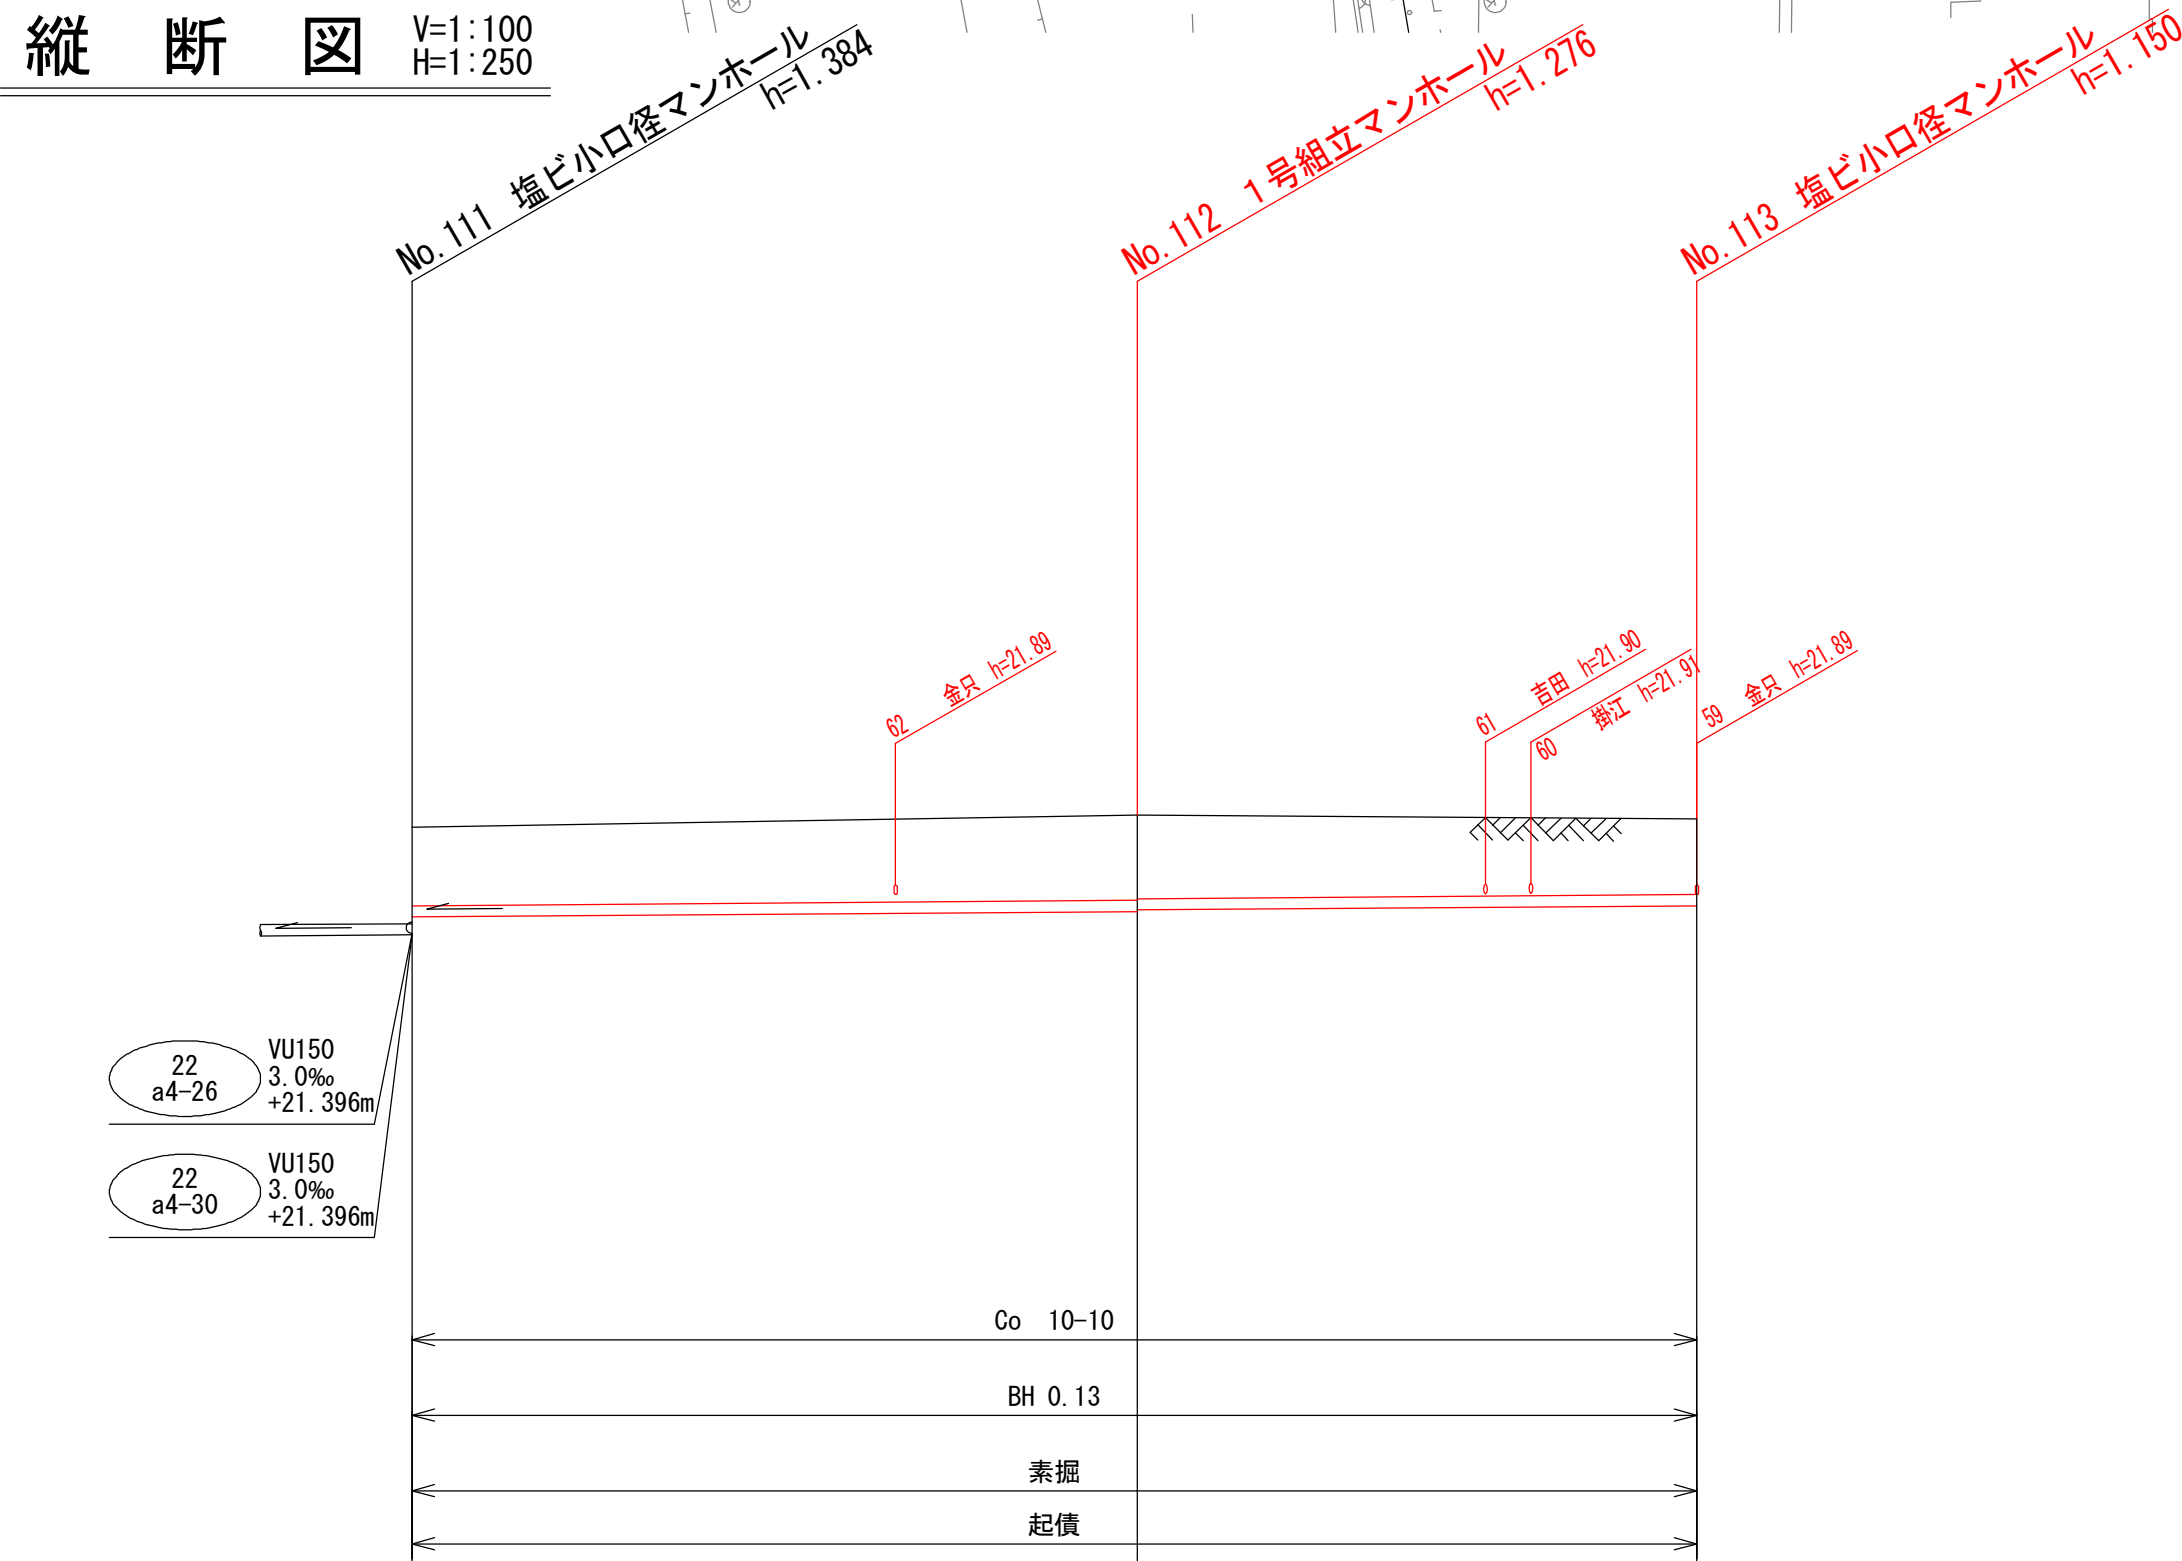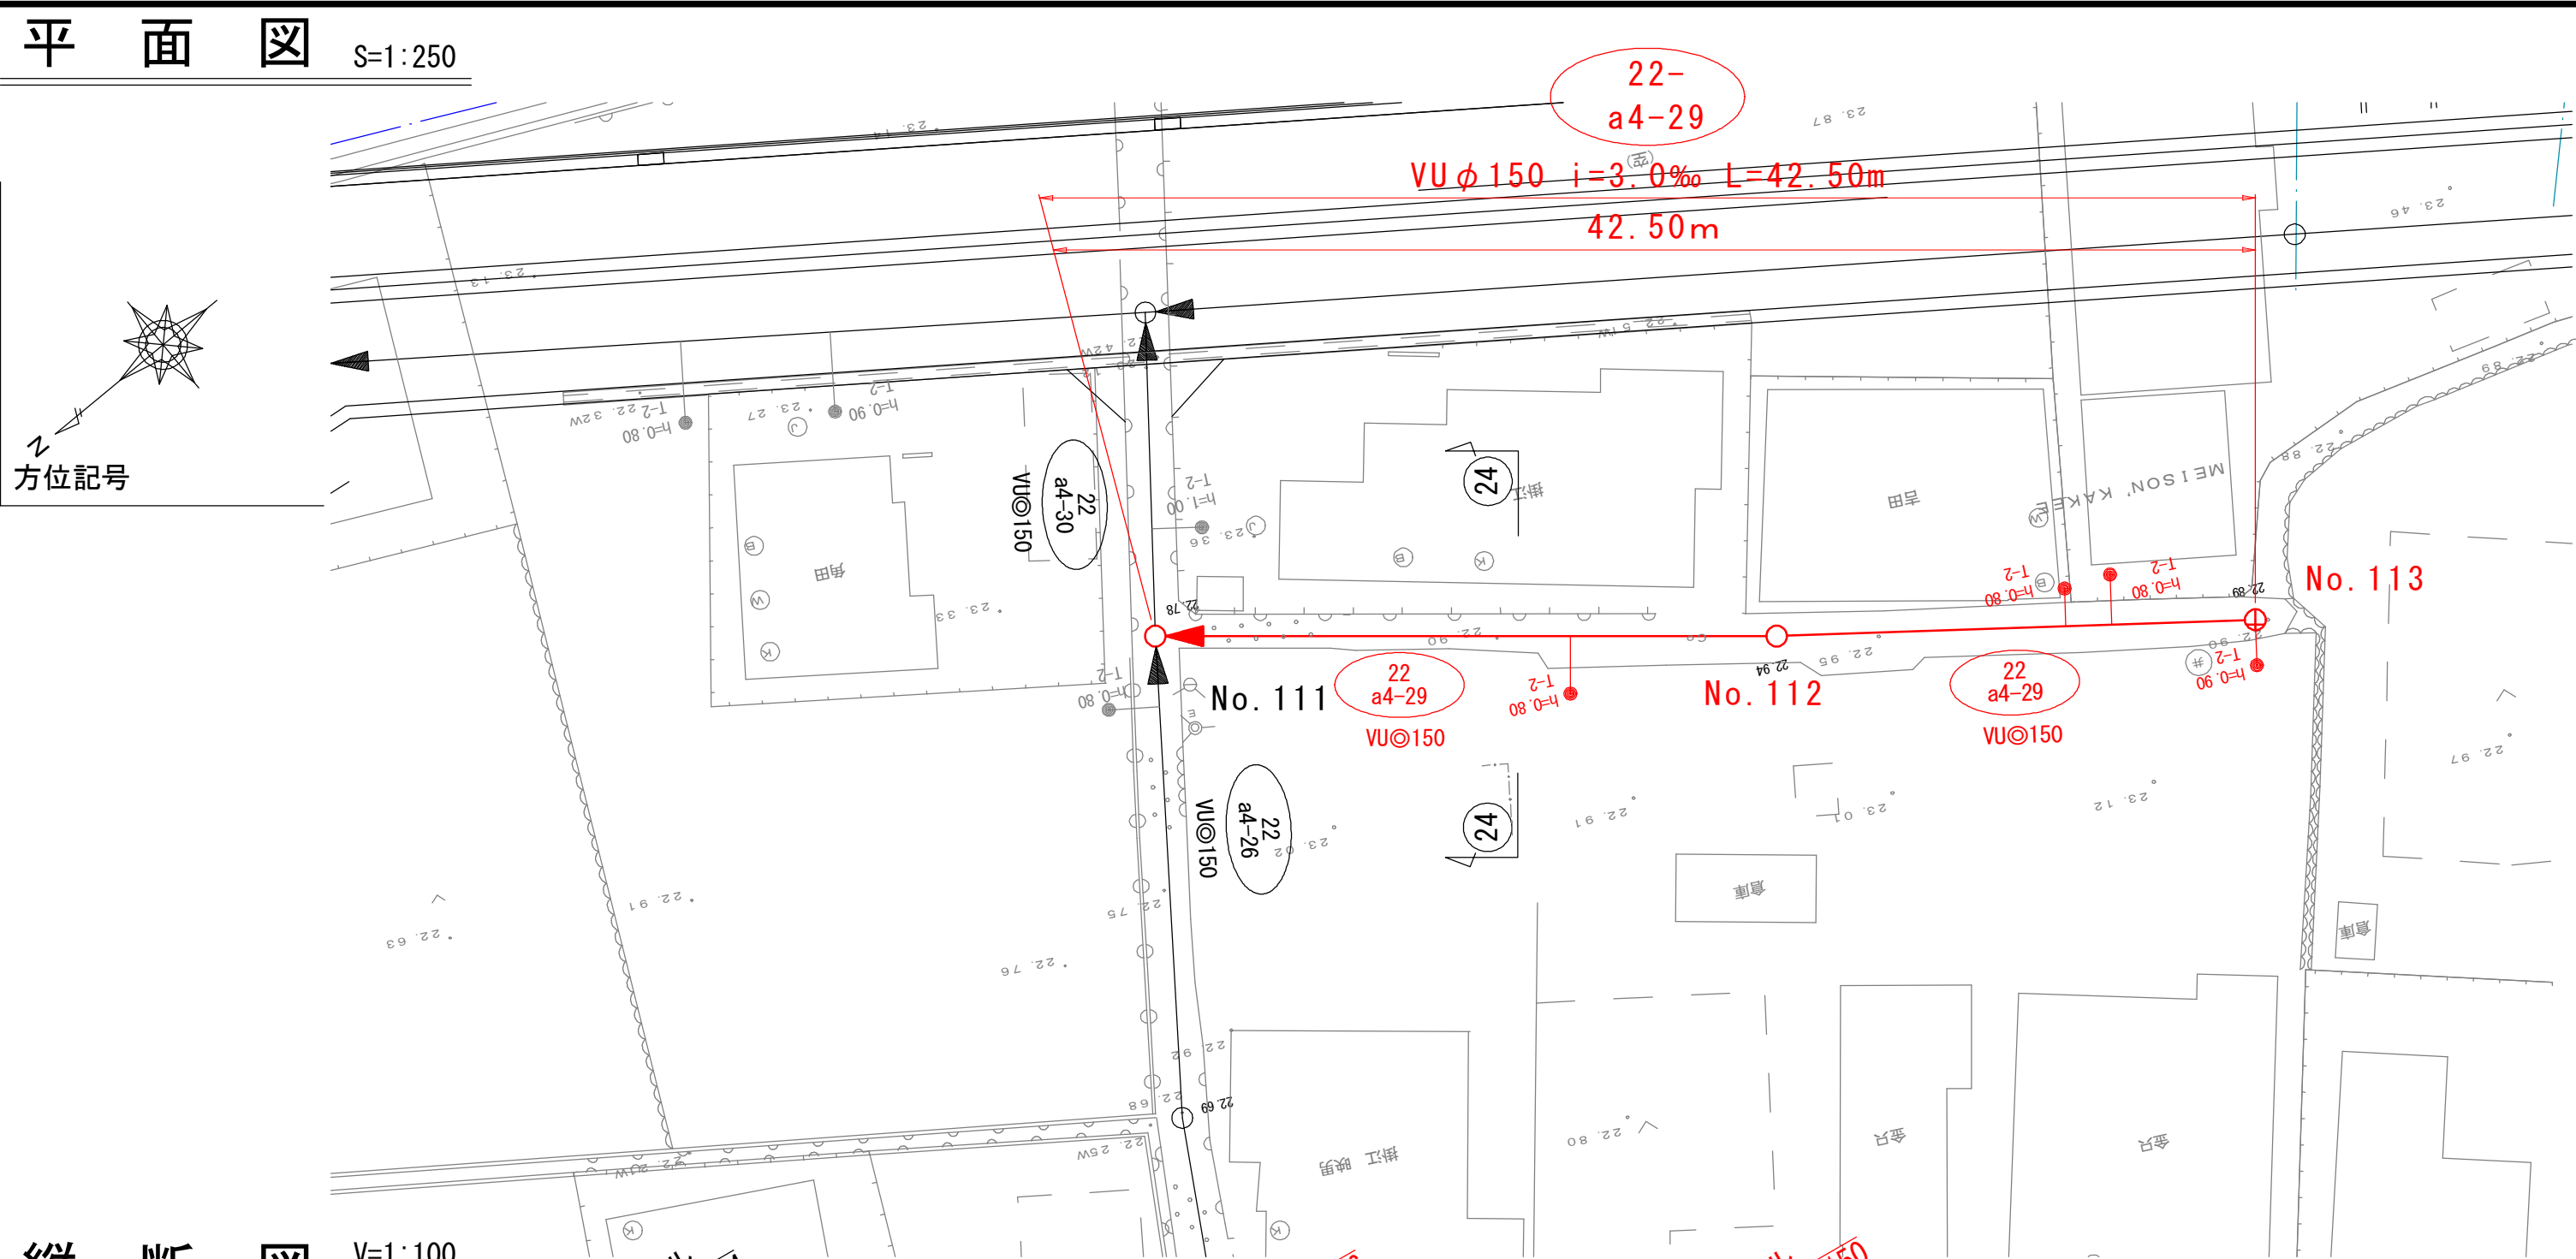

路線番号	22 a4-29
管 径	mm VU150
勾 配	% 9.08‰ 3.00‰
区間距離	m 24.00 18.50
地 盤 高	m 22.78 22.94 22.89
計画地盤高	m
土 被 り	m 1.18 1.13 1.11 1.00
管 底 高	m 21.446 21.664 21.684 21.740
掘 削 深	m 1.48 1.38 1.36 1.25
追加距離	m 0.00 24.00 42.50

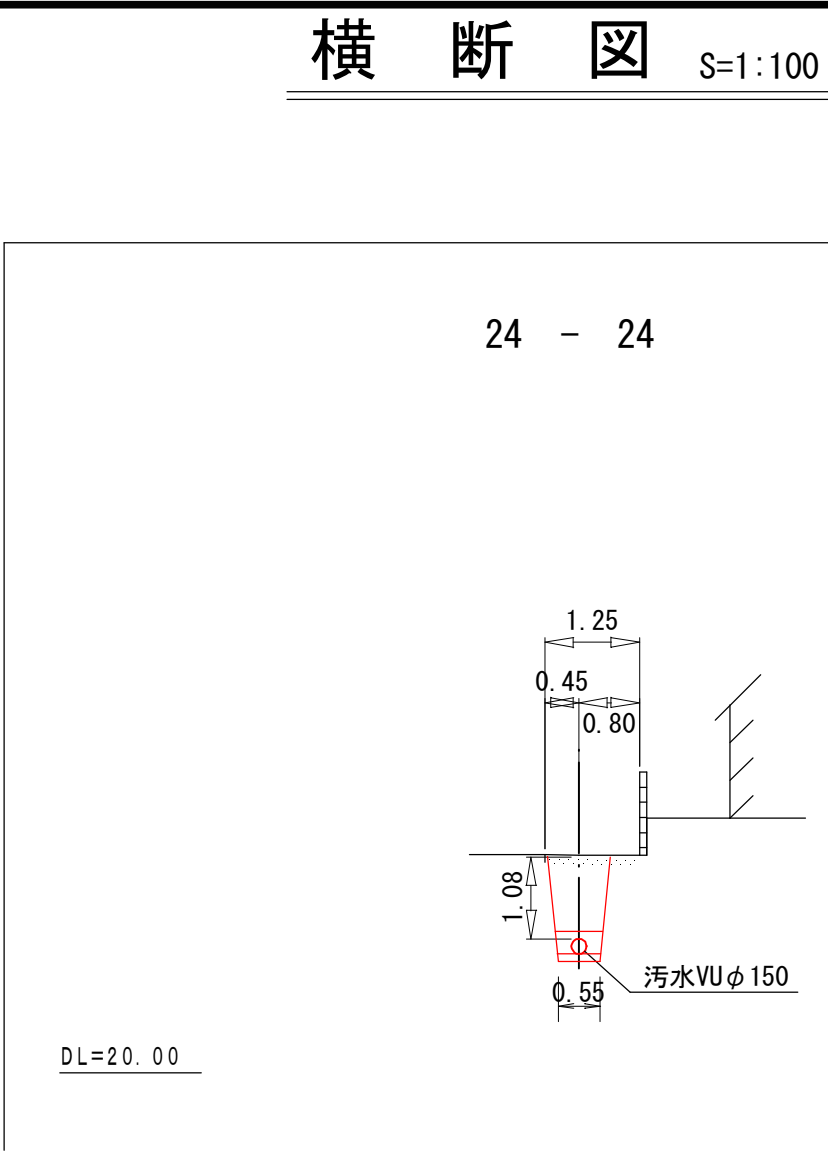


令和7年度		図面番号	7 / 8
府中市公共下水道事業			
区分			
種別	汚水管理設（7-22-1）工事		
図面名称	平面図・縦断面図・横断面図 (18:22-a-25)		縮尺 図示
工事場所	府中市 高木町 地内		
広島県府中市			




凡 例	
	汚 水 実 施
	汚 水 既 設
	雨 水 既 設
	汚 水 計 画
	雨 水 計 画
	汚 水 同 一 施 工
	雨 水 同 一 施 工
	雨水樹取付〔新設〕
	雨水樹取付〔既設〕
	汚 水 樹 取 付
	宅 地 内 雨 水
	キャップ止
	（ W ） 水 道 管
	（ I ） ガ ス 管
	（ N ） NTT 地下ケーブル
	（ E ） 中 電 ケーブル
	外 副 管 付
	内 副 管 付


凡 例	
	横円組立マンホール
	0号組立マンホール
	1号組立マンホール
	2号組立マンホール
	3号組立マンホール
	塩ビ小口径マンホール

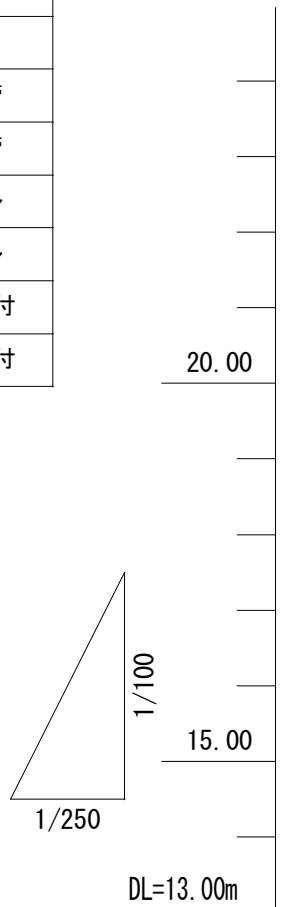

平 面 図 S=1:250

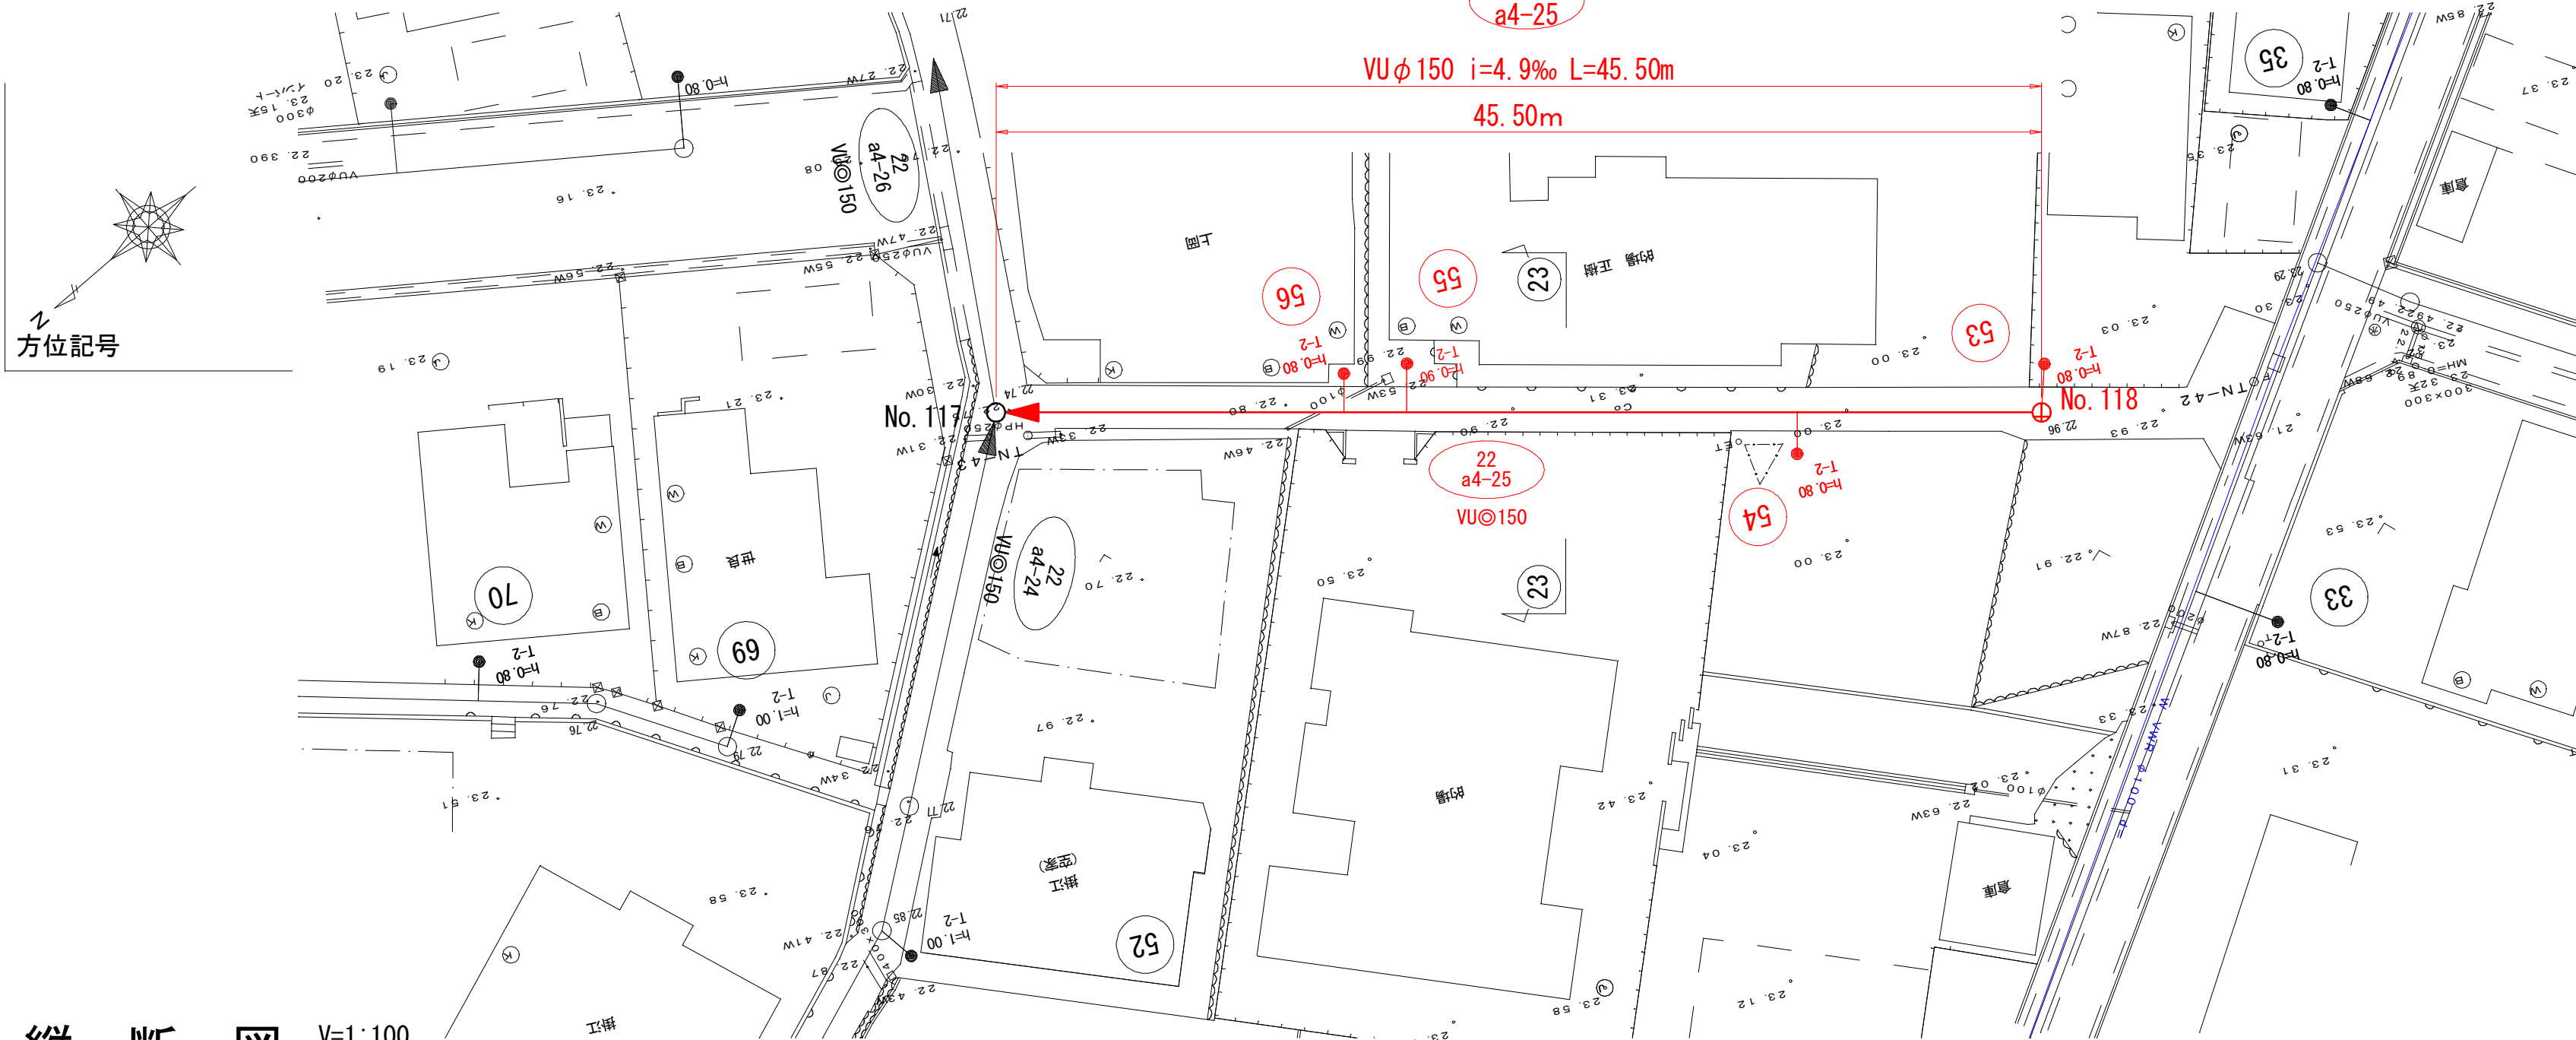


縦 断 図 V=1:100
H=1:250


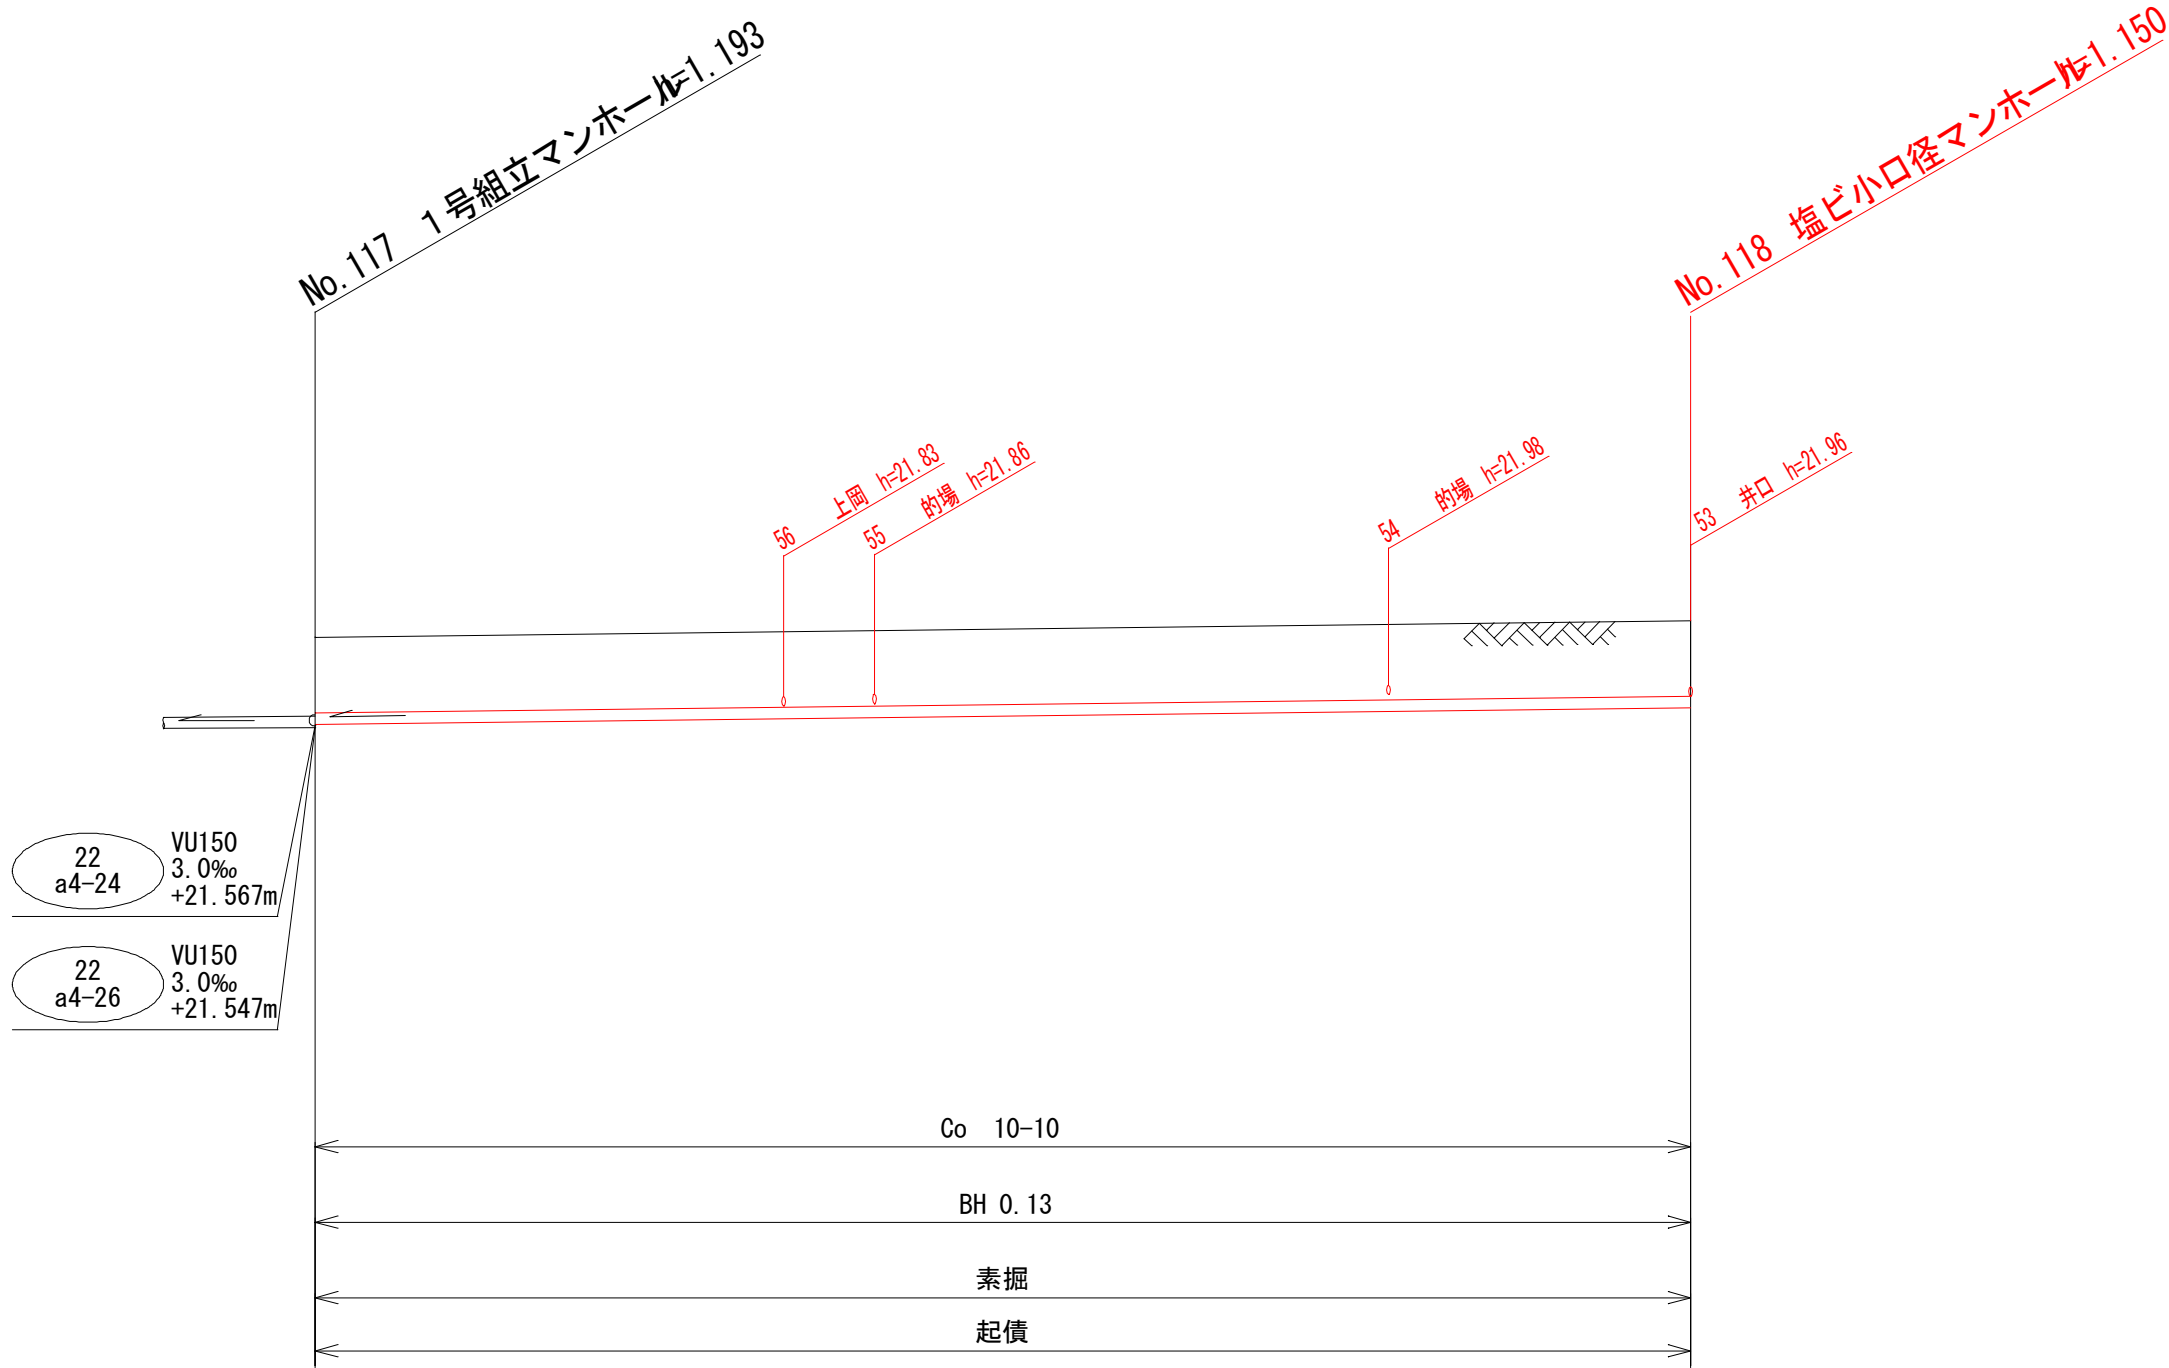


路線番号		22 a4-25
管 径	mm	VU150
勾 配	‰	4.90‰
区間距離	m	45.50
地 盤 高	m	22.74
計画地盤高	m	
土 被 り	m	1.00
管 底 高	m	21.587
掘 削 深	m	1.25
追加距離	m	0.00



横 断 図 S=1:100

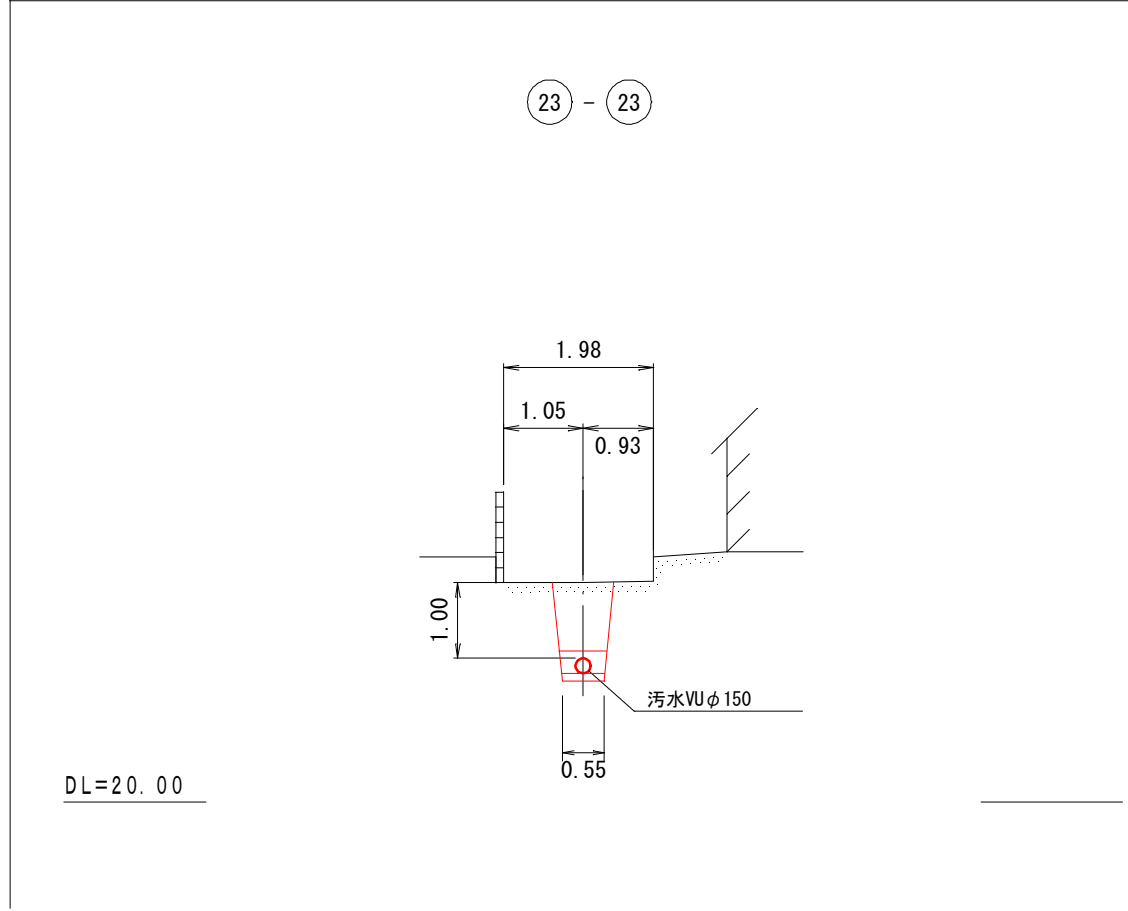



硬質塩化ビニル管布設標準図

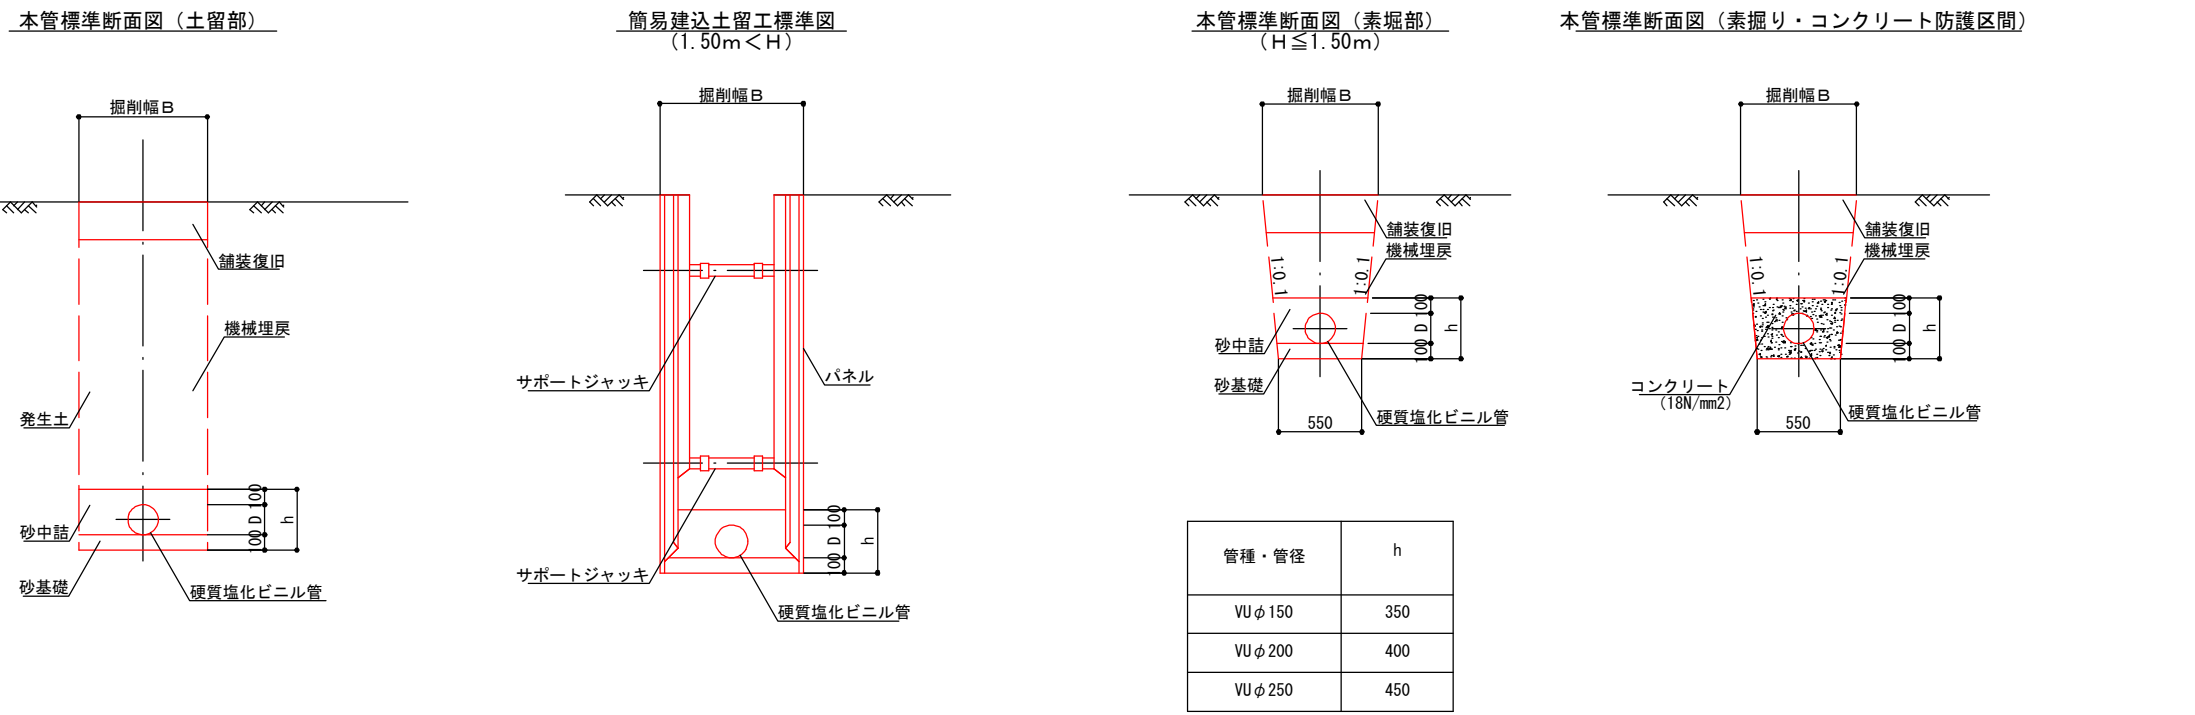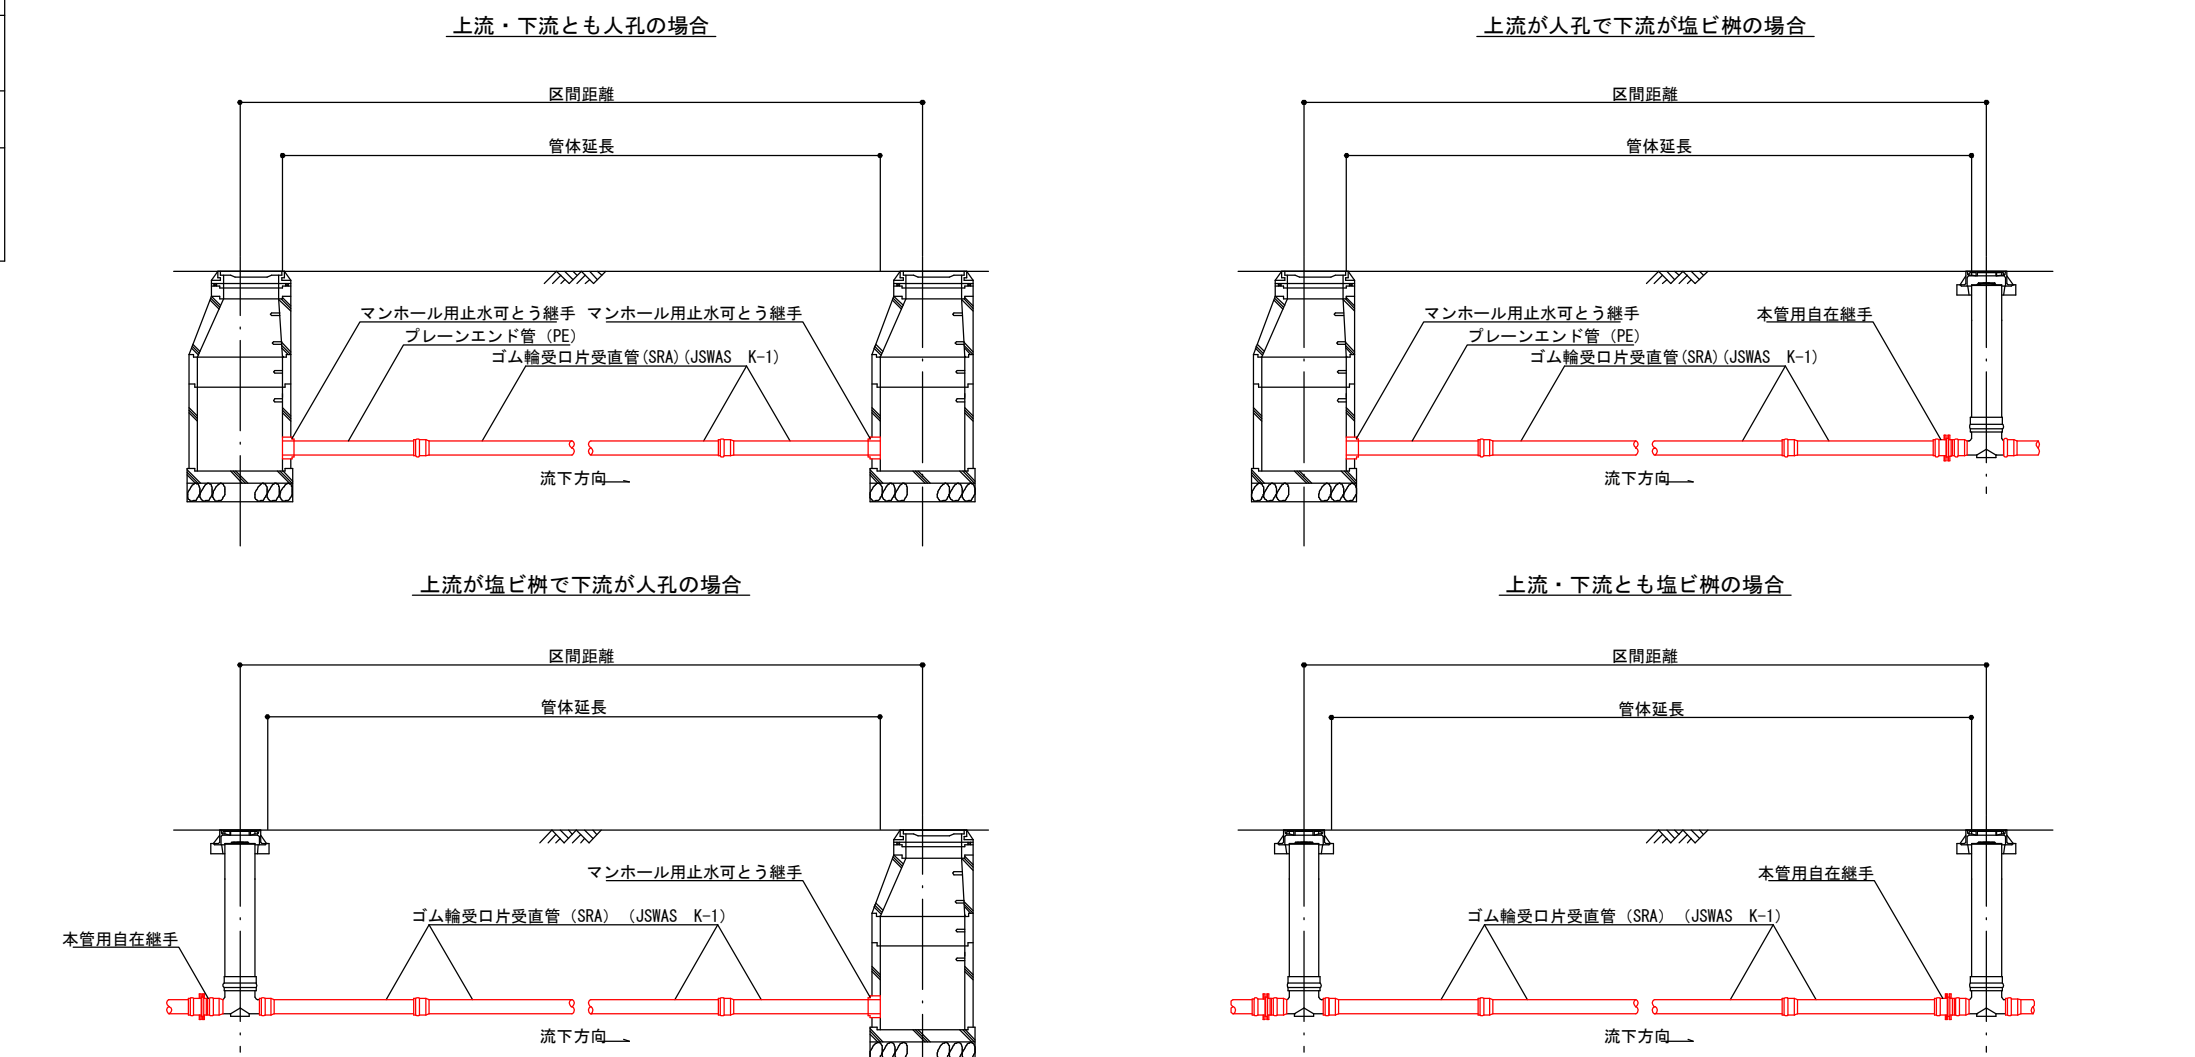

塩ビ製マンホール（本管φ200、φ150）標準図

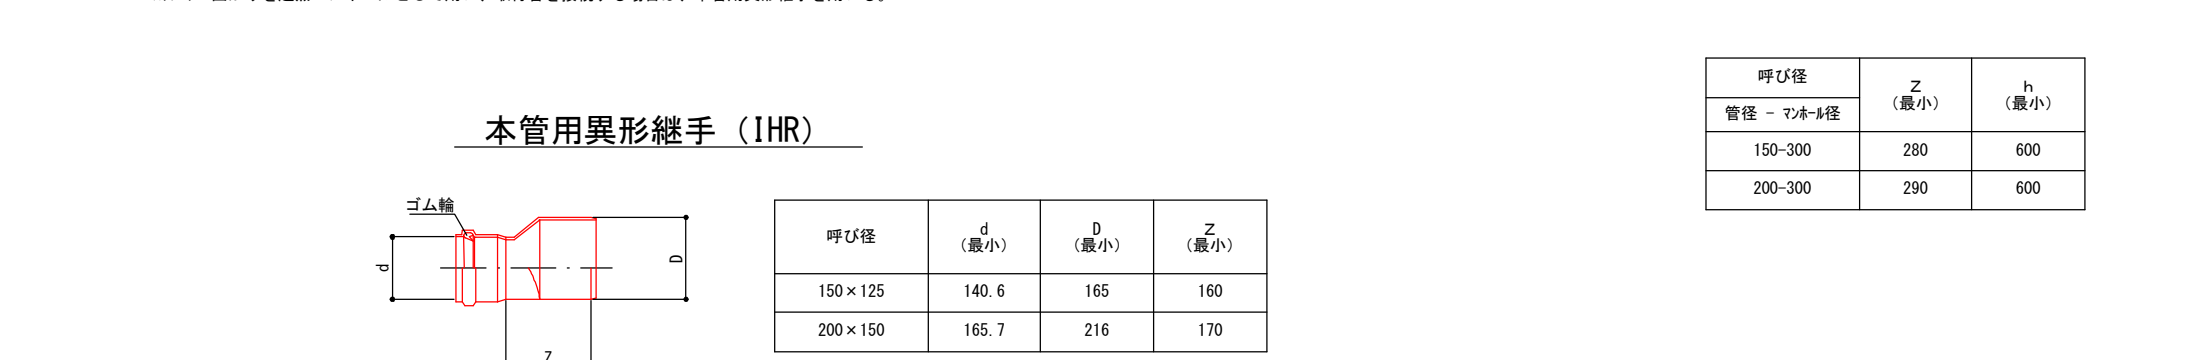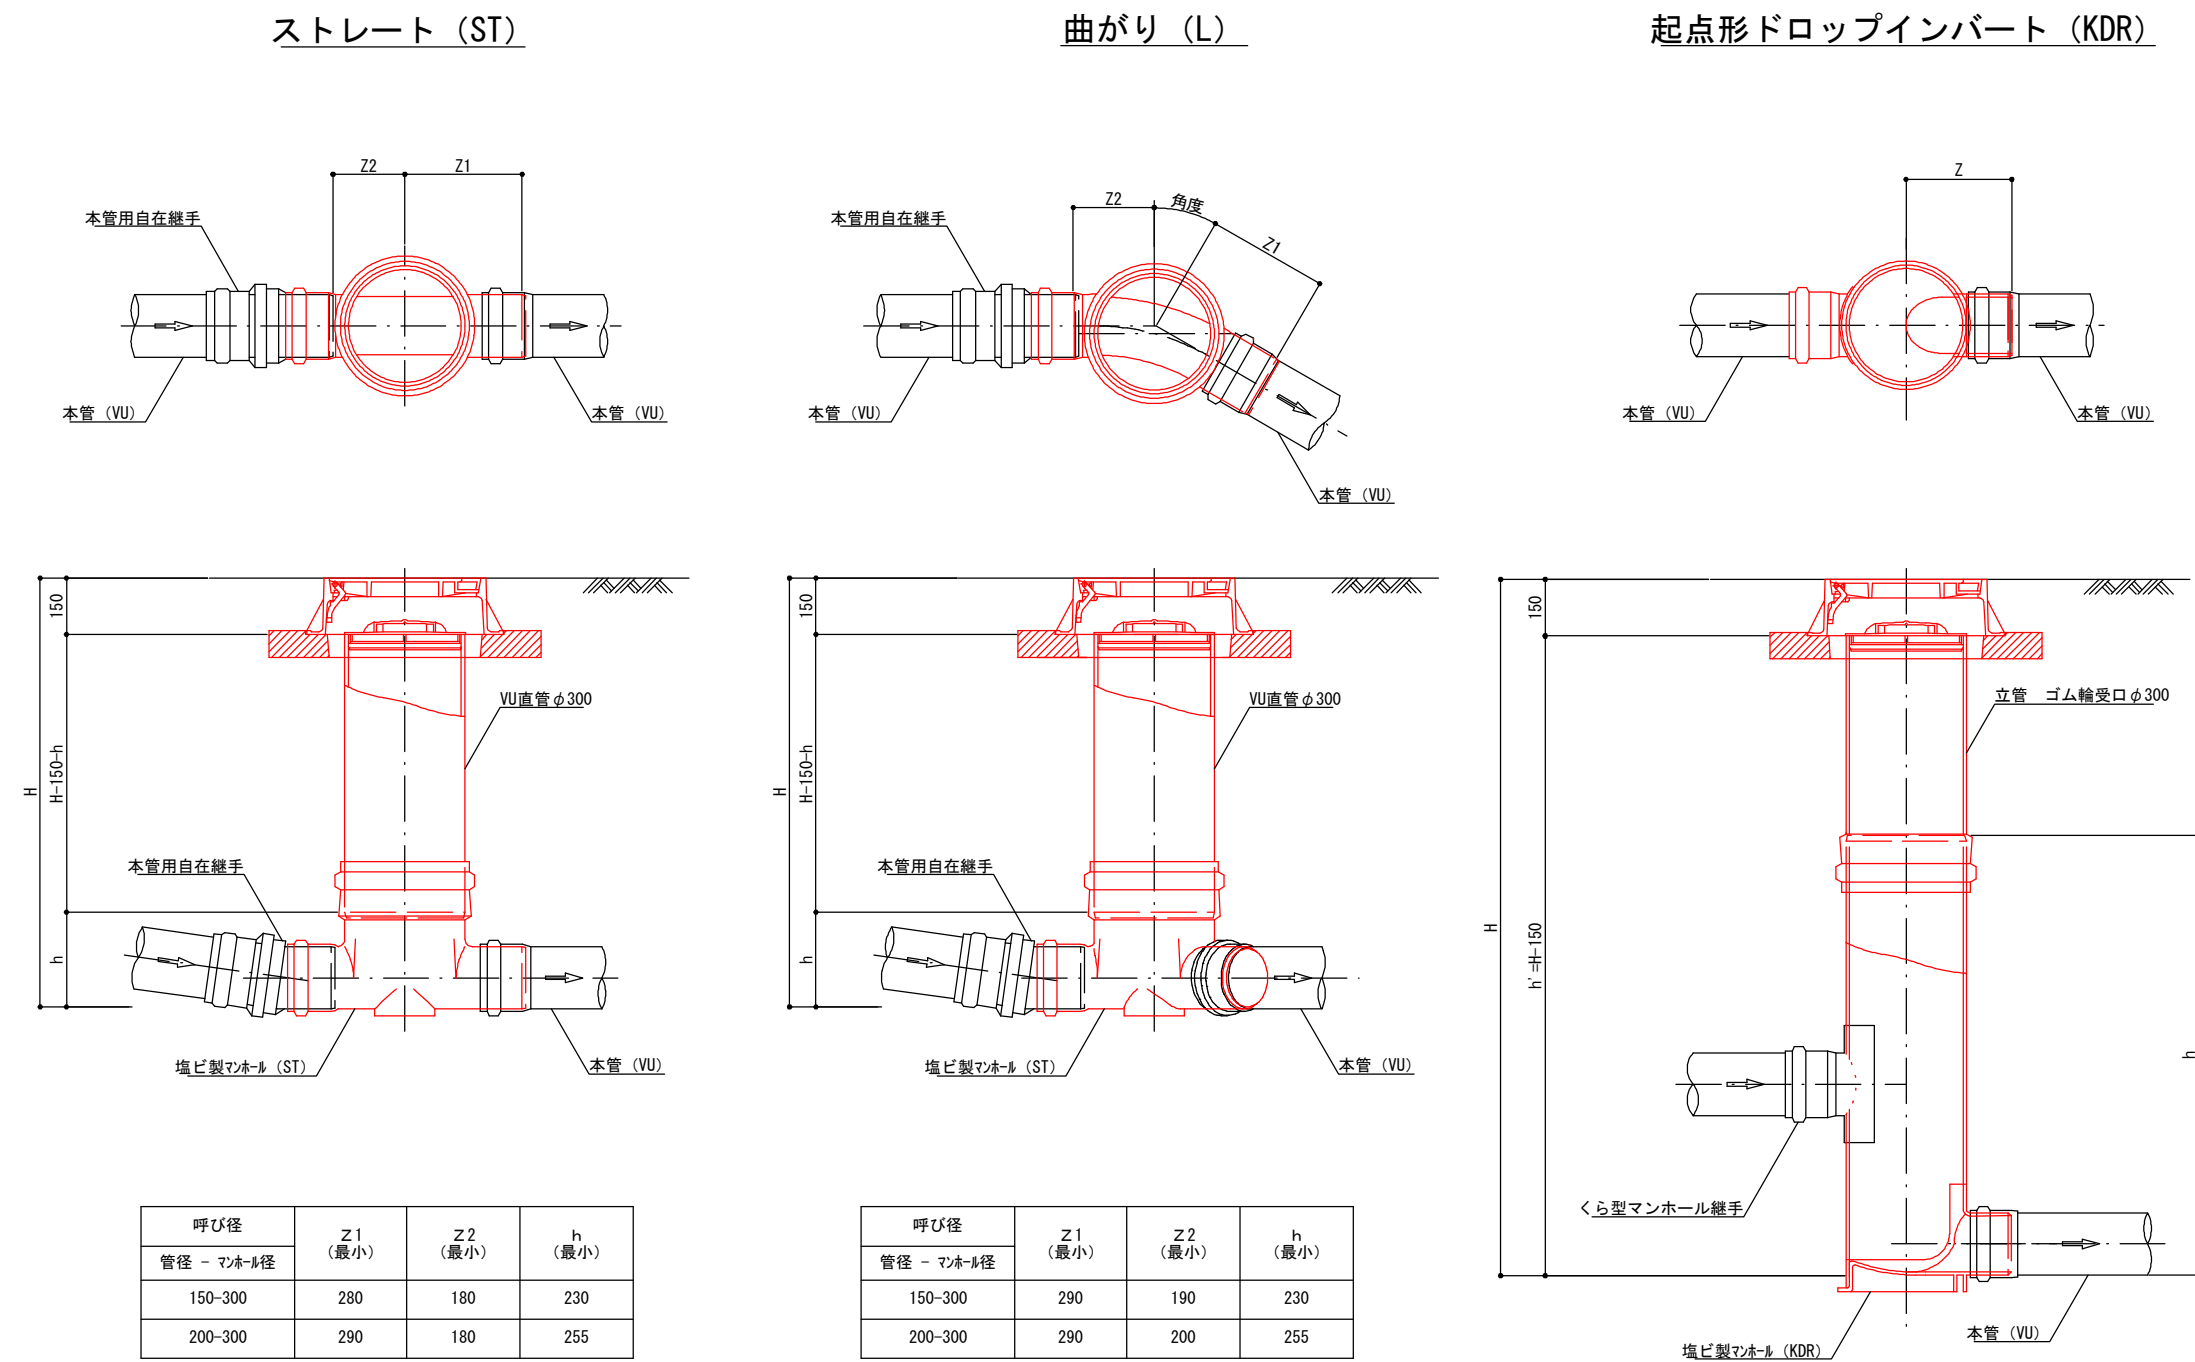

1号組立マンホール標準図

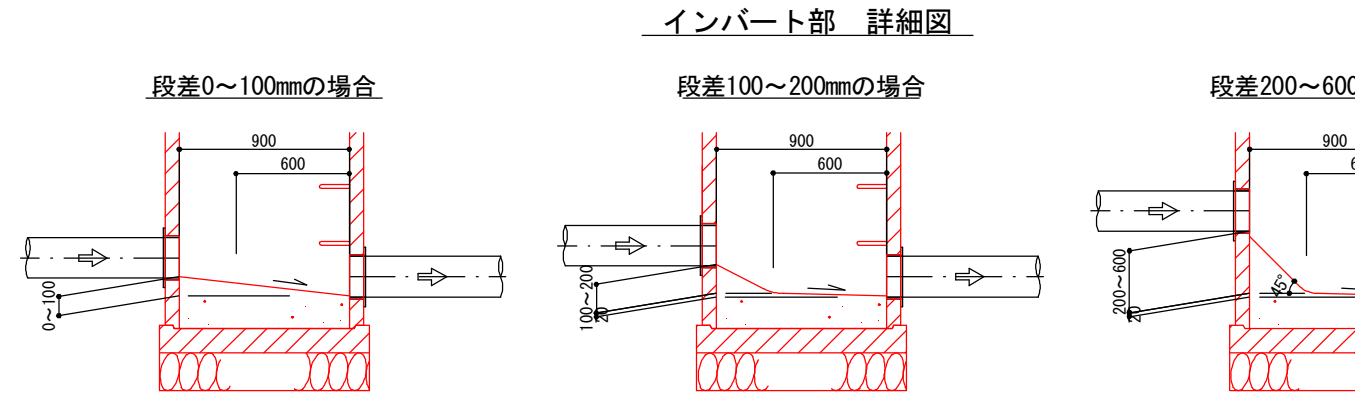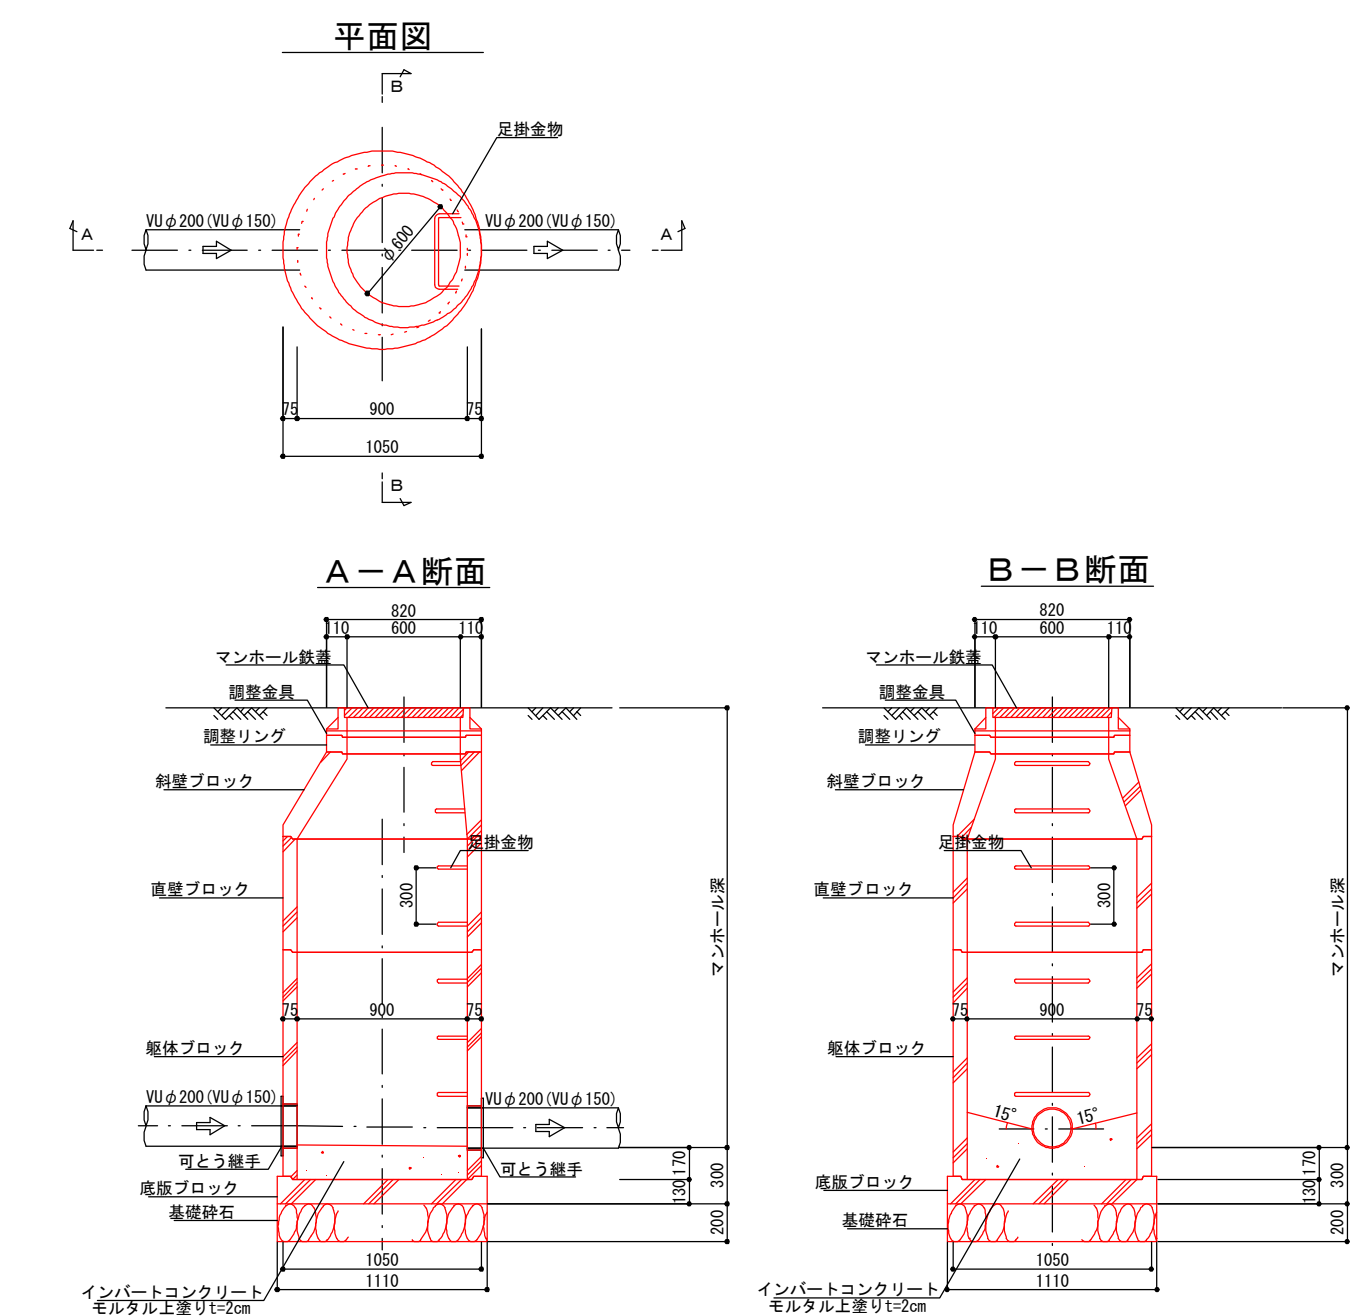

取付管及びます工標準図

